


PŮDORYS II.N.P. - PŘÍZEMÍ M = 1 : 50

ŘEZ B - B

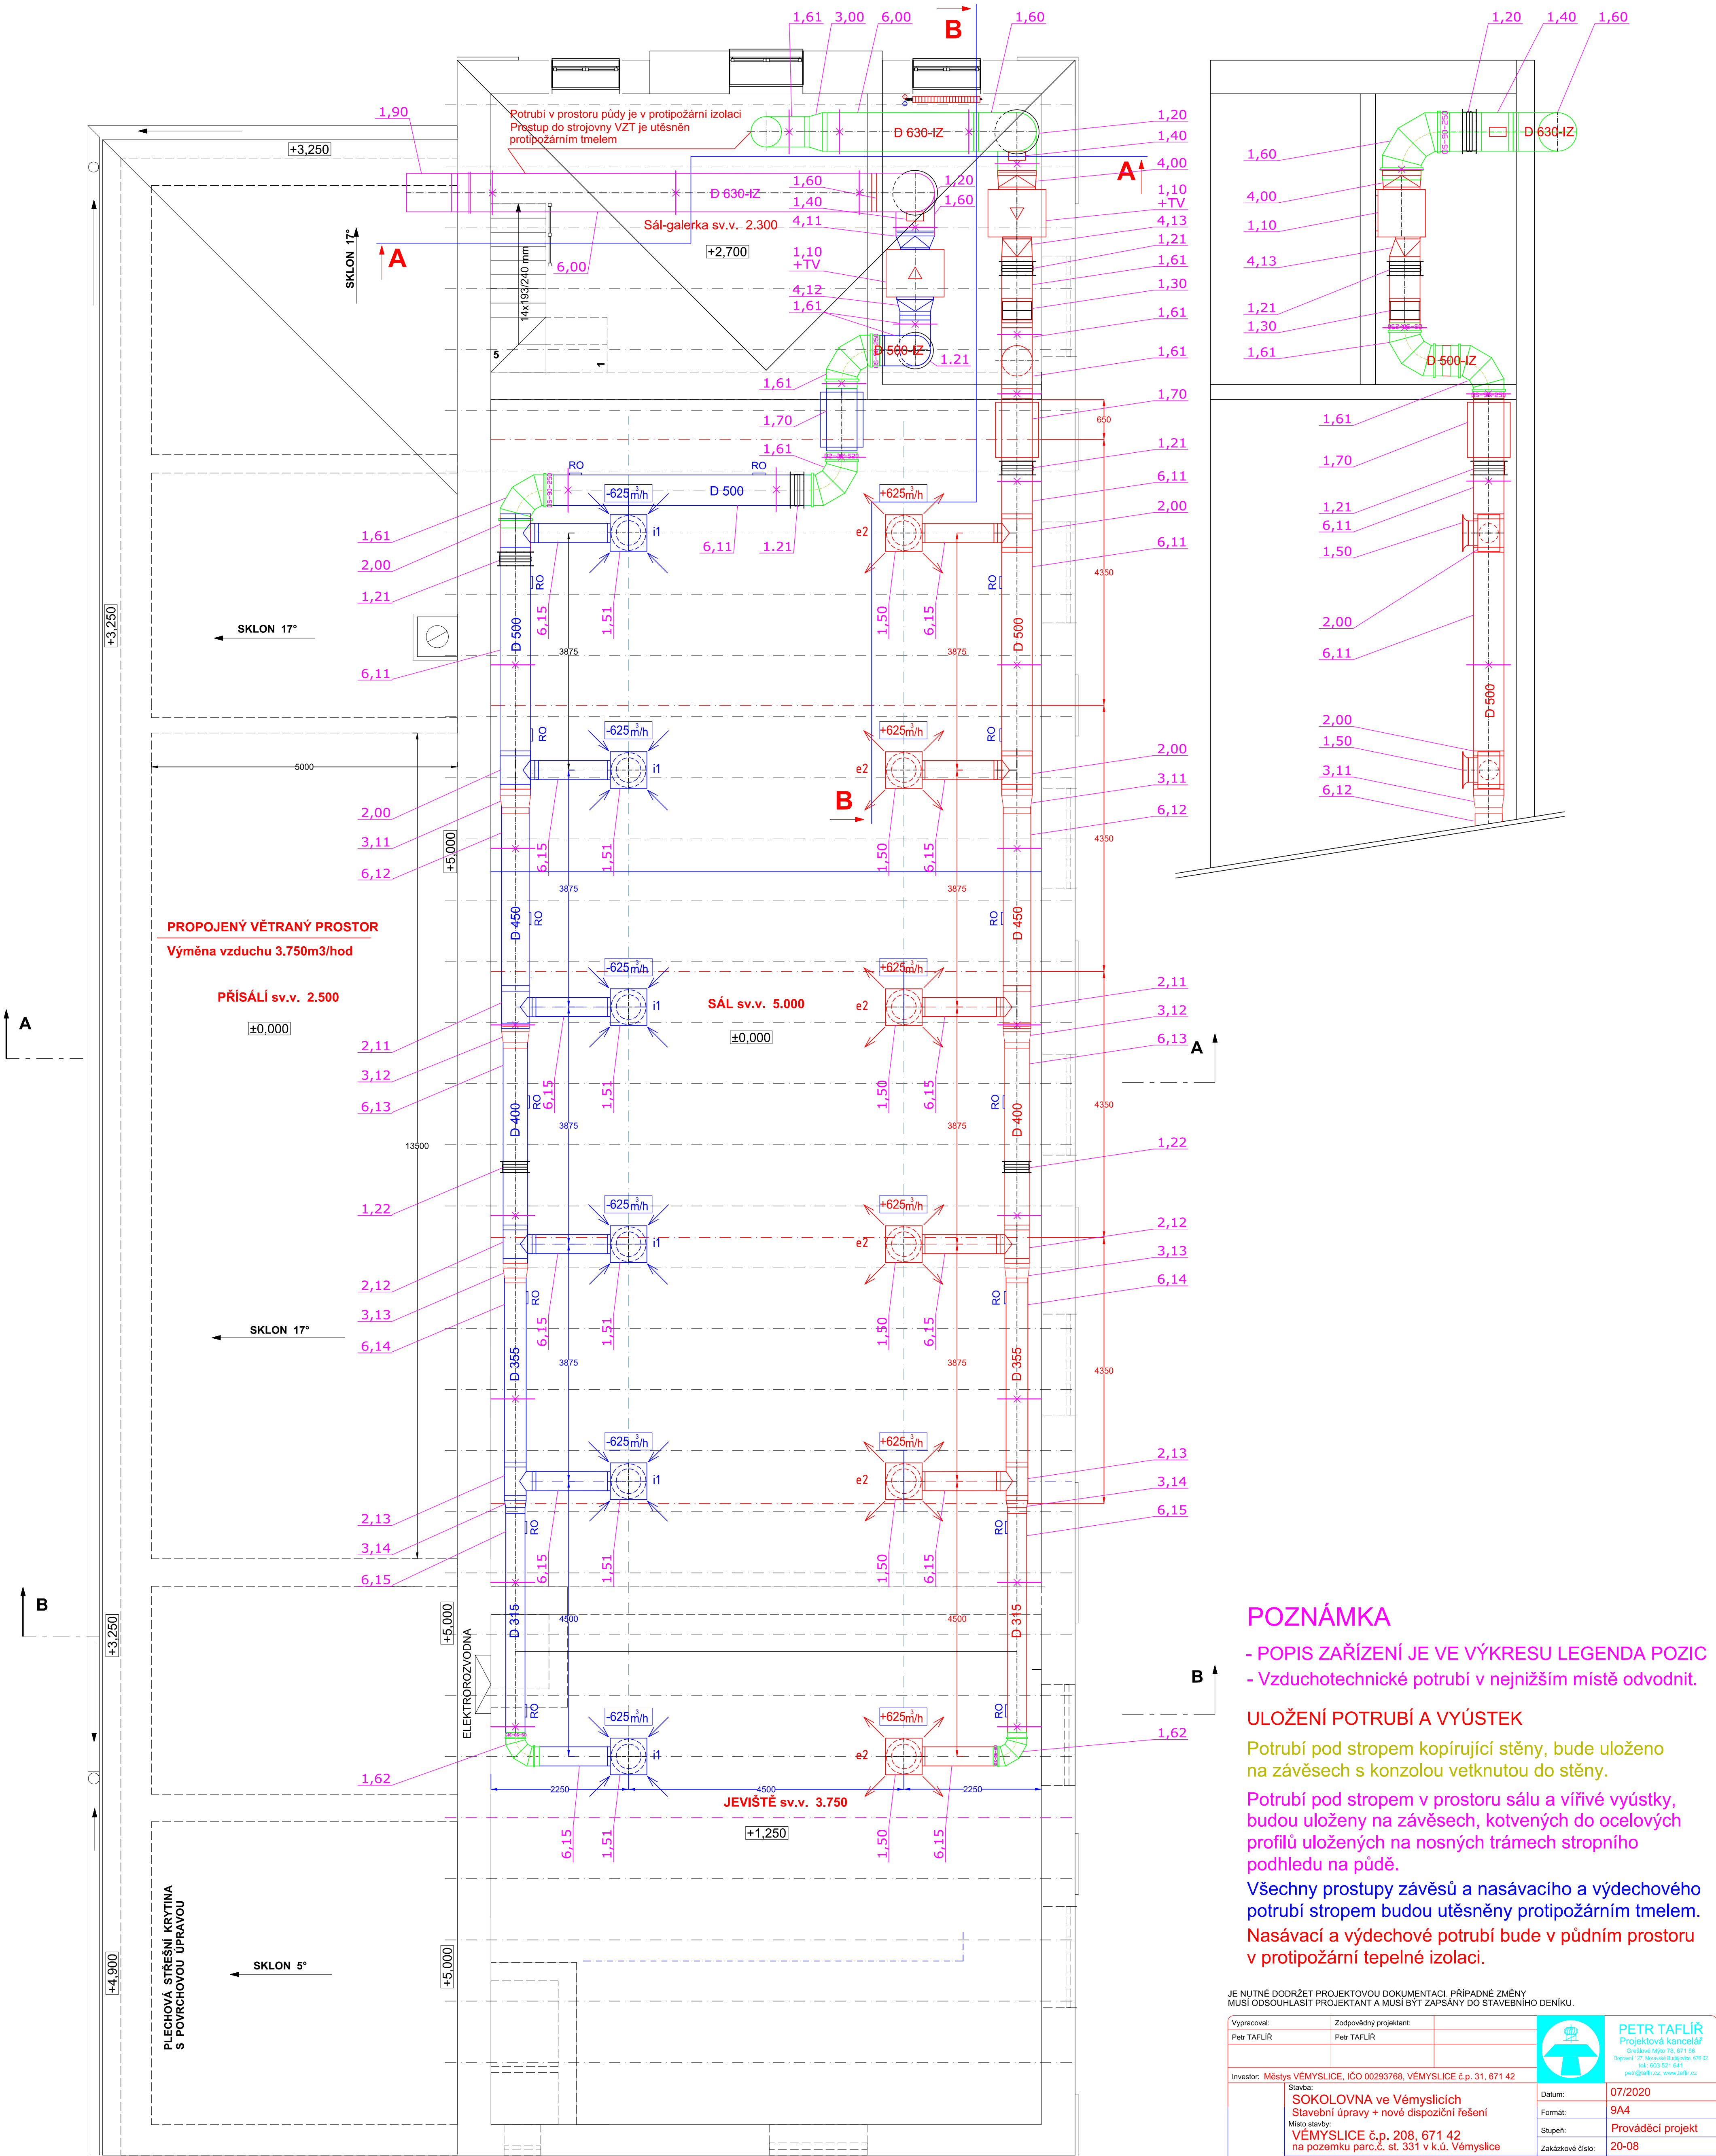

POZNÁMKA

- POPIS ZAŘÍZENÍ JE VE VÝKRESU LEGENDA POZIC
- Vzduchotechnické potrubí v nejnižším místě odvodnit.

ULOŽENÍ POTRUBÍ A VYÚSTEK

Potrubí pod stropem kopírující stěny, bude uloženo na závěsech s konzolou vetknutou do stěny.

Potrubí pod stropem v prostoru sálu a viřivé vyústky, budou uloženy na závěsech, kotvených do ocelových profilů uložených na nosných trámech stropního podhledu na půdě.

Všechny prostupy závěsů a nasávacího a výdechového potrubí stropem budou utěsněny protipožární tmelem.

Nasávací a výdechové potrubí bude v půdním prostoru v protipožární tepelné izolaci.

JE NUTNÉ DODRŽET PROJEKTOVOU DOKUMENTACI. PŘÍPADNÉ ZMĚNY MUSÍ ODSOUHLASIT PROJEKTANT A MUSÍ BYT ZAPSANY DO STAVEBNÍHO DENÍKU.

Vypracoval: Petr TAFLÍR	Zodpovědný projektant: Petr TAFLÍR		Petr TAFLÍR Projektová kancelář Československá 75, 671 56 Dobruška (ČR) - Nová Boudice 475 02 tel. 603 521 641 petr@taflir.cz, www.taflir.cz
Investor: Město VĚMYSLICE, IČO 00293768, VĚMYSLICE č.p. 31, 671 42			
Stavba: SOKOLOVNA ve Věmyslicích Stavební úpravy + nové dispoziční řešení Místo stavby: VĚMYSLICE č.p. 208, 671 42 na pozemku parc.č. st. 331 v k.ú. Věmyslice D.1.4.2 VZDUCHOTECHNIKA		Datum: 07/2020	Formát: 9A4
Výkres: PŮDORYS 1. NP		Stupeň: Prováděcí projekt	Zakázkové číslo: 20-08
		Účel:	Měřítko: 1:50
			Číslo výkresu: 1

Projektová dokumentace je chráněna autorským zákonem. Kopírování a veřejné šíření je možné jen se souhlasem autora.