


PŮDORYS I.P.P. - SUTERÉN M = 1 : 50

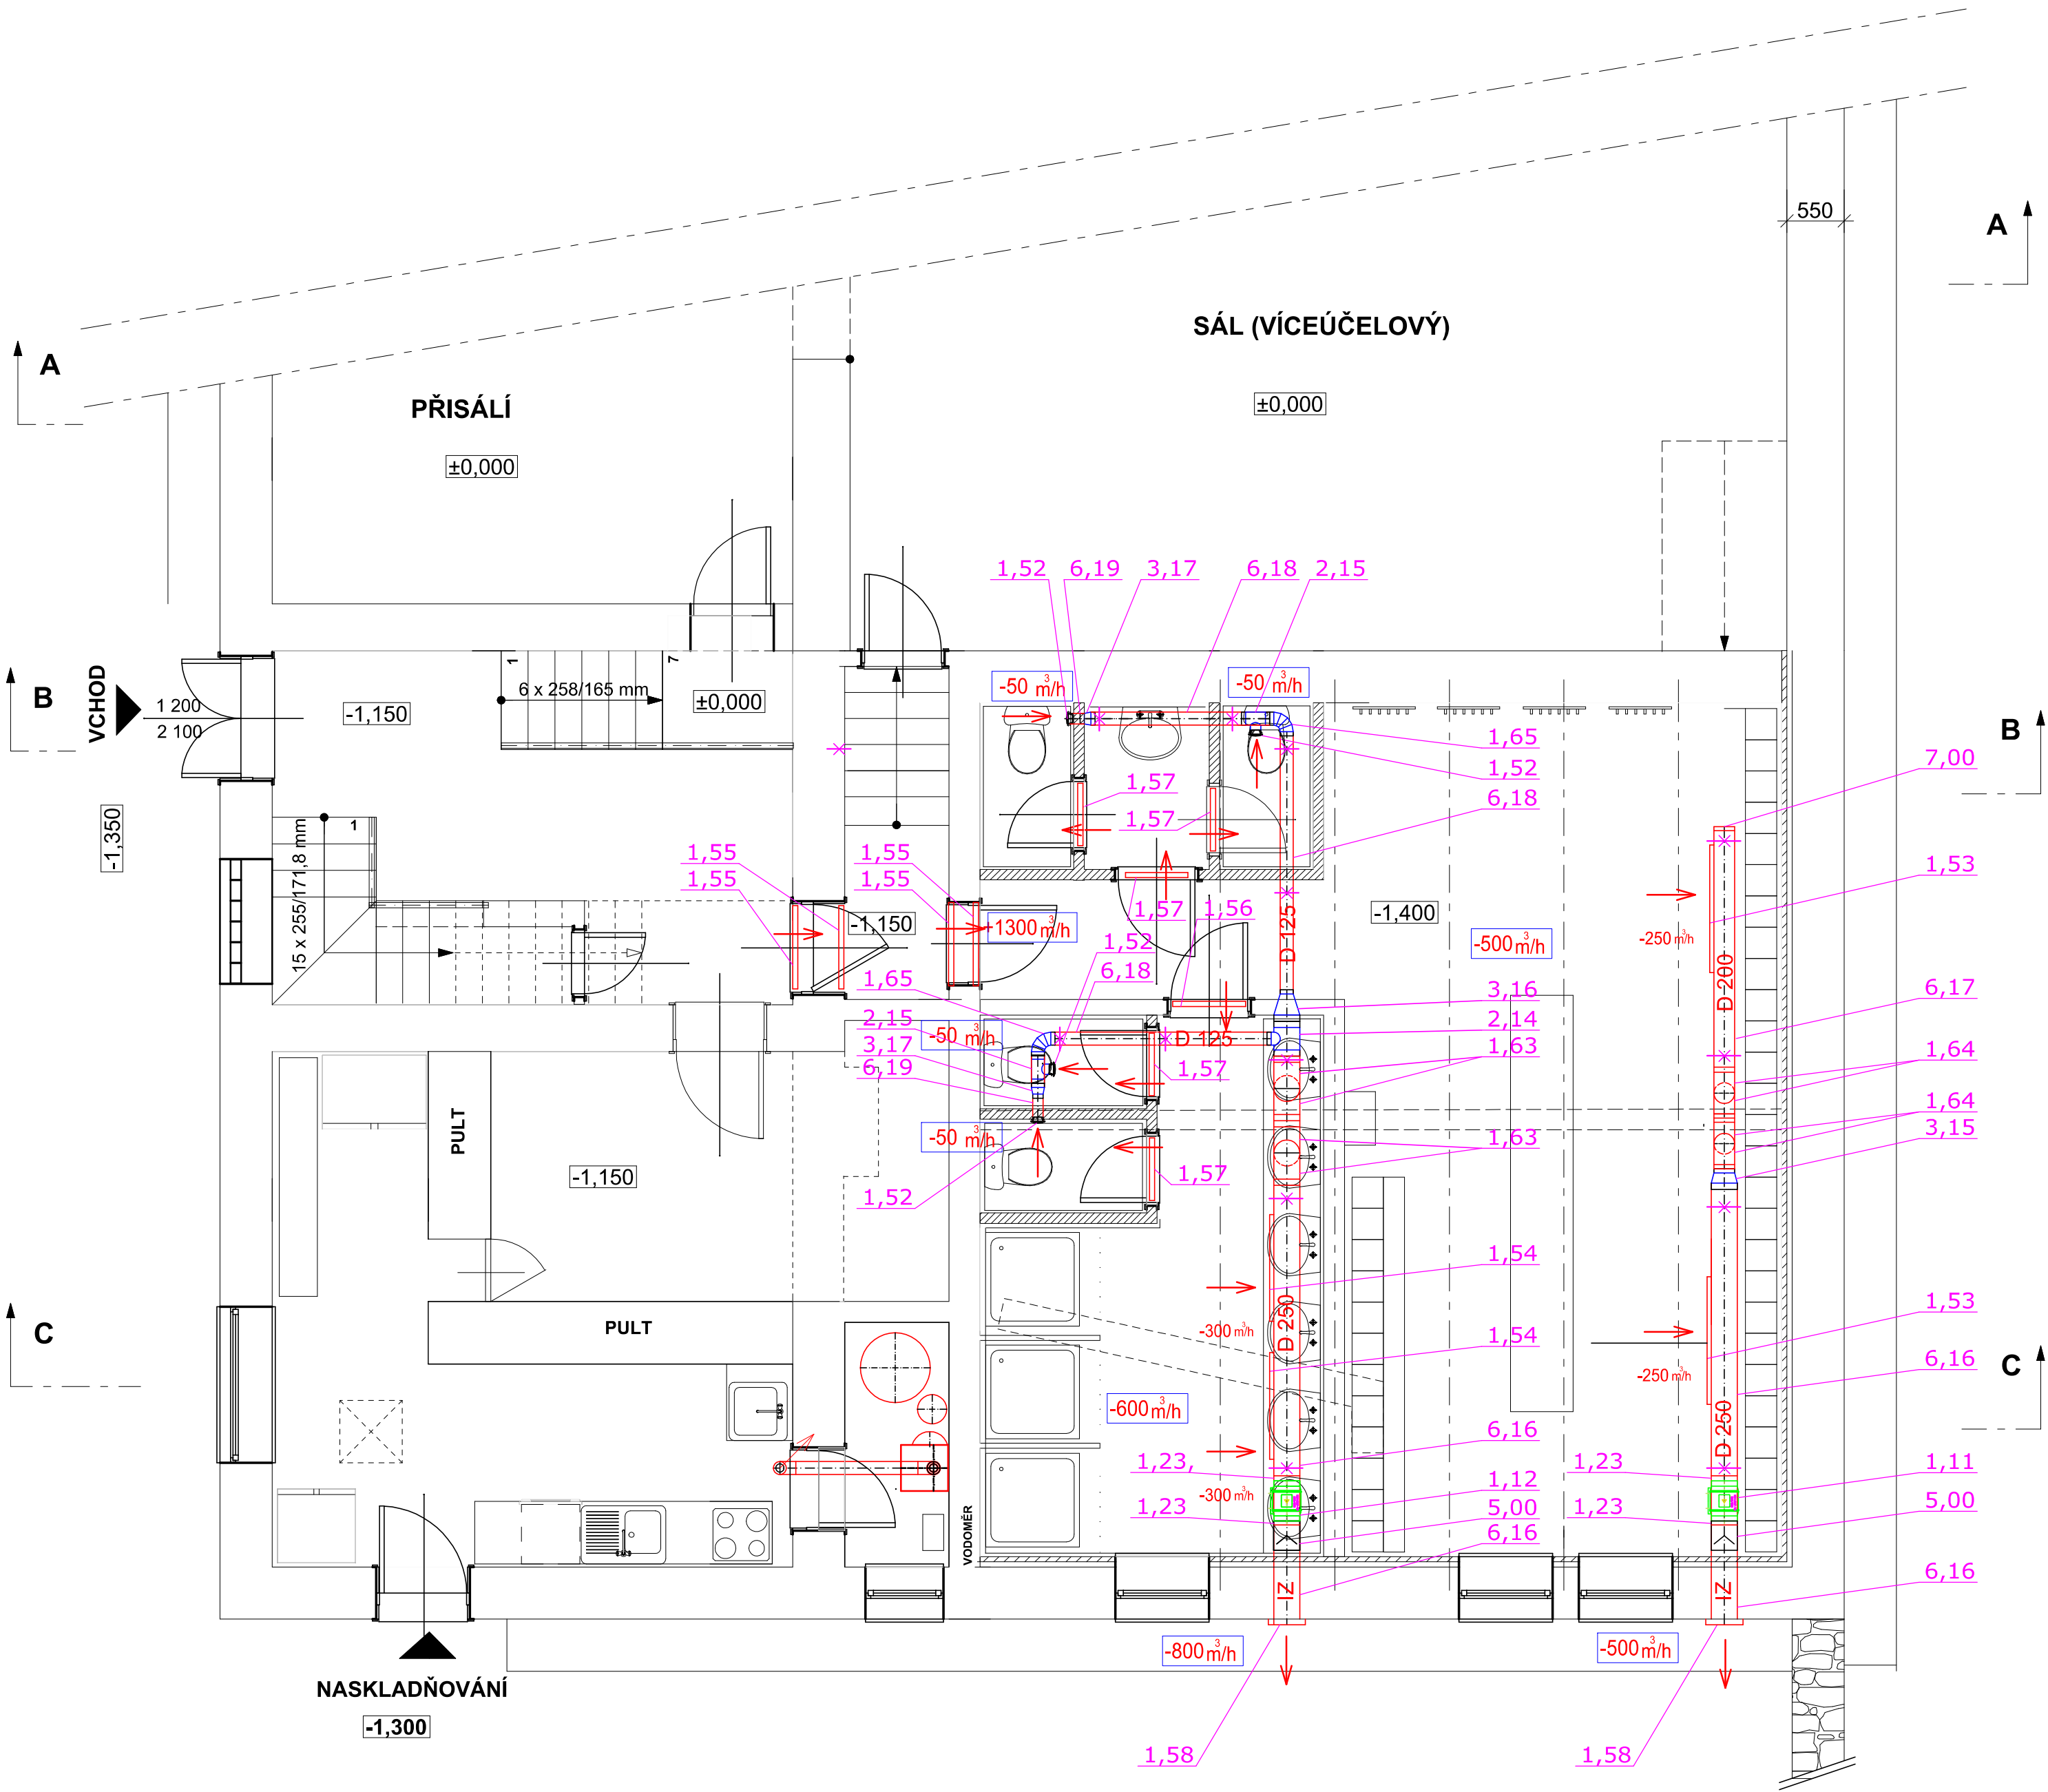

POZNÁMKA

- POPIS ZAŘÍZENÍ JE VE VÝKRESU LEGENDA POZIC
- Vzduchotechnické potrubí v nejnižším místě odvodnit.

ULOŽENÍ POTRUBÍ A VÝÚSTEK

Potrubí pod stropem kopírující stěny, bude uloženo na závěsích s konzolou vetknutou do stěny.

Potrubí pod stropem v prostoru sálu a vířivé výústky, budou uloženy na závěsích, kotvených do ocelových profilů uložených na nosných trámech stropního podhledu na půdě.

Všechny prostupy závěsů a nasávacího a výdechového potrubí stropem budou utěsněny protipožárním tmelem.

Nasávací a výdechové potrubí bude v půdním prostoru v protipožární tepelné izolaci.

JE NUTNÉ DODRŽET PROJEKTOVOU DOKUMENTACI. PŘÍPADNÉ ZMĚNY MUSÍ ODSOUHLASIT PROJEKTANT A MUSÍ BYT ZAPSANY DO STAVEBNÍHO DENÍKU.			
Vypracoval: Petr TAFLÍR	Zodpovědný projektant: Petr TAFLÍR		PETR TAFLÍR Projektová kancelář Groslová Myta 75, 671 56 Dvorní 102, Nová Ves nad Metují 538 02 tel: 603 521 641 petr@taflir.cz, www.taflir.cz
Investor: Městys VĚMYSLICE, IČO 00293768, VĚMYSLICE č.p. 31, 671 42			
Stavba: SOKOLOVNA ve Věmyslicích Stavební úpravy + nové dispoziční řešení Místo stavby: VĚMYSLICE č.p. 208, 671 42 na pozemku parc.č. st. 331 v k.ú. Věmyslice D.1.4.2 VZDUCHOTECHNIKA		Datum:	07/2020
		Formát:	9A4
		Stupeň:	Prováděcí projekt
		Zakázkové číslo:	20-08
		Účel:	
Výkres: PŮDORYS 1. PP		Měřítko: 1:50	Číslo výkresu: 2
Projektová dokumentace je chráněna autorským zákonem. Kopírování a veřejné šíření je možné jen se souhlasem autora.			