 



# PŮDORYS 3.NP

## M 1:100

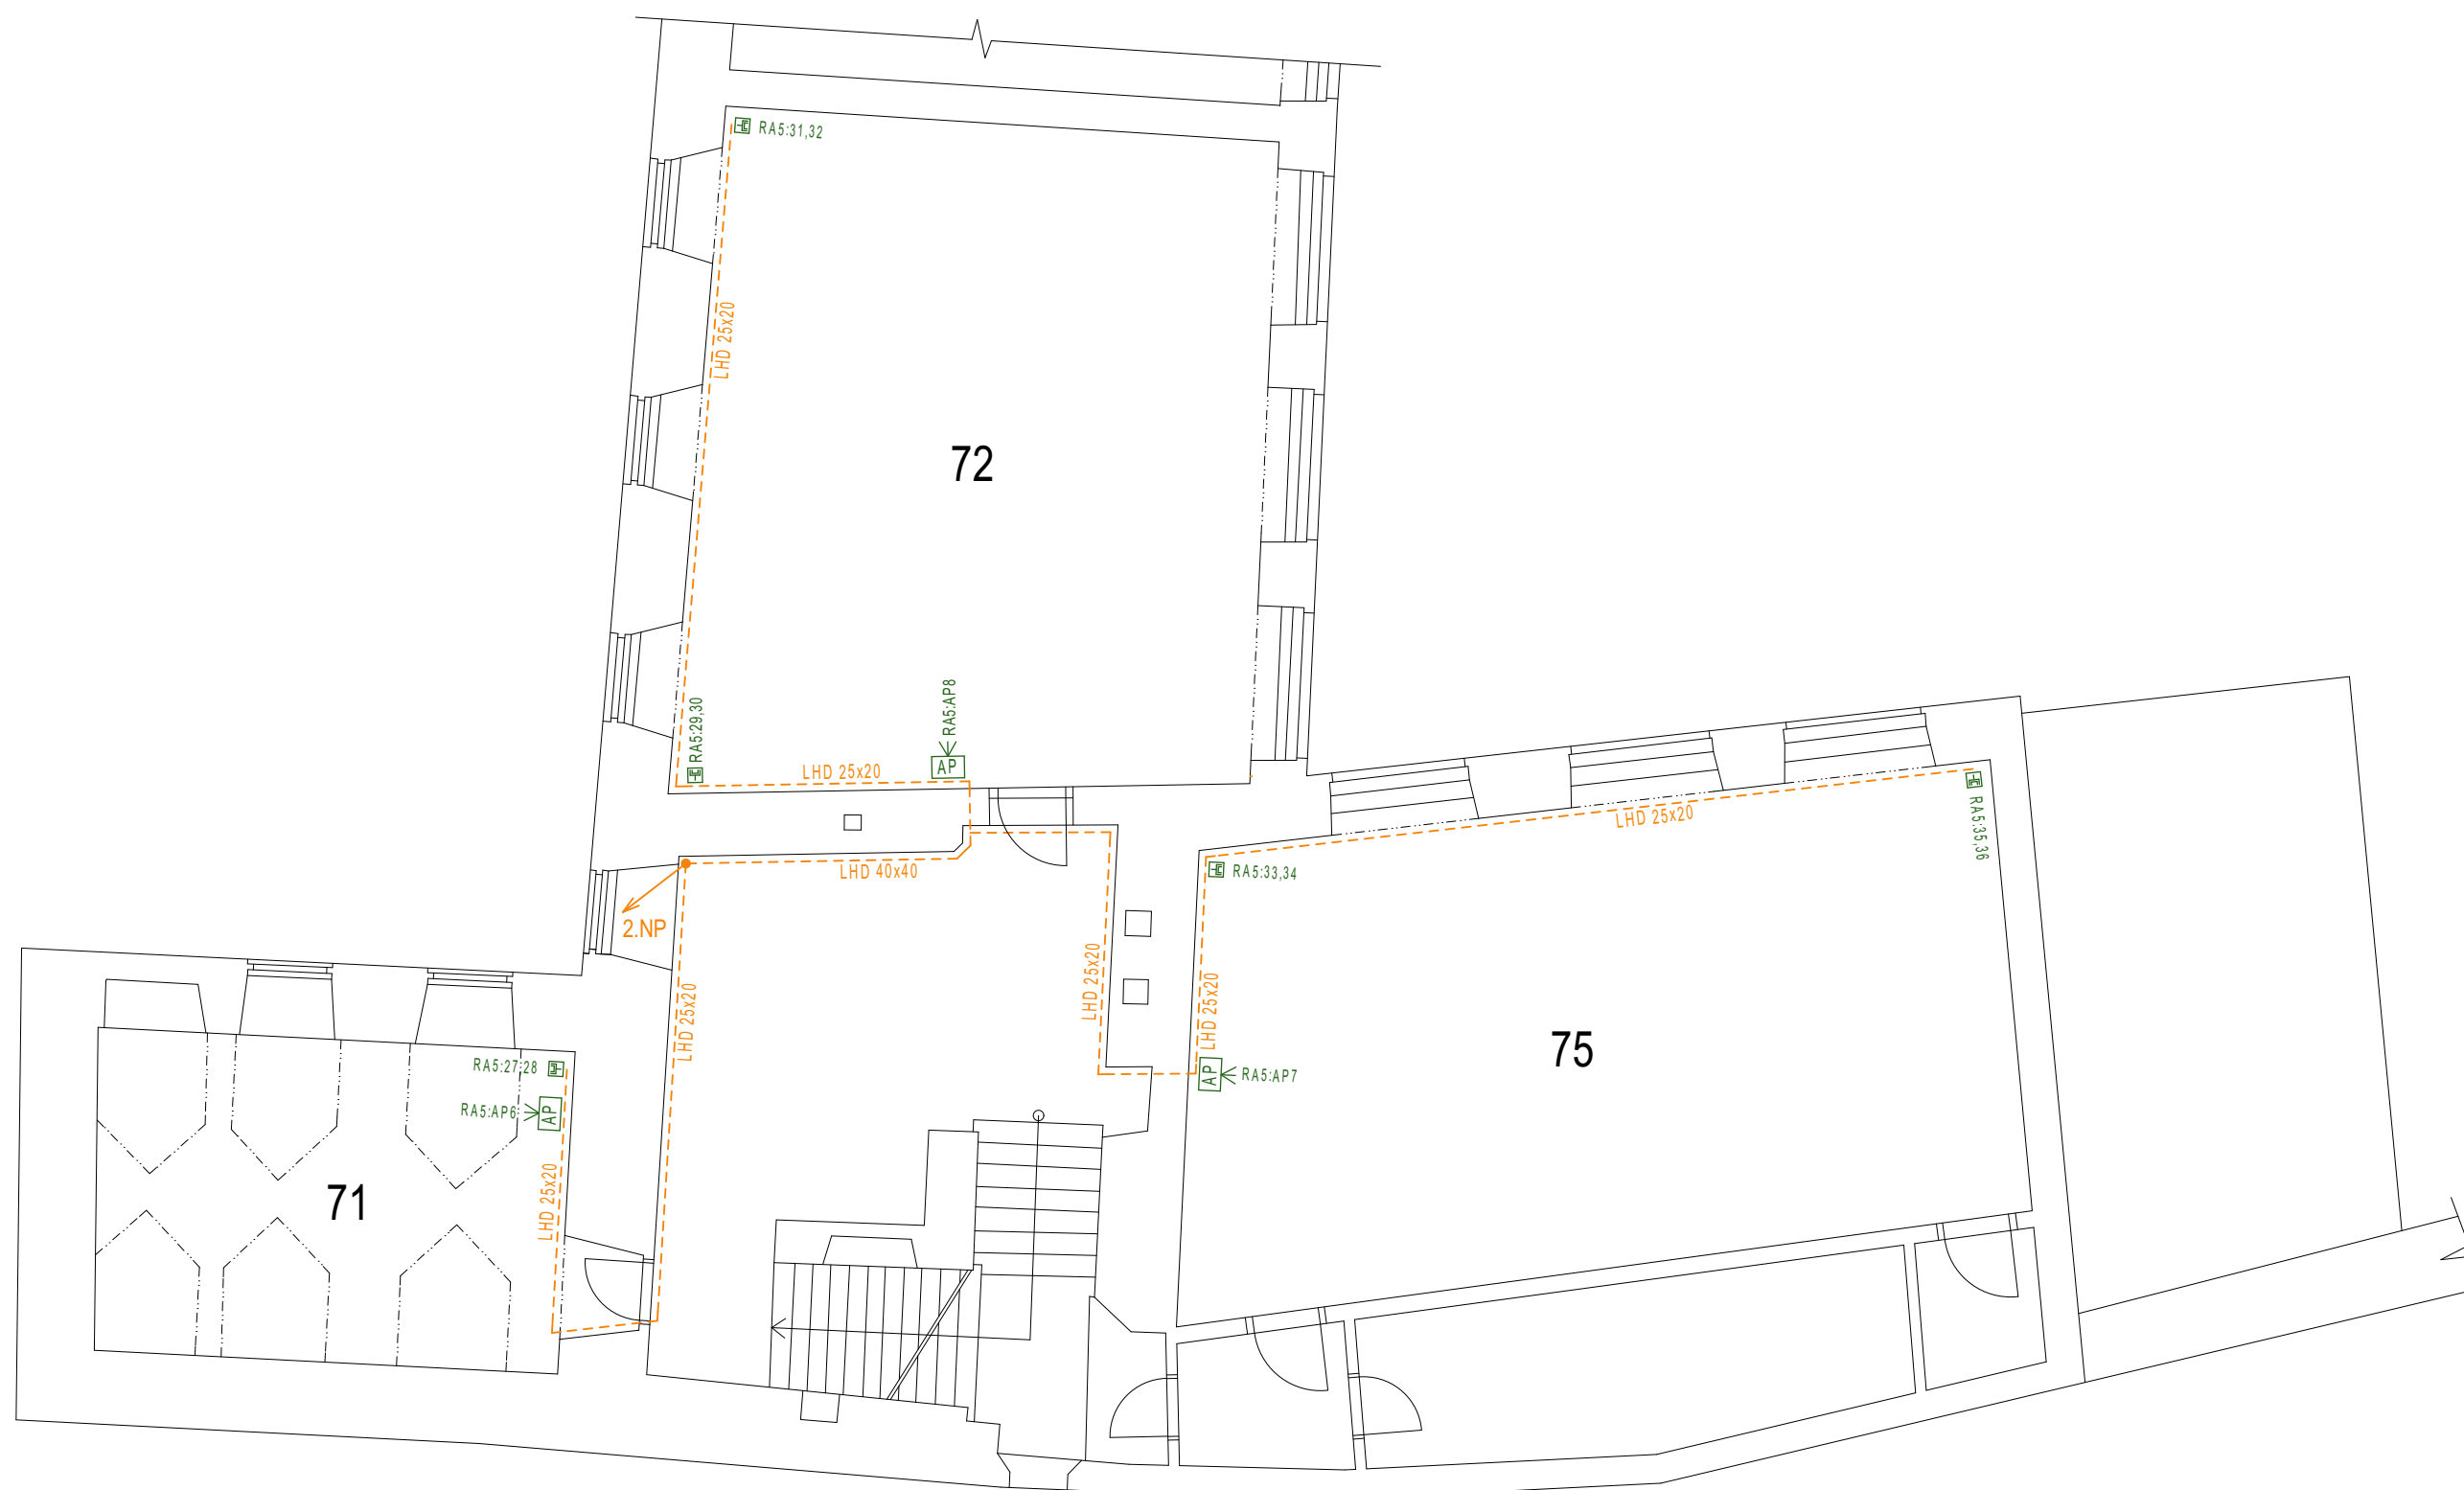

zodpovědný projektant			
vypracoval	Ing. T. Šebesta		
akce:	<b>ZŠ Václavské náměstí 8</b>		Datum: 2/2020
	<b>- rozvody LAN a WIFI</b>		Formát: A3
Výkres:	<b>PŮDORYS 3.NP - dvorní trakt</b>		Stupeň: DSP
		Měřítko: 1:100	Č. výkresu: