



STRECHA

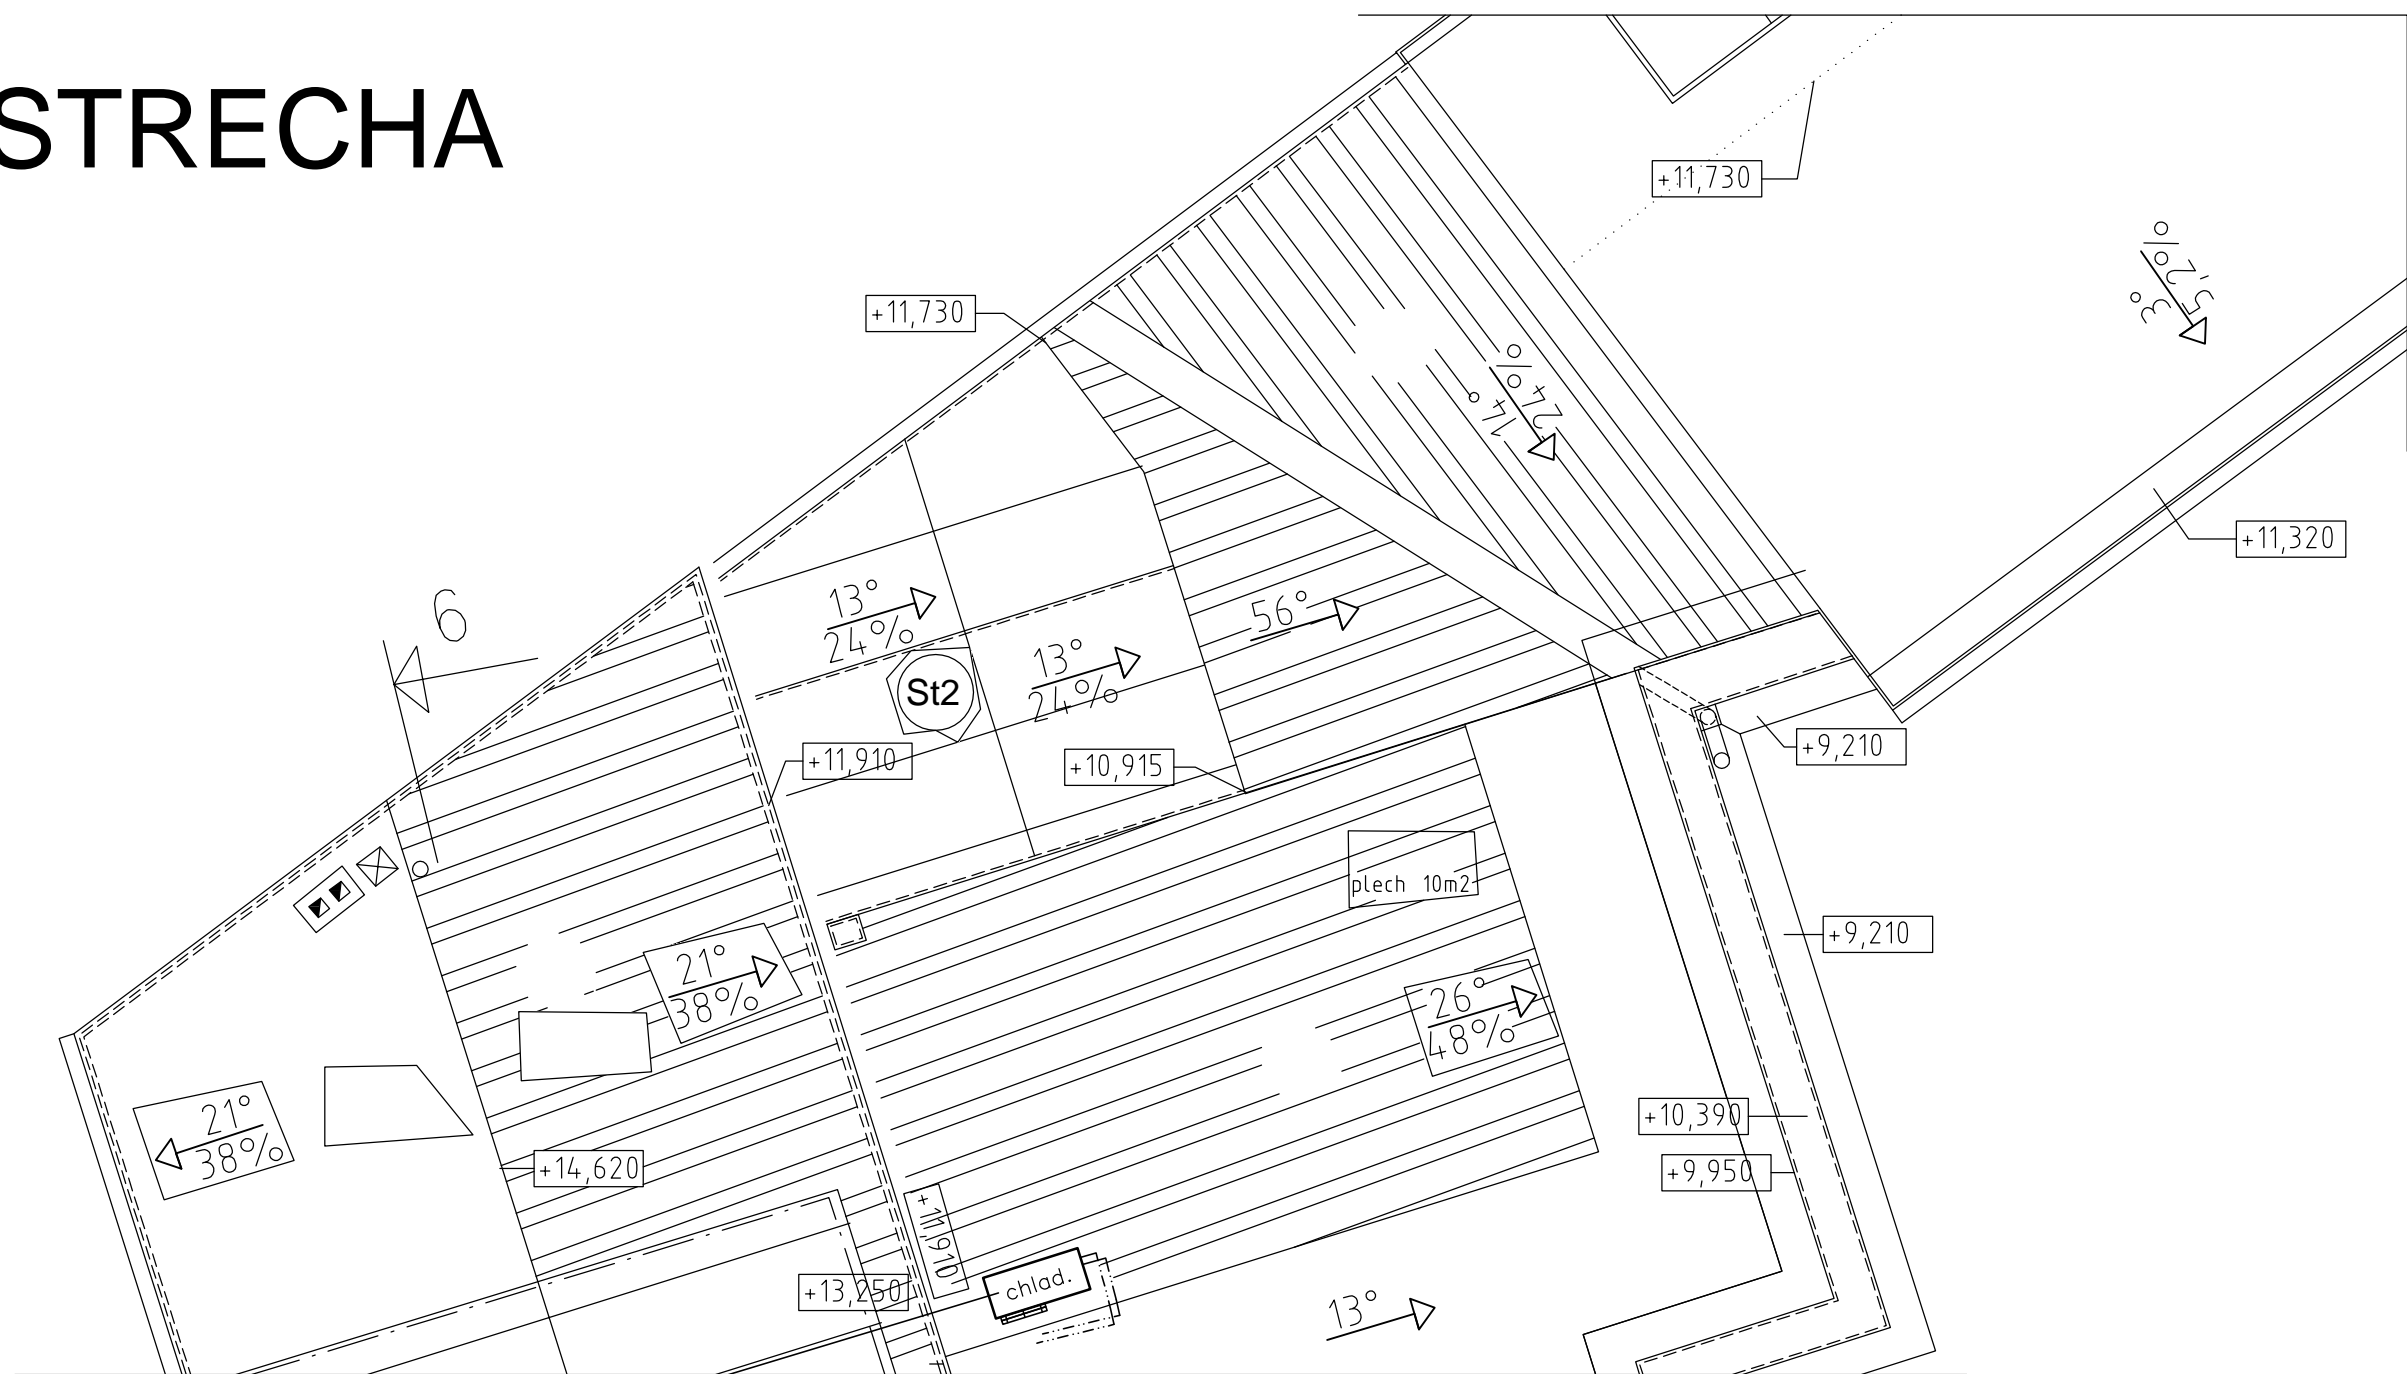


Chladienie pripojene do VJ - pre m.c.3.16 umiestnene na streche nad soc.miestnosťami izol. Cu-trubky prepoj s VJ

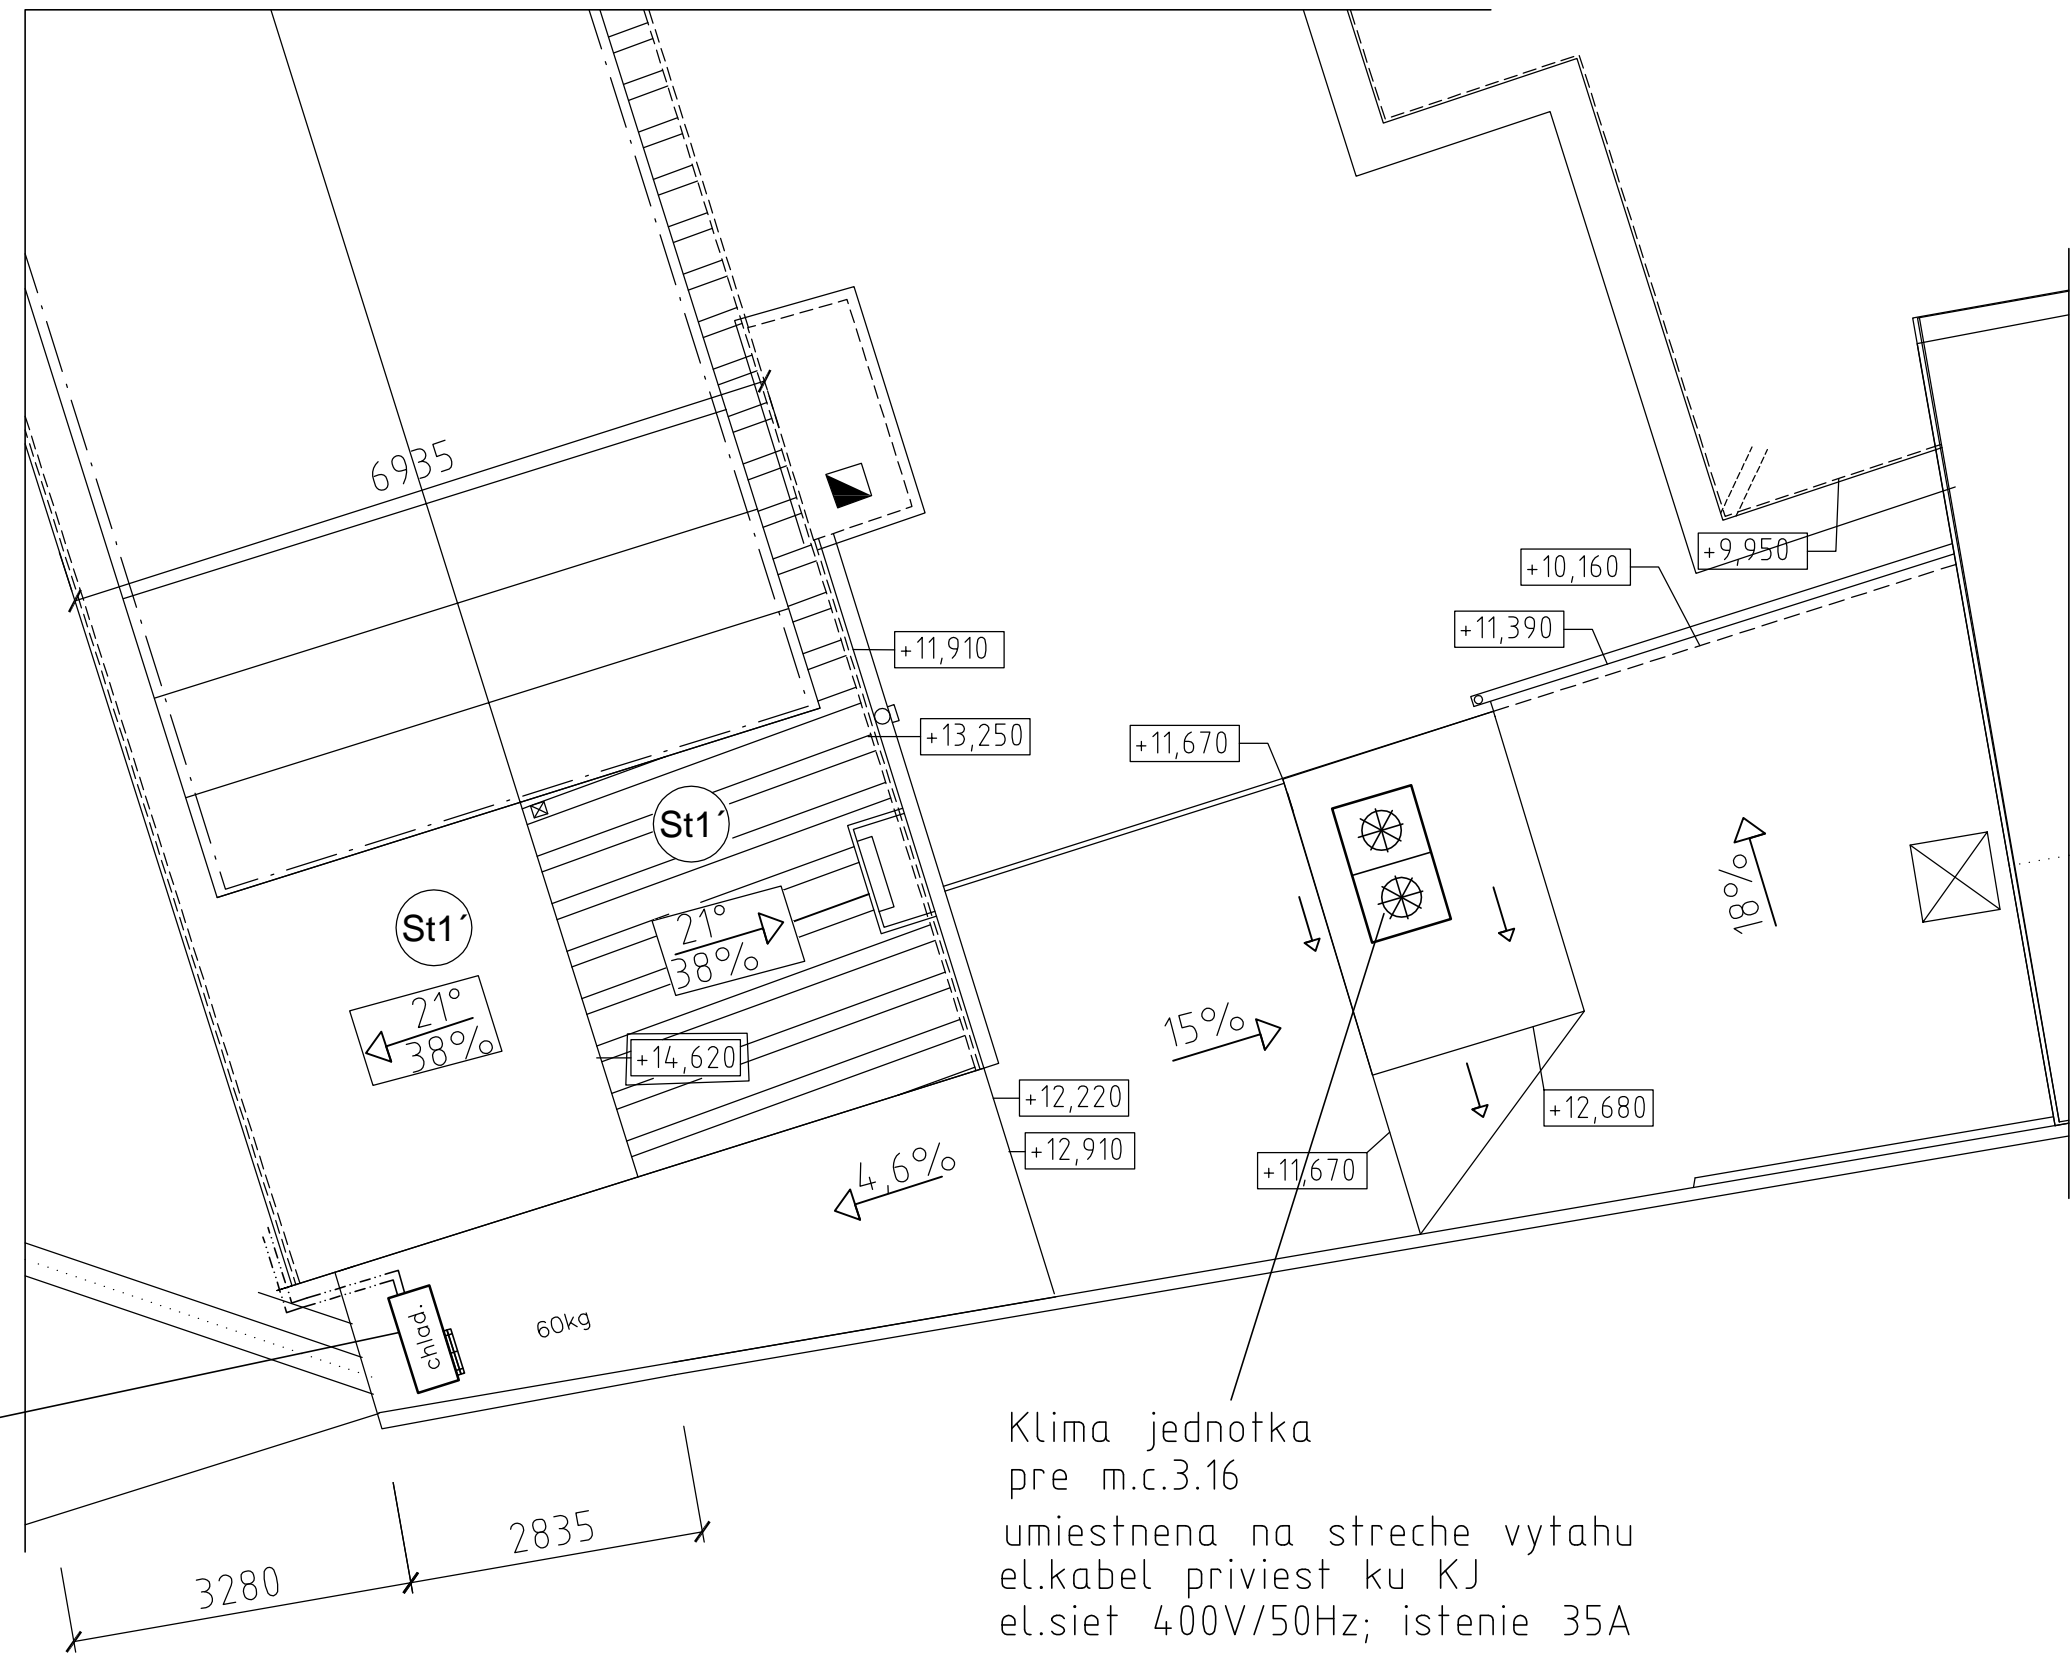

Chladienie pripojene do VJ - pre m.c.3.16 umiestnene na streche nad soc.miestnosťami izol. Cu-trubky prepoj s VJ

Klima jednotka pre m.c.3.16 umiestnena na streche vytahu el.kabel priviesť ku KJ el.sieť 400V/50Hz; istenie 35A

PÔDORYS 3.NP

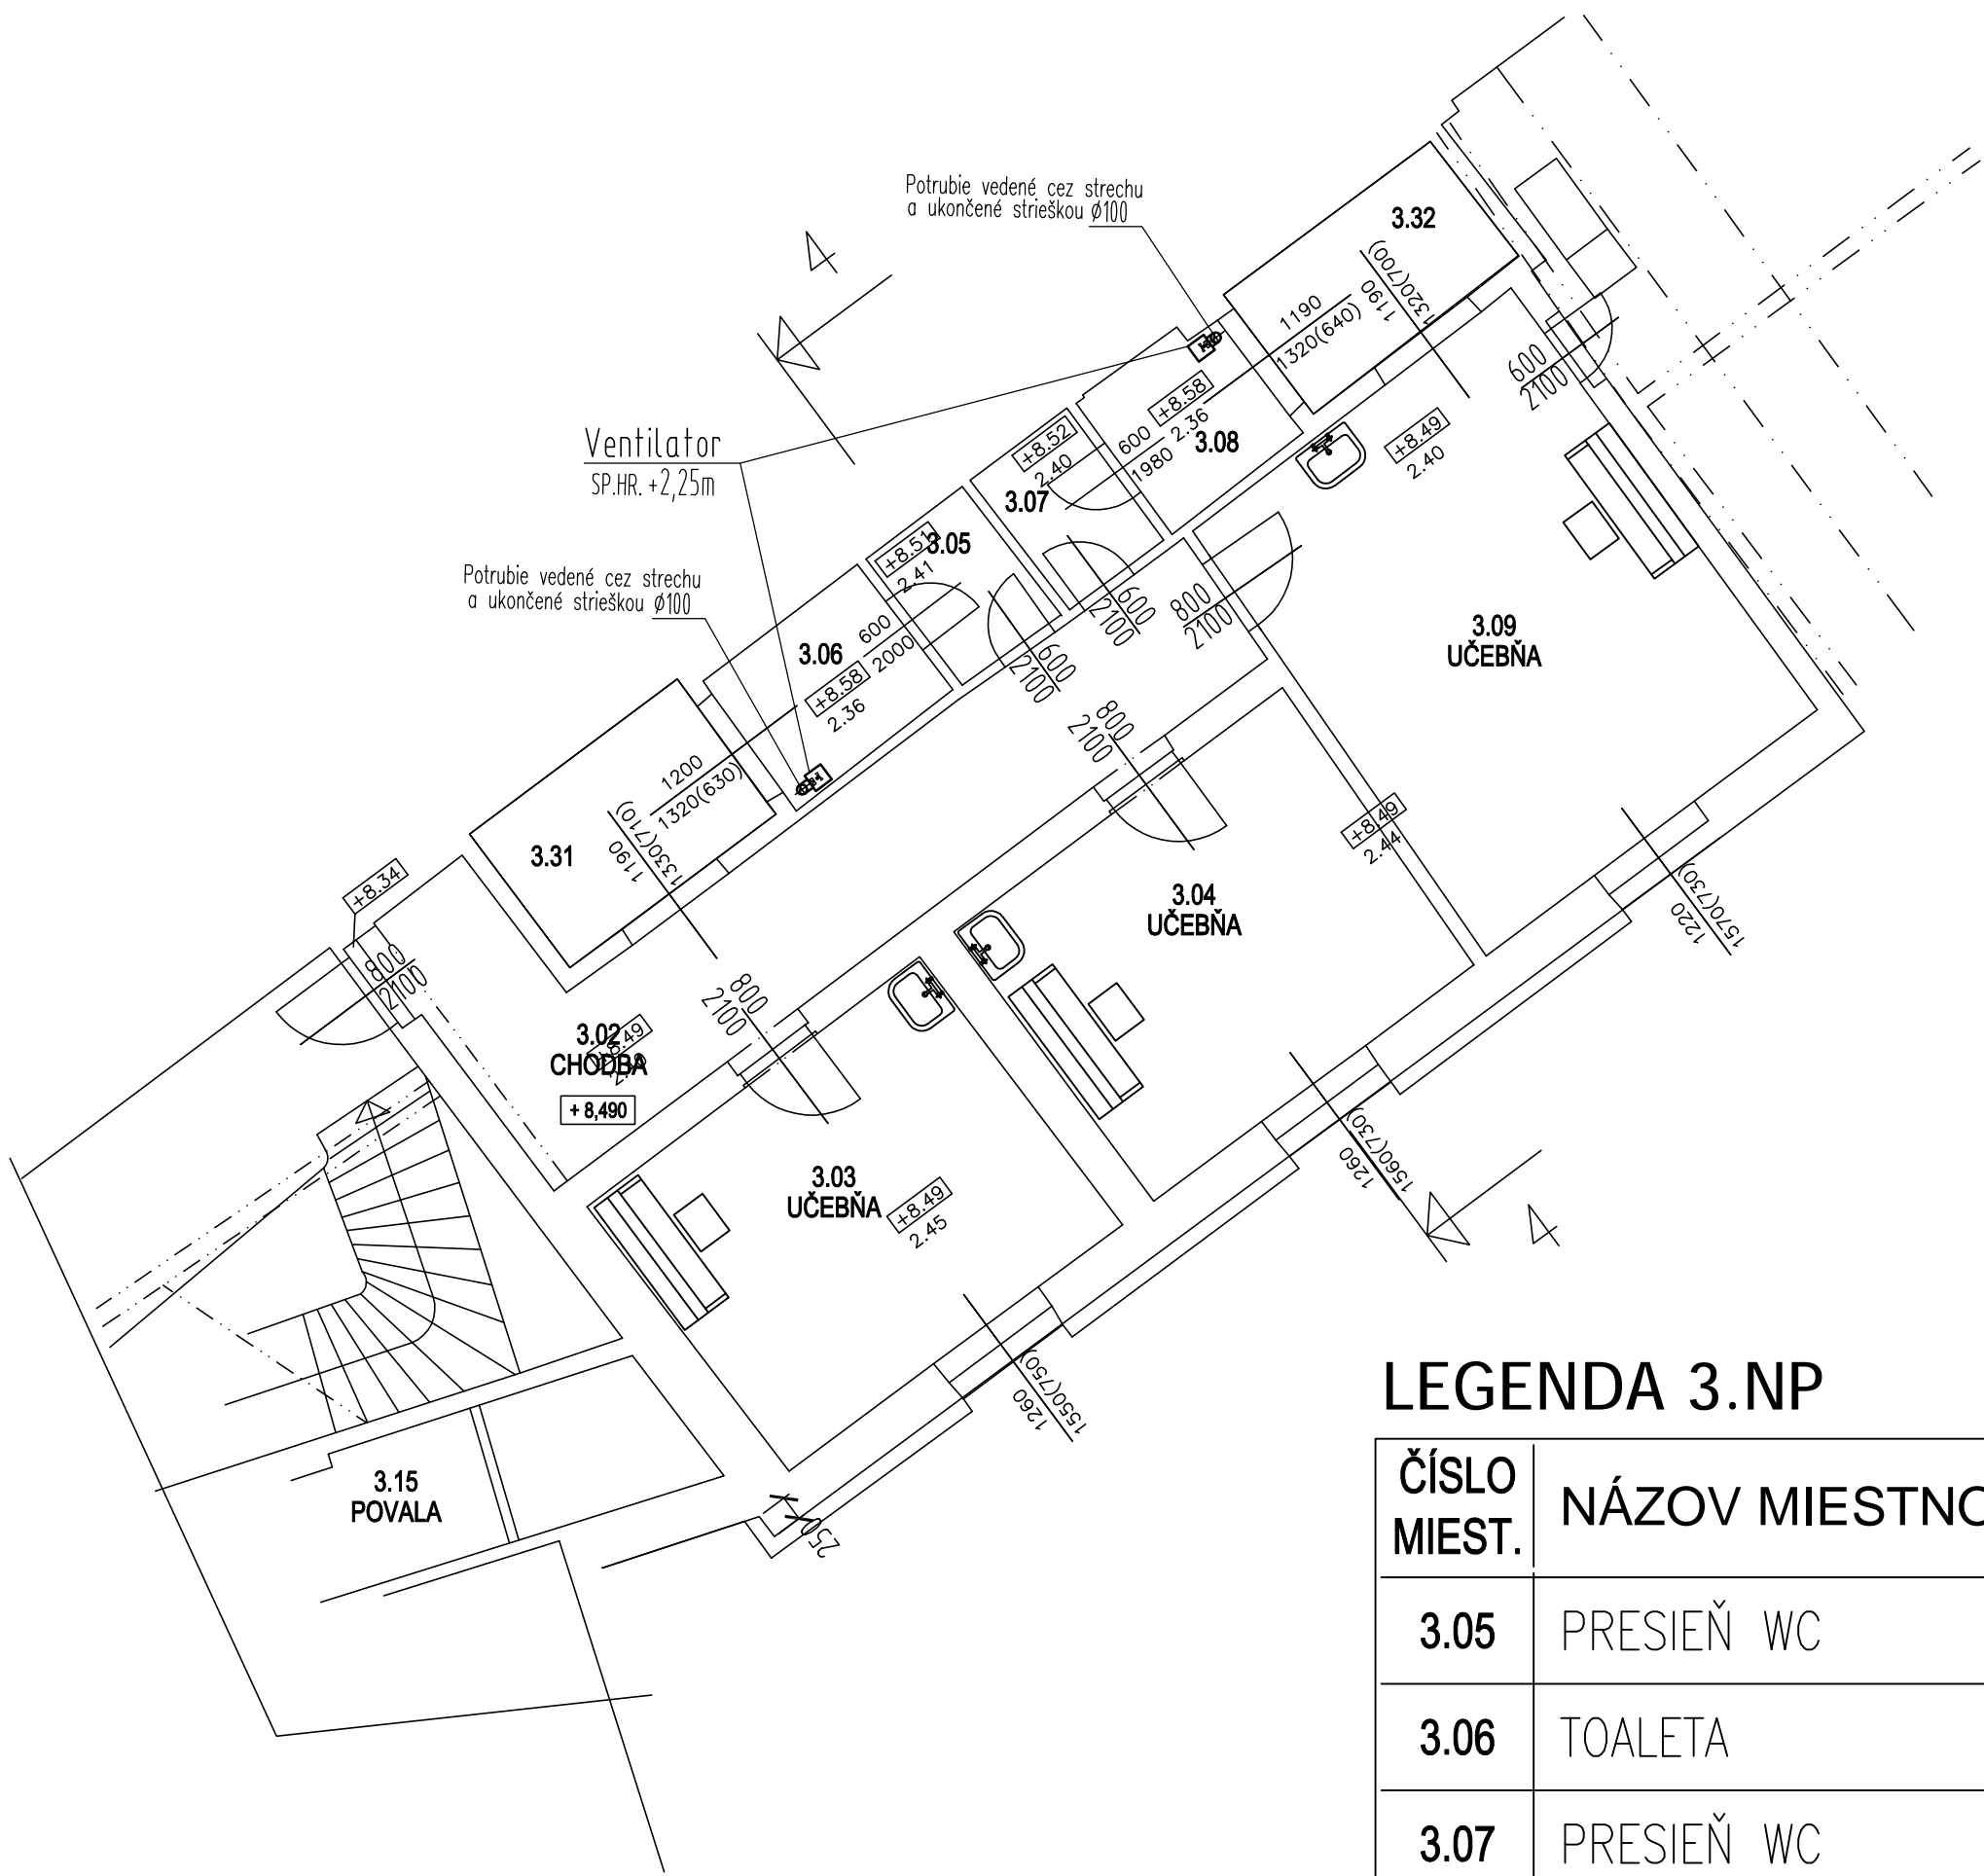

LEGENDA 3.NP

ČÍSLO MIEST.	NÁZOV MIESTNOSTI	PLOCHA m2
3.05	PRESIEŇ WC	1.89
3.06	TOALETA	3.07
3.07	PRESIEŇ WC	1.89
3.08	TOALETA	2.58

VÝKRES SPRACOVATEĽ AKCIA	NÁZOV: DOM HUDBY Obnova objektu NKP, Panenská č. 11 súp. č. 659, parc. č. 3199, Bratislava - Staré mesto		INVESTOR: GIB Hlavné mesto SR Bratislava Primaciálne námestie 1, 814 99 Bratislava	
	AUTOR: Ing. arch. Matuš IVANIČ	ZODPOVEDNÝ PROJEKTANT: Dušan SRŠEŇ		VYPRACOVAL: Dušan SRŠEŇ
	ARCHITEKTONICKÁ KANCELÁRIA: Ing. arch. Matuš Ivanič autorizovaný architekt Povraznícka ul. č. 13, 811 07 Bratislava tel: 02 52491221, 0903 411 221 ivanicmatuš@gmail.com	OBJEKT: SO 01 ČASŤ: D1.7 VZDUCHOTECHNIKA STUPEN: PROJEKT STAVBY	ZAKAZKA Č: 35/2017 DÁTUM: 12 / 2017 FORMÁT: 6 x A4 MIERKA: 1 : 75 Č.VÝKRESU: D1.7-04	PEČIATKA:
	OBSAH: STRECHA , Toalety 3.NP NOVÝ STAV			