

MAPA DO CELÓW PROJEKTOWYCH
skala 1:500

Województwo: śląskie
Powiat: raciborska
Jednostka ewidencyjna: Kuźnia Raciborska (241105_4)
Obręb: Kuźnia Raciborska (241105_4.0003)


Arkusz mapy zasadniczej:
6.128.23.09.4.3/14.2.1 (układ 2000)
poziom odniesienia: Amsterdam, Kronsztadt86

Granice przedmiotowej działki nr 639/10 wniesiono na podstawie numerycznej mapy ewidencji gruntów, pozyskanej z PZGiK, z wymaganą przepisami dokładnością.
Granice pozostałych działek wniesiono na podstawie numerycznej mapy ewidencji gruntów, pozyskanej z PZGiK.
Linia przerywaną wkreślono uzgodniony projekt budowy sieci gazowej – projekt. Nie wyklucza się istnienia w terenie innych nie wykazanych na mapie urządzeń sieci uzbrojenia terenu, które nie były zgłoszone do inwentaryzacji powykonawczej.
Mapa bez uzgodnień branżowych.
Nie wszystkie dane ewidencyjne wykazane na niniejszej mapie spełniają wymagania dokładnościowe określone w przepisach.
W księdze wieczystej 6118/00036276/3 brak służebności gruntowych na przedmiotowych działkach nr 639/10.

zakres aktualizacji
granice działek
granice konturów klasyfikacyjnych
linie rozgraniczające z DOWZiZT

BIURO USŁUG GEODEZYJNYCH
AZYMUT Marek Sebastian
ul. Szczecińska 16, 47-400 Racibórz
tel. (032) 414 03 03, 606 443 329
marek.sebastian_xi@wp.pl
NIP 639-134-04-52

SG.6642.2.1352.2019
Racibórz, dnia 11.10.2019 r.

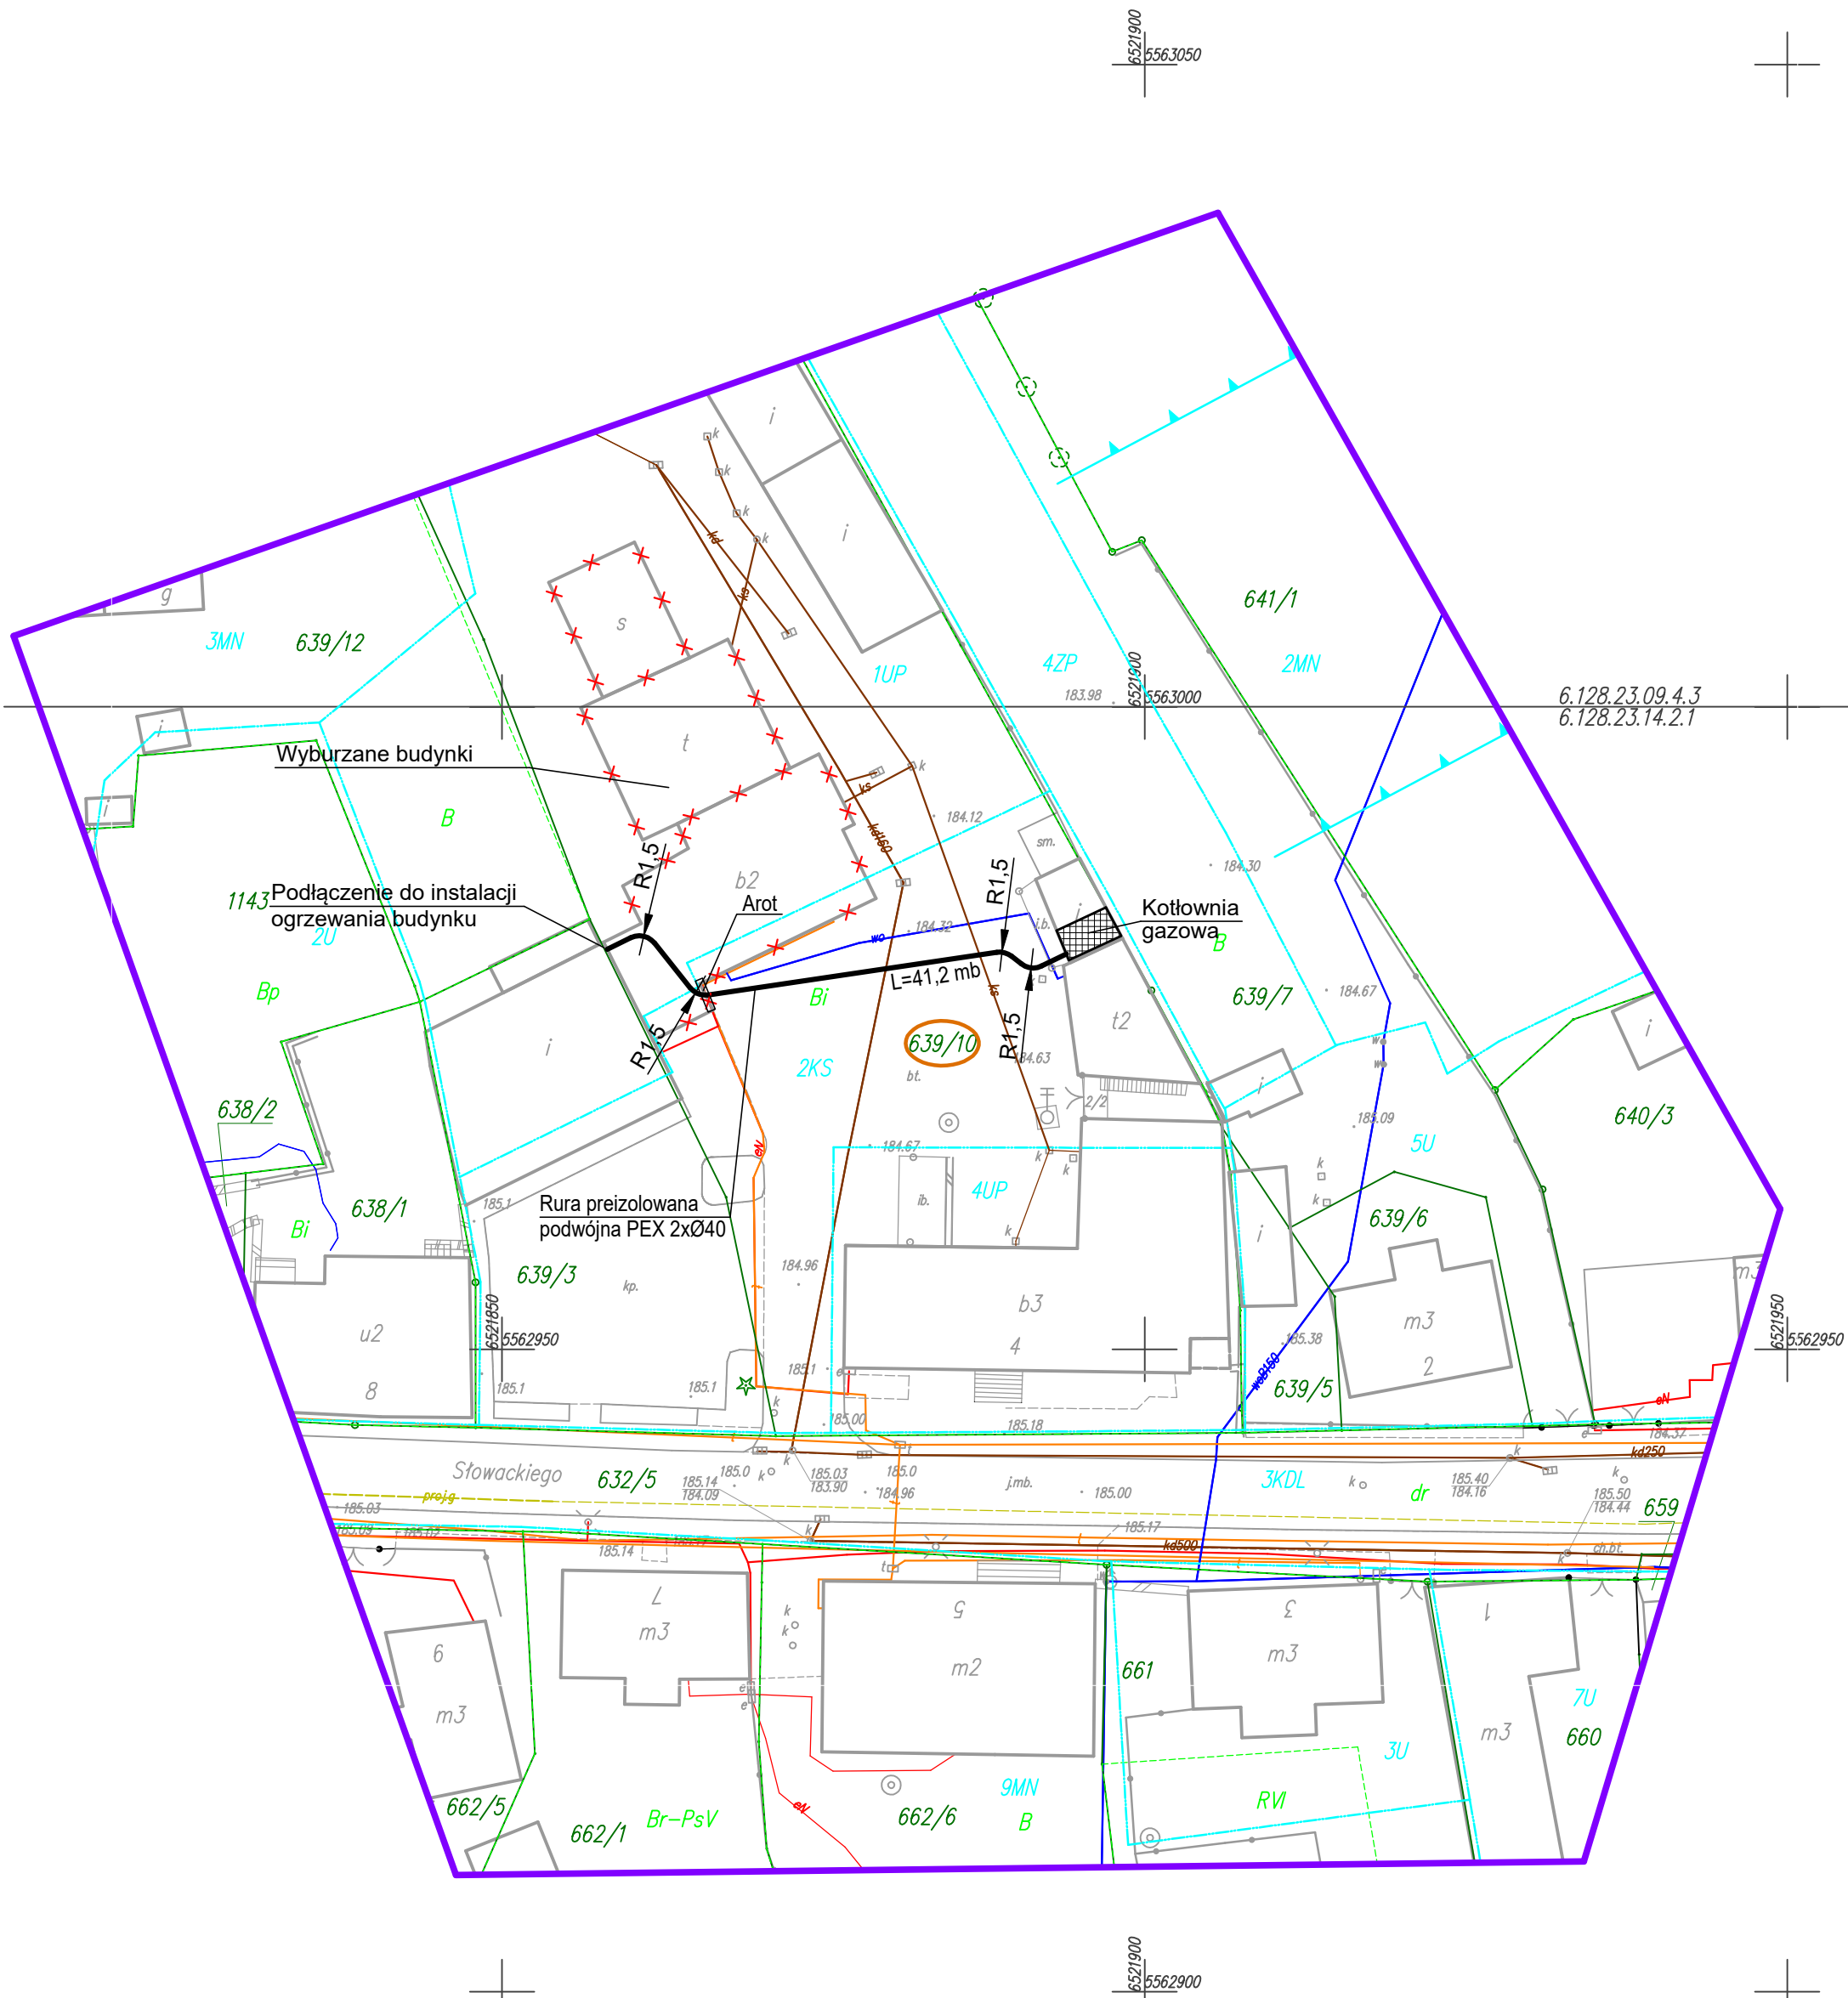

projektant: mgr inż. Bartłomiej Michalaszek nr upr. MAP/0481/PBS/19				Inwestor: Gmina Kuźnia Raciborska ul. Słowackiego 4 47-420 Kuźnia Raciborska	
opracował: mgr inż. Mirosław Michalaszek				Temat: Instalacje grzewcze dla budynków Urzędu Gminy i Zakładu Gospodarki Komunalnej i Mieszkaniowej w Kuźni Raciborskiej	
Skala 1:500	Data 09.2021r.	Branża IS	Stadium Projekt techniczny	INSTALACJA ROZPROWADZENIA CIEPŁA - ZAGOSPODAROWANIE	
Wykonawca: Biuro Projektów profim s.c. 47-400 Racibórz, ul. Środkowa 5				Nr projektu: 1680/09/2021	Nr rys: P01