


- Stropní LED svítidla
- Přisazené kuchyňské LED svítidlo, IP44
- Venkovní nástěnné LED svítidlo, IP65
- Světelný vývod
- Zemní LED svítidlo, IP67
- Zemní LED svítidlo, IP67
- Zahradní sloupkové LED svítidlo, IP44
- Infračervený 230V/10A IP 43
- Vypínač 230V/10A jednopólový v krytí IP44
- Vypínač 230V/10A schodišťový v krytí IP44
- Vypínač 230V/10A sériový v krytí IP44
- Vypínač 230V/10A křížový v krytí IP44
- Ohřev vody
- Zásuvka 230V/16A krytí IP44 - dvojité
- Rozváděč podružný

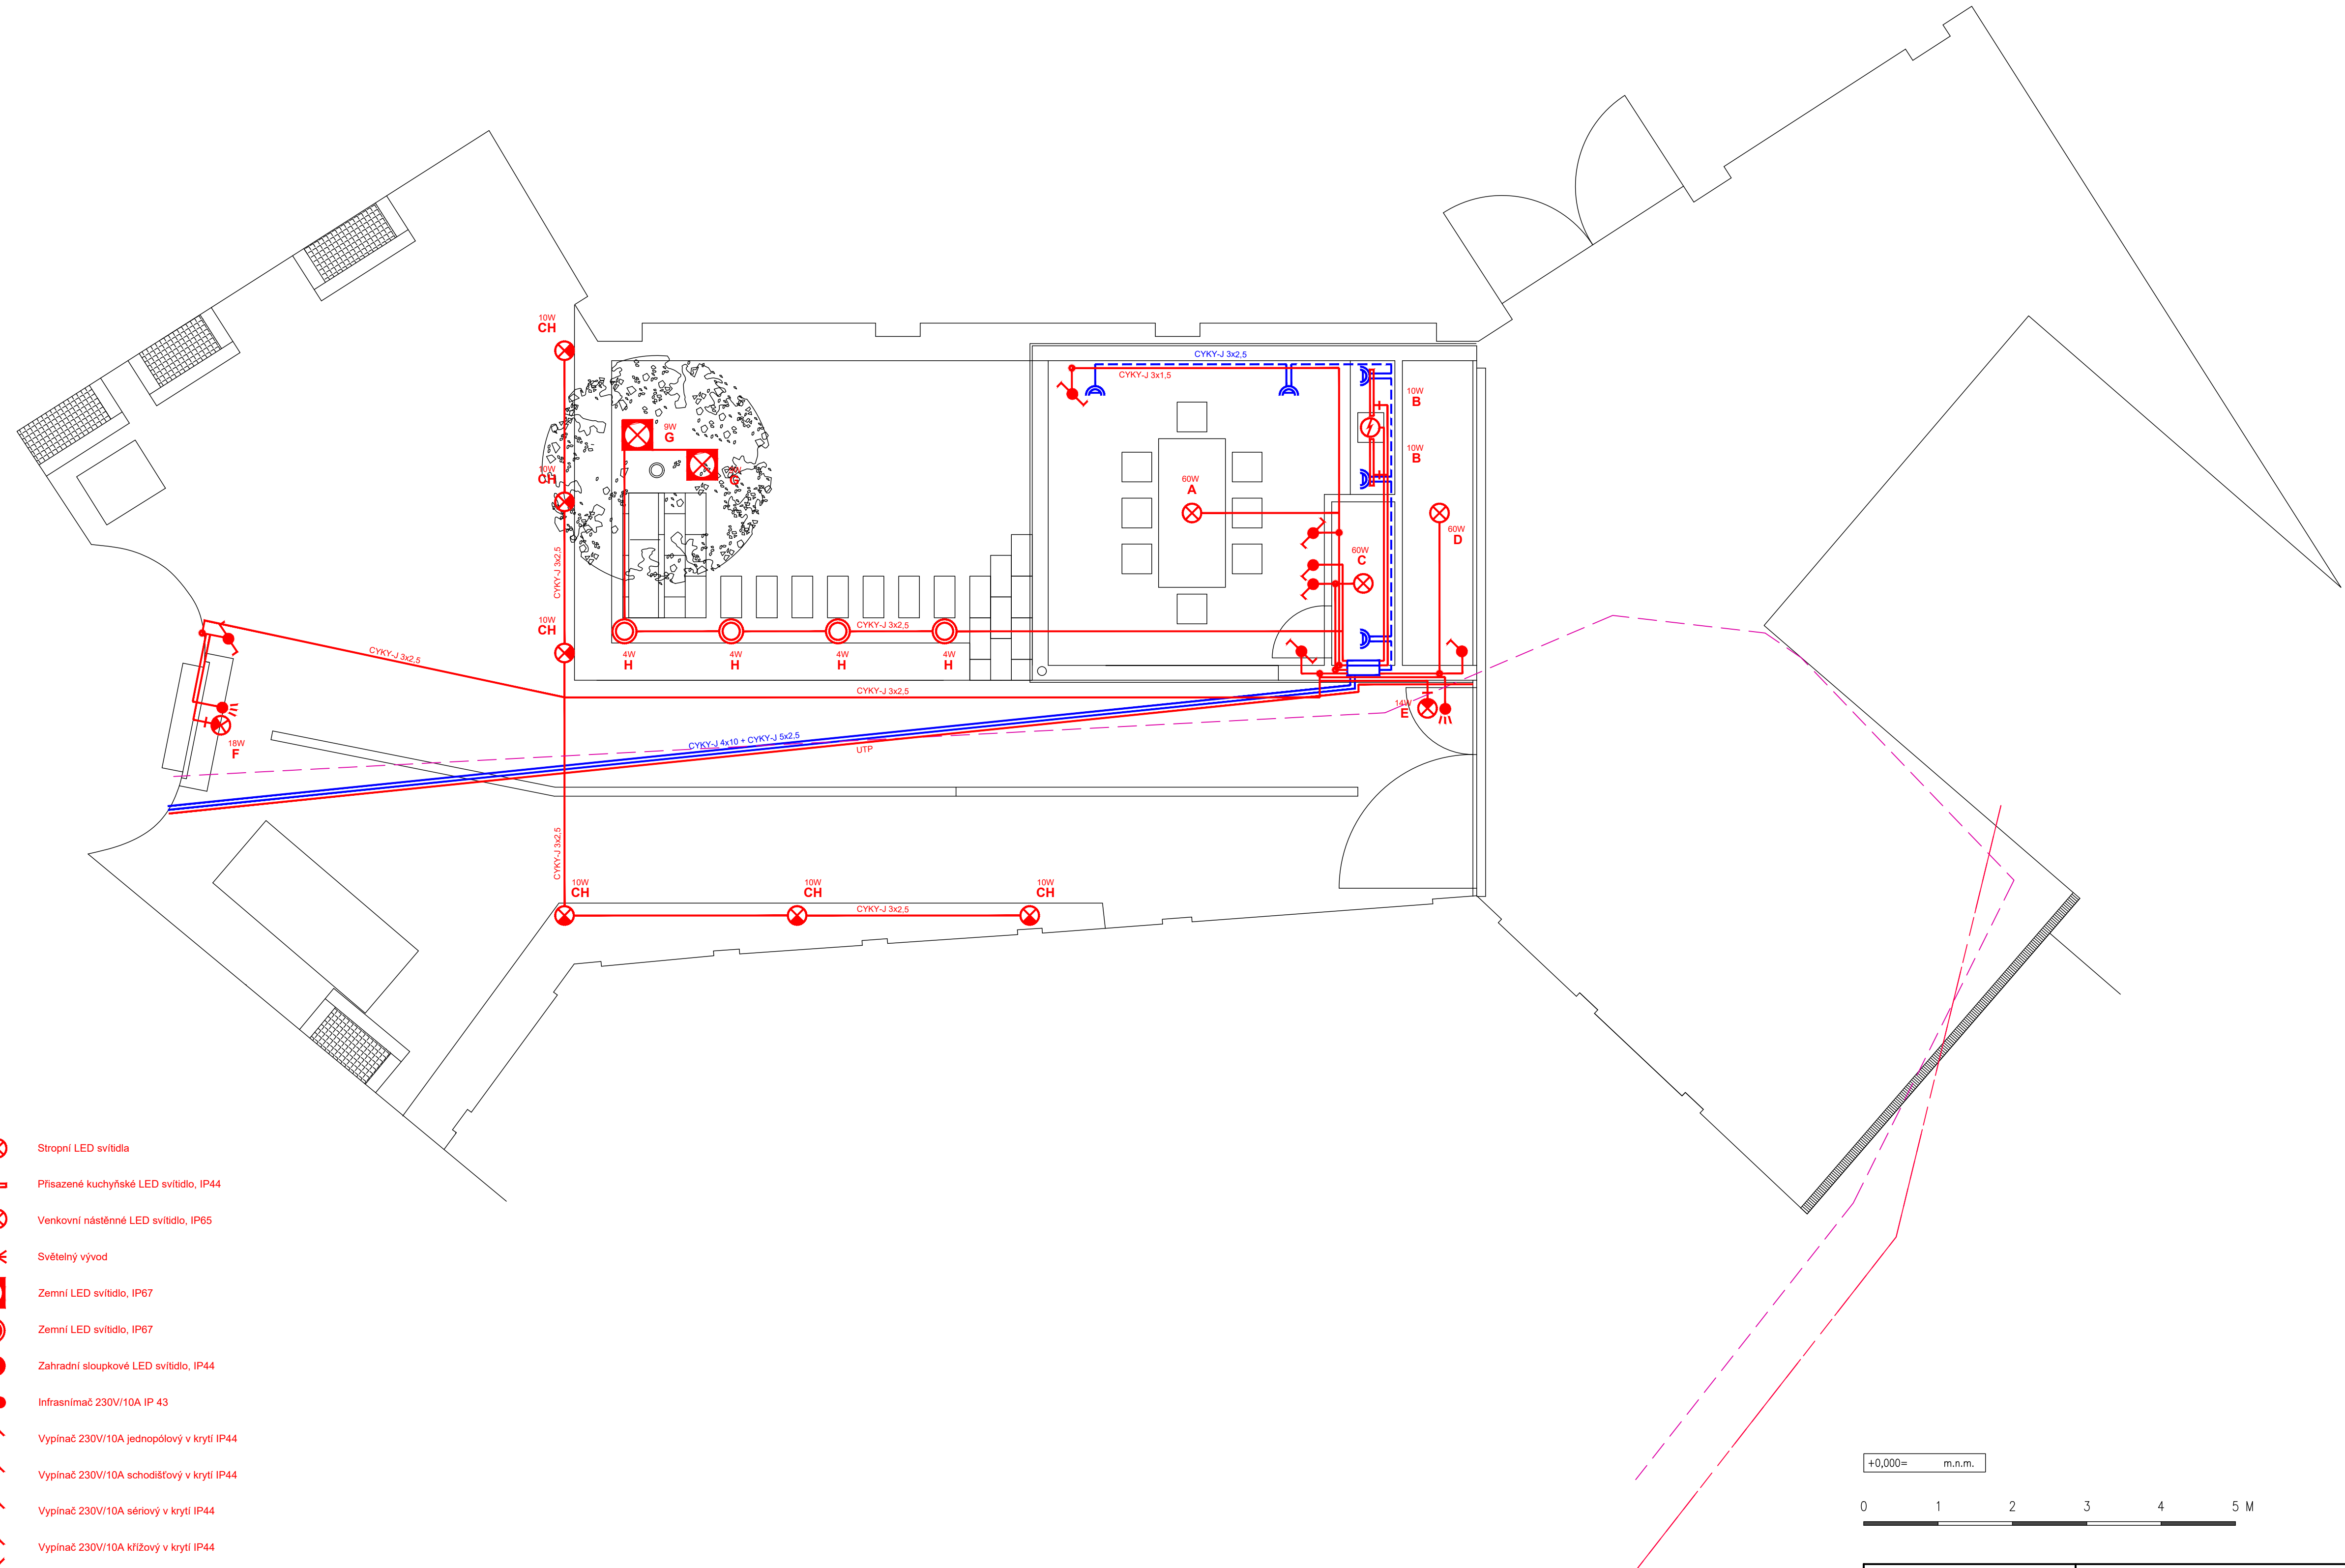

<div><div></div><div><div>PROJEKČNÍ ATELIER</div><div>PRO DOKUMENTACI, PRŮZKUM</div><div>A OBNOVU HISTORICKÝCH STAVEB S.R.O.</div><div><div>IC: 06226787, DIČ: CZ06226787</div><div>ADRESA: KOPRNICHOVA 24/6, 100 00 PRAHA 2</div><div>TEL: 224 123 456, E-MAIL: VYBRAN@HABCENTRUM.CZ</div></div></div></div>	KRAJ: KRALOVÉHRADECKÝ	ZAK. Č.: 012021
	OBEC/ KATASTRÁLNÍ ÚZEMÍ: HRADEC KRÁLOVÉ/ HRADEC KRÁLOVÉ	SOUŘAD. SYSTÉM: S-JTSK
	OBJEDNATEL: ČESKÝ ROZHLAS, VINOHRADSKÁ 12, 120 99 PRAHA 2	VÝŠKOVÝ SYSTÉM: Bpv
	AKCE:	STUPEŇ: DSP+DPS
	REKONSTRUKCE A ZVELEBNÍ DVORA BUDOVY ČESKÉHO ROZHLASU HRADEC KRÁLOVÉ	FORMÁT: B4
AUTOR: ING. MILOŠ KUČERNOVSKÝ	OBSAH:	MĚŘÍTKO: 1:50
VED. PROJ.: ING. MILOŠ KUČERNOVSKÝ		DATUM: 11/2021
ZOD. PROJ.: ING. MILOŠ KUČERNOVSKÝ		OZNAC.:
KONTROLA:		PARÉ. Č.:
SPOLUPRÁCE:	NÁDVOŘÍ – ELEKTROINSTALACE	D.1.4. ELJ1