




PŮDORYS STÁVAJÚCEHO KOMÍNA A SPALINOVODOV

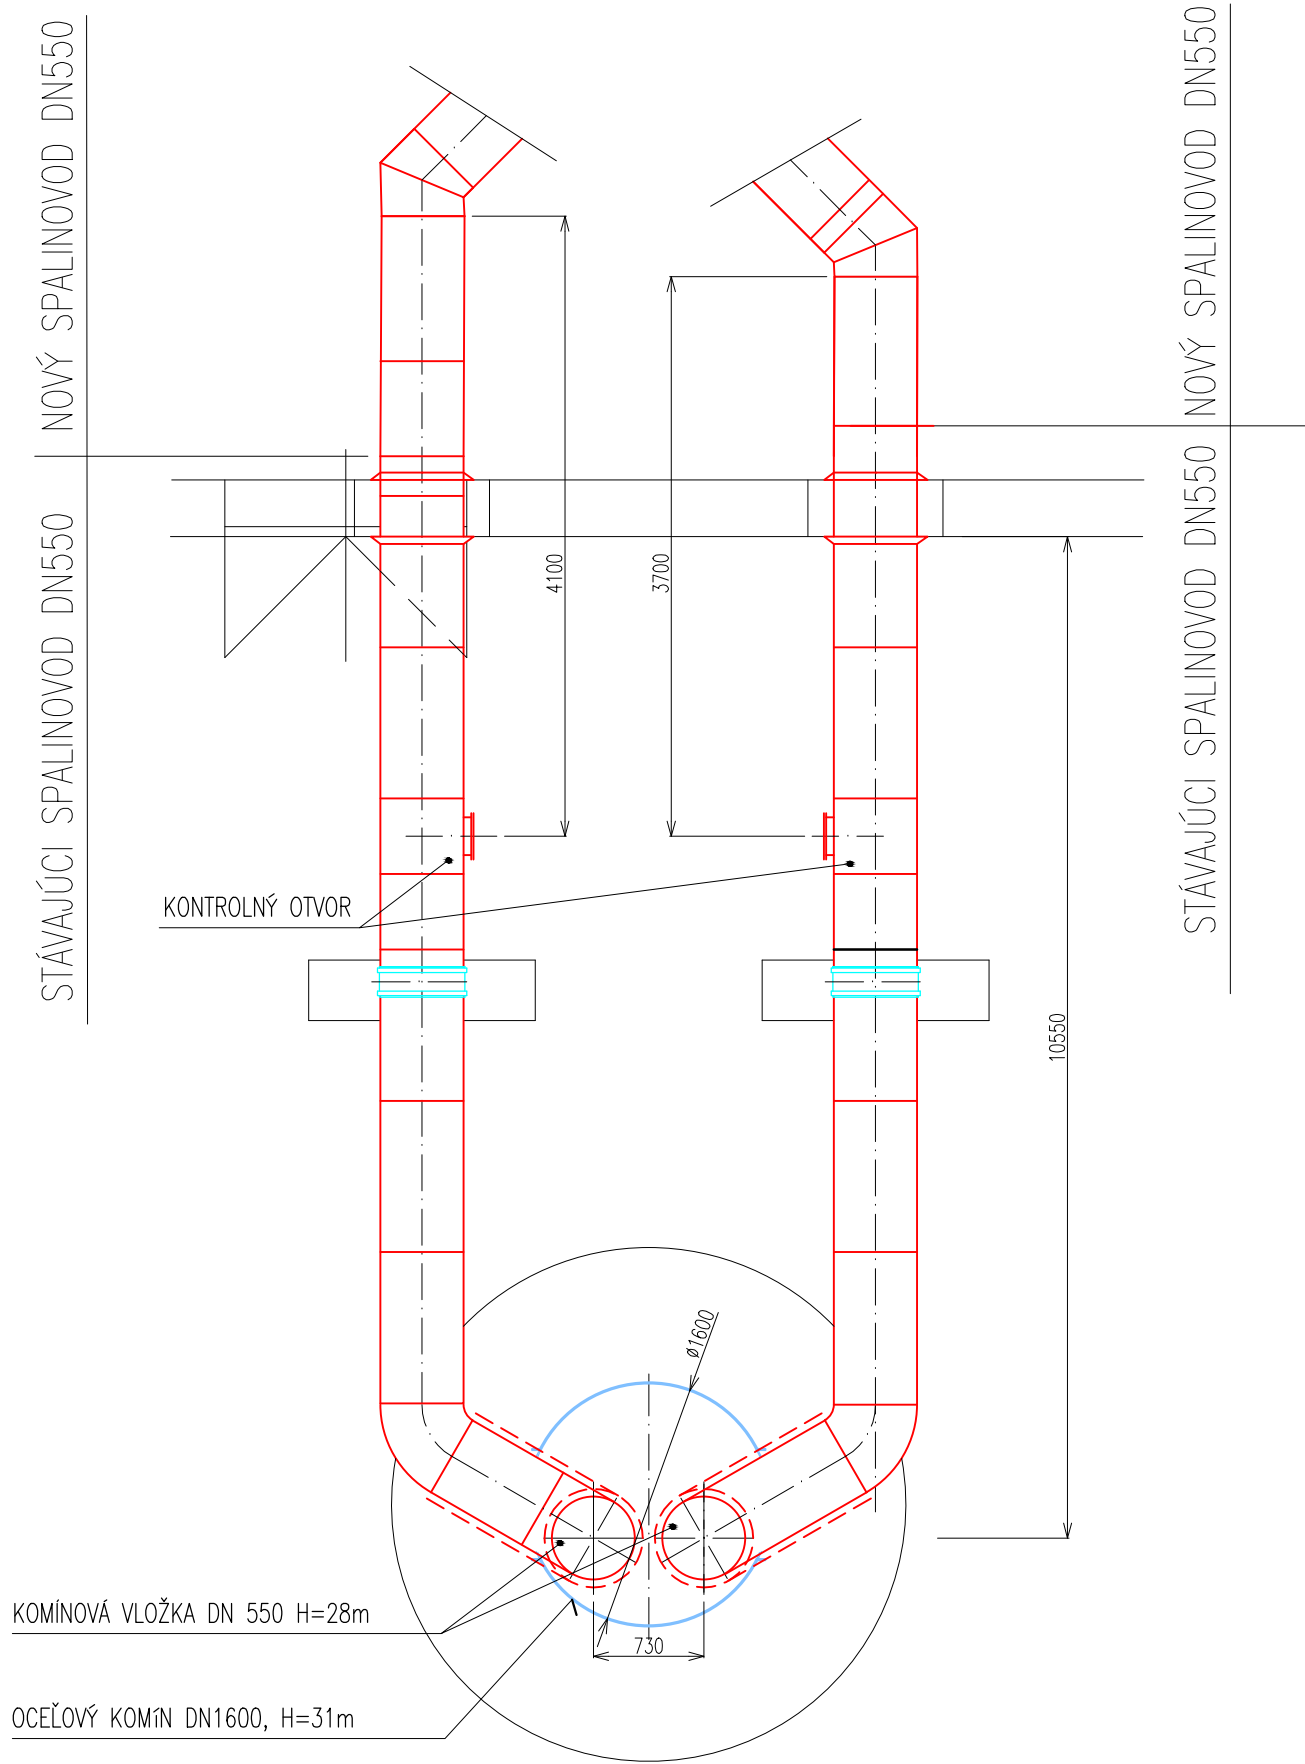


REZ A-A

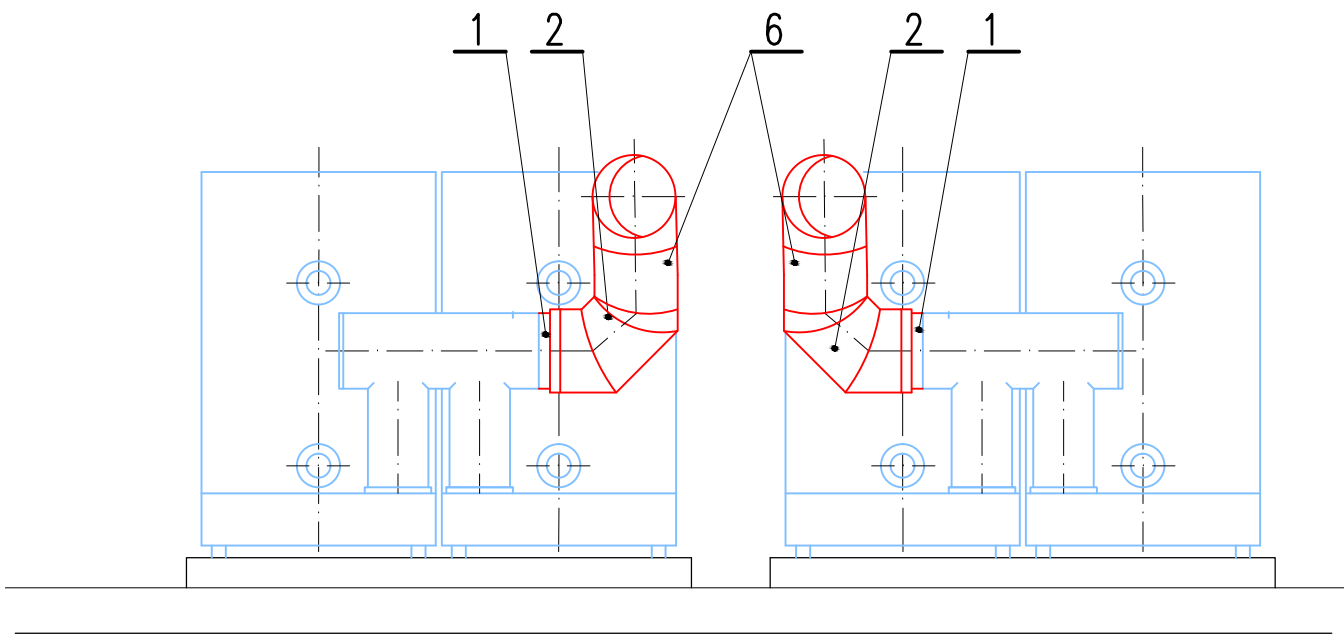

REZ B-B

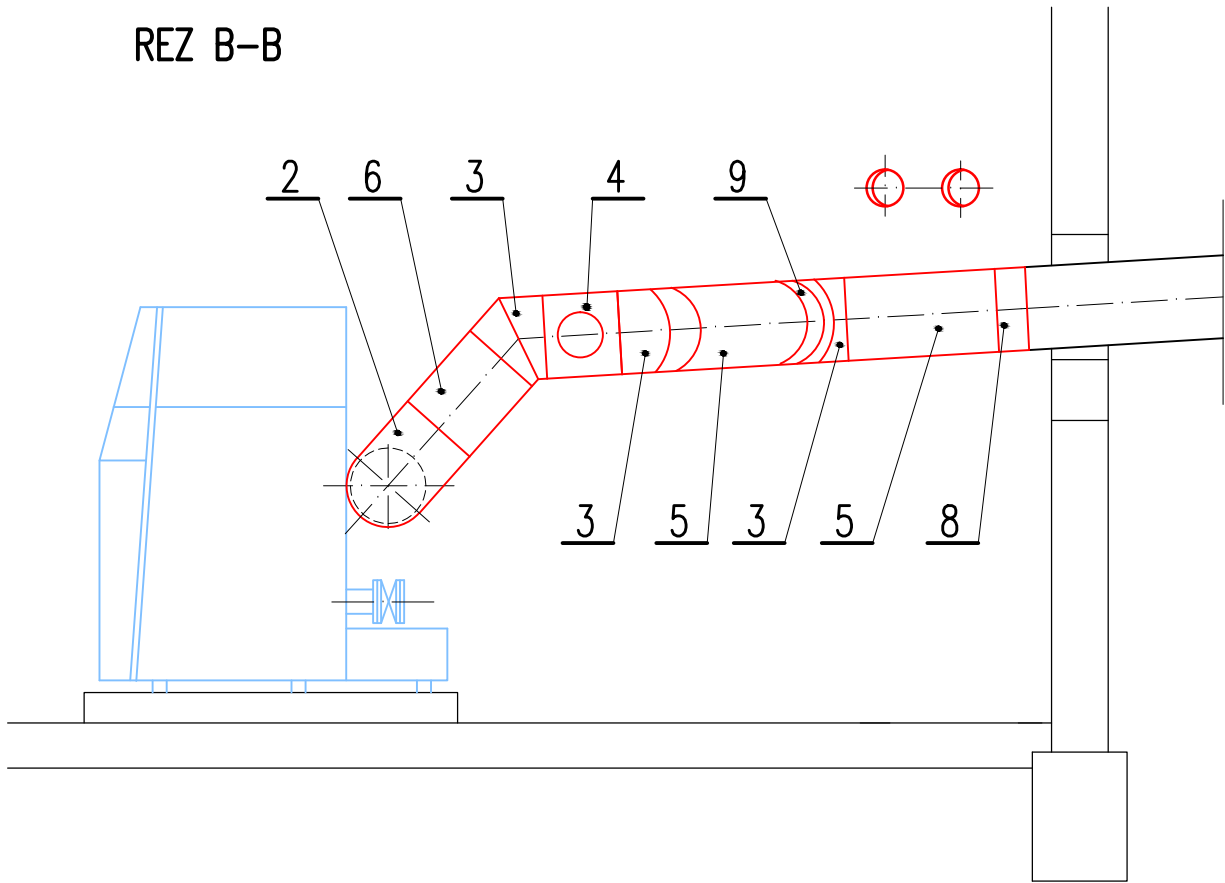

PŮDORYS

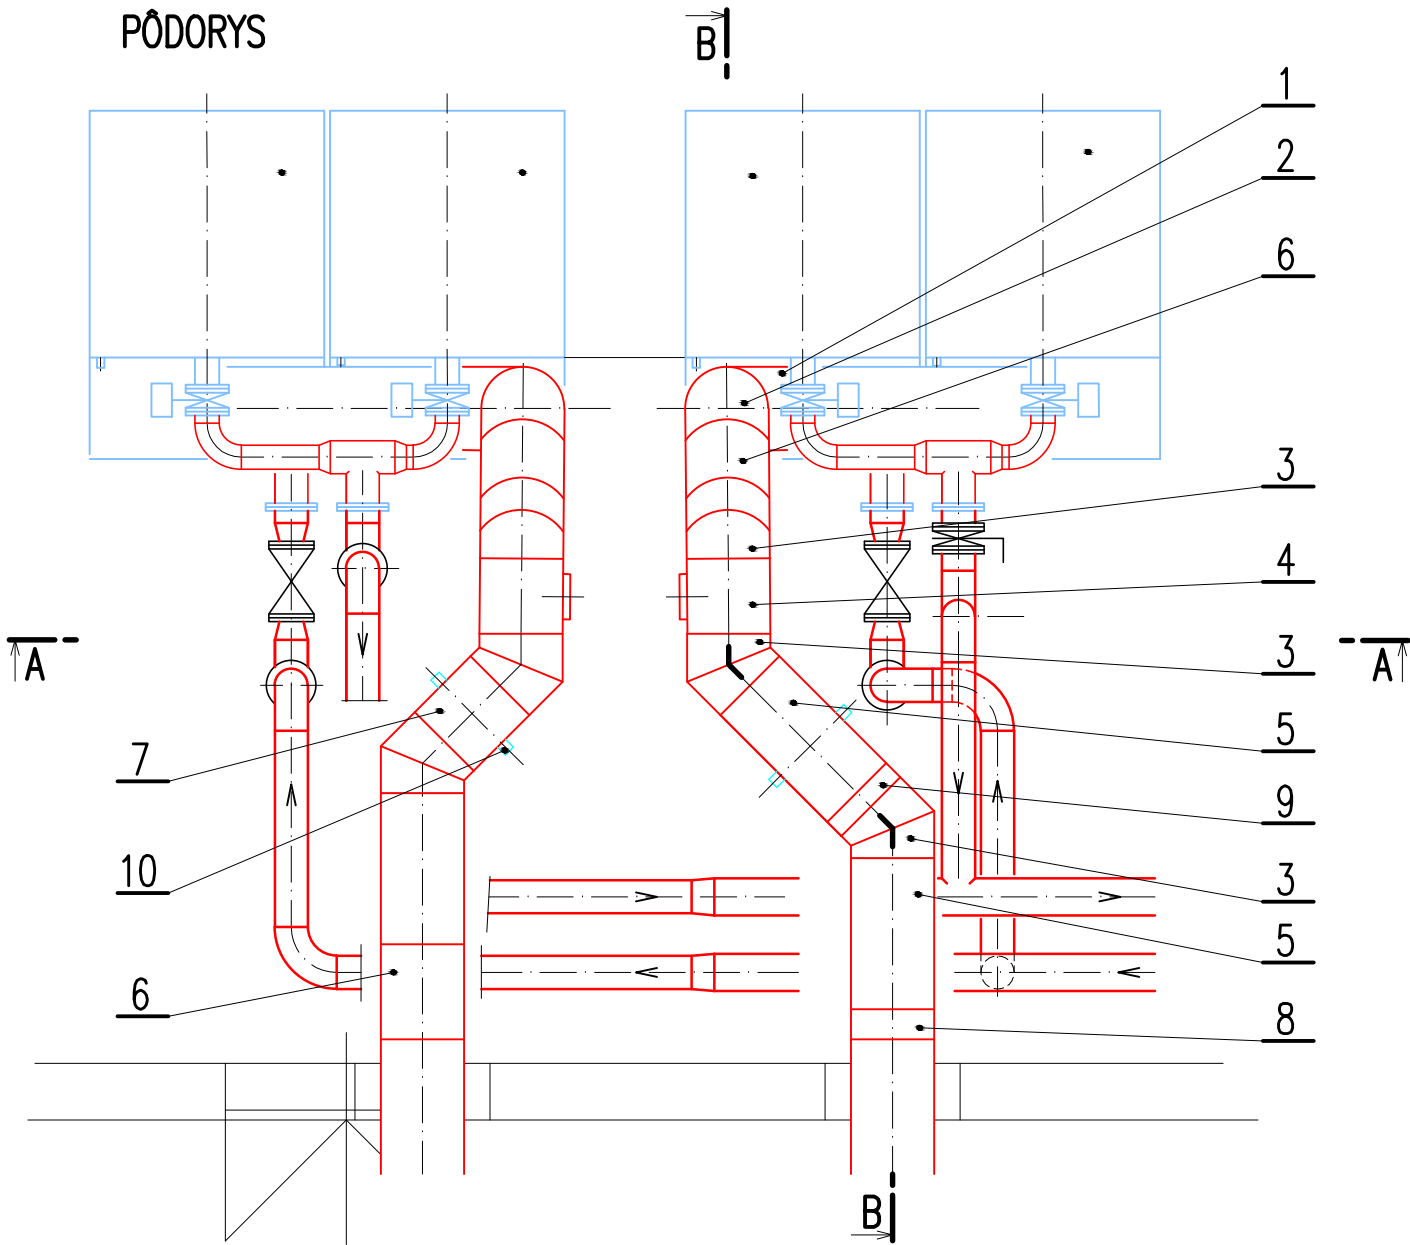

LEGENDA

TROJVRSTVOVÉ KOMÍNOVÉ DIELY Z NEHRDZEVEJUCEJ OCEĽI  
PRE PRETLAKOVÉ KONDENZAČNÉ SPAĽOVANIE ZEMNÉHO PLYNU DN550

- |    |                                     |      |
|----|-------------------------------------|------|
| 1  | PRECHODOVÝ DIEL DN500/550           | 2 ks |
| 2  | KOLENO 90°                          | 2 ks |
| 3  | KOLENO 45°                          | 6 ks |
| 4  | SPALINOVÁ RÚRA S KONTROLNÝM OTVOROM | 2 ks |
| 5  | SPALINOVÁ RÚRA L=1000 mm            | 3 ks |
| 6  | SPALINOVÁ RÚRA L=900 mm (DOMERAŤ)   | 3 ks |
| 7  | SPALINOVÁ RÚRA L=500 mm (DOMERAŤ)   | 1 ks |
| 8  | SPALINOVÁ RÚRA L=400 mm (DOMERAŤ)   | 1 ks |
| 9  | SPALINOVÁ RÚRA L=150 mm (DOMERAŤ)   | 1 ks |
| 10 | STÁVAJÚCA KONZOLA                   | 2 ks |

S0 301-02

VYPRACOVAL	ZODP. PROJEKTANT ING. JÚLIUS KOVÁČ	HL. INŽ. PROJEKTU ING. JÚLIUS KOVÁČ	<b>PROWELD</b> spol. s r.o. <b>RAJČIANSKA 26</b> <b>821 07 BRATISLAVA</b>	
OBJEDNÁVATEĽ	MPBH ŠAMORÍN, s.r.o. Veterná 23/D, Šamorín			
MIESTO STAVBY	Šamorín			
NAZOV STAVBY	PRESTAVBA TEPELNÝCH ZDROJOV MPBH V ŠAMORÍNE S VYUŽITÍM KOMBINOVANEJ VÝROBY TEPLA A ELEKTRICKEJ ENERGIE  ČASŤ TECHNICKÉ ÚPRAVY V KOTOLNI K1 – STROJNÁ ČASŤ		STUPEŇ P	FORMÁT
ČASŤ			DÁTUM 11.2021	Č.ZÁK. 10-00/2021
NAZOV VÝKRESU			MIERKA 1:50	Č. ARCH.
ÚPRAVA SPALINOVODOV PRE KOTLY			Č. PRÍLOHY 7	Č. SÚPRAVY