


VSakovacie zariadenia


M 1:25

Rez 1-1

Filtračná šachta "FŠ 2"

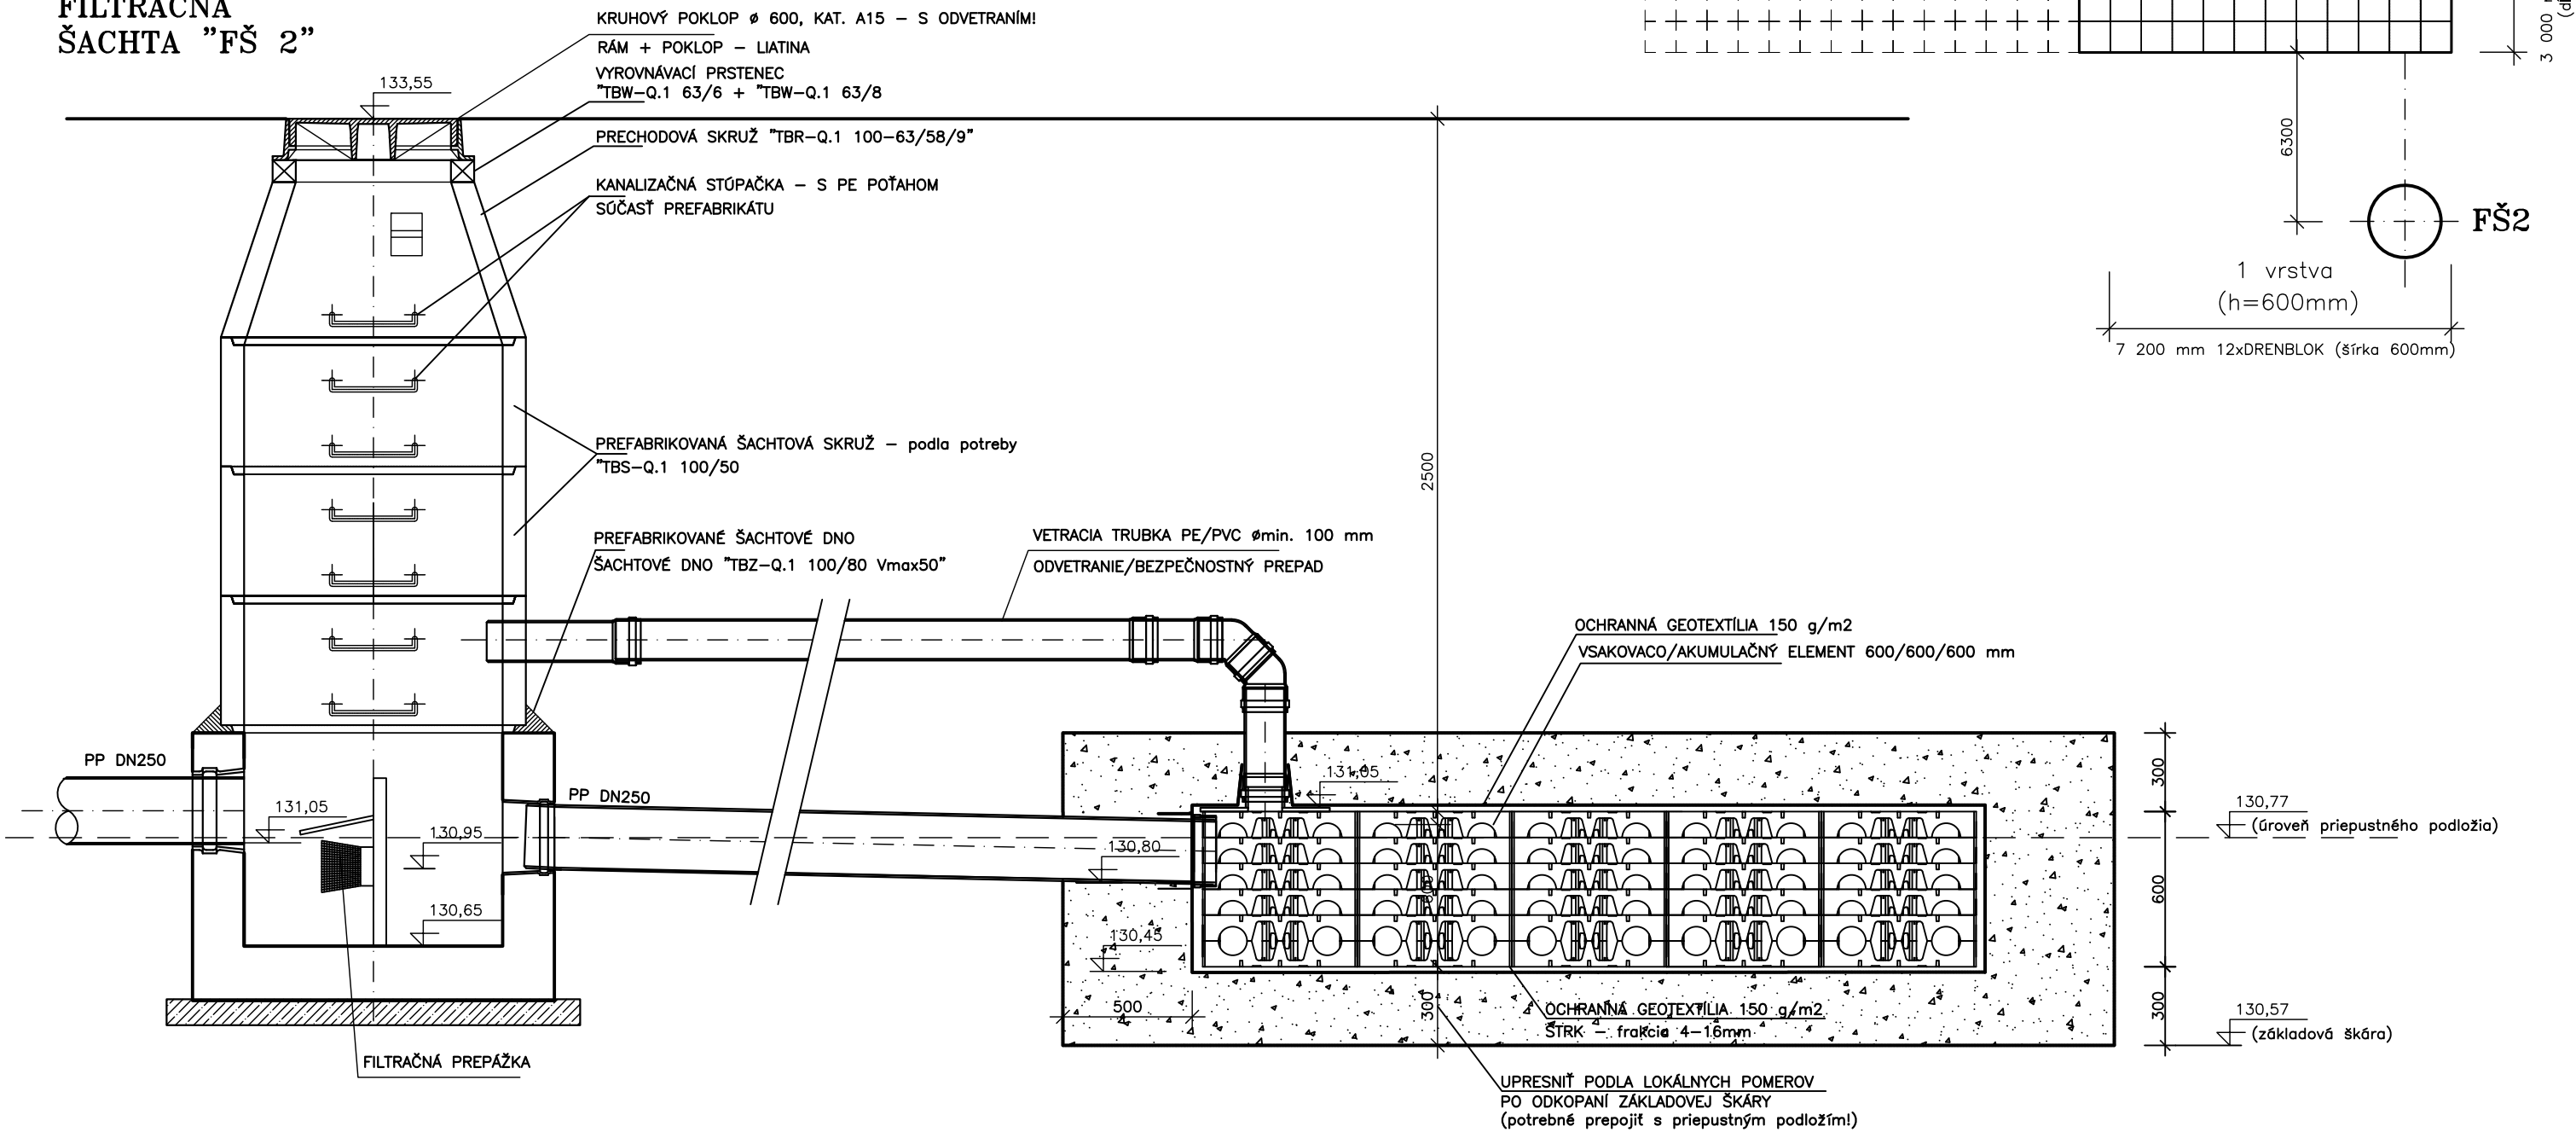

KLADAČSKÁ SCHÉMA:

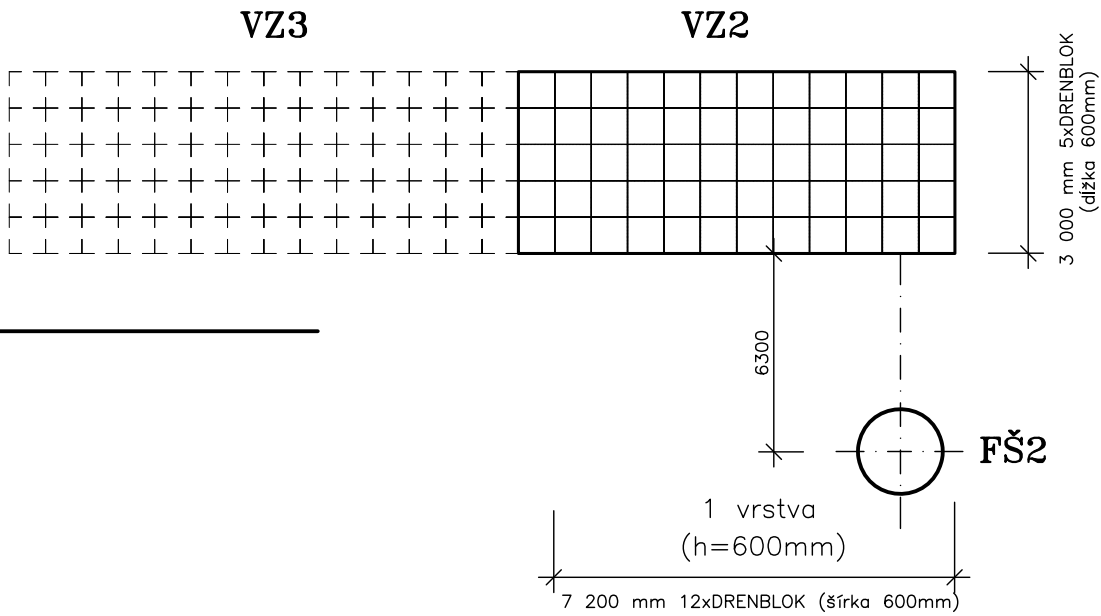


PODMIENKY ULOŽENIA DRENBLOK

- BLOKY SA UKLADAJÚ NA UROVNANÚ ZÁKLADOVÚ ŠKÁRU.
- MATERIÁL POD BLOKMI NESMIE POŠKODIŤ GEOTEXTÍLIU
- ZÁSYB BLOKOV JE MOŽNÝ VÝKOPKOM
- MATERIÁL ZÁSYPU NESMIE POŠKODIŤ GEOTEXTÍLIU
- MIERA ZHUTNENIA ZÁSYPU SA PRISŔOBUJE POŽIADAVKÁM ÚPRAVY POVRCHU (ZELEŇ, SPEVNENÁ PLOCHA)
- PO ZÁSYPE 1.0 m NAD BLOKMI JE MOŽNÉ ZATIAŽIŤ BLOKY ŤAŽKOU DOPRAVOU
- MAXIMÁLNA HLBKA ZÁKLADOVEJ ŠKÁRY 3,0 m
- MAXIMÁLNE KRYTIE 2,4 m

AUTORIZACE / AUTHORIZATION

 SCHEMA / SCHEME



±0,000 = 133,500m n.m.
SOŤR. SYSTÉM S-JTSK / GRID SYSTEM S-JTSK,
VÝŠKOVÝ SYSTÉM BpV / VERTICAL SYSTEM BpV

GENERÁLNY PROJEKTANT BD / HEAD DESIGNER

www.the-buro.cz

TheBuro

s.r.o.

Tuřkova 24a, Brno 602 00

Tel.: +420 607 911 704

Email: info@the-buro.cz

OBJEDNATEL / CLIENT



Hlavné mesto Slovenskej republiky
Bratislava
Prímasiálne nám. 1,
814 99 Bratislava

GENERÁLNY PROJEKTANT DÚ / HEAD DESIGNER

OBERMEYER

HELÍKA s.r.o.

Lamačská cesta 3/B, Bratislava 841 04

Tel.: +421 238 105 223

Email: info@obermeyer.sk

PROJEKTANT / DESIGNER

Ing. DANIEL ŠABLICA

Ondrejovova 3168/22

Bratislava 821 03

Tel.: +421 905 547 831

Email: sablica.daniel@gmail.com

VYPRACOVAL / DRAWN BY

ING. DANIEL ŠABLICA

KONTROLOVAL / CHECKER

ING. ZUZANA KUČTOVÁ

ZODP. PROJEKTANT / RESPONSIBLE

ING. DANIEL ŠABLICA

SCHVÁLIL / APPROVER

ING. VLADIMÍR VALENT

NÁZOV ZAKÁZKY / PROJECT NAME

BYTOVÝ DOM TERCHOVSKÁ A DOTKNUTÉ ÚZEMIE

STUPEŇ PD / PROJECT STAGE

DSP v podrobnosti DRS

MIERKA / SCALE

1:25

DÁTUM VYDANIA / DATE OF ISSUE

06.2023

POČET A4 / NUMBER OF A4

6 A4

NÁZOV OBJEKTU SOHO / OBJECT NAME

408 - DAŽĎOVÁ KANALIZÁCIA POVRCHOVÝCH PARKOVACÍCH MIEST

NÁZOV PROFESNÉHO DIELU / PROFESSION PART

000

NÁZOV DOKUMENTU / DOCUMENT NAME

VSakovacie zariadenie

NÁZOV SÚBORU / FILE NAME

2110109_ DSP _ _ E _ 408 _ 000 _ _ 3006 _ 00

ČÍSLO PROJEKTU

PROJECT NUMBER

STUPEŇ PD

PROJECT STAGE

OBCHODNÝ SÚBOR

BUSINESS PART

ČASŤ

PART

SO / IO

OBJECT NAME

PROFESNÝ DIEL

PROF. PART

DILATÁCIA

DILATATION


ČÍSLO DOKUMENTU

DOCUMENT NUMBER

REVÍZIA

REVISION

PŮDORYS

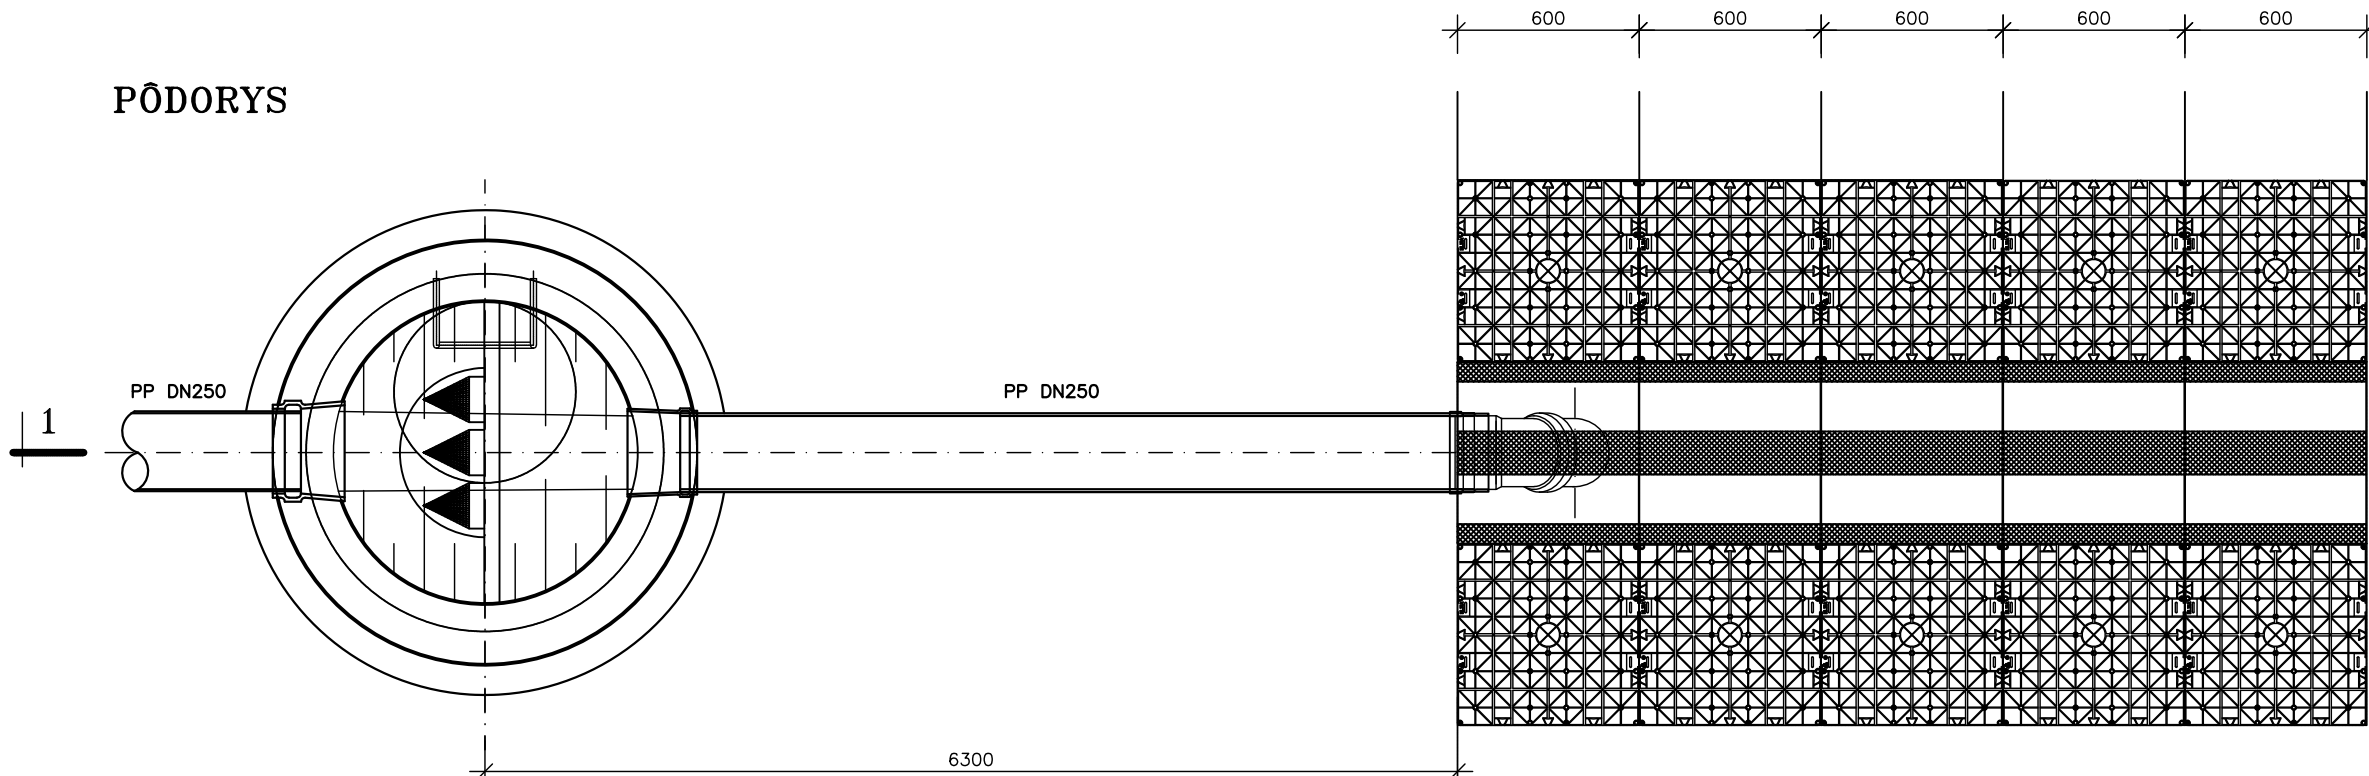

FILTRAČNÁ ŠACHTA "FŠ 2"