


PŮDORYS 1.NP – UMÝVÁRNA 1,2 – ELEKTROINSTALACE

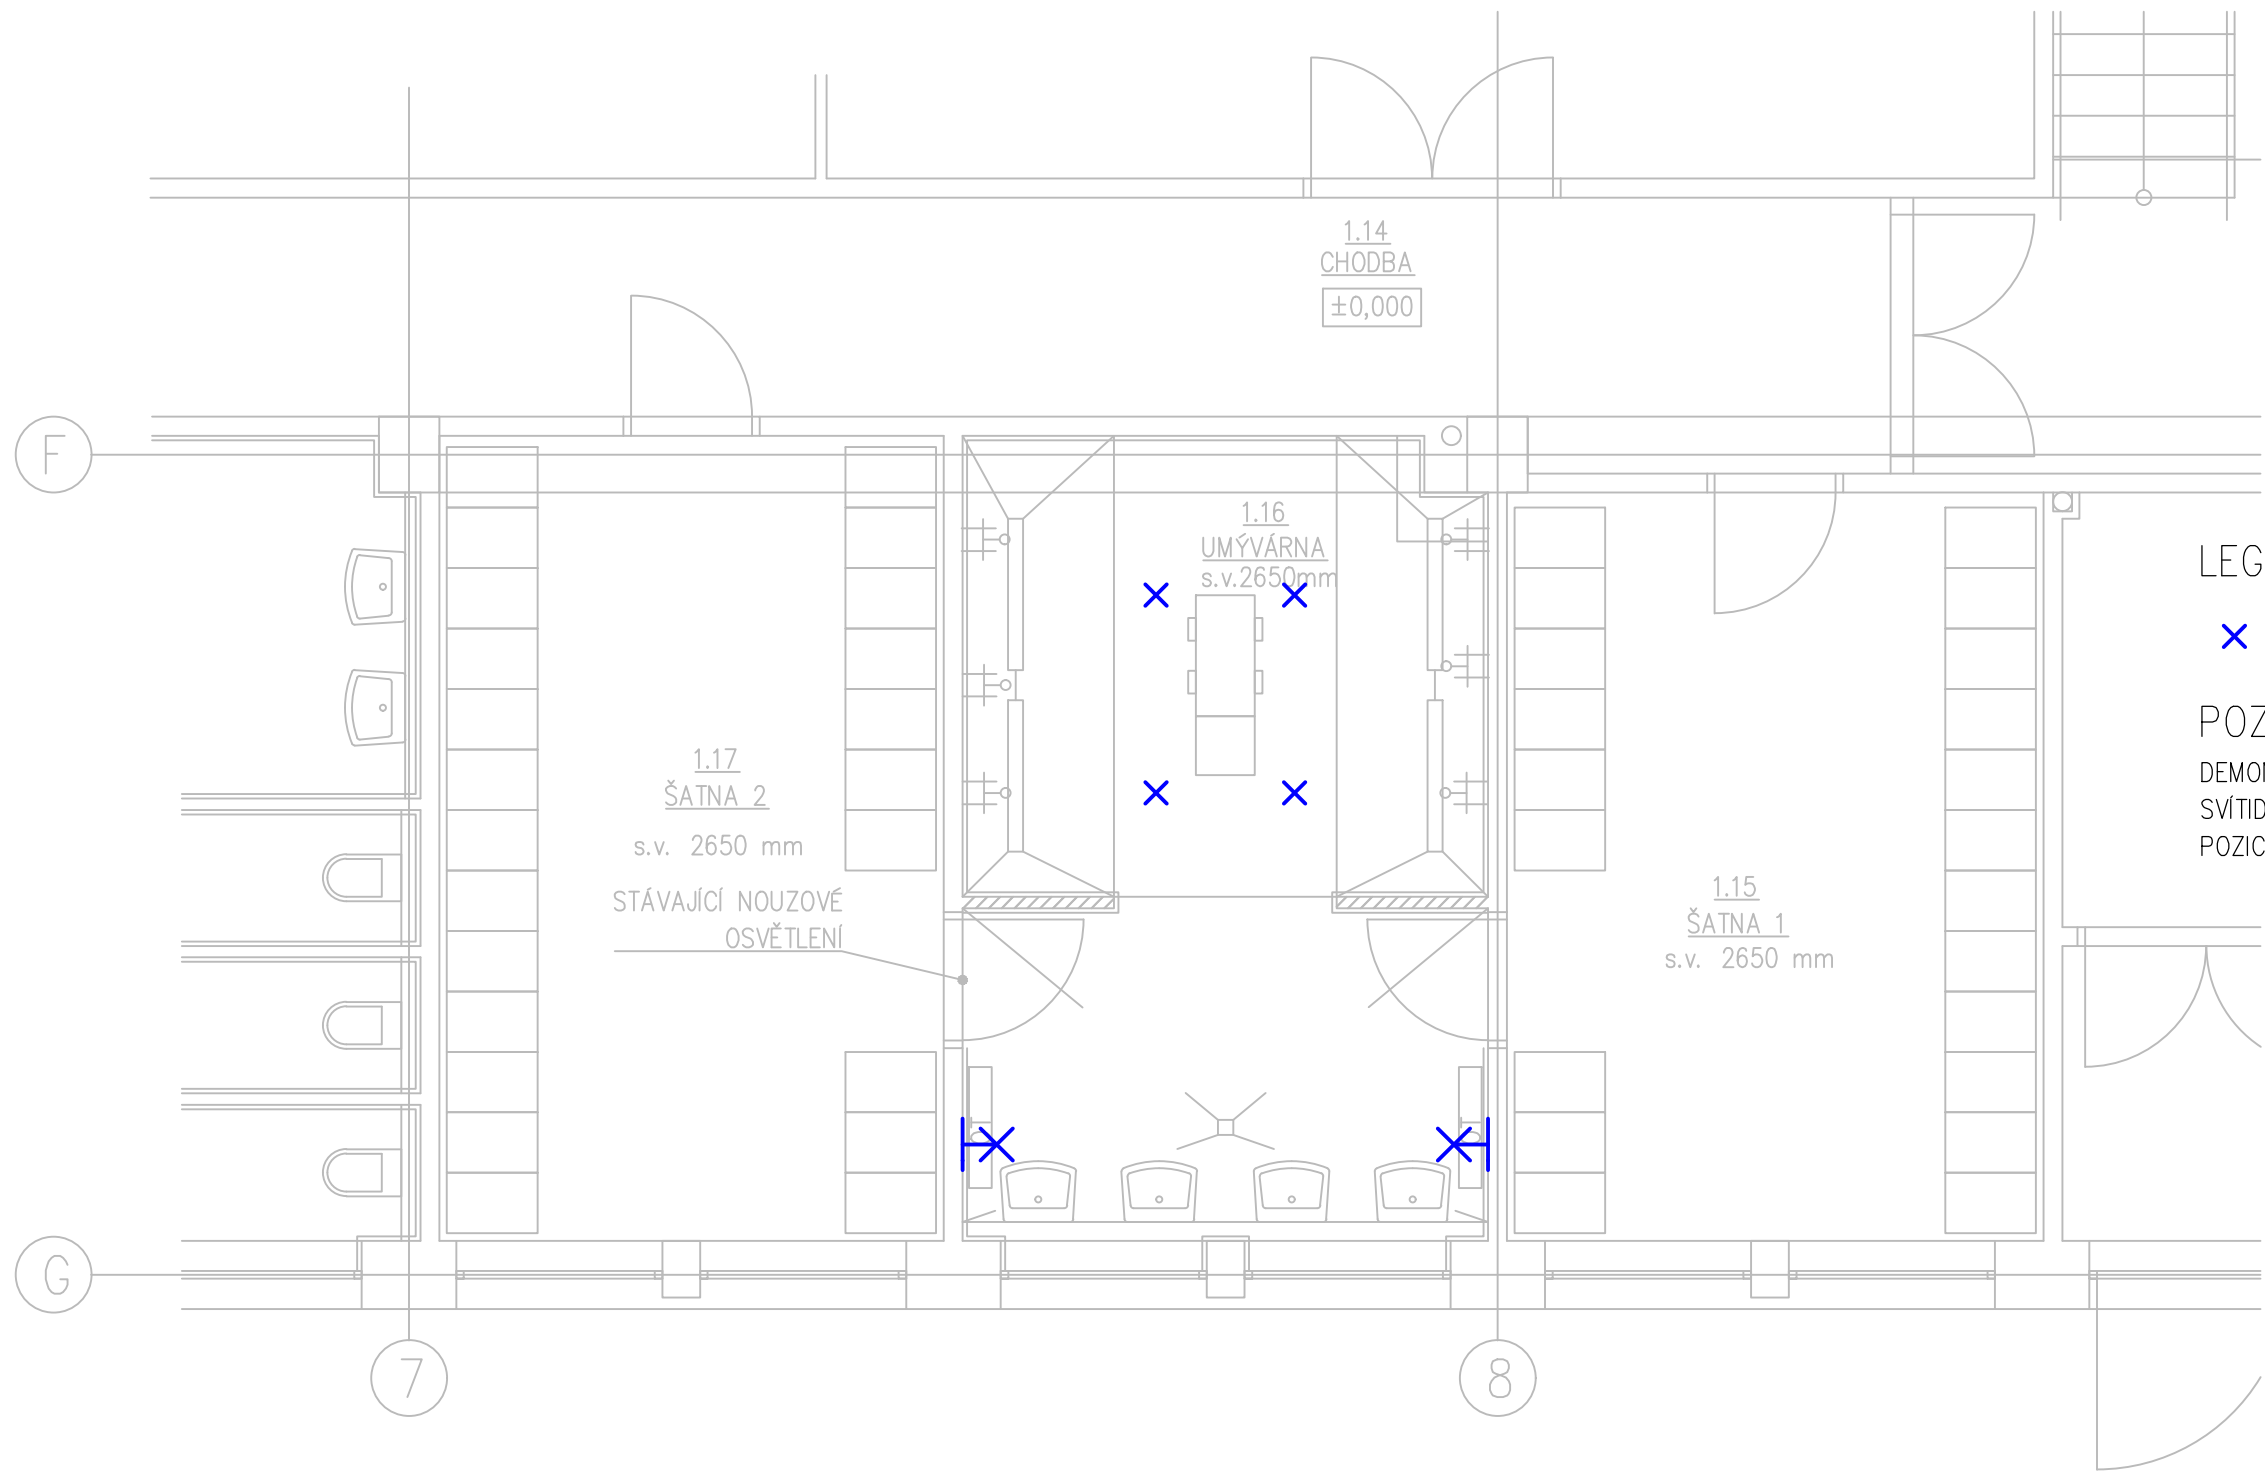

LEGENDA POUŽITÝCH ZNAČEK:

×    × – SVÍTIDLO LED STROPNÍ / NÁSTĚNNÉ

POZNÁMKY:

DEMONTÁŽ STÁVAJÍCÍCH STROPNÍCH (4ks) A NÁSTĚNNÝCH SVÍTIDEL (2ks), MONTÁŽ NOVÝCH LED SVÍTIDEL NA STEJNOU POZICI VE STEJNÉM POČTU KUSŮ.

LEGENDA MÍSTNOSTÍ 1.NP					
OZN.	MÍSTNOST	[m²]	PODLAHA	STĚNA	STROP
1.14	CHODBA	–	PVC	PL 50, VOŠ	VOŠ, MK PODHLED
1.15	ŠATNA 1	17,57	PVC	PL 50, VOŠ	VOŠ
1.16	UMÝVÁRNA	17,76	KER. DLAŽBA	KO 2250, VOŠ	VOŠ
1.17	ŠATNA 2	17,77	PVC	PL 50, VOŠ	VOŠ
UPRAVOVANÁ UŽITNÁ PLOCHA		53.10			

ODPOV. PROJEKTANT:		VYPRACOVAL:		PARÉ:		dnprojekce s.r.o. Kamenec 1685 768 61 Bystřice pod Hostýnem e-mail: dnprojekce@dnprojekce.cz			
		ING. DAVID NĚMEC							
STAVEBNÍK: Město Bystřice pod Hostýnem Masarykovo nám. 137, 768 61 BpH			PARCELA: st.3267		ČKAIT:				FORMÁT: A3
AKCE: Rekonstrukce umývárny sportovní haly SD Sušil, Bystřice pod Hostýnem			MÍSTO: Bystřice p.H.		Č. ZAK:			23.X.014	VÝKRES:  07
					DATUM:	10/2023			
					STUPEŇ:	DVZ			
PŘÍLOHA: PŮDORYS 1.NP–UMÝVÁRNA 1,2–ELEKTROINSTALACE				OBJEKT: S0.01			MĚŘÍTKO: 1:50		