


łączy arkusz 14

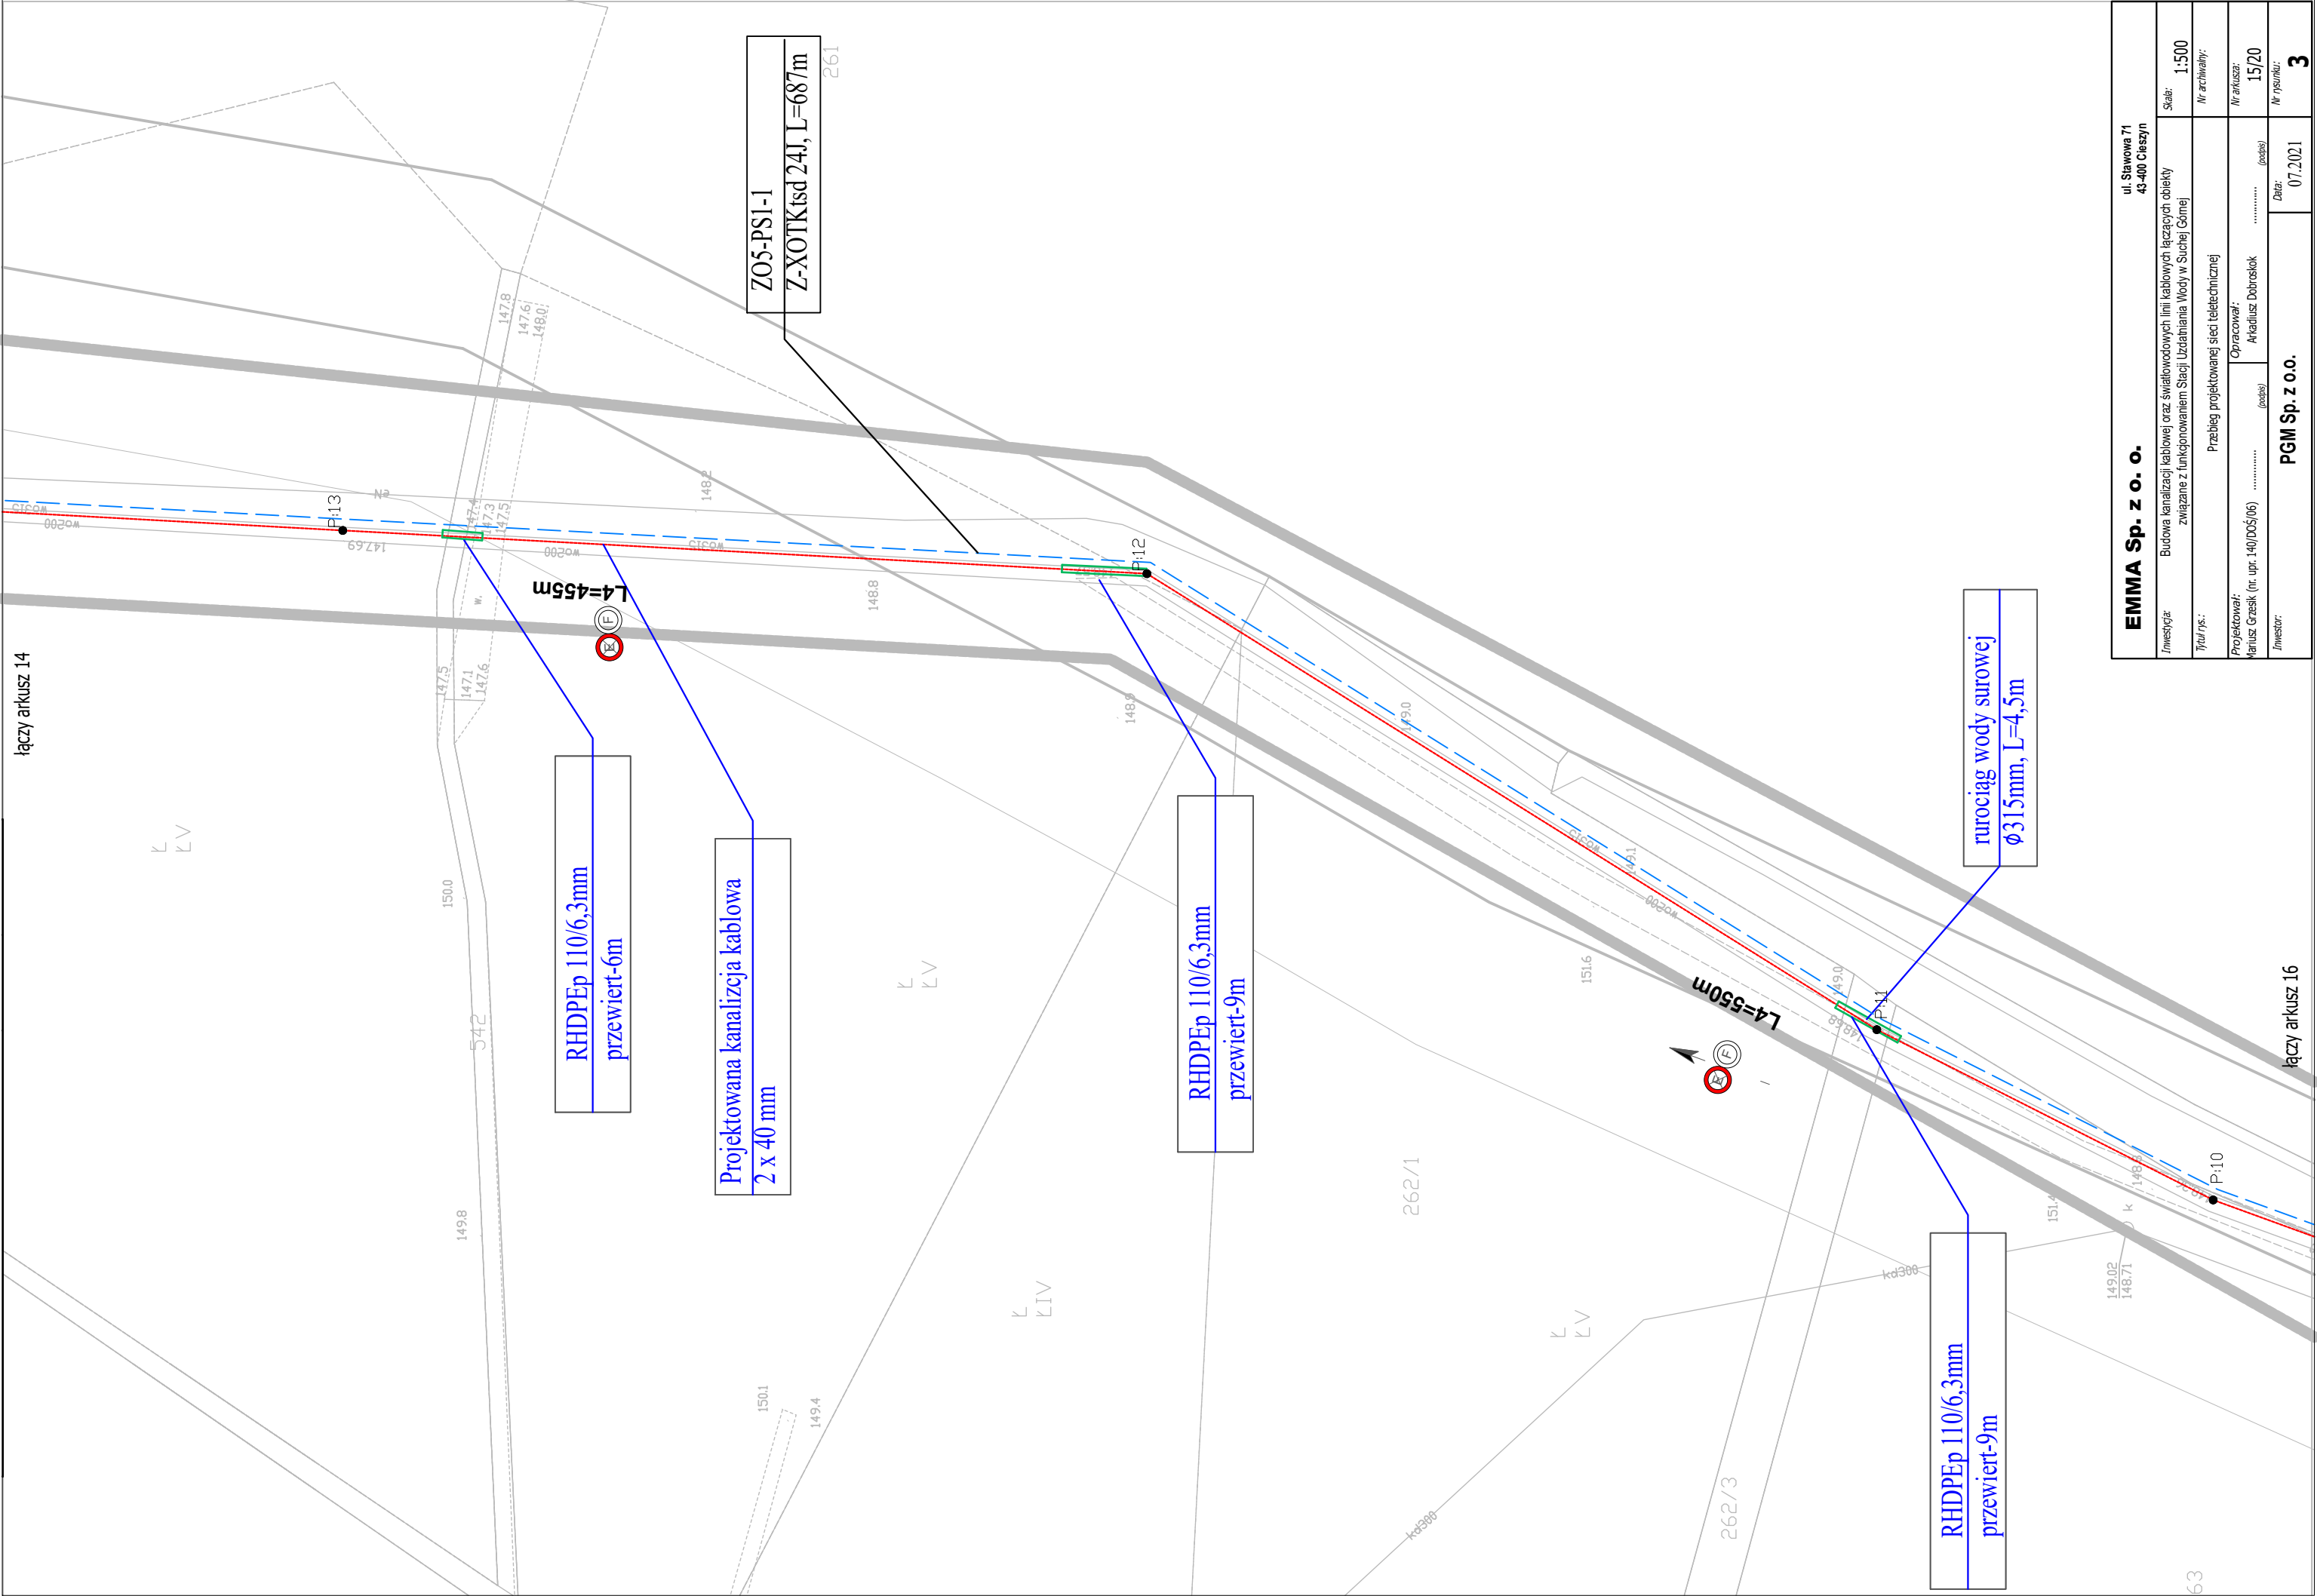

łączy arkusz 16

ul. Sławowa 71 43-400 Cieszyń			
Inwestycja: Budowa kanalizacji kablowej oraz światłowodowych linii kablowych łączących obiekty związane z funkcjonowaniem Stacji Uzdatniania Wody w Suchej Górze		Skala: 1:500	
Wykryś: Przebieg projektowanej sieci teletechnicznej		Nr arkusza: 15/20	
Projektował: Mariusz Grzesik (nr. upr. 140/DDŚ/06)		Opracował: Arkadiusz Dobroskok	
Inwestor: PGM Sp. z o.o.		Data: 07.2021	
		Nr rysunku: 3	