



RHDPEp 110/6,3mm
przecisk, przewiert

RHDPEp 110/6,3mm
przecisk, przewiert

EMMA Sp. z o.o.				ul. Stawowa 71 43-400 Cieszyń	
Inwestycja:		Budowa kanalizacji kablowej oraz światłowodowych linii kablowych łączących obiekty związane z funkcjonowaniem Stacji Uzdatniania Wody w Suchej Górze			
Skala:		1:500			
Tytuł rys.:		Przebieg projektowanej sieci teletechnicznej			
Projektował: Mariusz Grzesik (nr. upr. 1407005/06)		Opracował: Arkadiusz Dobroszok		(podpis)	
Inwestor:		PGM Sp. z o.o.		Data: 03.2022	
				Nr rysunku: 3	

URZĄD GMINY POLKOWICE
Rynek
59-100 POLKOWICE
woj. dolnośląskie

Załącznik graficzny do decyzji/pisma
nr 7230/24.2022 z dnia 27.04.2022 r.
nr z dnia

z up. B. MARZENA
Marzena Ojnik
Dyrektor Wydziału Komunalnego



RHDPEp 110/6,3mm
przecisk, przewiert

RHDPEp 110/6,3mm
przecisk, przewiert

RHDPEp 110/6,3mm
przecisk, przewiert

RHDPEp 110/6,3mm
przecisk, przewiert

RHDPEp 110/6,3mm
przecisk, przewiert

URZĄD GMINY POLKOWICE
Rynek 1
59-100 POLKOWICE
woj. dolnośląskie

Załącznik graficzny do decyzji/pisma
nr KPH.730.20.2017 z dnia 27.04.2022 r.

z dnia 27.04.2022 r.
z up. BURMISTRZA

Marek Chojnacki
Dyrektor Wydziału Komunalnego

EMMA Sp. z o.o. ul. Sławowa 71 43-400 Cieszyń	
Inwestor: Budowa kanalizacji kablowej oraz światłowodowych linii kablowych łączących obiekty związane z funkcjonowaniem Stacji Uzdatniania Wody w Suchej Górze	Skala: 1:500
Tytuł/rsc: Przebieg projektowanej sieci teletechnicznej	Nr arkusza: 16/19
Projektował: Janusz Grzesik (nr. upr. 140/DOS/06)	Nr rysunku: 03.2022
Opracował: Arkadiusz Dobroskok	
Inwestor: PGM Sp. z o.o.	



Załącznik graficzny do ~~decyzji~~/pisma
nr KON.7230.54.2012 z dnia 27.04.2022 r.

nr z dnia
z up. BURMISTRZA
(podpis i pieczęć)
Marek Stępień
Dyrektor Wydziału Komunalnego

EMMA Sp. z o. o.

ul. Stawowa 71
43-400 Cieszyń

Investycja: Budowa kanalizacji kablowej oraz światłowodowych linii kablowych łączących obiekty związane z funkcjonowaniem Stacji Uzdatniania Wody w Suchej Górnjej

1:500

Nr archiwalny:

Nr arkusza:

17/19

Nr rysunku:

Projektował:	Opiniował:
--------------	------------

Arkadiusz Dobroskok


Investor: PGM Sp. z o.o.

COMPANY:

PGM Sp. z o.o.

ata: 03/2022

2

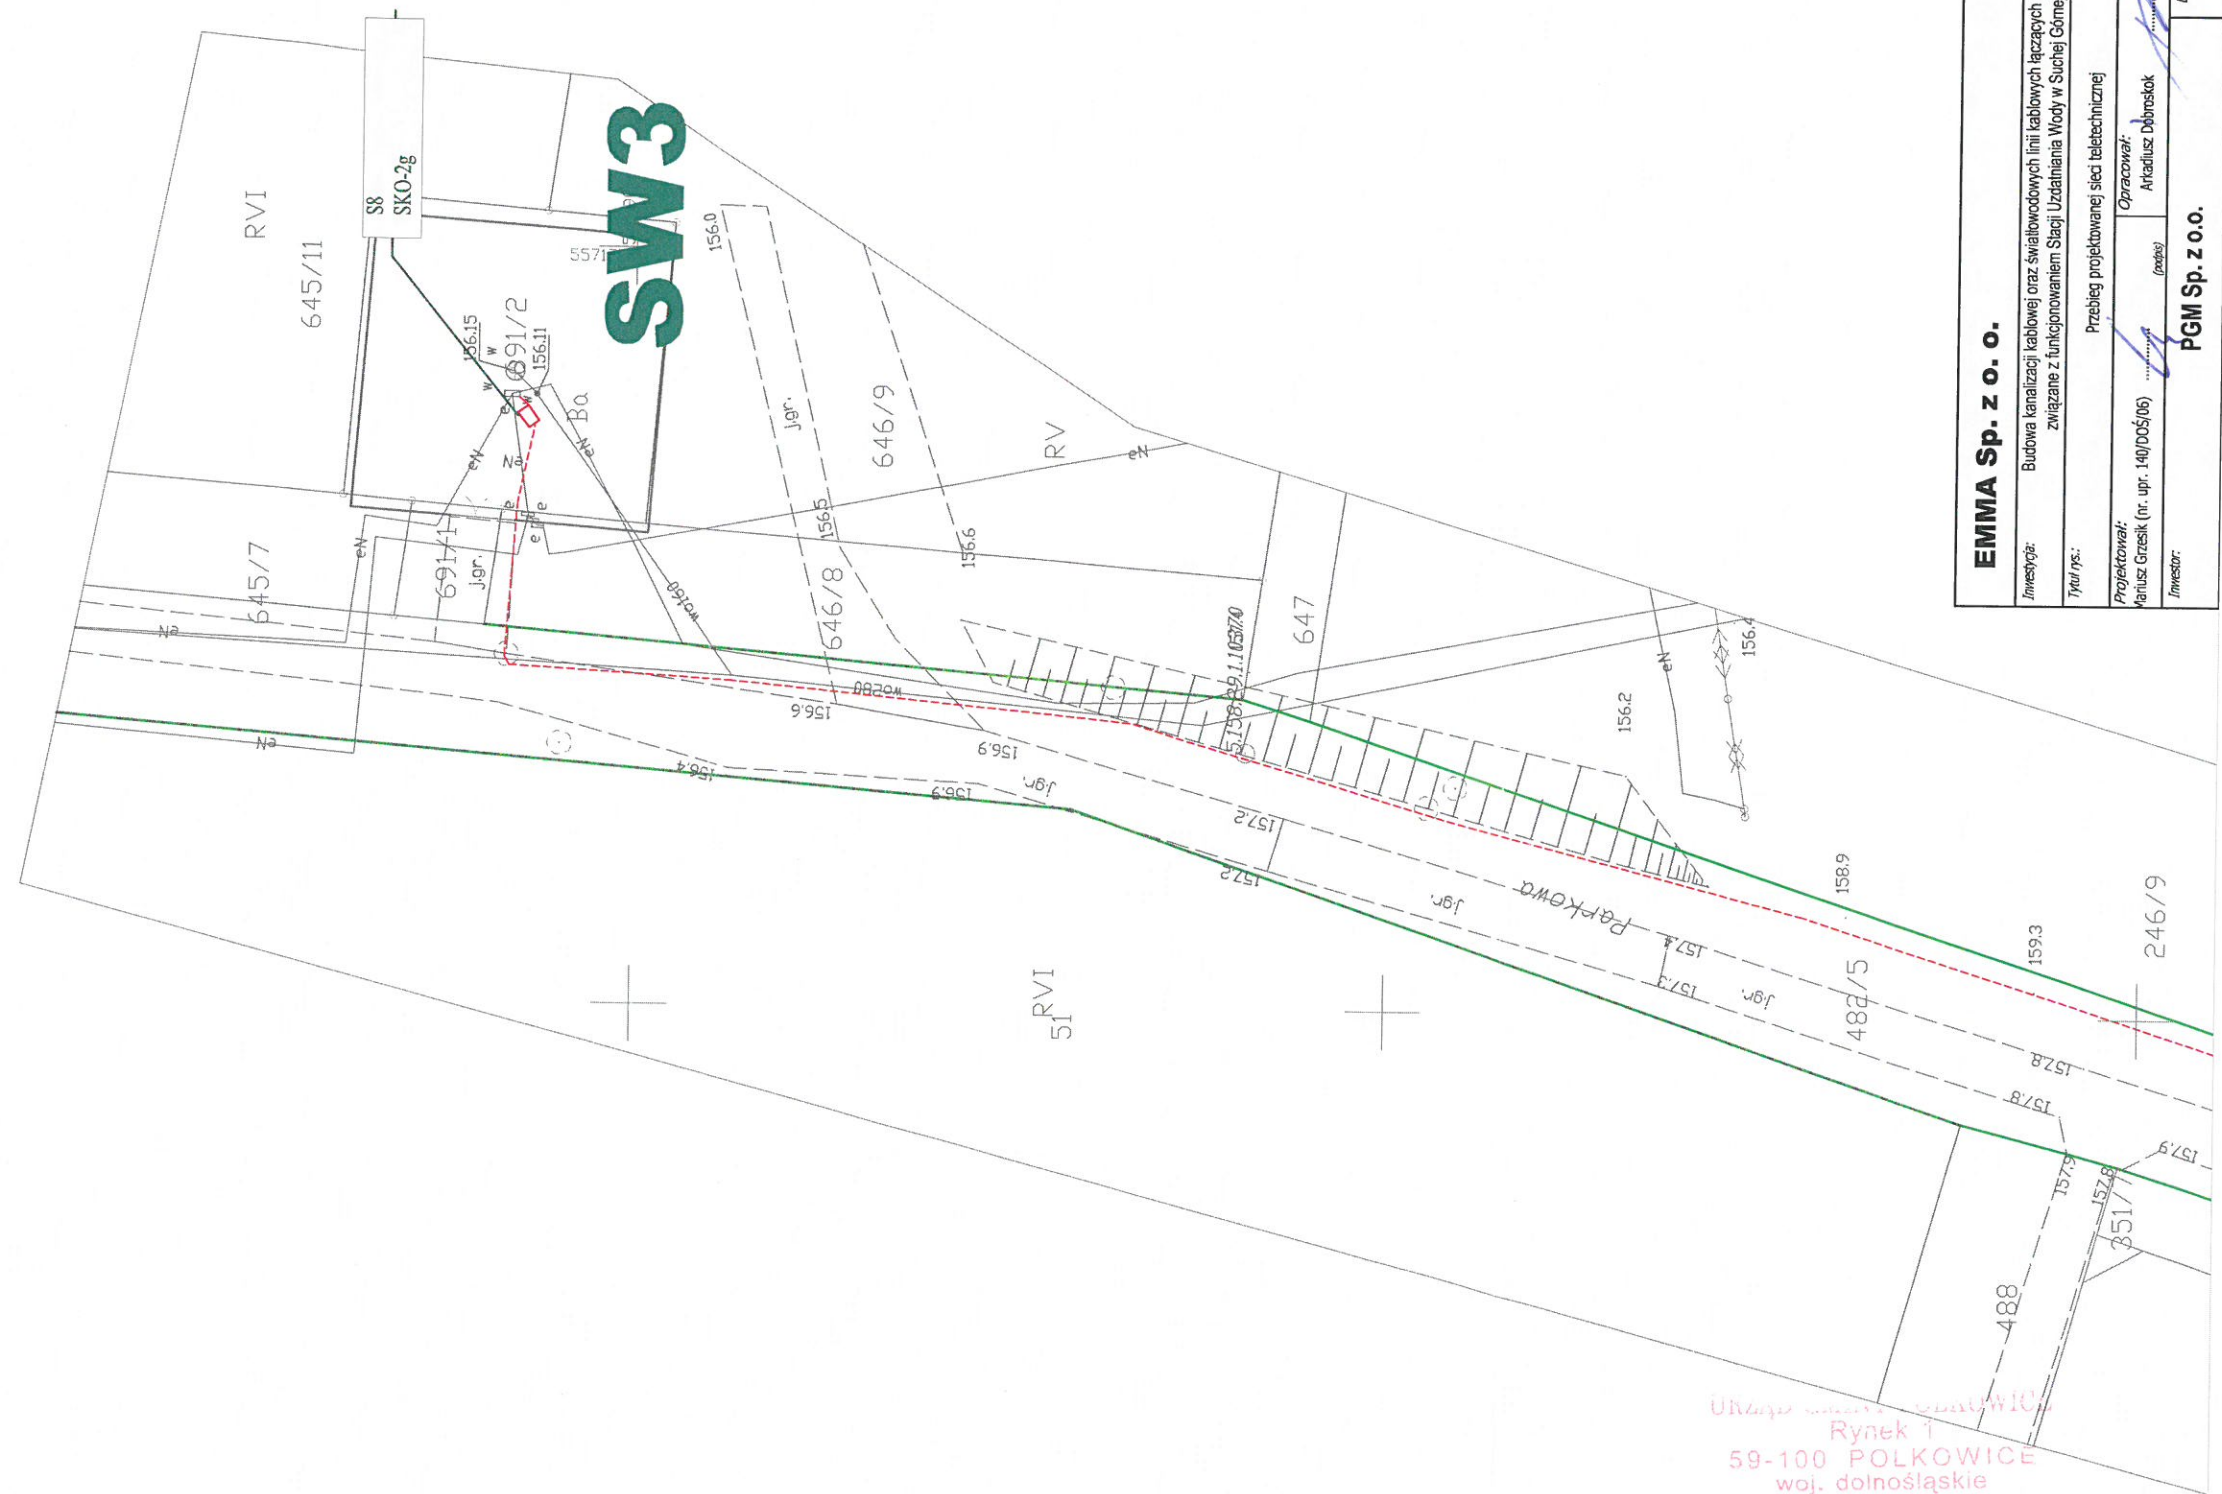

EMMA Sp. z o. o.		ul. Sławowa 71 43-400 Cieszyń
Investor:	Budowa kanalizacji kablowej oraz światłowodowych linii kablowych łączących obiekty związane z funkcjonowaniem Stacji Uzdźniania Wody w Suchej Górze	Skala: 1:500
Tytuł/ps:	Przebieg projektowanej sieci teletechnicznej	Nr arkusza:
Projektował:	Przebieg projektowanej sieci teletechnicznej	Nr arkusza: 18/19
Projektant:	Przebieg projektowanej sieci teletechnicznej	Nr rysunku: 3
Investor:	PGM Sp. z o.o.	Data: 03.2022

Urząd Miejski w Cieszyńsku
Rynek 1
59-100 POLKOWICE
woj. dolnośląskie

Załącznik graficzny do decyzji/pisma
nr 1230.34.1021 z dnia 27.04.2022r.

nr z dnia
z up. BURMISTRZA
Majordom (wzrost)
Dyrektor Wydziału Komunalnego