


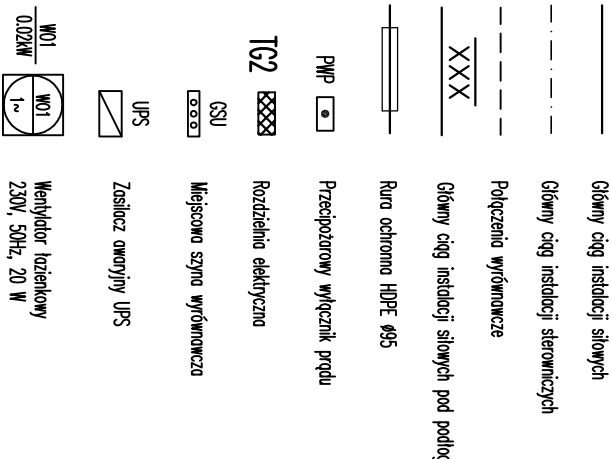

z gniazdem, l p 5

[illegible]

**UKŁAD SECI TN-C-S**  
OCHRONA OD PORAŻEN – SAŁOCZYNNIE WYŁĄCZENIE  
TN-C – PO STRONIE ZASILANIA  
TN-S – ZASILAJĄCY OBWODY ODBIORCZE

Zamawiający / inwestor:		 <b>GMINA TERESIN</b> ul. Zielona 20, 96-515 Teresin	
Nazwa projektu:		 <b>BIURO PROJEKTOWO – USŁUGOWO          BUDOWLANA – JAN WOSIK</b> ul. Koszarskiego 28A, 96-500 Sochaczew tel.: +48 602-249-437 e-mail: molonow@kol.pl	
Faza projektu:	Wzrostła i latka:	Brutto:	Wzrostła i latka:
	111.1. JARUB KUCZMERSKI	elektryczny	111.1. JARUB KUCZMERSKI
Opis projektu:	111.1. JARUB KUCZMERSKI	elektryczny	111.1. JARUB KUCZMERSKI
Sposób:			
Lokalizacja:	ul. Sochozewska 10, 96-515 Popradino		
	dz. nr ew. 41/7, dozęb 0005 Granice, gm. Teresin		
Inwestycja:	PROJEKT ROZBUDOWY Z NADBUDOWĄ BUDYNKU SZKOŁY PODSTAWOWEJ W PAROTIN		
	PLAN INSTALACJI ELEKTRYCZNEJ GNIAZD WTYKOWYCH		
Typ projektu:	RZUTY PODDASZA- SKALA 1:100		
Student:	Brutto:	Wzrostła i latka:	Wzrostła i latka:
	PT	1/2024	Wzrostła i latka:
Data:	Start:	1/2024	Wzrostła i latka:
	1:100	E-06	Wzrostła i latka:
Opis projektu:		Wzrostła i latka:	Wzrostła i latka: