


UWAGA: SYSTEM OCHRONY PRZECIWPORAŻENIOWEJ "SAMOCZYNNIE WYŁĄCZENIE ZASILANIA" W UKŁADZIE **TN-C-S** INSTALACJA WEWNĘTRZNA W UKŁADZIE **TN-S**

- L1L2L3 - przewody fazowe
- N - przewód neutralny
- PE - przewód ochronny
- PEN - przewód neutralno-ochronny

UWAGA: Miejsce montażu routera i multitswichta zależne od lokalizacji anten

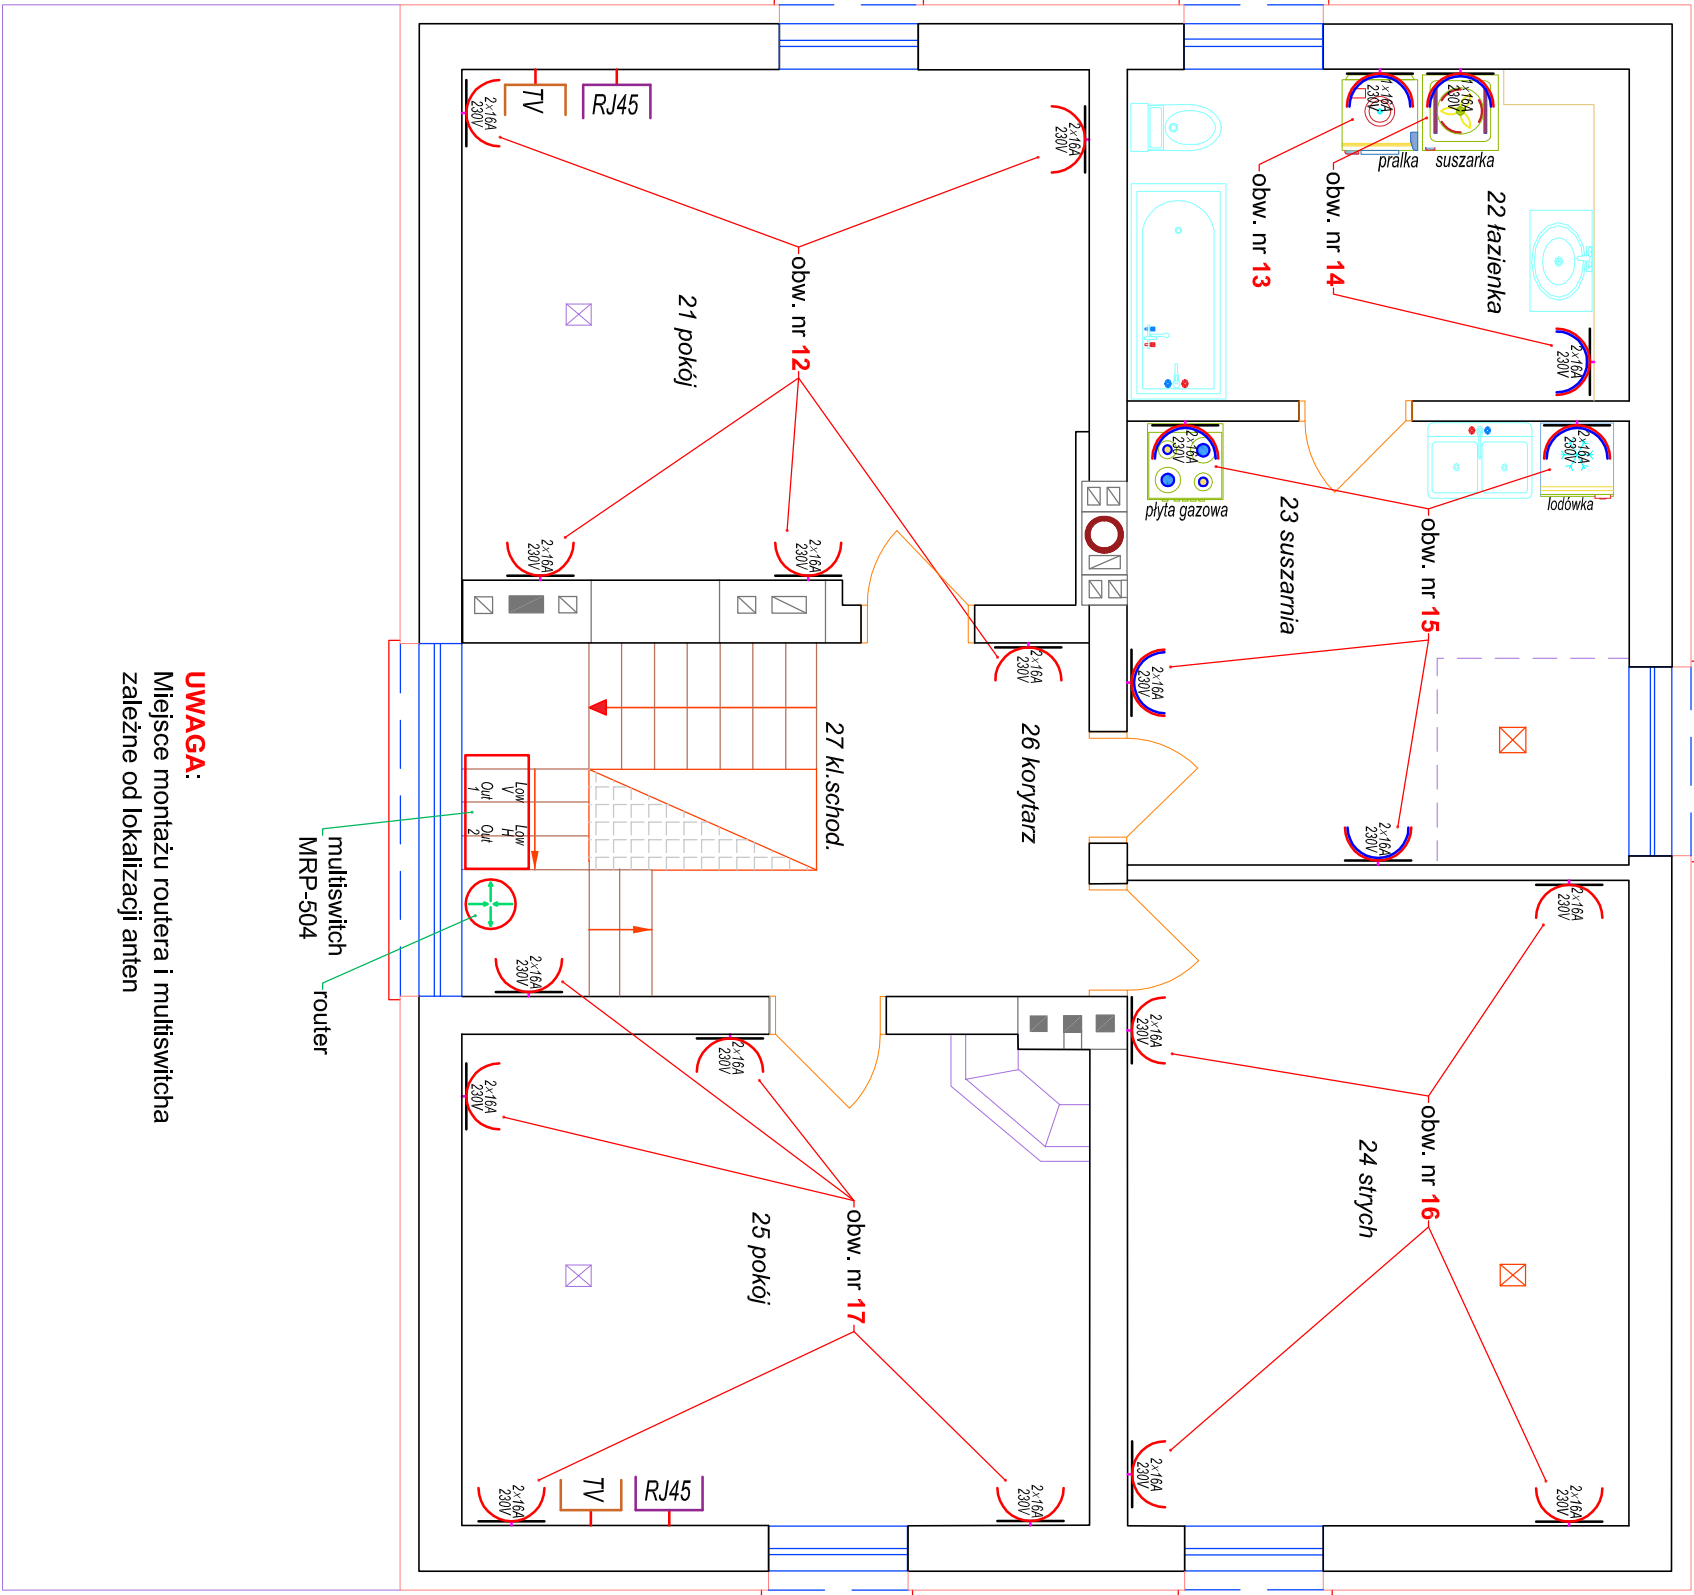

UWAGA: Lokalizację gniazd SAT/DVB-T/T2 i internetu uzgodnić z INWESTOREM

- RJ45 — gn. RJ45-internet
- TV — gn. SAT/DVB-T/T2
- gn. wt. 2×16[A]/230[V], IP20 YDYżo 3×2,5[mm²]_{300/500[V]} obw. SAT/TV
- gn. wt. 2×16[A]/230[V], IP20 YDYżo 3×2,5[mm²]_{300/500[V]} obw. internet
- gn. wt. 2×16[A]/230[V], IP20 YDYżo 3×2,5[mm²]_{300/500[V]} obw. nr X
- gn. wt. 2×16[A]/230[V], IP44 YDYżo 3×2,5[mm²]_{450/750[V]} obw. nr X
- gn. wt. 1×16[A]/230[V], IP44 YDYżo 3×2,5[mm²]_{450/750[V]} obw. nr X

Obiekt	Budynek mieszkalny - leśniczówka			
Budowa	Leśnictwo Woziwoda, obr. ewid.Kłoczek [0003], jed. ewid.Tuchoła-Obszar Wlejski [041606_5], dz. nr 8140/3			
Inwestor	Nadleśnictwo Woziwoda, woziwoda 3, 89-504 Legbąd			
Przedmiot	Poddasze - instalacja elektryczna gniazda SAT/TV i internetu skala:1:50			
Branża	Elektryczna	rys. E8		
Projektant	Ryszard Kowalski	upr. bud. UAN-KZ -7210/152/87 specj. instal.-mżynier. w branży	data	podpis
			30.04.2025 r.	