


NAVRHOVANÝ STAV

JESTVÚJÁ KANALIZÁCIA
VEDÚCA MIMO BUDOVY

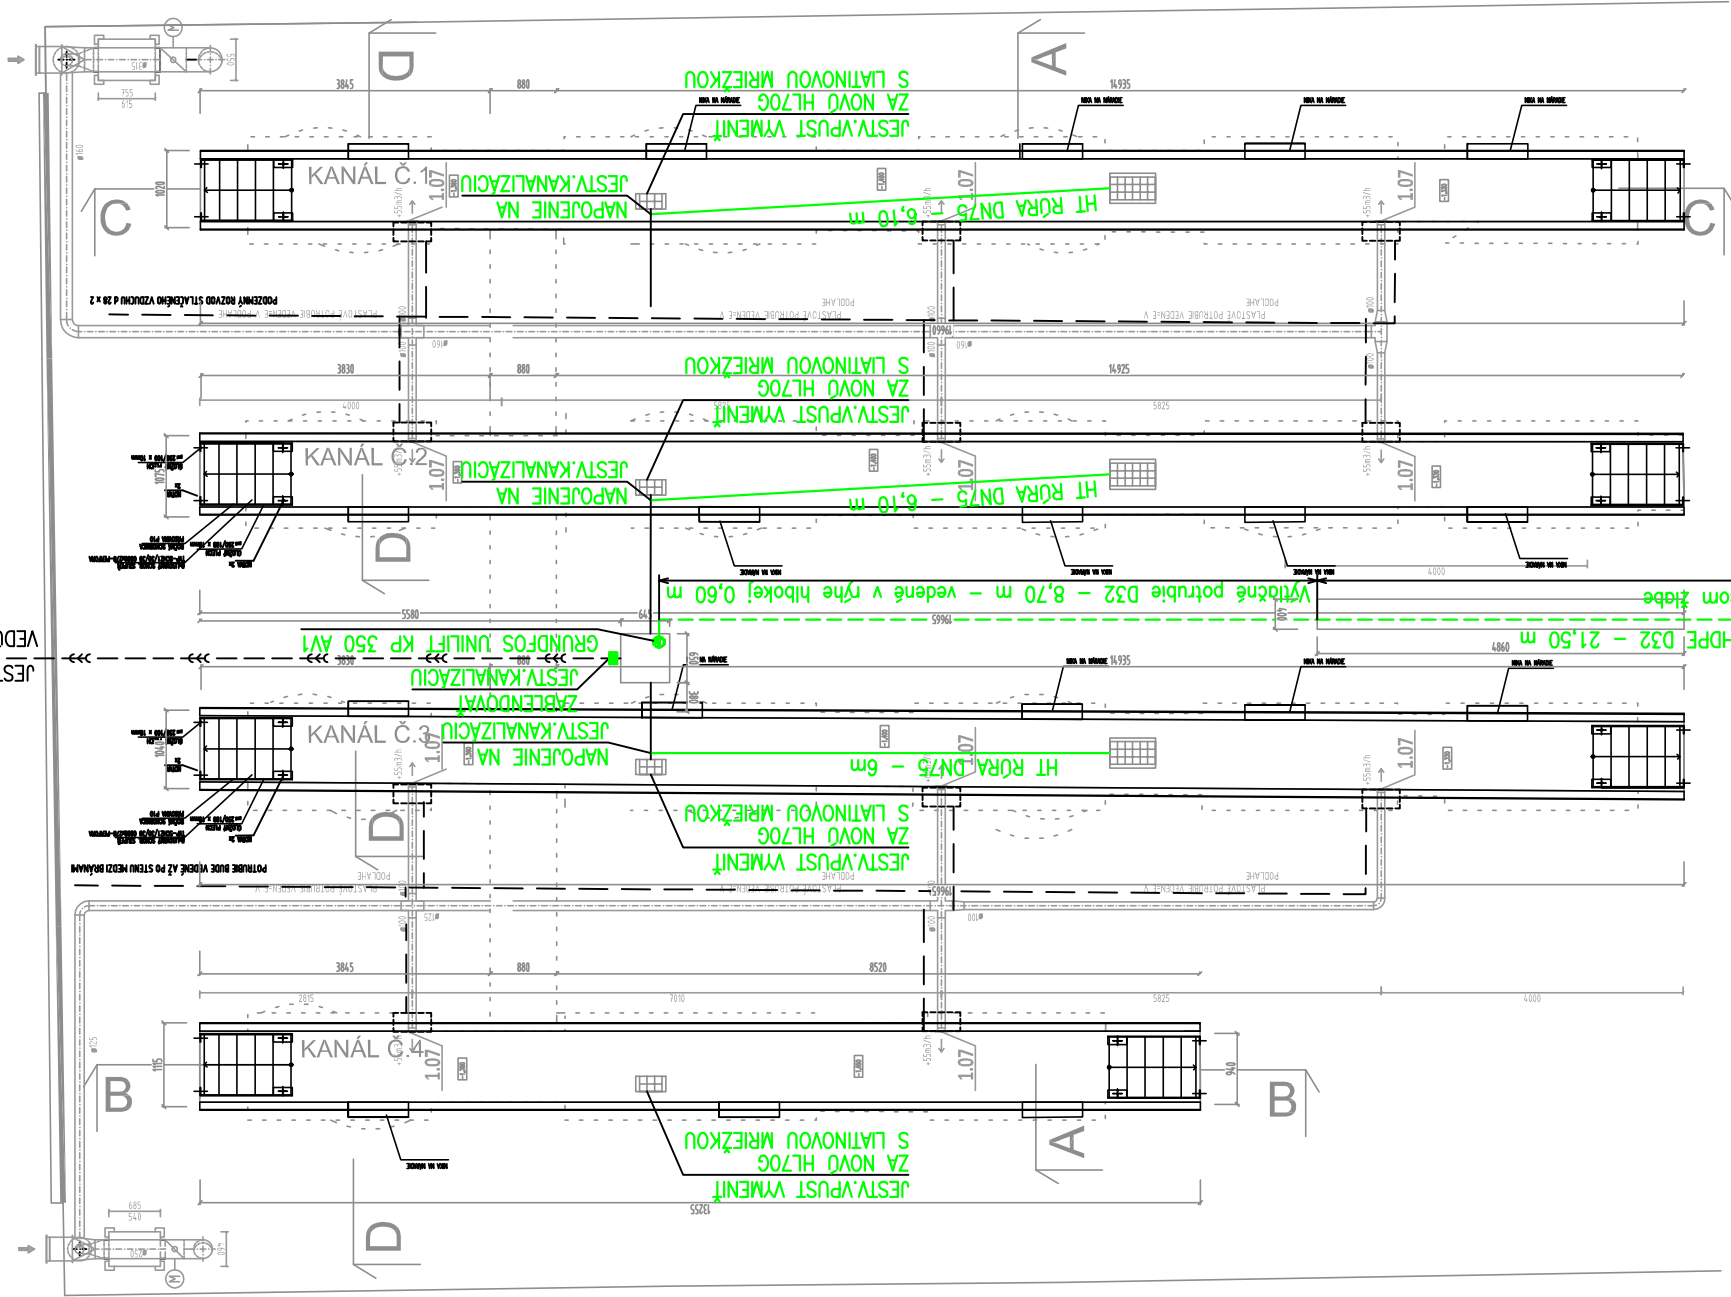

LEGENDA :

- EXISTUJÚCE KONŠTRUKCIE
- NOSNÁ ŽELEŽOBETÓNOVÁ KONŠTRUKCIA
- SPEVNENÁ ZEMINA
- NAVRHOVANÉ KONŠTRUKCIE
- VZDUCHOTECHNIKA
- ZDRAVOTECHNIKA
- ROZVODY STLAČENÉHO VZDUCHU
- ELEKTRIKA
- OZNAČENIE ZÁMOČNÍCKEHO VÝROBKU

- TECHNICKÁ SPRÁVA JE NEODELITELNOU SÚČASŤOU TEJTO PD.
- JE NUTNÉ DODRŽAŤ VŠETKY TECHNOLOGICKÉ POSTUPY A DETAILS VÝROBCOV MATERIÁLU. JE NUTNÉ DODRŽAŤ VŠETKY TECHNOLOGICKÉ NADVÄZNOSTI STAVEBNÝCH PRÁČ, HLAVNE POŽIADAVKY NA ODDEBNENÚ A PLNE DOTVAROVANÚ KONŠTRUKCIU, ROVNAKO AJ PRESTÁVKY SPOJENÉ HLAVNE SO ZRENIM MATERIÁLU A APLIKÁCIU V REÁLNYCH KLIMATICKÝCH PODMIENKACH.
- VŠETKO VÝHOTOVÍ ŠPECIALIZOVANÁ FIRMA. DETAILS BUDÚ UPRESNENÉ V DODÁVATELSKEJ DOKUMENTÁCI PO VÝBERE DODÁVATEĽA
- VŠETKY PRIERAZY A ZMENY OPROTI PŔVODNEJ DOKUMENTÁ MUSÍ ODSÚHLASIŤ STATIK. TÁTO DOKUMENTÁCIA NENAHRADZUJE DIELENSKÚ DOKUMENTÁCIU – VÝROBNÉ VÝKRESY JE POVINNÝ VÝPRACOVAŤ DODÁVATEĽ
- VŠETKY KÓTY SÚ ORIENTAČNÉ. PRED VÝROBOU JE DODÁVATEĽ POVINNÝ VŠETKY ROZMERY NA STAVBE SKONTROLOVAŤ, ROZMERY PRVKOV UPRAVIŤ K REÁLNEMU STAVU
- PRED REALIZÁCIOU DODÁVATEĽ POSKYTNE GP NA ODSÚHLASENIE DIELENSKÚ DOKUMENTÁCIU
- VŠETKY PORUŠENÉ HYDROIZOLÁCIE JE POTREBNÉ PO UKONČENÍ PRÁČ VÝSPRÁVIŤ

ORIENTÁCIA		PROJEKTANT	AUTORIZAČNÉ RAZÍTKO	AUTORIZAČNÉ RAZÍTKO
		CITYPROJEKT, s.r.o. Adámiho 3, 841 05 Bratislava tel.: 0902 37 82 16 skype: cityprojekt e-mail: citovicky@cityprojekt.sk www.cityprojekt.sk		
Autori:	Ing.arch. Pavol Čitovický		Vypracoval:	Kontroloval:
Zodp. projektant:	MF Projekt s.r.o., Mlynskeho náhonu 11, 851 03 BRATISLAVA e-mail: m.fogmeg@gmail.com		Ing. Peter Fogmeg	Ing. Matej Fogmeg
Projektant:	CITYPROJEKT, s.r.o., Adámiho 3, 841 05 Bratislava			Mierka: 1:100
Objednávateľ:	DPB, a.s. Olejárska 1, 814 52 Bratislava			Obec: Bratislava - Nové Mesto
Názov stavby:	REKONŠTRUKCIA KANÁLOV AUTOBUSOV HALA Č.5, JURAJOV DVOR			Okres: Bratislava III
Miesto:	Vajnorská ulica Bratislava, Nové mesto, katastrálne územie č. : 804690			Dátum: 07/2025
Stavebný objekt:	SO 01 - Rekonštrukcia kanálov autobusov hala č.5, Jurajov dvor			Stupeň: DRS
Časť:	SO 01.4 - ZDRAVOTECHNIKA			
Názov výkresu:	PÔDORYS			
Číslo výkresu:				
01				