







NAVRHOVANÝ STAV

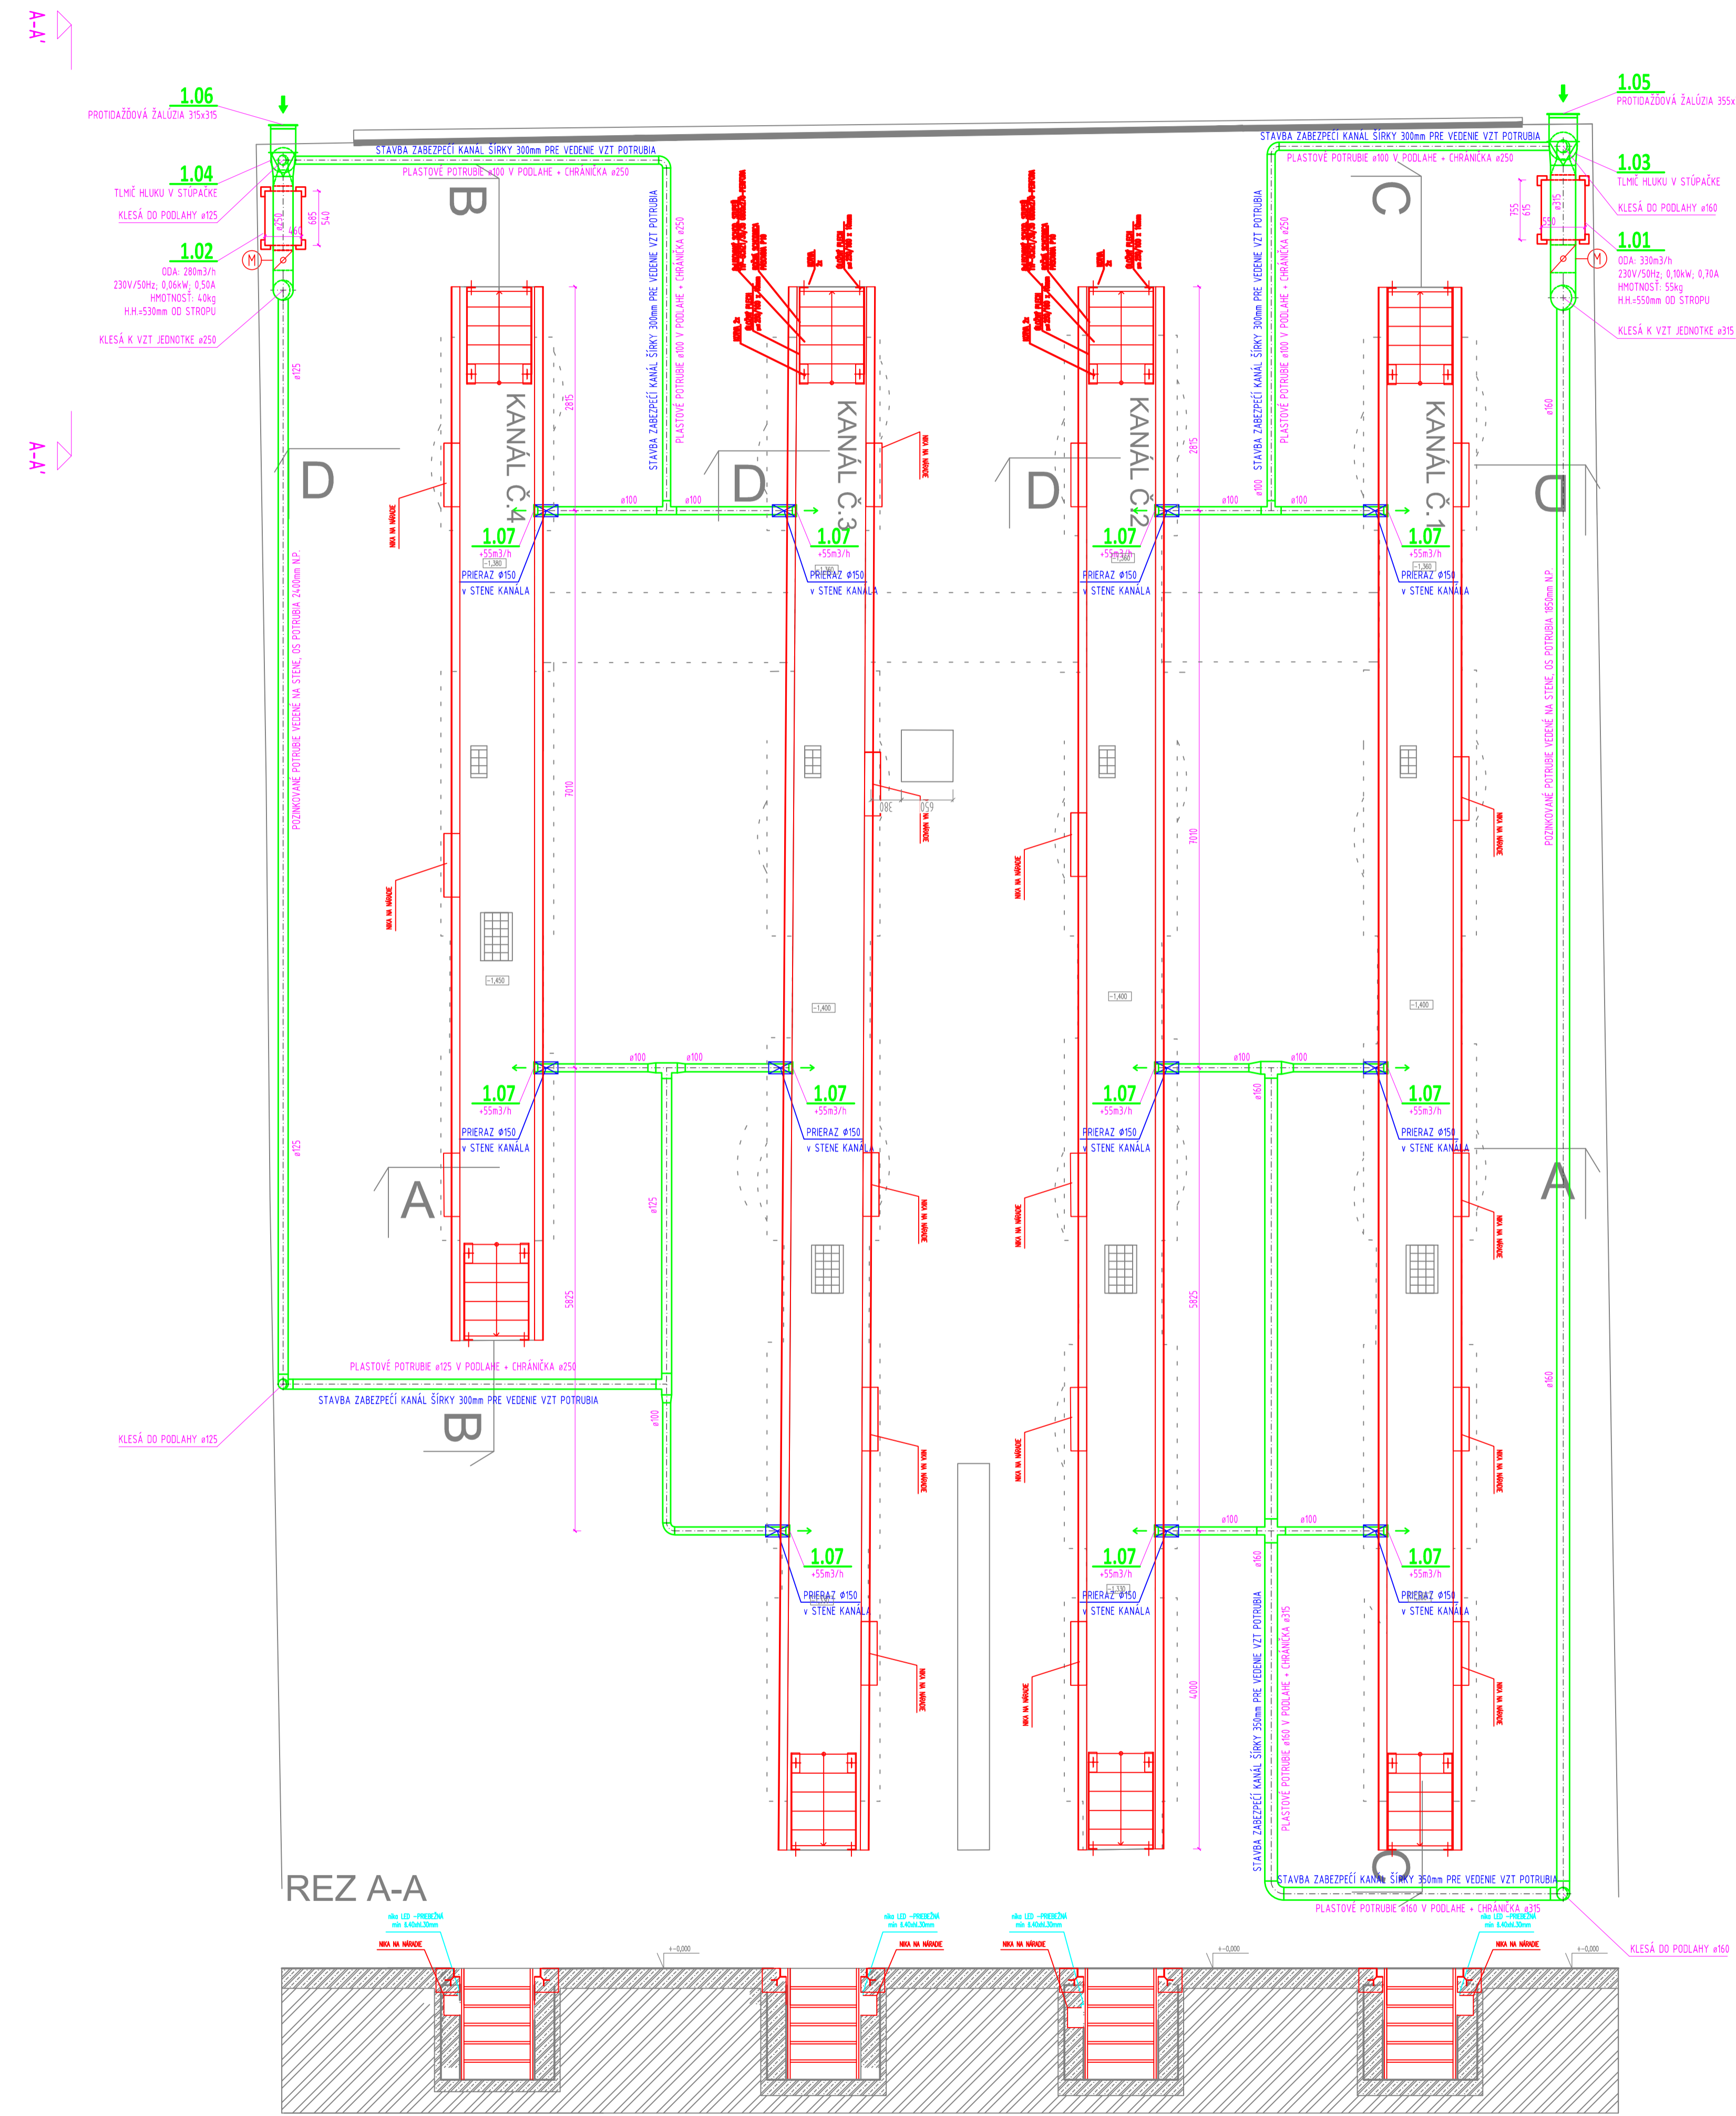

REZ A-A'

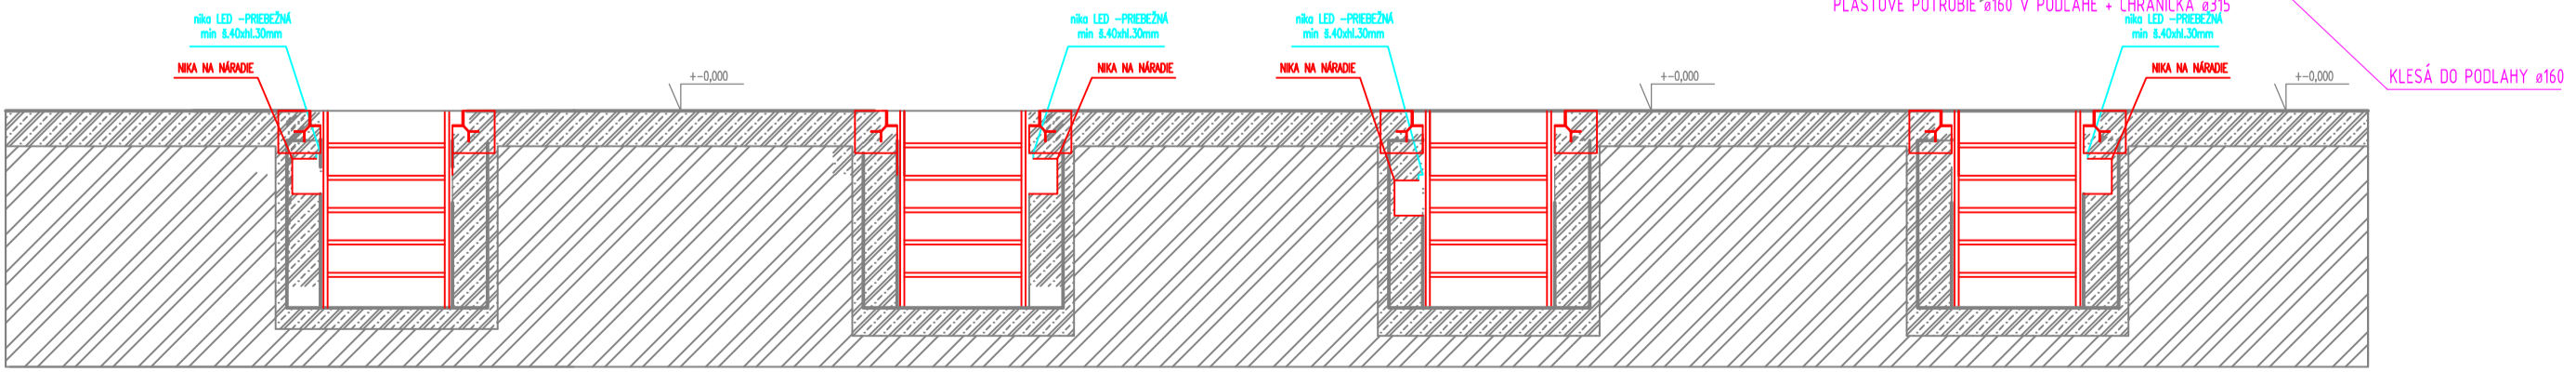

REZ D-D'

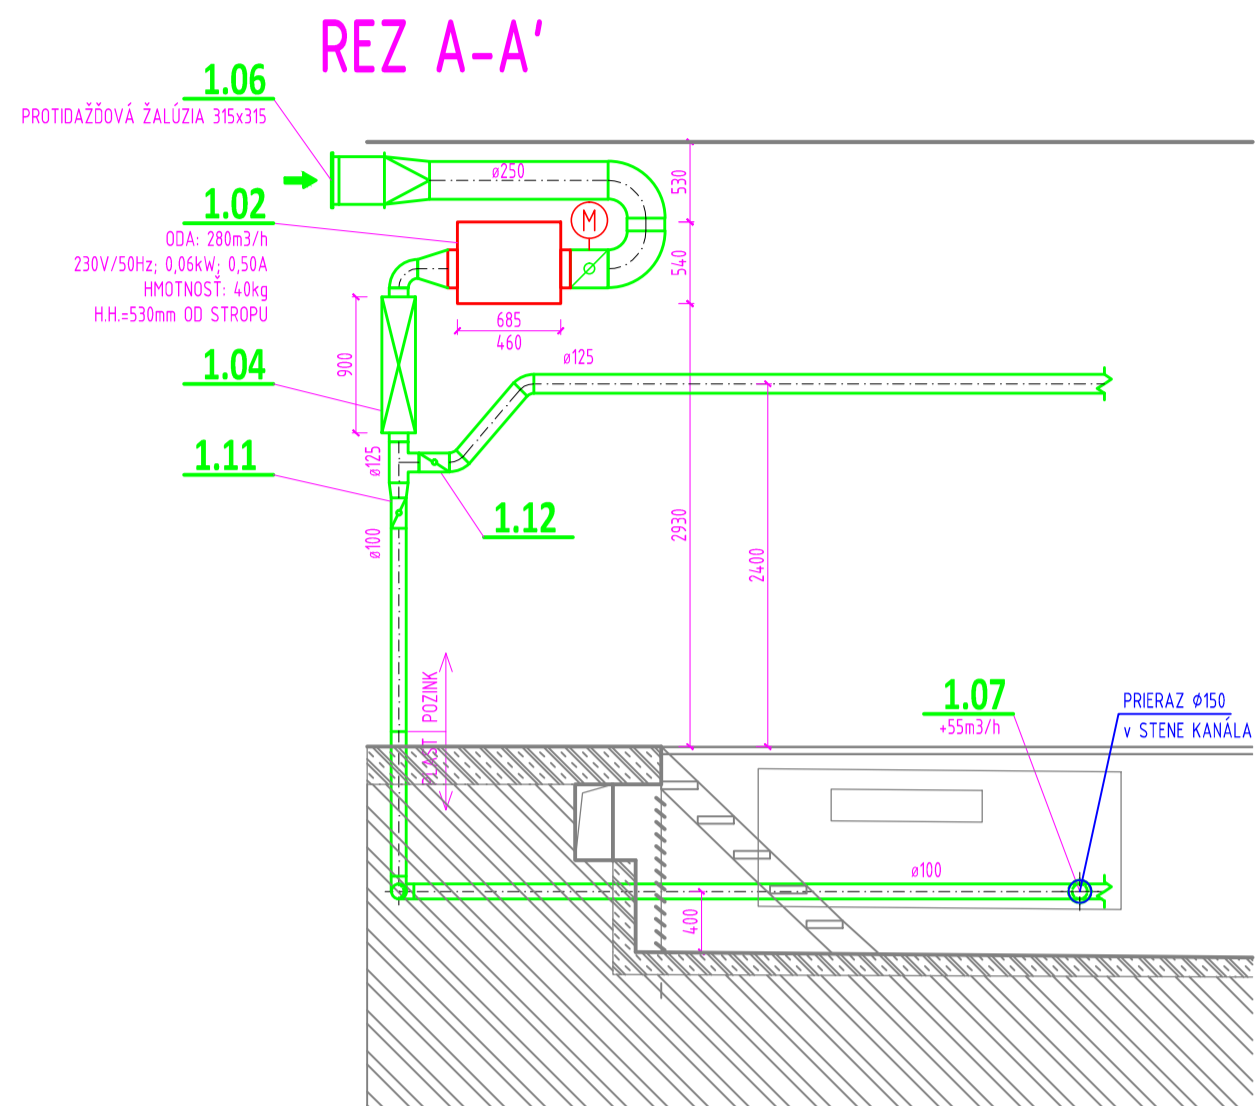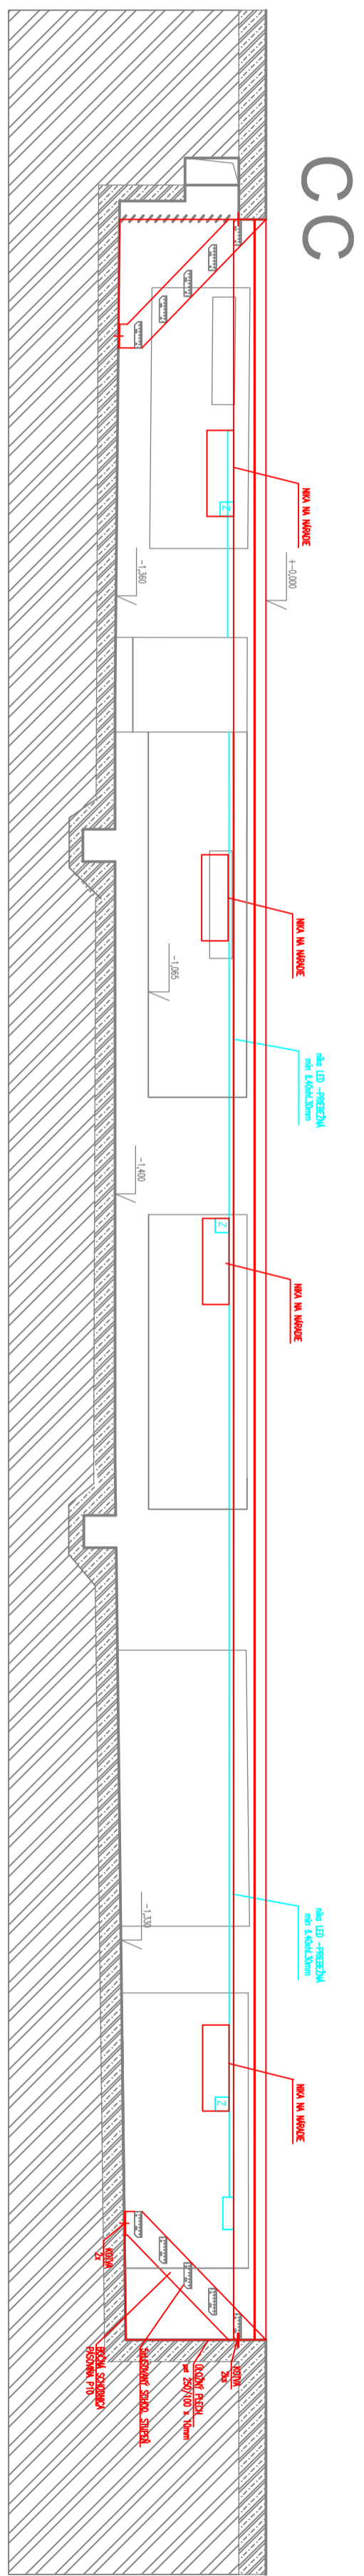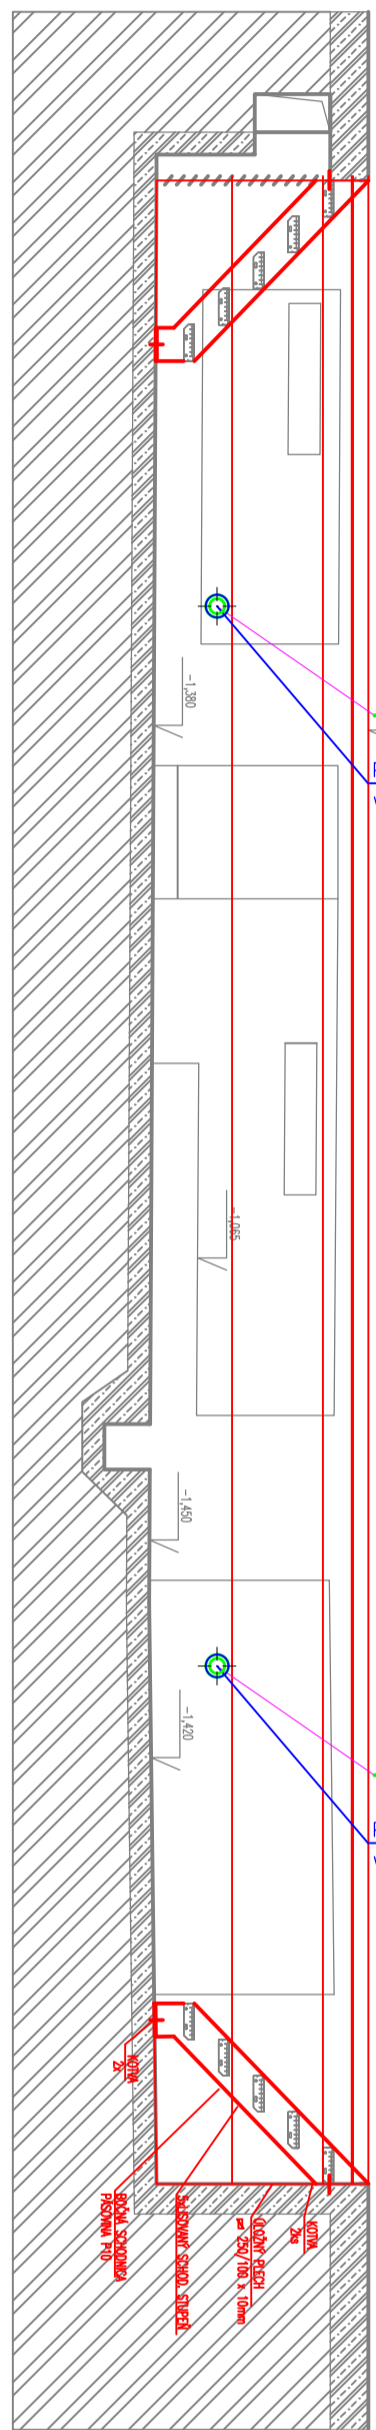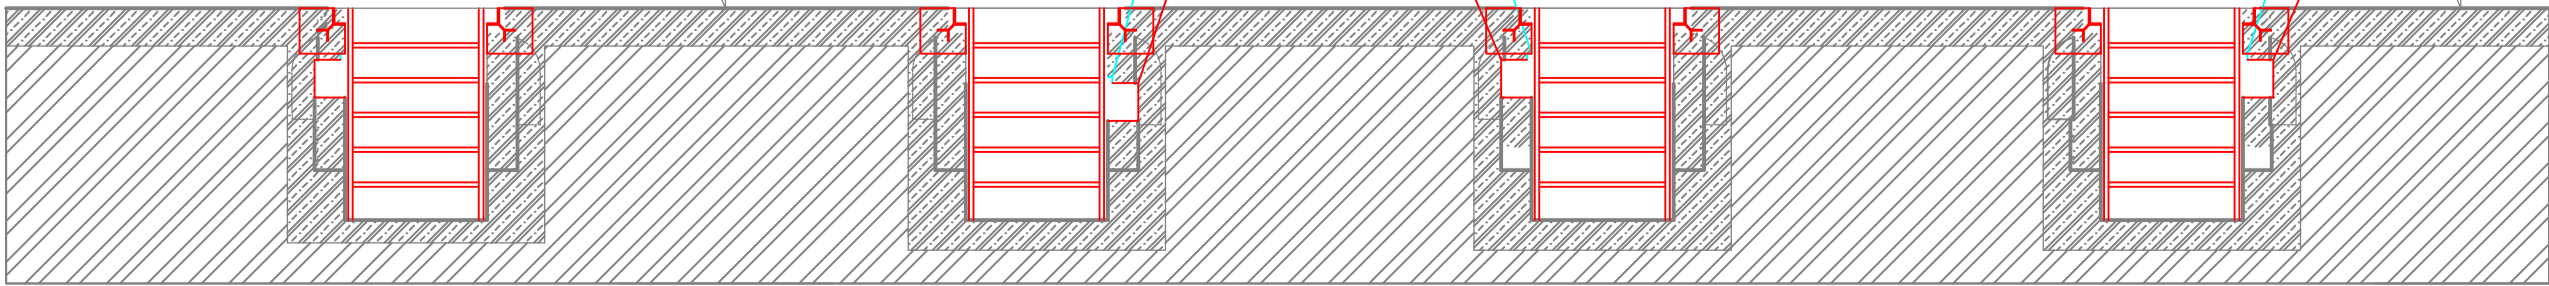

LEGENDA :

- EXISTUJÚCE KONŠTRUKCIE
- NOSNÁ ŽELEZOBETÓNOVÁ KONŠTRUKCIA
- SPEVNEŇÁ ZEMINA
- NAVRHOVANÉ KONŠTRUKCIE

• PRED REALIZÁCIOU JE POTREBNÉ ZAMERAŤ VŠETKY JEŠT'VÚJÚCE INŠTALÁCIE NA STENE A PRESNÉ TRASOVANIE VZT. ROZVODOV PRÍSPÔSOBIŤ EXISTUJÚCIM INŠTALÁCIAM.  
• JE NUTNÉ DODRŽAŤ VŠETKY TECHNOLOGICKÉ POSTUPY A DETAILY VÝROBCOV MATERIÁLU. JE NUTNÉ DODRŽAŤ VŠETKY TECHNOLOGICKÉ NADVAZNOSTI STAVEBNÝCH PRÁČ. HLAVNE POŽIADAVKY NA ODEBERNÚ A PLNE DOTVAROVANÚ KONŠTRUKCIU. ROVNAKO AJ PRESTÁVKY SPOJENÉ HLAVNE SO ZRENIM MATERIÁLU A APLIKÁCIU V REALNÝCH KLIMATICKÝCH PODMIENKACH.  
• VŠETKO VÝHOTOV. SPECIALIZOVANÁ FIRMA. DETAILY BUDÚ UPRESNENÉ V DODÁVATELSKEJ DOKUMENTÁCIÍ PO VÝBERE DODÁVATEĽA.  
• VŠETKY PRÍERAZY A ZMENY OPROTI PŮVODNEJ DOKUMENTÁCIÍ MUSÍ ODSÚHLASÍŤ STATIK. TÁTO DOKUMENTÁCIA NEVNAHRADZUJE DIELENSKÚ DOKUMENTÁCIU - VÝROBNÉ VÝKRESY JE POVINNÝ VÝPRACOVÁŤ DODÁVATEĽ.  
• VŠETKY KOTY SÚ ORIENTÁCNE, PRED VÝROBOU JE DODÁVATEĽ POVINNÝ VŠETKY ROZMERY NA STAVBE SKONTROLOVAŤ, ROZMERY PRVKOV UPRAVIŤ K REALNEMU STAVU.  
• PRED REALIZÁCIOU DODÁVATEĽ POSKÝTNE GP NA ODSÚHLASENIE DIELENSKÚ DOKUMENTÁCIU.  
• VŠETKY PORUŠENÉ HYDROIZOLÁCIE JE POTREBNÉ PO UKONČENÍ PRÁČ VYSPRAVIŤ.

ORIENTÁCIA	PROJEKTANT	AUTORIZAČNÉ RAZÍTKO	AUTORIZAČNÉ RAZÍTKO
	CITYPROJEKT, s.r.o. Adámiho 3, 841 05 Bratislava tel.: 0902 37 82 16 skype: cityprojekt e-mail: ctp@cityprojekt.sk www.cityprojekt.sk		
Autori: Ing. Pavol Cílovský	Ing. Miroslav Váračka	Vypracoval: Bc. Ján Mňár	Spolupráca: Kontroloval: Ing. Miroslav Váračka
Zodp. projektant: Ing. Miroslav Váračka			Mierka: 1:50
Projektant: CITYPROJEKT, s.r.o., Adámiho 3, 841 05 Bratislava			Obec: Bratislava III
Objednávateľ: DPB, a.s. Olejkárska 1, 814 52 Bratislava			Dátum: 08/2025
Názov stavby: REKONŠTRUKCIA KANÁLOV AUTOBUSOV HALA Č.5, JURAJOV DVOR			Stupeň: DRS
Miesto: Vajnorská ulica Bratislava, Nové mesto, katastrálne územie č. 804690			
Stavebný objekt: SO 01 - Rekonštrukcia kanálov autobusov hala č.5, Jurajov dvor			
Časť: SO01.6 - VZDUCHOTECHNIKA			
Názov výkresu: PÓDORYS, REZ - NAVRHOVANÉ KONŠTRUKCIE			