

DSW PROJEKT SP. Z O.O.
ul. Św. Barbary 14/36
41 – 516 Chorzów

Dotyczy: uzgodnienie projektu termomodernizacji, przebudowy i remontu wraz z przebudową instalacji wewnętrznej gazu budynku placówki oświatowej – Miejskiej Szkoły Podstawowej nr 11 w Piekarach Śląskich.

W odpowiedzi na Państwa pismo w sprawie jw., Miejskie Przedsiębiorstwo Wodociągów i Kanalizacji w Piekarach Śląskich Sp. z o.o. informuje:

1. Na planie, w rejonie planowanej inwestycji, naniesiono orientacyjny przebieg sieci wod.-kan. eksploatowanych przez tut. Przedsiębiorstwo.
2. Dla ustalenia faktycznego przebiegu ww. sieci należy wykonać przekopy kontrolne pod nadzorem tut. Przedsiębiorstwa.
3. Przebieg przyłączy wod.- kan. do budynków należy ustalić z ich właścicielami lub zarządcami.
4. W rejonie przedmiotowej inwestycji przebiega ponadto kanalizacja deszczowa nie stanowiąca własności MPWiK w Piekarach Śląskich Sp. z o.o.
5. Uzgadniamy przedmiotową inwestycję zgodnie z przedstawionym przez Państwa planem zagospodarowania terenu, pod warunkiem przestrzegania uwag zawartych w pkt. 6.
6. W projektowaniu i realizacji ww. inwestycji należy uwzględnić:
 - a) zachowanie przykrycia wodociągów warstwą gruntu, podbudowy i nawierzchni min. 1,4m,
 - b) zachowanie przykrycia kanalizacji sanitarnej warstwą gruntu oraz podbudowy min. 1 m,
7. Wszelkie prace w obrębie sieci wod. – kan. eksploatowanych przez MPWiK w Piekarach Śląskich Sp. z o. o. należy wykonać pod nadzorem tut. Przedsiębiorstwa, na co należy przesłać zlecenie.

Uzgodnienie jest ważne przez okres 2 lat.

Załączniki:

1 x plan sytuacyjny.

Z poważaniem

Rozdzielnik:


1 x Adresat

1 x a/a

Opracowała: Agnieszka Prucnal nr tel. kont. 287 98 02 wew. 362

Sprawdziła: Joanna Rohloff

DYREKTOR TECHNICZNY
Małota
mgr inż. Izabela Małota

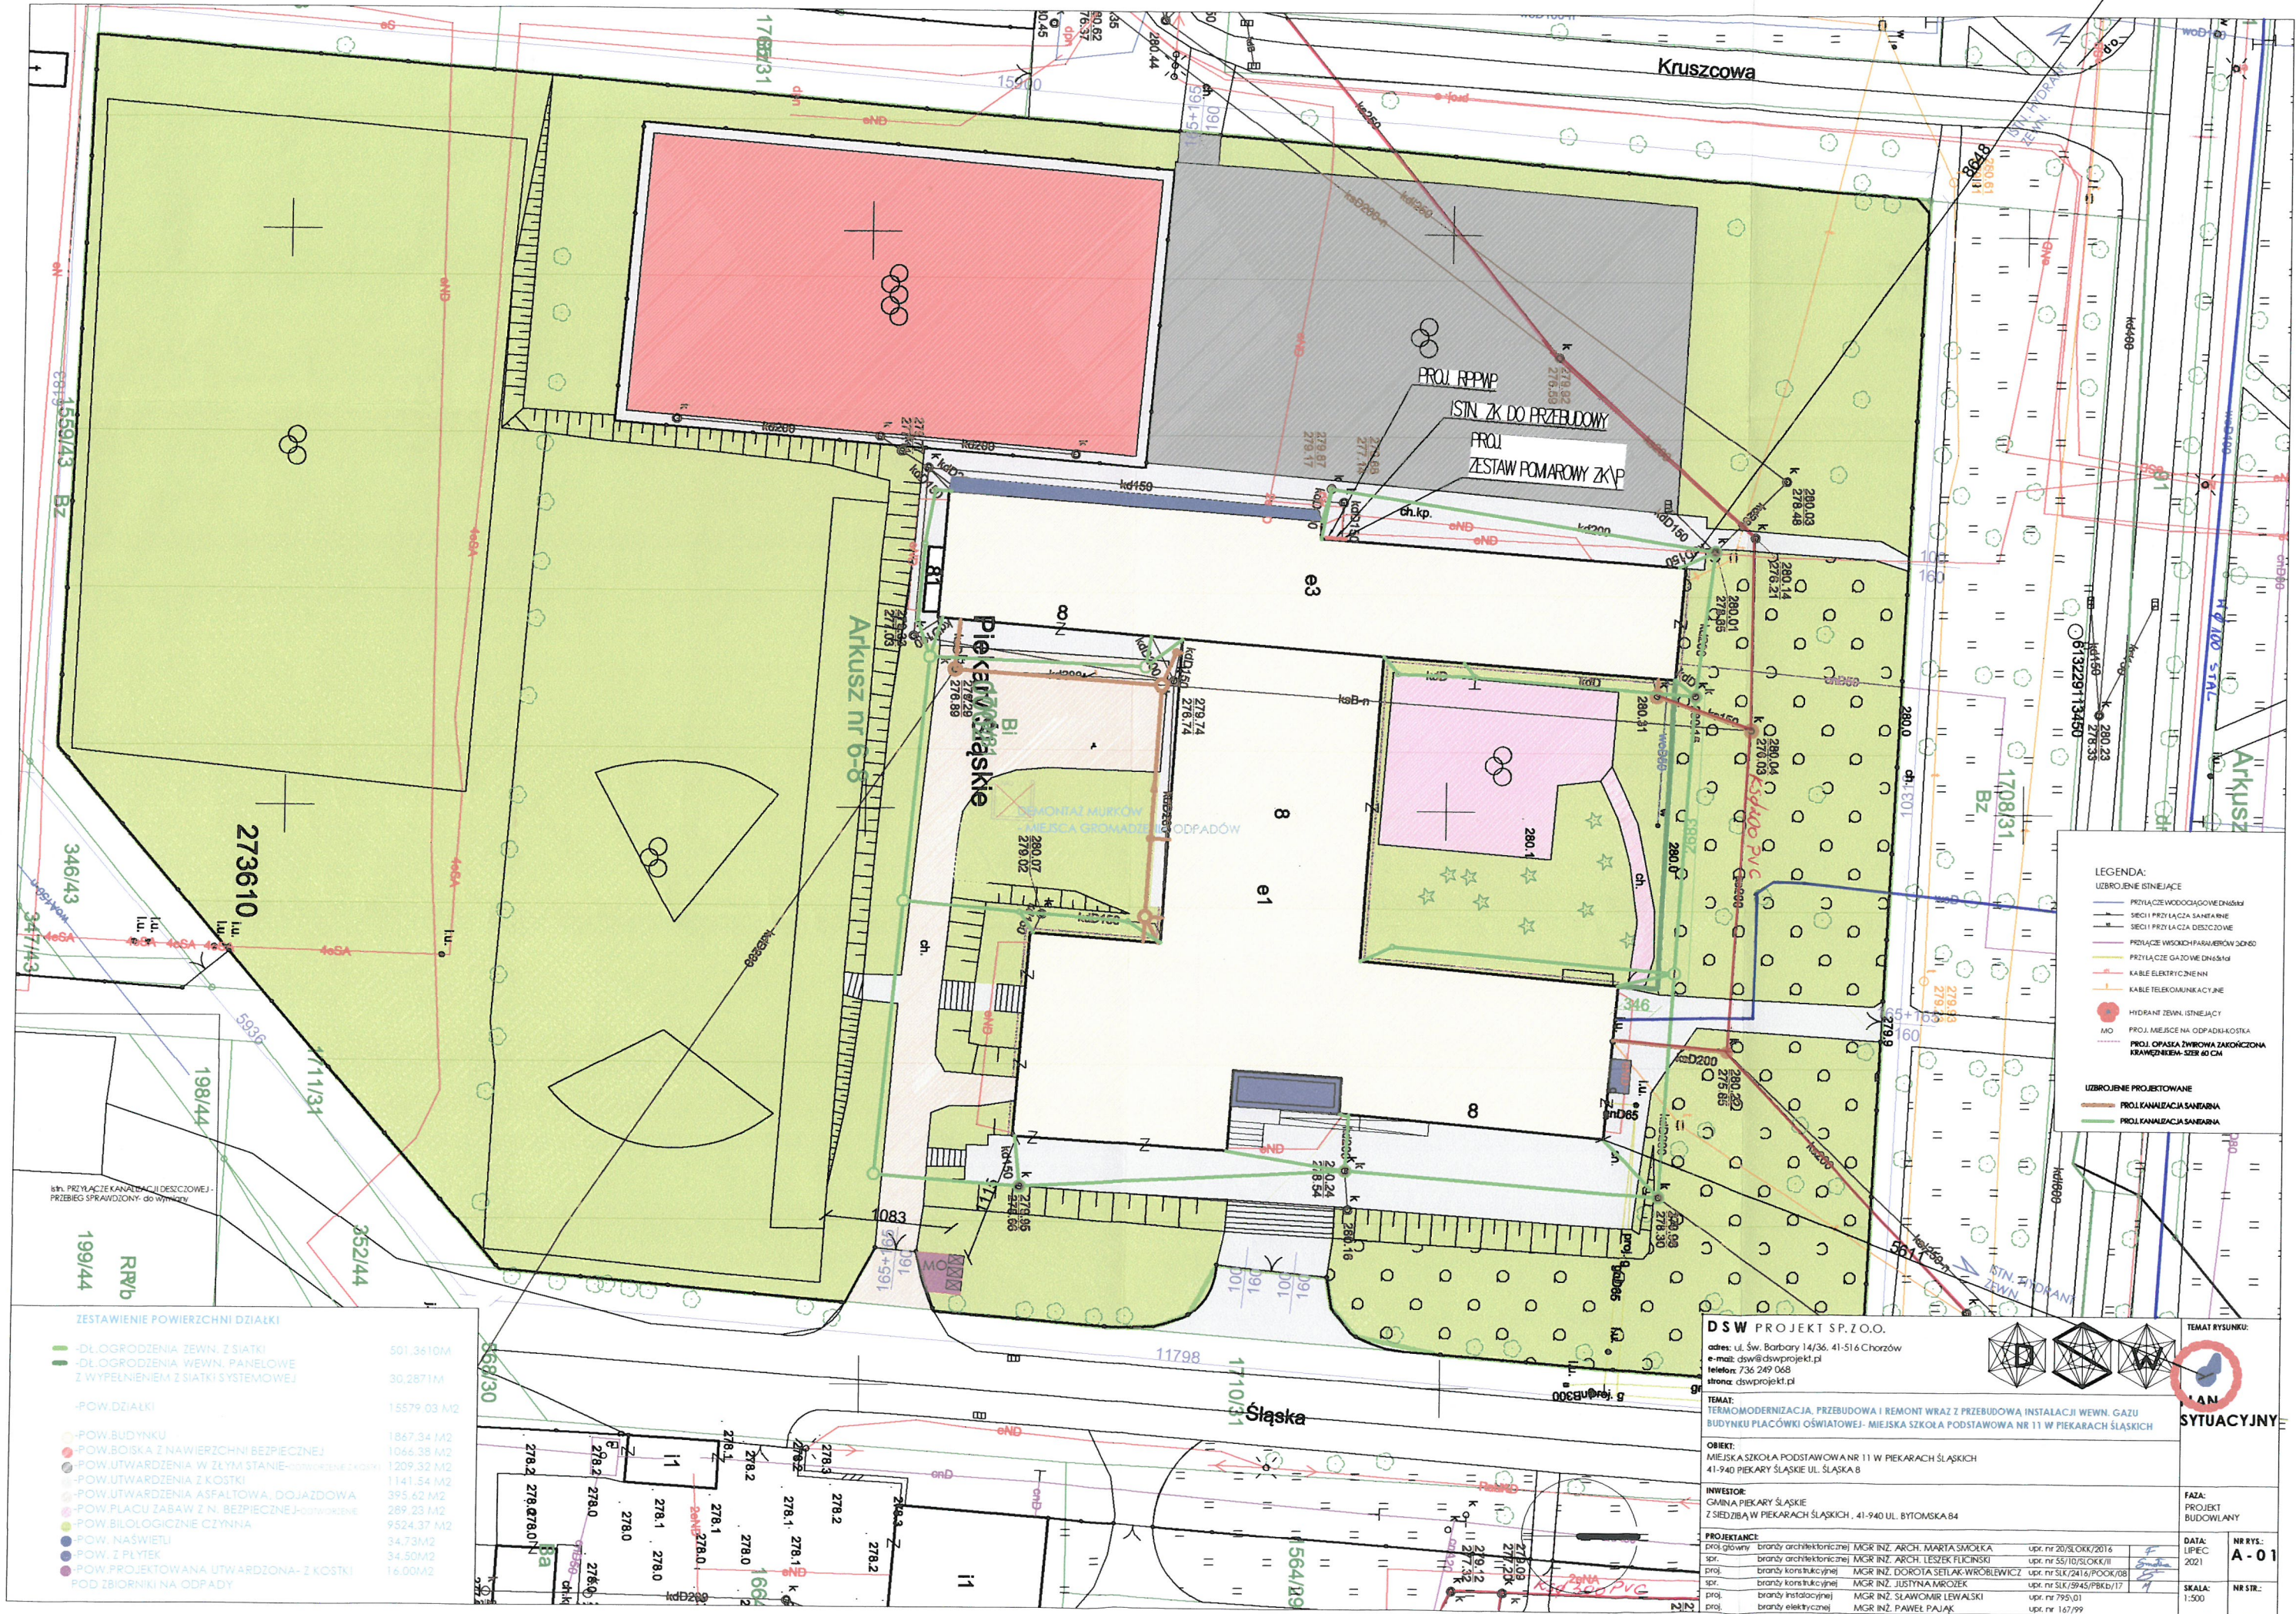

- LEGENDA:
- UZBROJENIE ISTNIEJĄCE
- PRZYLĄCZE WODOCIĄGOWE WNIOSKI
 - SECIU PRZYLĄCZA SANITARNE
 - SECIU PRZYLĄCZA DESZCZOWE
 - PRZYLĄCZE WSKOKI FARMACOWE 30x60
 - PRZYLĄCZE GAZOWE DN150
 - KABLE ELEKTRYCZNE
 - KABLE TELEKOMUNIKACYJNE
 - HYDRANT ZEWN. ISTNIEJĄCY
 - MO
 - PROJ. MIEJSCE NA ODPADKI-KOSZKA
 - PROJ. OPASKA ŻYWIOWA ZAKOŃCZONA KRAWĘDZIEM-SZER 60 CM
- UZBROJENIE PROJEKTOWANE
- PROJ. KANALIZACJA SANITARNA
 - PROJ. KANALIZACJA SANITARNA

ZESTAWIENIE POWIERZCHNI DZIAŁKI

-DL. OGRODZENIA ZEWN. Z SIATKI	501.3610M
-DL. OGRODZENIA WEWN. PANELOWE Z WYPEŁNIENIEM Z SIATKI SYSTEMOWEJ	30.2671M
-POW. DZIAŁKI	15579.03 M2
-POW. BUDYNKU	1867.34 M2
-POW. BOISKA Z NAWIERZCHNI BEZPIECZNEJ	1066.38 M2
-POW. UTWARDZENIA W ZŁYM STANIE (WYKONANE Z KOSTKI)	1209.32 M2
-POW. UTWARDZENIA Z KOSTKI	1141.54 M2
-POW. UTWARDZENIA ASFALTOWA, DOJAZDOWA	395.62 M2
-POW. PLACU ZABAW Z N. BEZPIECZNEJ-OTWOROWE	289.23 M2
-POW. BIOLÓGICZNE CZYNNA	9524.37 M2
-POW. NAŚWIETLI	34.73 M2
-POW. Z PŁYTEK	34.50 M2
-POW. PROJEKTOWANA UTWARDZONA-Z KOSTKI POD ZBIORNIKI NA ODPADY	18.60 M2

DSW PROJEKT SP. Z O.O.
adres: ul. Św. Barbary 14/36, 41-516 Chorzów
e-mail: dsw@dswprojekt.pl
telefon: 736 249 068
strona: dswprojekt.pl

TEMAT:
TERMO-MODERNIZACJA, PRZEBUDOWA I REMONT WRAZ Z PRZEBUDOWĄ INSTALACJI WEWN. GAZU BUDYNKU PŁACÓWKI OŚWIATOWEJ- MIEJSKA SZKOŁA PODSTAWOWA NR 11 W PIEKARACH ŚLĄSKICH

OBIEKT:
MIEJSKA SZKOŁA PODSTAWOWA NR 11 W PIEKARACH ŚLĄSKICH
41-940 PIEKARY ŚLĄSKIE UL. ŚLĄSKA 8

INWESTOR:
GMINA PIEKARY ŚLĄSKIE
Z SIEDZIBĄ W PIEKARACH ŚLĄSKICH, 41-940 UL. BYTOMSKA 84

PROJEKTANT:
proj. główny: branża architektoniczna: MGR INŻ. ARCH. MARTA SMOŁKA upr. nr 20/SŁOKK/2016
proj. branża architektoniczna: MGR INŻ. ARCH. LESZEK FLICINSKI upr. nr 55/10/SŁOKK/II
proj. branża konstrukcyjna: MGR INŻ. DOKTORA SETIAK-WROBLEWICZ upr. nr 31K/2416/PBOK/08
proj. branża konstrukcyjna: MGR INŻ. JUSTYNA MIROZEK upr. nr 31K/5945/PBOK/17
proj. branża instalacyjna: MGR INŻ. SŁAWOMIR LEWAŃSKI upr. nr 795/01
proj. branża elektryczna: MGR INŻ. PAWEŁ PAJĄK upr. nr 167/99

FAZA:
PROJEKT BUDOWLANY

DATA:
LIPCE 2021

NR RYS.:
A-01

SKALA:
1:500

NR STR.: