


ZESTAWIENIE POWIERZCHNI

numer	pomieszczenie	metraż
-1.01	KŁATKA SCHODOWA	3.83 M ²
-1.02	ARCHIWUM	8.72 M ²
-1.03	POM. KONSERWATORA	20.53 M ²
-1.04	WYMIENNIKOWNIA	15.61 M ²
-1.05	ZAPLECZE BIBLIOTEKI	12.24 M ²
-1.06	BIBLIOTEKA	35.82 M ²
-1.07	BIBLIOTEKA	45.88 M ²
-1.08	POM. GOSP.	5.17 M ²
-1.09	KŁATKA SCHODOWA	24.77 M ²
-1.10	POM. RADIOWEZŁA	21.28 M ²
-1.11	POM. KONSERWATORA	13.87 M ²
-1.12	POM. KONSERWATORA	28.37 M ²
-1.13	MAGAZYN CZYSTOŚCI	6.01 M ²
-1.14	WC PERSONELU	6.52 M ²
-1.15	KOMUNIKACJA	2.23 M ²
-1.16	POM. GOSP.	85.00 M ²
-1.17	POMIESZCZENIE PIWNICZNE	77.18 M ²
-1.18	POMIESZCZENIE PIWNICZNE	44.40 M ²
-1.19	POMIESZCZENIE PIWNICZNE	102.67 M ²
-1.20	POMIESZCZENIE PIWNICZNE	23.88 M ²
-1.21	POMIESZCZENIE PIWNICZNE	84.82 M ²
-1.22	POMIESZCZENIE PIWNICZNE	43.21 M ²
-1.23	POMIESZCZENIE PIWNICZNE	104.14 M ²
-1.24	MAGAZYN	7.96 M ²
-1.25	MAGAZYN CZYSTOŚCI	4.80 M ²
-1.26	KOMUNIKACJA	5.34 M ²
-1.27	OBIERALNIA ZIEMNIAKÓW	4.93 M ²
-1.28	WC PERSONELU	2.64 M ²
-1.29	KŁATKA SCHODOWA	8.20 M ²
-1.30	MAGAZYN WARZYW	8.84 M ²
PIWNICA - SUMA POWIERZCHNI:		855.86 M ²

Legenda:

- ⊗ Oprawy oświetleniowe żarówka 60W
- ⊞ Oprawy oświetleniowe 2x36W
- Oprawy oświetleniowe 4x18W
- ⌋ Gniazdo wtykowe ogólnoużytkowe 230V
- ⌋_{SI} Gniazdo siłowe 400V
- ⌋_{SI} Gniazdo siłowe 400V
- ⌋_{SI} Urządzenie zasilane energią elektryczną nazwa urządzenia/napięcie zasilania [V]
- ⌋_{SI} PPW – przepływowy podgrzewacz wody
- ⌋_{SI} Przycisk przeciwpożarowego wyłącznika prądu
- ⌋_{SI} Łączniki oświetleniowe
- ⌋_{SI} Łącznik żaluzjowy
- Rozdzielnia elektryczna
- ⌋ Dzwonek

- ⌋ PUNKT ZOSTĘPOWY W-PI
- ⌋ OKNAZO LAN
- ⌋ CPD
- ⌋ SZAFKA RACK
- ⌋ UNIFON SYSTEMY DODKOWE
- ⌋ PANEL WYKARCZYJ ZEMIERZNY
- ⌋ GŁOSNIK SUTOWY
- ⌋ GŁOSNIK NADESNY
- ⌋ CENTRALA ALARMOWA
- ⌋ CZUJKA RUCHU
- ⌋ PANEL STEROWANIA KLIMATYZACJA

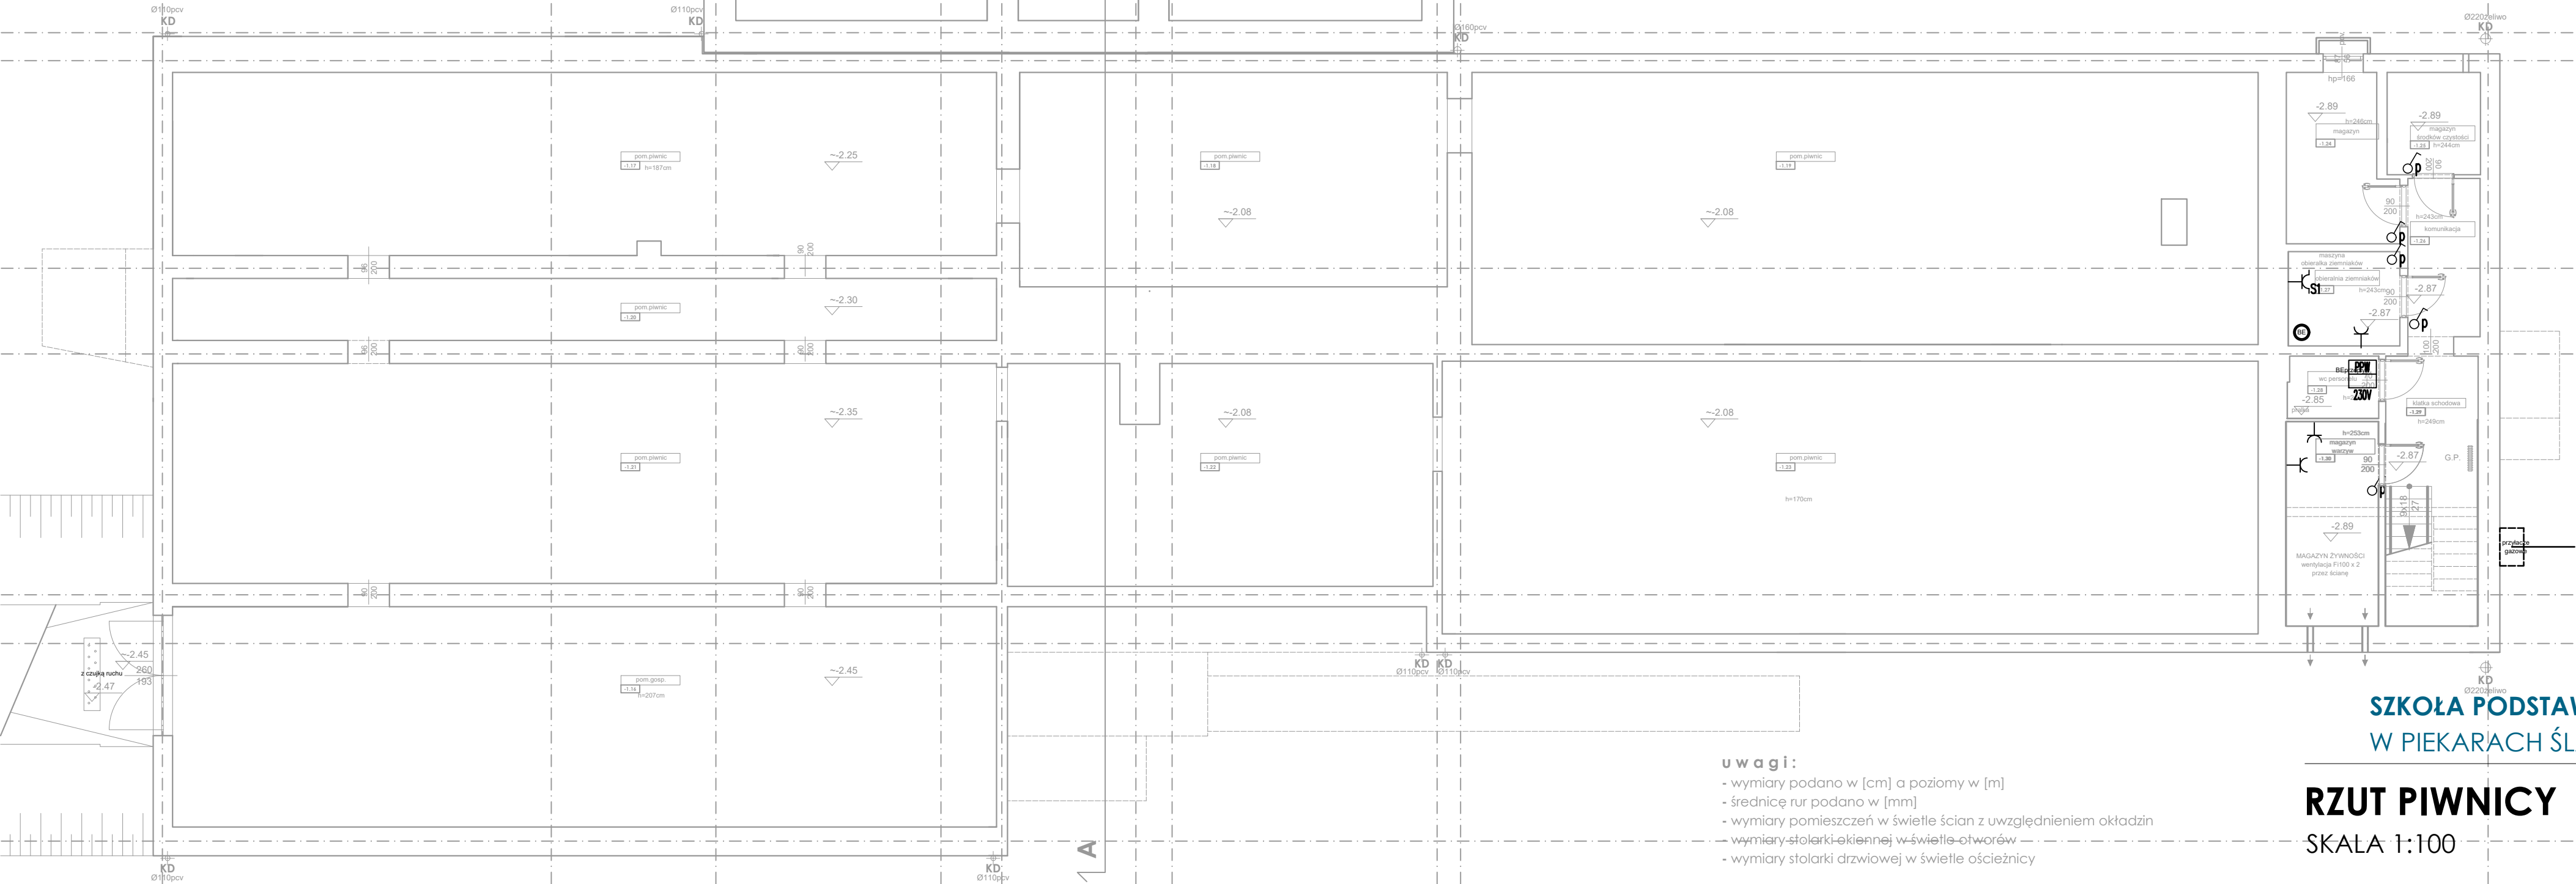


- uwagi:
- wymiary podano w [cm] a poziomy w [m]
 - średnice rur podano w [mm]
 - wymiary pomieszczeń w świetle ścian z uwzględnieniem okładzin
 - wymiary stolarki okiennej w świetle otworów
 - wymiary stolarki drzwiowej w świetle ościeżnicy

SKOŁA PODSTAWOWA NR 11
W PIEKARACH ŚLĄSKICH

RZUT PIWNICY
SKALA 1:100

PLAN SYTUACYJNY

segmenty:
A. szkolno-dydaktyczny
B. łącznik
C. stołówka
D. sala gimnastyczna

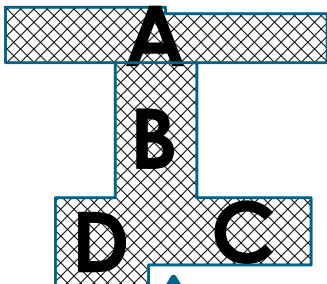

DSW PROJEKT SP. Z O.O.

ul. Wolności 14/16, 41-504 Chorzów

www.dswprojekt.pl

tel. 71 241 500

www.dswprojekt.pl

PLAN

TERMOIZOLACJA, PRZEBUDOWA I REMONT WIAŁ Z PRZEBUDOWĄ INSTALACJI WYMN. GAZU KOTOWNI

PLACOWISKO OGRZANOWEJ, WIEŻA SŁOŻA PODSTAWOWA NR 11 W PIEKARACH ŚLĄSKICH

OBIEKT

WIEŻA SŁOŻA PODSTAWOWA NR 11 W PIEKARACH ŚLĄSKICH

INWESTOR

GOSPODARSTWO WIEŻA SŁOŻA

PROJEKTOWAŁ

PROJEKTOWAŁ

PLAN

INSTALACJA

ELEKTRYCZNYCH

RZUT PIWNICY

PROJEKTOWAŁ

PROJEKTOWAŁ

