
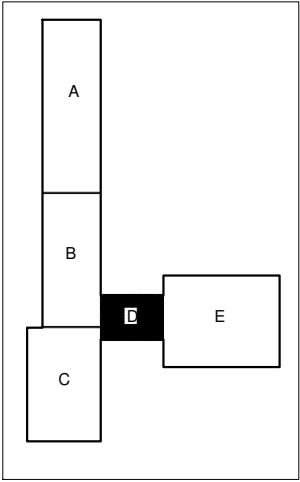
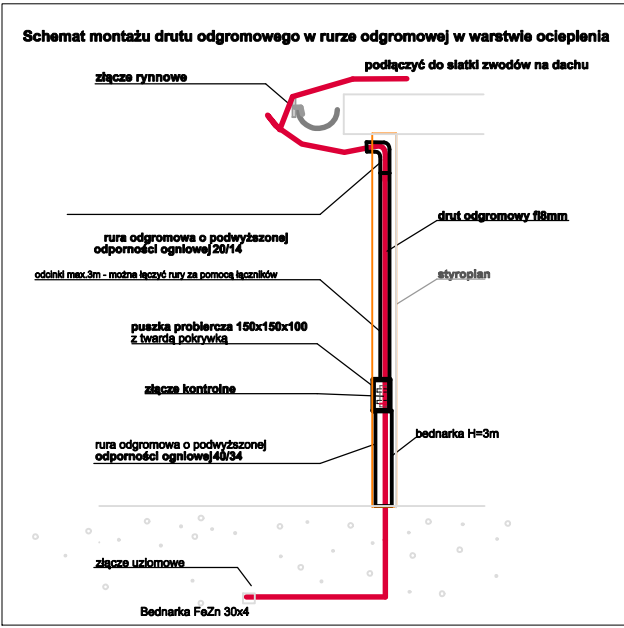


RZUT DACHU — CZĘŚĆ "D"  
SKALA 1:50

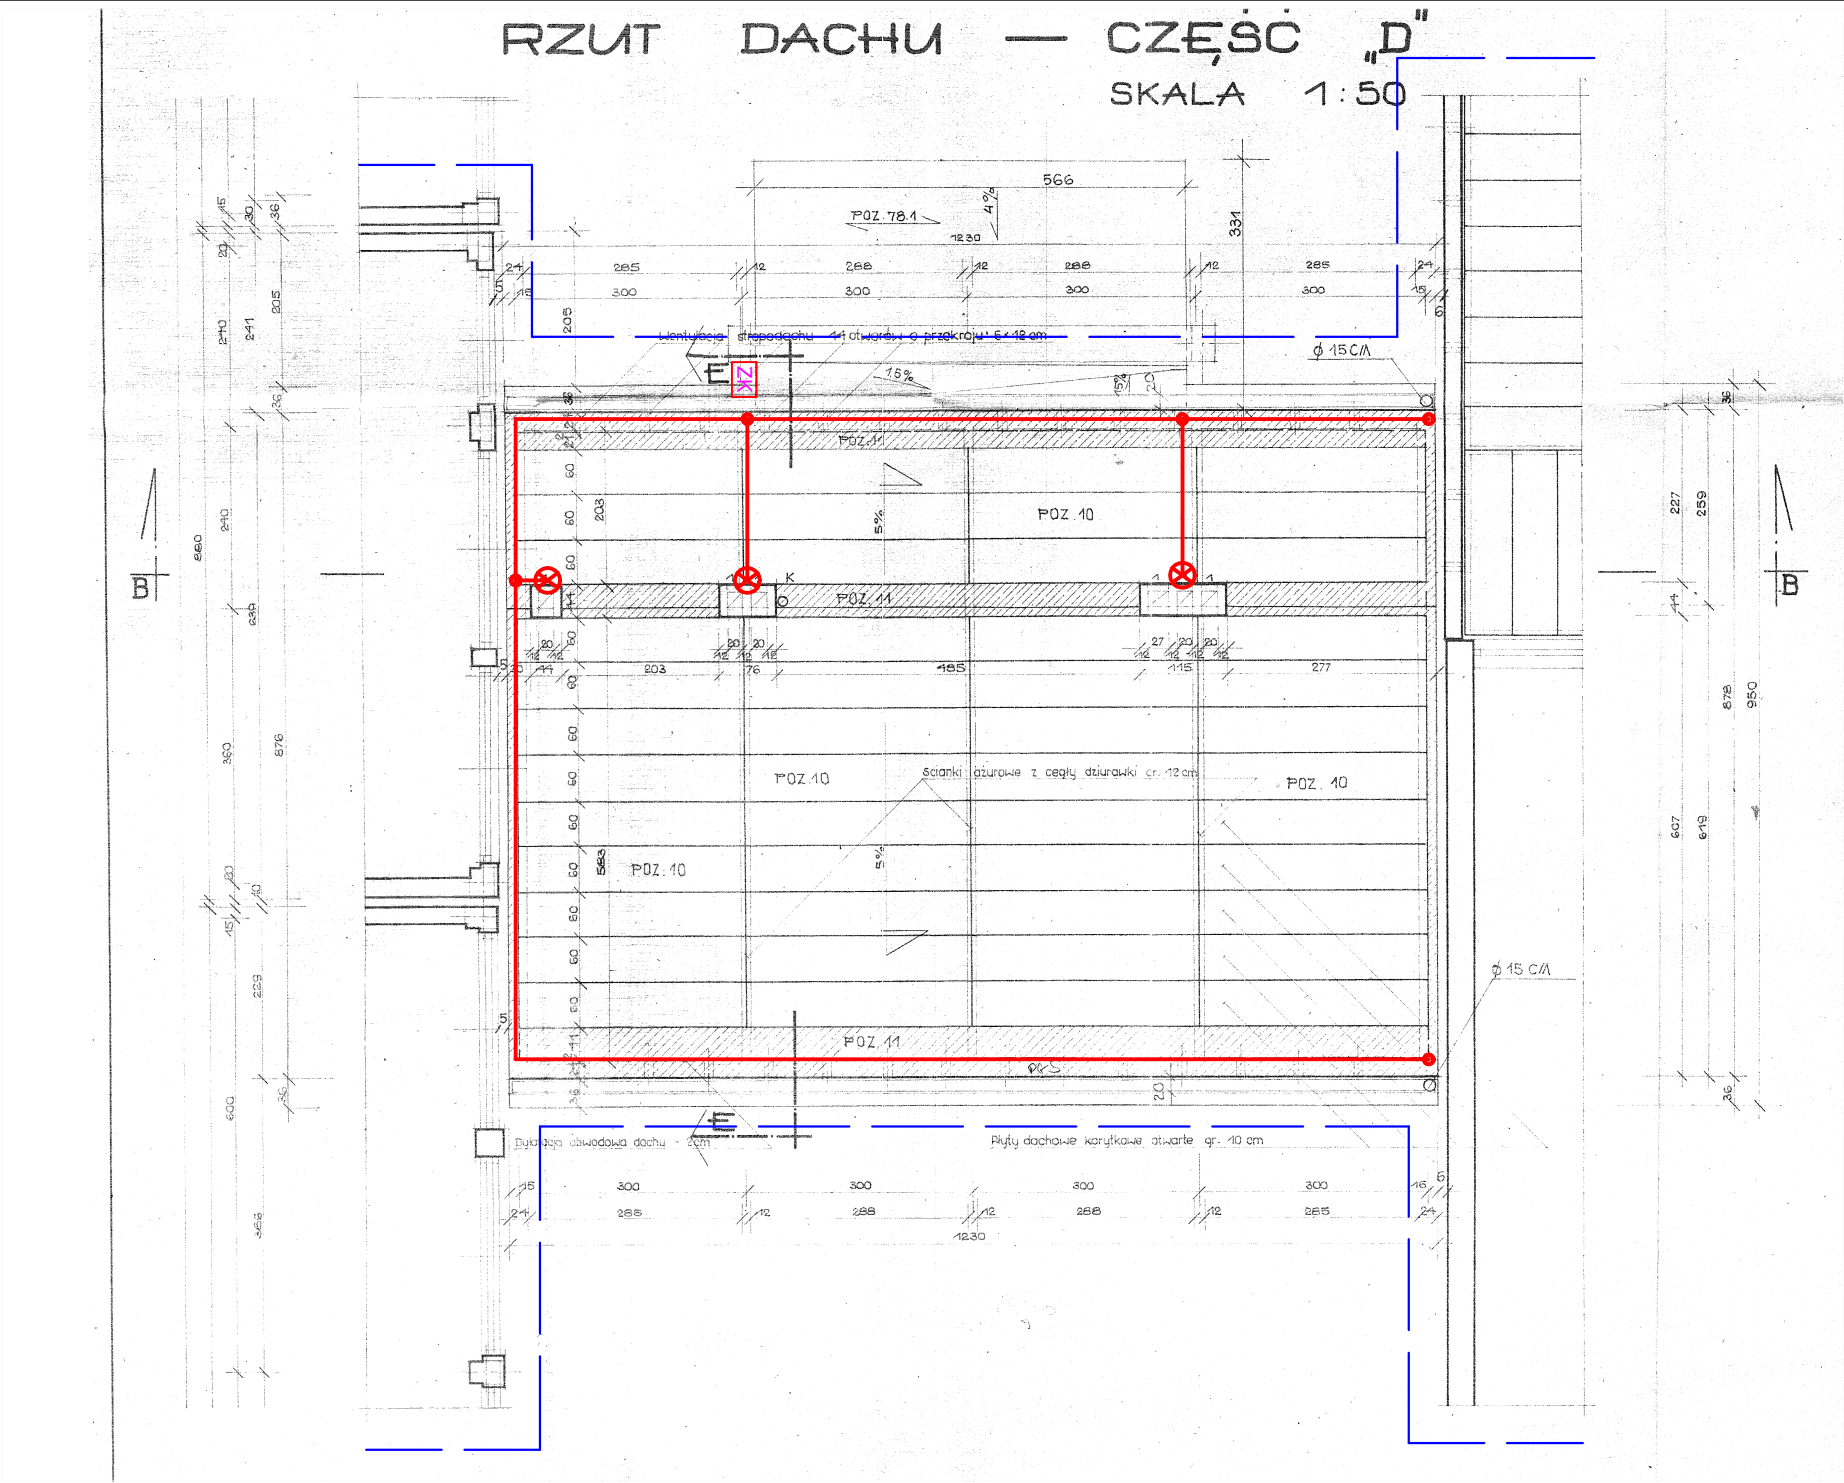

LEGENDA				
— Drut Ø8mm prowadzony na uchwytych betonowych w tworzywie				
○ Złącze krzyżowe				
ZK Przewody odprowadzające: drut Ø8mm prowadzony w rurach odgromowych.				
⊗ Iglica/ maszt 2m				
— Uziom otokowy bednarka Fe/Zn 30x4				
BARBARA FILIPOWSKA B.V.F.K STUDIO, UL. ROZRYWKA 20/12 31-419 KRAKÓW				
Inwestor		Urząd Miasta Piekary Śląskie ul. Bytomska 84, 41-940 Piekary Śląskie		
Obiekt i adres		Zespół Szkół nr 1 w Piekarach Śląskich, ul. M. Skłodowskiej-Curie, Piekary Śląskie		
Temat		Termomodernizacja Zespołu Szkół nr 1 przy ul. M. Skłodowskiej-Curie w Piekarach Śląskich		
Treść rysunku		INSTAL. ODGROMOWA „CZĘŚĆ D”	Branża	ELEKTRYKA
Projektował		mgr inż. Rafał Góra	Nr uprawnień	Podpis
			MAP/0315/POOE/13	Data
				Skala
				Nr Rys.
				04/2018
				1:100
				E8