


PŮDORYS - KANALIZACE

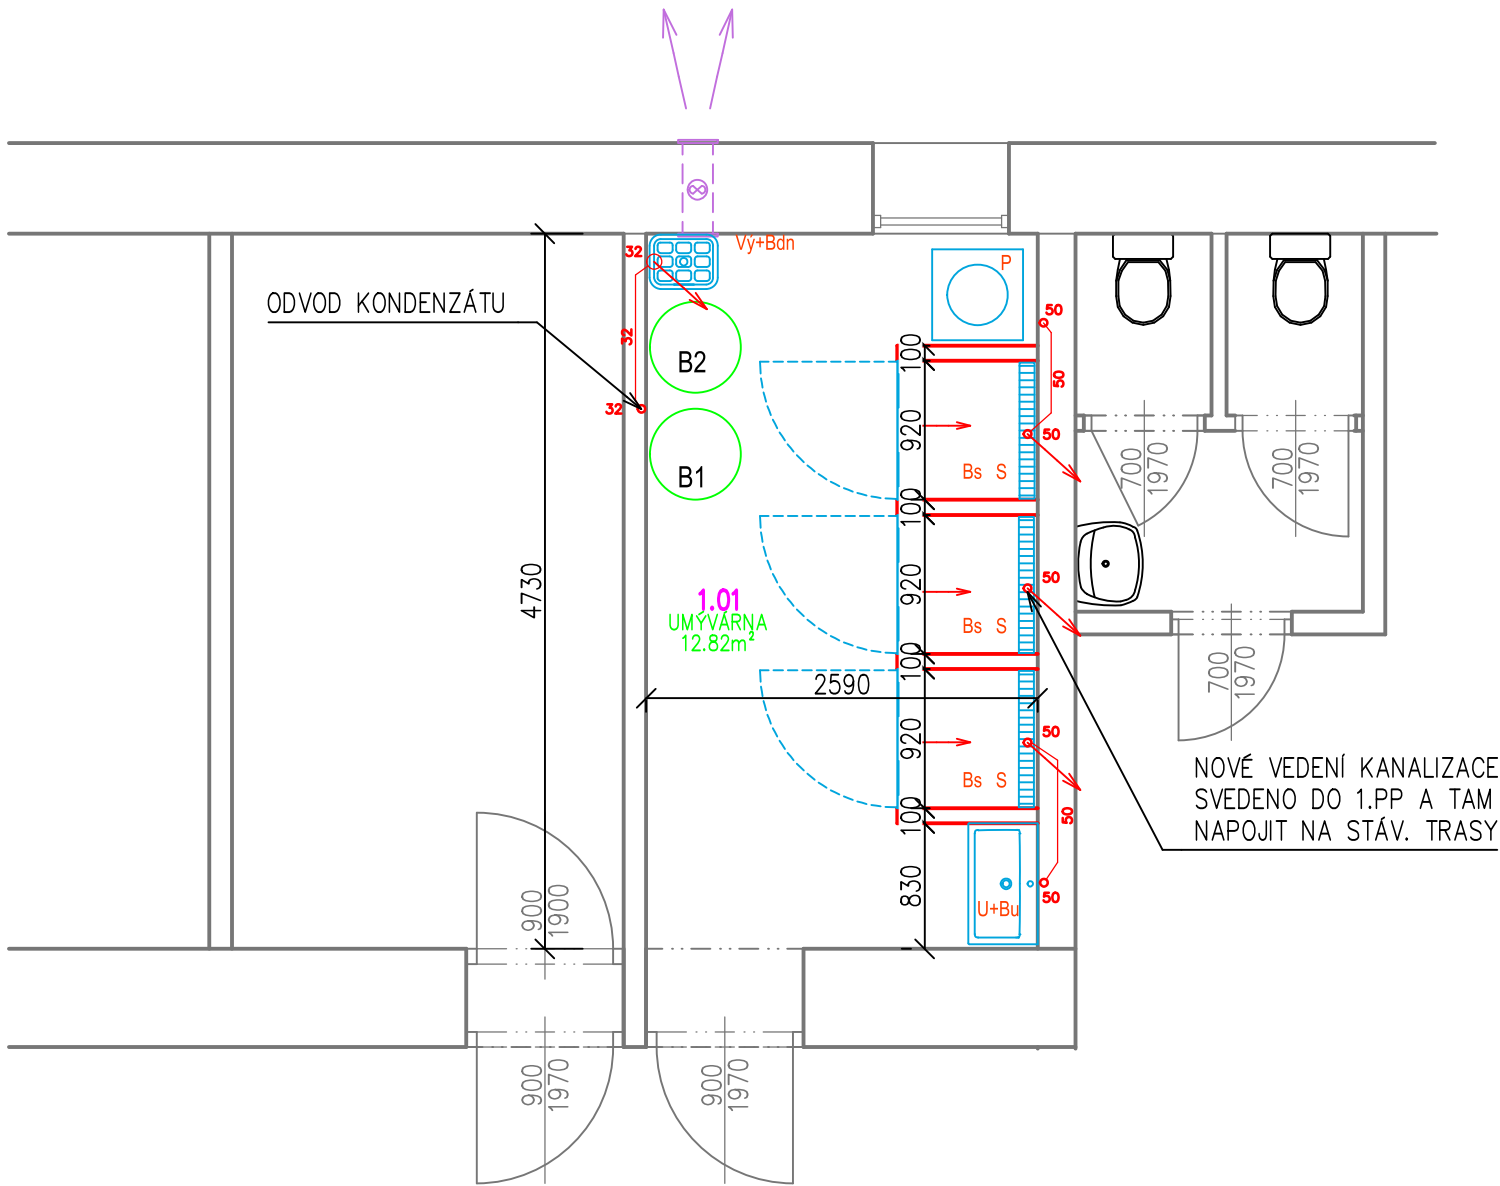

SOUPIS ZAŘIZOVACÍCH PŘEDMĚTŮ

S	- SPRCHA, NEREZOVÝ PODLAHOVÝ ŽLAB NÍZKÝ, SKLENĚNÉ DVEŘE DO SPRCHY 90x200cm S NEPRŮHLEDNOU POVRCHOVOU ÚPRAVOU	3ks
Bs	- SET SPRCHOVÝ CHROM, BATERIE NÁSTĚNNÁ SMĚŠOVACÍ PÁKOVÁ, HADICE+RŮŽICE, POSUVNÝ DRŽÁK	3ks
U	- UMYVADLO NA SKŘÍŇKU 800x450mm + SKŘÍŇKA 800x450x545mm, HPL LAMINÁT, BARVA ŠEDÁ	1ks
Bu	- BATERIE UMYVADLOVÁ SMĚŠOVACÍ, STOJÁNKOVÁ, CHROM	1ks
P	- SIFON PRAČKOVÝ	1ks
B1	- STÁVAJÍCÍ ELEKTRICKÝ OHŘÍVAČ VODY, OBJEM 115l	1ks
B2	- STÁVAJÍCÍ ELEKTRICKÝ OHŘÍVAČ VODY, OBJEM 120l	1ks
Vý	- VÝLEVKÁ KERAMICKÁ S MŘÍŽKOU (typ. vzor Jika Mira)	1ks
Bdn	- BATERIE DŘEZOVÁ NÁSTĚNNÁ, PROVEDENÍ CHROM	1ks

LEGENDA

— KANALIZAČNÍ POTRUBÍ PVC KG (VEDENÍ V ZEMI) A PVC HT

POZNÁMKY

- V RÁMCI REKONSTRUKCE UMÝVÁRNY BUDU PROVEDENY NOVÉ KANALIZAČNÍ ROZVODY Z POTRUBÍ PVC HT. NAPOJENÍ NOVÝCH ROZVODŮ SE PROVEDE NA STÁVAJÍCÍ TRASY V 1.PP. NOVÉ ROZVODY BUDOU VEDENY VE STĚNÁCH A V PODLAŽE

Tabulka místností							
Číslo	Název	Plocha [m²]	Výška [m]	Podlaha	Stěny	Strop	Skladba
1.01	UMÝVÁRNA	12,82	2,98	KER.DLAŽBA	KER.OBKŁAD	MALBA	P1

Celková plocha [m²]: 12,82

ING.DANIEL MALINA – PROJEKČNÍ A INŽENÝRSKÁ ČINNOST Loucká 643/19, Znojmo Tel. 732 467 970					
Projektant	Vypracoval	Č. osvědčení	Stupeň PD:		
Ing. D.Malina	Ing. D.Malina	1005888	Projekt		
Investor: MĚSTO ZNOJMO Obroková 1/12, 669 02 Znojmo			Místo: Znojmo		
			Datum: VI/2025		
SLUŽEBNA MĚSTSKÉ POLICIE ZNOJMO - STAVEBNÍ ÚPRAVY UMÝVÁRNY J. Palacha 2 , p.č. 1603, k.ú. Znojmo – město				Měřítko: 1 :50	Č. paré:
Obsah: PŮDORYS - KANALIZACE				Č.výkresu: D.1.1_05	