
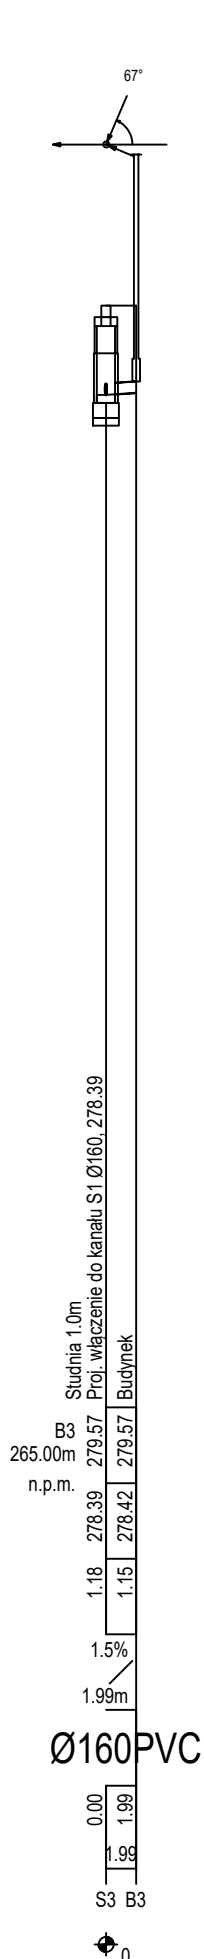


OZNACZENIE PROFILU: S1
POZIOM PORÓWNAWCZY 265.00 m n.p.m.


RZĘDNA TERENU ISTN.	279.61	279.57	279.57	279.57
RZĘDNA DNA KANAŁU	278.15	278.35	278.39	278.44
ZAGŁĘBIENIE DNA KANAŁU	1.46	1.22	1.18	1.13
SPADKI, DŁUGOŚCI	1% 29.37m			
ŚREDNICA, MATERIAŁ	Ø160PVC L=29.37m			
ODLEGŁOŚCI	0.00	19.84	4.26	5.27
HEKTOMETRY	S1	S2	S3	B1

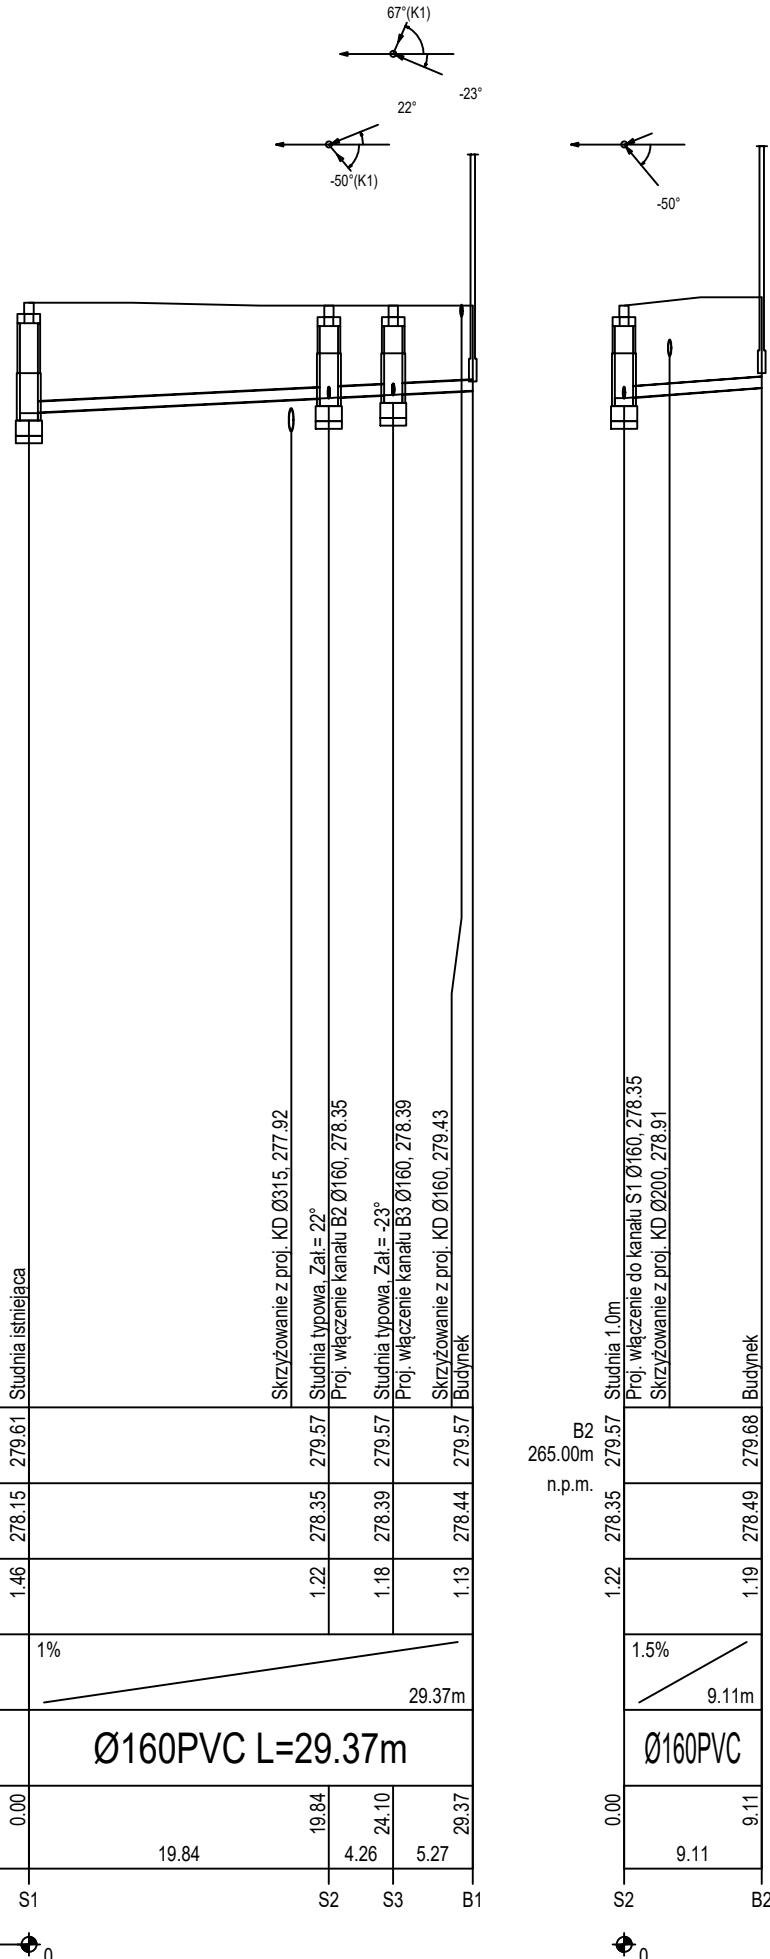

- UWAGA!:**
- Wszystkie wymiary, powierzchnie oraz ilości do zamówienia należy każdorazowo sprawdzić i wprowadzić konieczne zmiany lub skontaktować się z projektantem.
 - Na terenie objętym inwestycją możliwe jest zastanie niezinventaryzowanych kabli i rurociągów, fundamentów i innych obiektów budowlanych lub obiektów infrastruktury wojskowej
 - Projekt rozpatrywać równolegle z pozostałymi projektami branżowymi
 - Czerwonym krzyżem oznaczono elementy do usunięcia
 - Opracowano na podstawie mapy do celów projektowych i podkładów architektonicznych otrzymanych od Gminy Niegowa
 - Przed przystąpieniem do wykonaniu robót należy dokonać przekopów kontrolnych w miejscach lokalizacji sieci uzbrojenia terenu
 - Należy zabudować włazy żeliwne, skrzynki uliczne, wpusty, kraty koryt odwodnienia liniowego klasy D400
 - Studnie kanalizacyjne w nawierzchniach drogowych i w parkingach należy wyposażyć w pierścienie odciążające dodatkowo w drodze pożarowej posadzić na prefabrykowanej płycie podporowej.
 - Zbiorniki retencyjne należy posadzić na głębokości min. 0.7 m p.p.t.
 - Zaprojektowano zbiorniki retencyjne o maksymalnym dopuszczalnym obciążeniu nie przekraczającym 3.5t.

LEGENDA

-----	teren istniejący
-----	teren projektowany
S1	proj. studnia

Funkcja i specjalność	Imię i nazwisko	Numer uprawnień	Podpis
Projektant instalacji sanitarnych	mgr inż. Paweł Chorabik	SLK/8432/PWBS/19	
Sprawdzający instalacji sanitarnych	mgr inż. Sławomir Łapeta	SLK/2642/POOS/09	
Kategoria obiektu budowlanego: Kategoria IX - budynki kultury, nauki i oświaty		Faza projektu: Projekt techniczny - instalacje sanitarne	Numer projektu 58/2025
Przedmiot opracowania: Termomodernizacja budynku szkoły w Sokolnikach		Autor:  MPC Projekt-Budowa-Inwestycje sp. z o.o. ul. Pułaskiego 7/202 42-300 Myszków tel.: +48 664-476-586 tel.: +48 606-851-507 tel.: +48 34-315-75-71 www. MPC-projekt.pl	
Adres inwestycji: obręb ewidencyjny: 0017 Sokolniki jedn. ewid.: 240903_2 Niegowa działki nr ewid: 1353			
Inwestor: GMINA NIEGOWA ul. Sobieskiego 1 42-320 Niegowa		Skala: 1:100:500	Data: 08.2025
Nazwa rysunku: Profil kolektora sanitarnego		Numer rysunku: PT_IS_05	Numer strony: