


PŮDORYS 1.NP – PRAVÁ ČÁST – NOVÝ

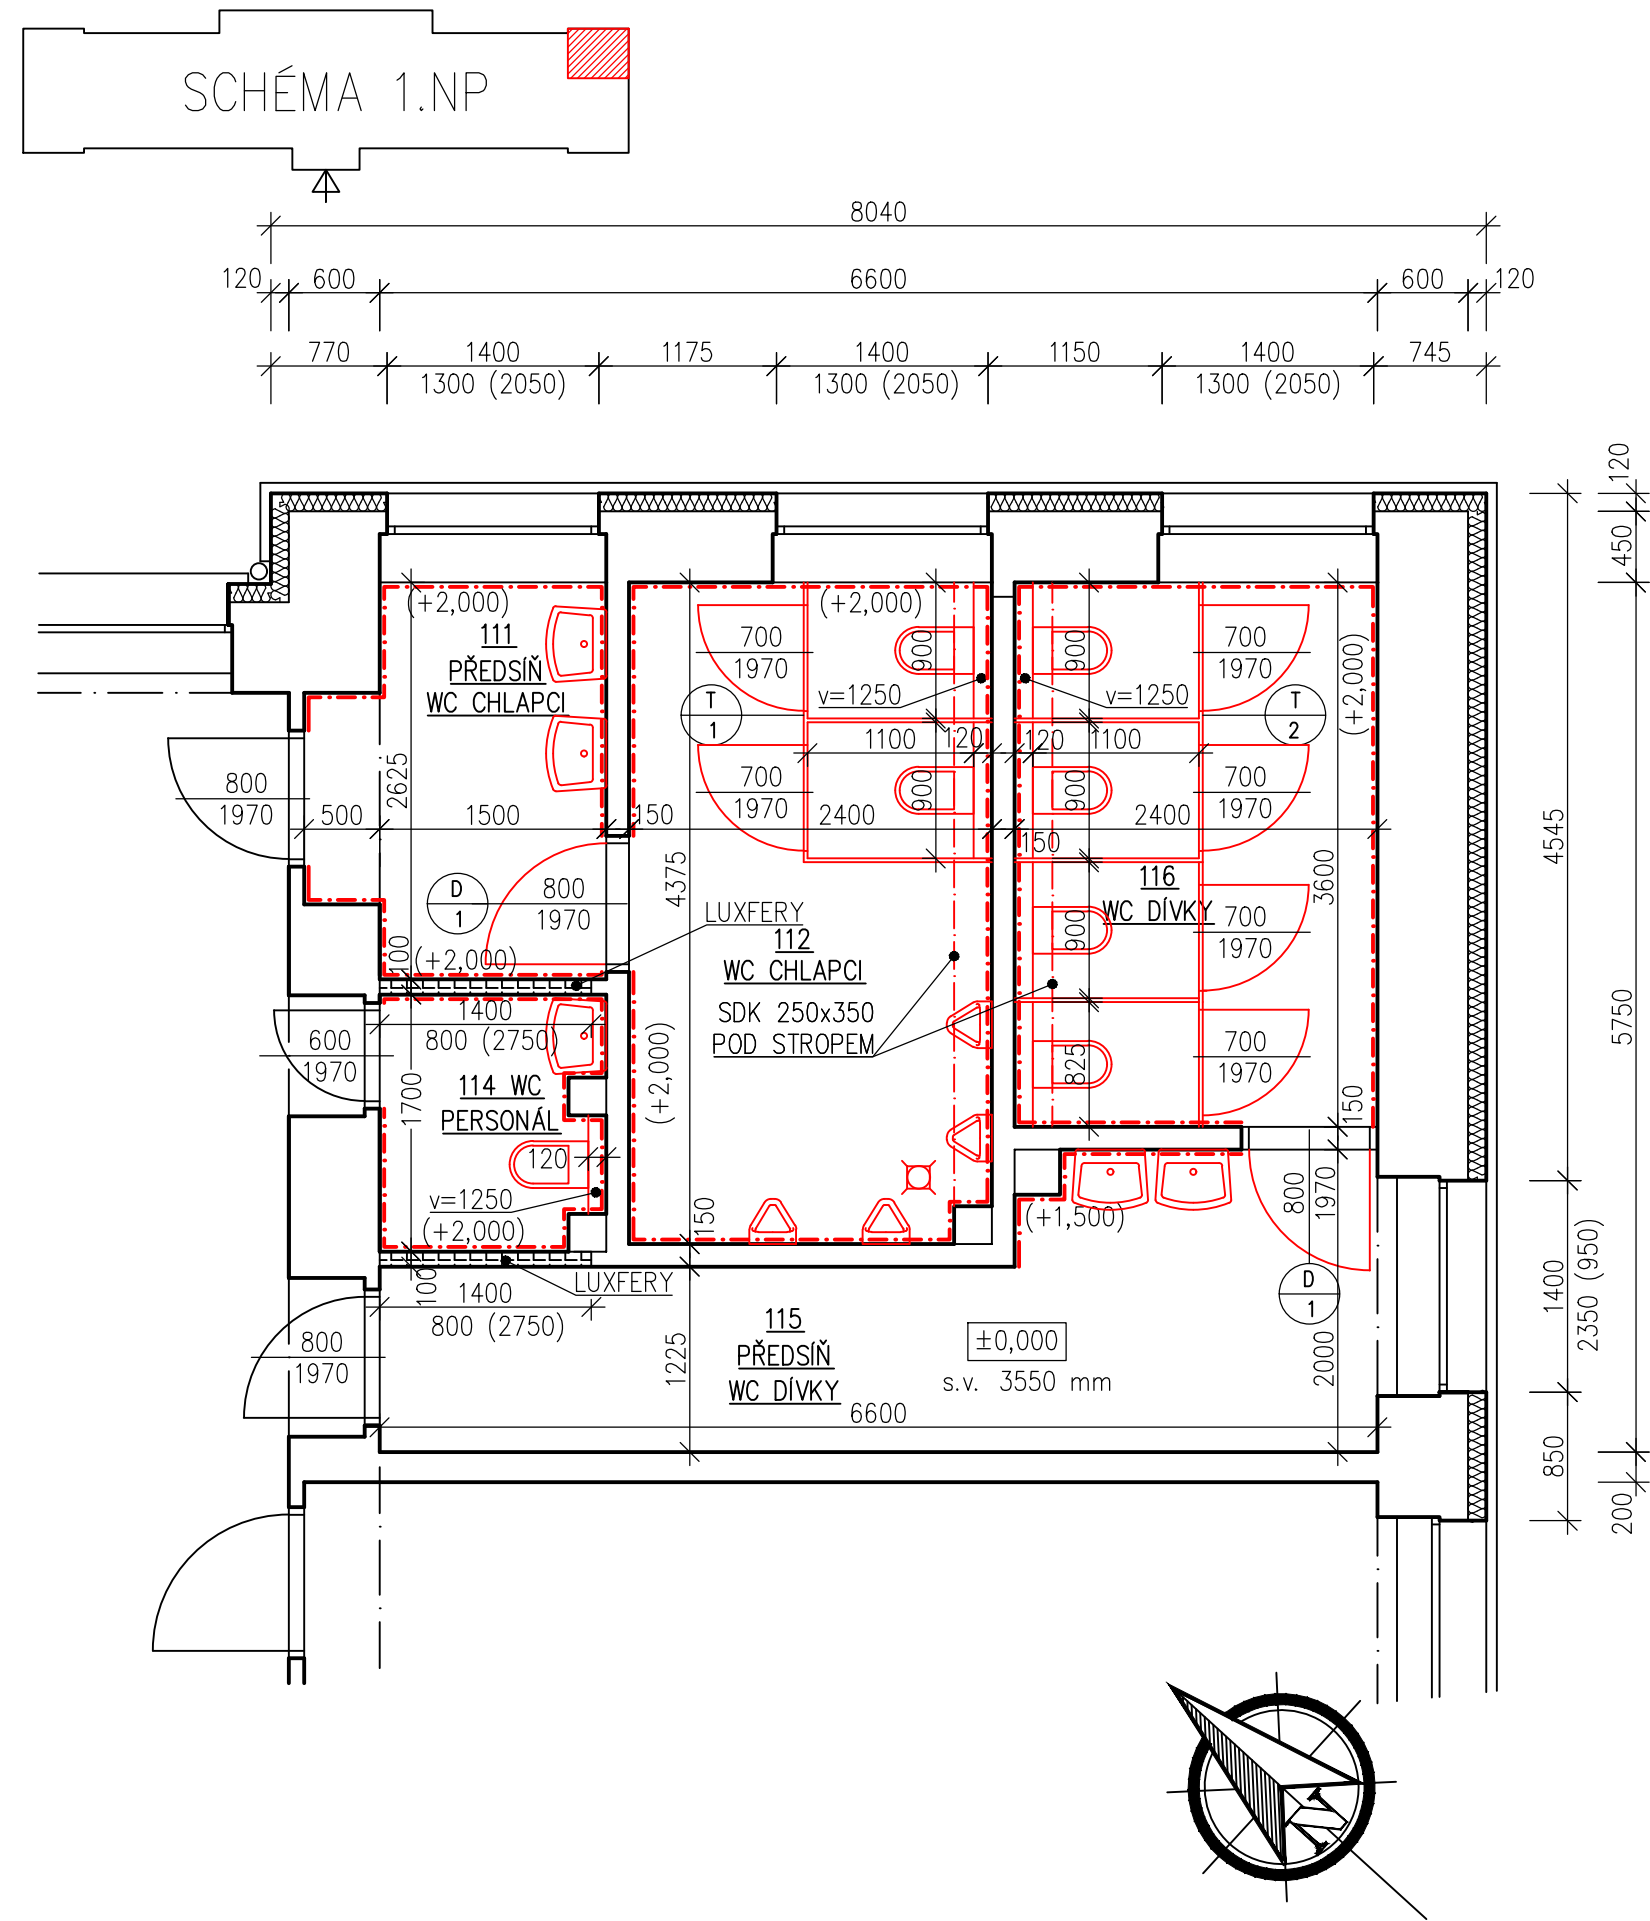

LEGENDA MÍSTNOSTÍ 1.NP–PRAVÁ ČÁST					
OZN.	MÍSTNOST	[m²]	PODLAHA	STĚNA	STROP
111	PŘEDSÍŇ WC CHLAPCI	4,63	KER. DLAŽBA	KO 1800, VOŠ	VOŠ
112	WC CHLAPCI	10,43	KER. DLAŽBA	KO 1800, VOŠ	VOŠ
114	WC PERSONÁL	2,48	KER. DLAŽBA	KO 1800, VOŠ	VOŠ
115	PŘEDSÍŇ WC DÍVKY	9,85	KER. DLAŽBA	KO 1500, KS 50, VOŠ	VOŠ
116	WC DÍVKY	8,64	KER. DLAŽBA	KO 1800, VOŠ	VOŠ
UPRAVOVANÁ UŽITNÁ PLOCHA		36.03			

VYSVĚTLIVKY  
KO – KERAMICKÝ OBKLAD  
KS – KERAMICKÝ SOKLÍK  
VOŠ – VÁPENOCEMENTOVÁ OMÍTKA ŠTUKOVÁ

LEGENDA KONSTRUKCÍ

- STÁVAJÍCÍ KONSTRUKCE
- NOVÉ KONSTRUKCE

POZNÁMKY:

- OPRAVA OMÍTEK–V NÁVAZNOSTI NA BOURACÍ PRÁCE A NOVÉ INSTALACE, BUDE PROVEDENA HLOUBKOVÁ PENETRACE A NOVÝ ŠTUK V CELÉ PLOŠE.
- DODÁVKA A MONTÁŽ NOVÝCH WC KABINEK
- NOVÝ KERAMICKÝ OBKLAD V=2000 (1500), DLE VÝBĚRU INVESTORA, SPECIFIKACE VIZ. TECHNICKÁ ZPRÁVA
- NOVÁ KERAMICKÁ DLAŽBA DLE VÝBĚRU INVESTORA, SPECIFIKACE VIZ. TECHNICKÁ ZPRÁVA
- NOVÉ DŘEVĚNÉ DVEŘE DO STÁVAJÍCÍCH OCELOVÝCH ZÁRUBNÍ (BROUŠENÍ+NÁTĚR)
- PROVEDENY SDK KASTLÍKY POD STROPEM–OBKLAD NOVÉHO PŘIPOJENÍ KANALIZACE
- OSAZENÍ NOVÝCH ZAŘÍZOVACÍHO PŘEDMĚTŮ–DODÁVKA ZTI
- NOVÝ ZÁSOBNÍK TOALETNÍHO MÝDLA (3x), ZÁSOBNÍK NA TOALETNÍ PAPIR (7x)–VŠE DODÁVKA ZTI
- EL. OSOUŠEČ (3x)–DODÁVKA ELEKTRO
- ODPADKOVÝ KOŠ NÁŠLAPNÝ 3L, KOV (7x), ZRCADLO 60x80cm(3x)
- OTOPNÉ TĚLESA ZPĚTNÁ MONTÁŽ+NÁTĚR VČETNĚ PŘIPOJOVACÍHO POTRUBÍ–DODÁVKA ZTI
- KOMPLET VÝMALBA
- VÝMĚNA SVĚTEL, VYPÍNAČŮ–VIZ. SAMOSTATNÝ VÝKRES
- VÝPIS VÝROBKŮ VIZ. SAMOSTATNÉ VÝKRESY

ODPOV. PROJEKTANT:		VYPRACOVAL:		PARÉ:		dnprojekce s.r.o. Kamenec 1685 768 61 Bystřice pod Hostýnem e-mail: dnprojekce@dnprojekce.cz					
		ING. DAVID NĚMEC									
STAVEBNÍK: Město Bystřice pod Hostýnem Masarykovo nám. 137, 768 61 BpH			PARCELA: st.1270/5		ČKAIT:		FORMÁT: A3				
AKCE: Rekonstrukce sociálního zařízení v budově 2. stupně ZŠ Bratrství Bystřice pod Hostýnem			MÍSTO:  Bystřice p.H.		Č. ZAK:		24.V.009		VÝKRES:  D.1.1.08		
					DATUM:		06/2024				
					STUPEŇ:		DVZ				
PŘÍLOHA: PŮDORYS 1.NP–PRAVÁ ČÁST–NOVÝ				OBJEKT:  S0.01				MĚŘÍTKO:  1:50			