

Legenda prvků

- Vybavení - truhlářské a typové výrobky
- Sanitární vybavení
- Informační systém
- Světla - bodové osvětlení
- Světla - Závěsný LED pás nad podhledem
- Nižší pozice / Vyšší pozice

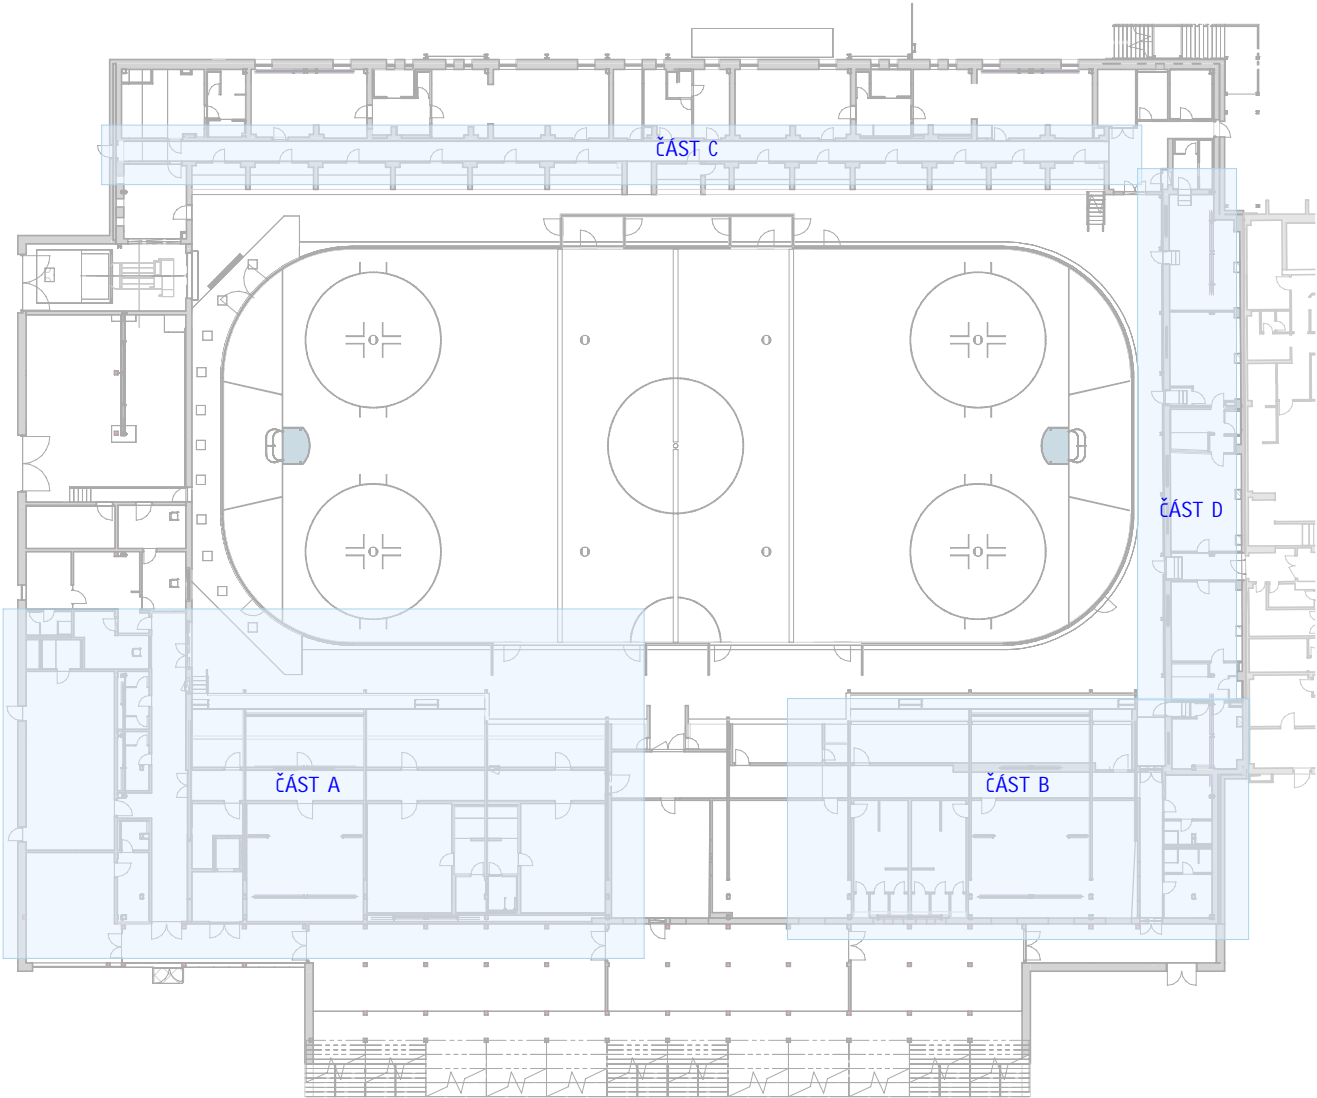


SCHÉMA OBJEKTU:

PODLAHA ZÁZEMÍ + 0,250/494,95																																																																																																																																																																																																																																																																																																																																																																																																																																																																																																																																																																																																																																																																																																																																																																																																																																																																																																																																																																																																																																																																																																																																																																																																																																																																																																																																																																																												
A	01	02	03	04	05	06	07	08	09	M	<div><div></div><div></div><div></div><div></div><div></div><div></div><div></div><div></div><div></div><div></div></div>																																																																																																																																																																																																																																																																																																																																																																																																																																																																																																																																																																																																																																																																																																																																																																																																																																																																																																																																																																																																																																																																																																																																																																																																																																																																																																																																																																																	

Boele

AUTORIZACE	Ing. Jiří Žák ČKAIT - 1400348			
	Boele s.r.o a AS PROJECT s.r.o			
	ARCHITEKTURA, PROJEKCE, ENGINEERING, DODAVATELSKÁ ČINNOST A PRODEJ HUMPOLECKÁ 2122, 393 01 PELHŘÍMOV, TEL.: 565 323 249, WWW.ASPROJECT.CZ			
	DESIGN OBJEKTU	HLAVNÍ PROJEKTANT	ZODPOV. PROJEKTANT	VYPRACOVAL
	Boele	Ing. arch. Vitudanish Dara	Ing. arch. Pavel Fajfr	Ing. arch. Vitudanish Dara

REKONSTRUKCE ZIMNÍHO STADIONU V PELHŘÍMOVĚ			
INVESTOR:	Město Pelhřimov, Masarykovo náměstí 1, 393 01 Pelhřimov IČO: 002 48 801	FORMÁT	10 x A4
MÍSTO STAVBY:	parc.č. 323/1, st. 323/6, 313/13 k.ú. Pelhřimov Pelhřimov, Vysočina	DATUM	01/2026
CHARAKTER STAVBY:	rekonstrukce a přístavba	STUPEŇ DOK.	DPS
ODDÍL:	D – INT D.1.1.Architektonicko stavební řešení INT –	Č. ZAKÁZKY	1146/23
OBSAH:	INT - 1.NP půdorys_CHODBA ŠATNY HOTEL	MĚŘÍTKO: 1 : 50	ČÍS. VÝKRESU: D.1.5.104