


SITUACE M 1:500

DEŠŤOVÁ KANALIZACE STOKA "D"  
PVC SN12 DN400 mm / 223,0m

DETAIL viz. Výkres č. 2  
ŘEZ viz. Výkres č. 3  
ŘEZ B - B

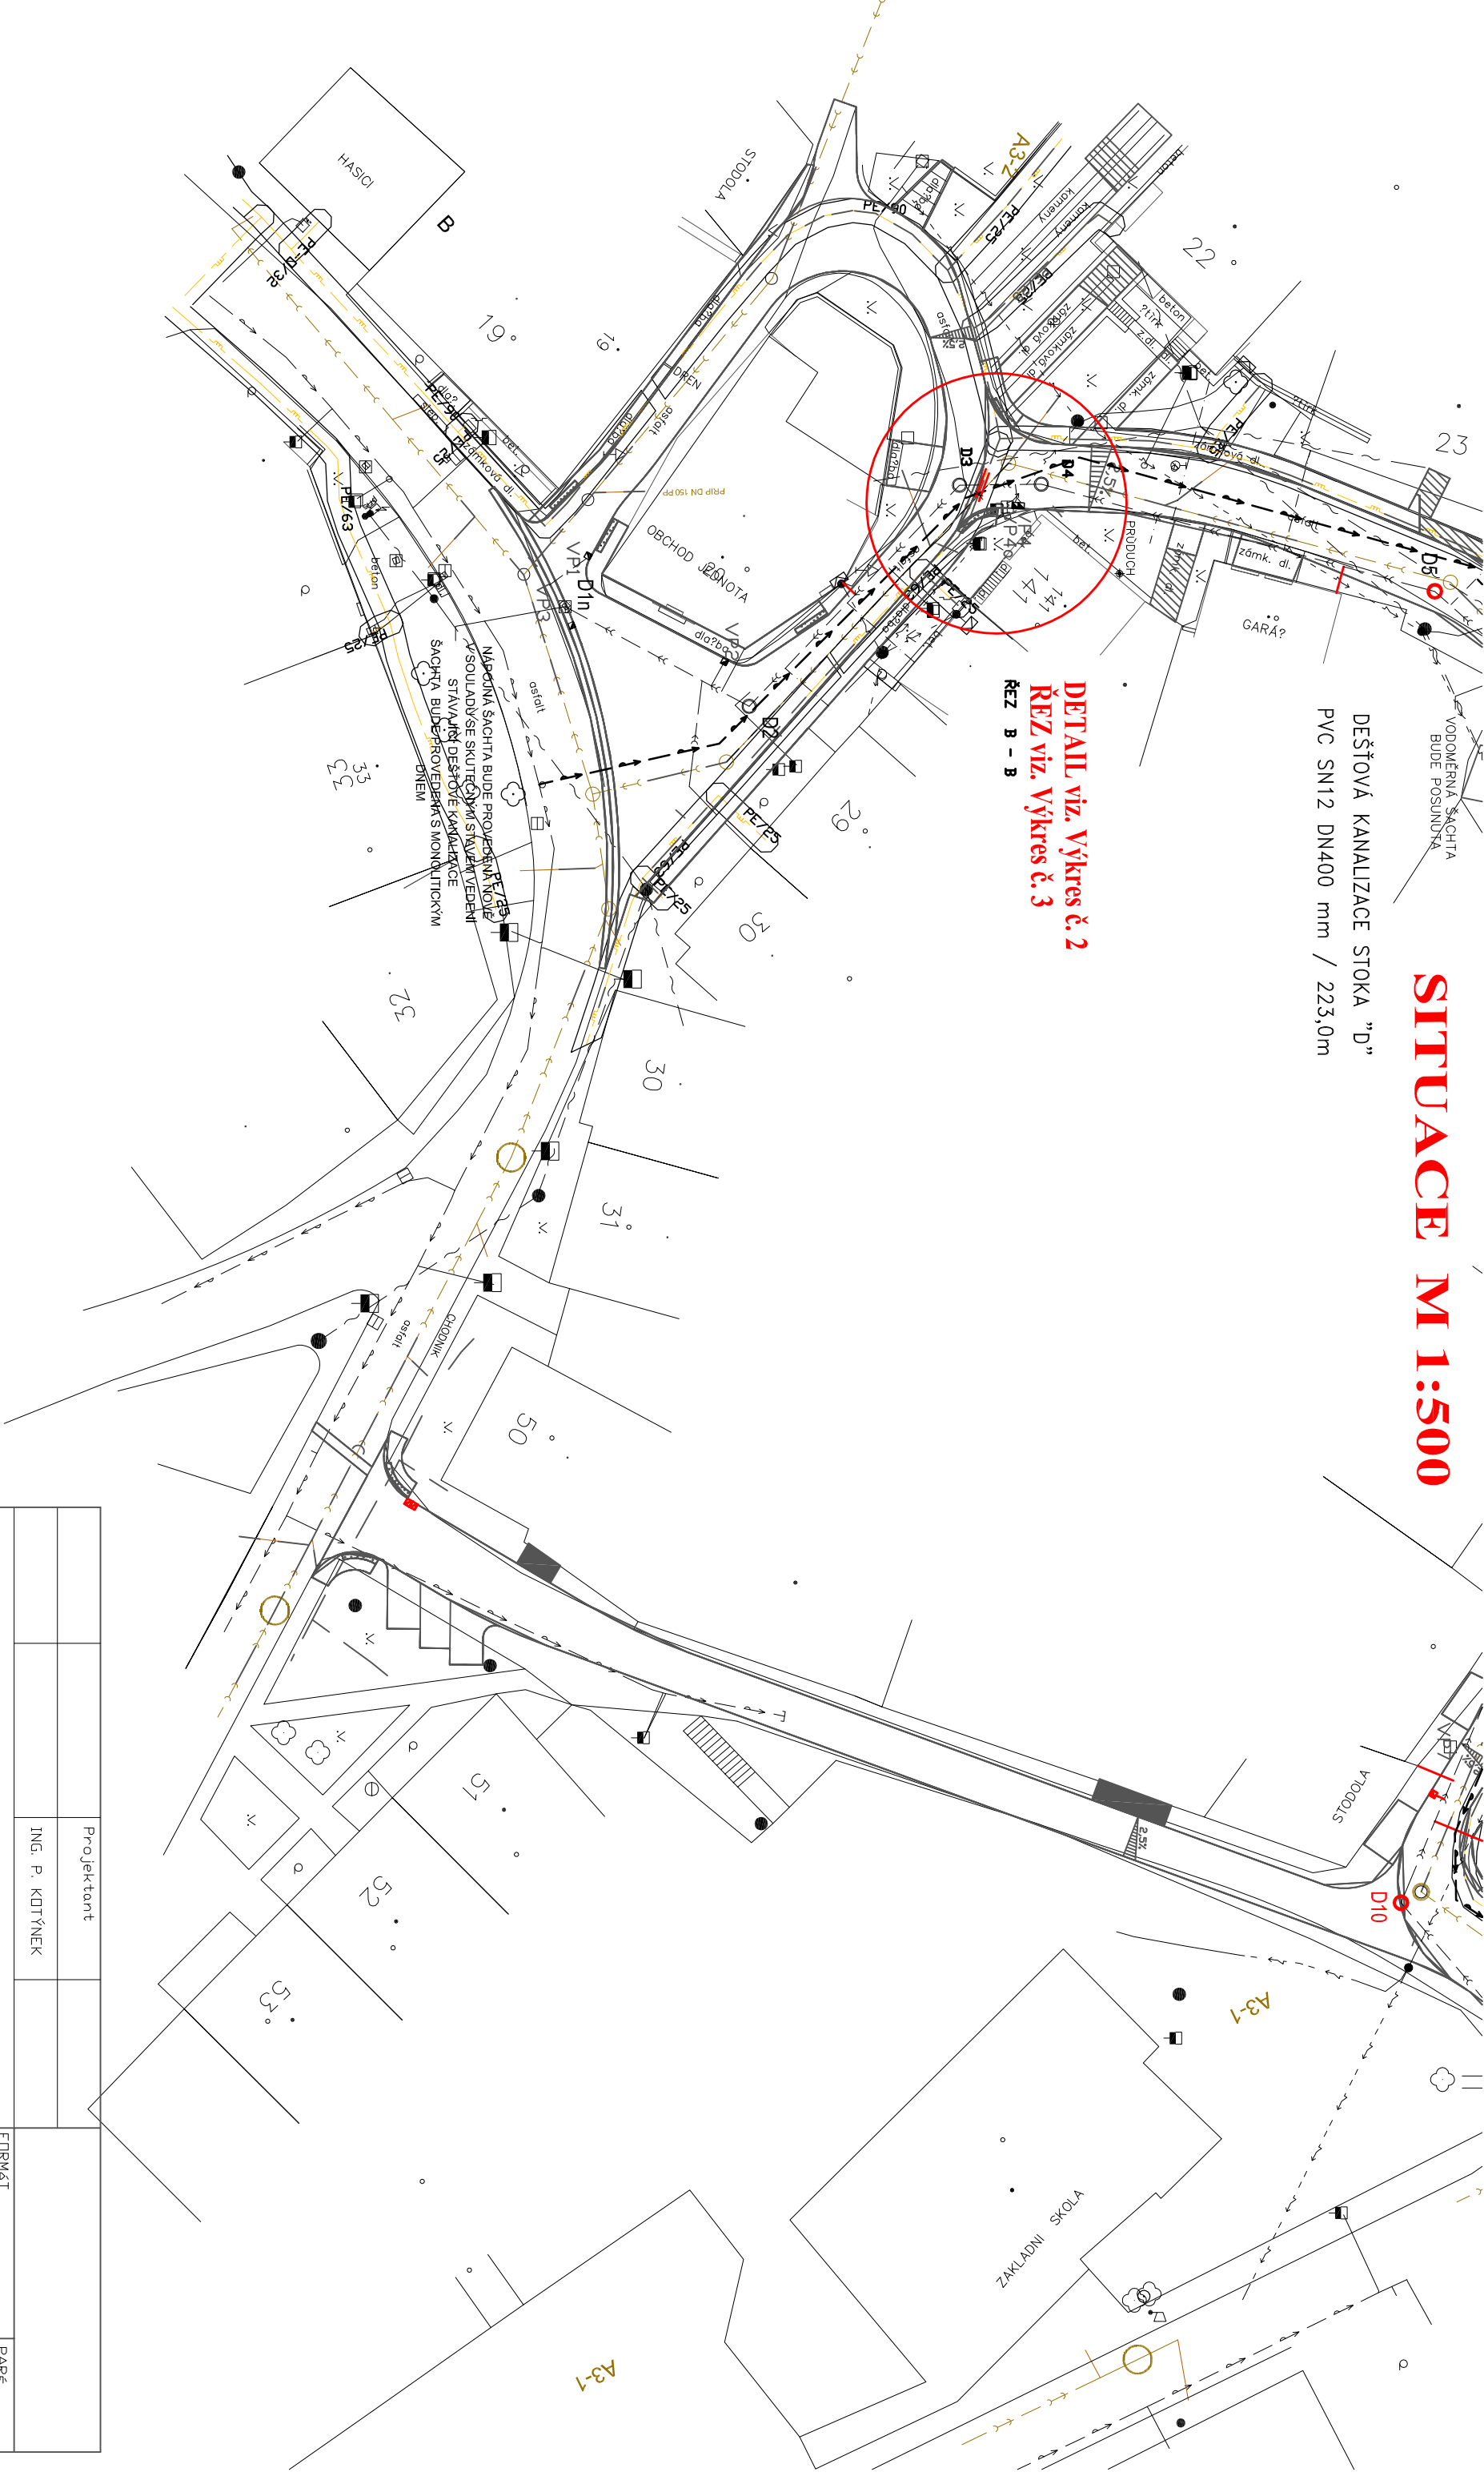

		Projektant		
		ING. P. KOTÝNEK		
ZNOJMO		Mramotice		
INVESTOR : MĚSTO ZNOJMO, OBROKOVA 1/12, 669 02 ZNOJMO		DATUM 06/2020		
STAVBA :  Místní komunikace, ul. Za Obchodem  M R A M O T I C E		STUPEŇ  P.D.		
Odstranění narušení Ochranného Pásmo Síť plynovodu		Měřítko  1 : 500		
OBSAH		Číslo výkresu  1		Část  D
STL PLYNOVOD		SITUACE		