


Wentylator łazienkowy Silent100 CHZ firmy Venture Industries  
wyposażony w opóźnienie czasowe regulowane  
oraz czujnik wilgotności  
V = 50m3/h; M = 0,57kg; Qel = 8W, 230V

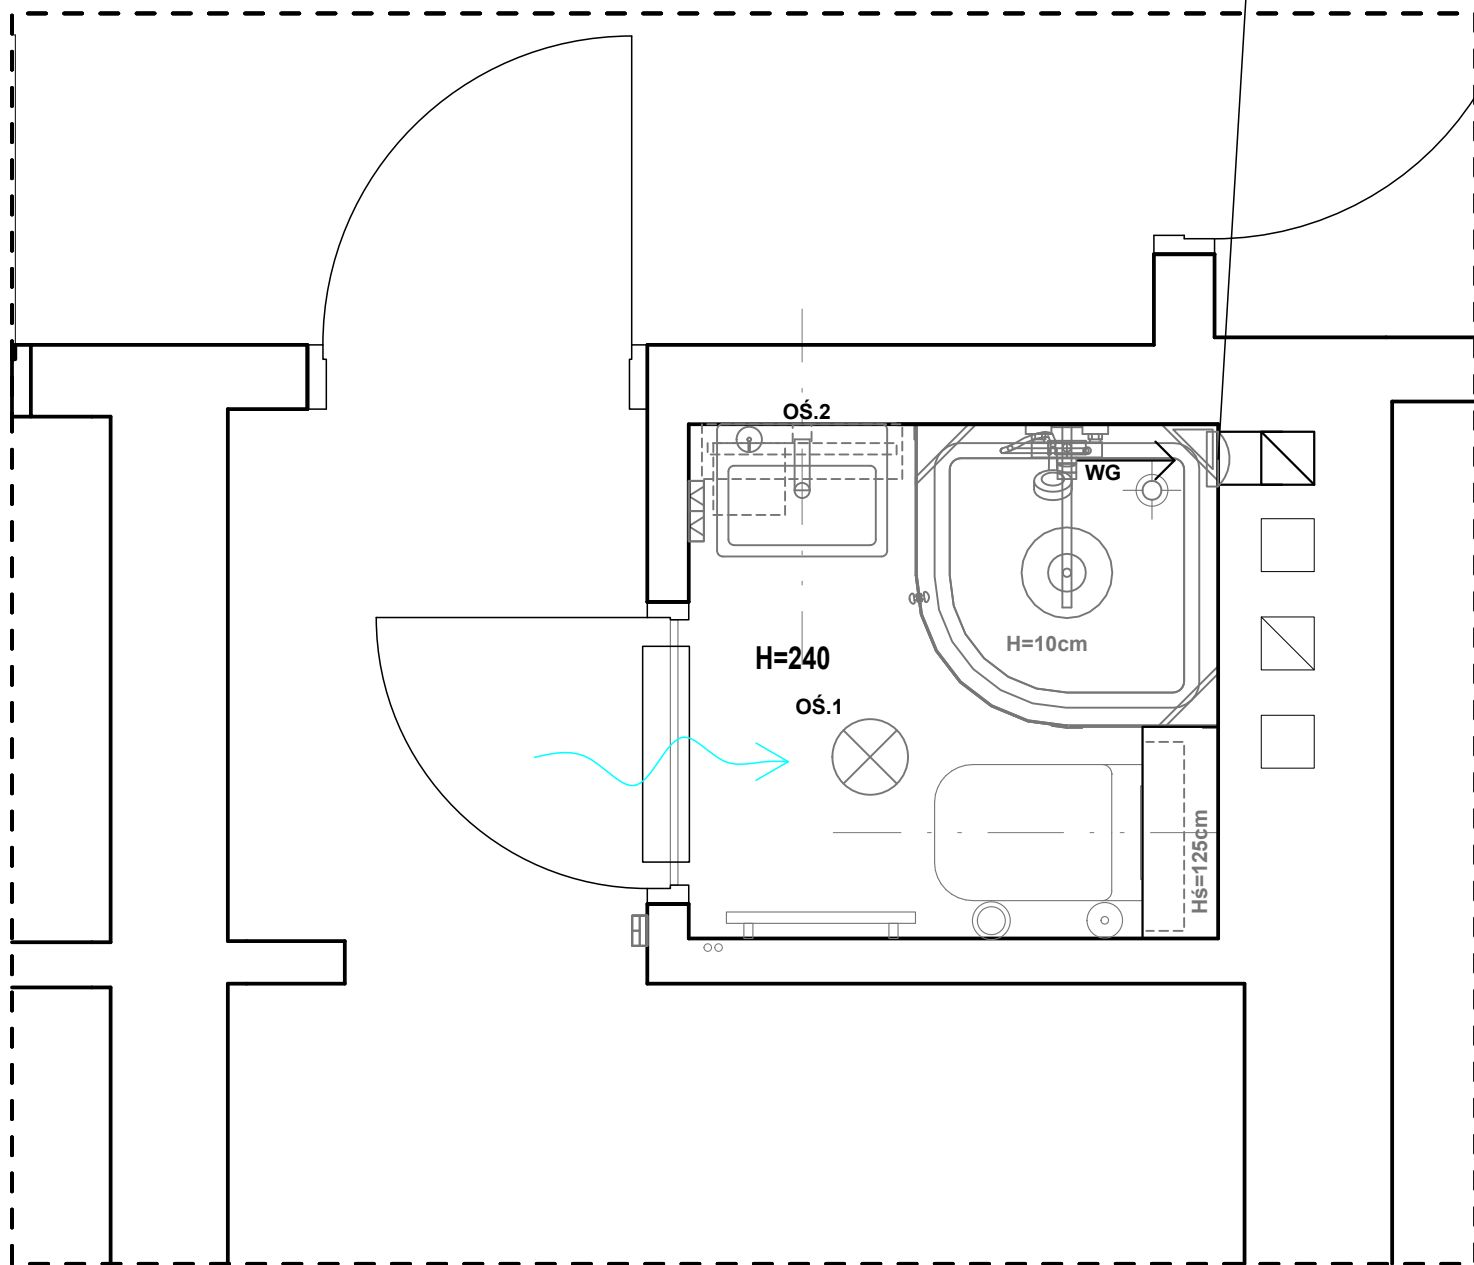

PAWILON NR 2 POKÓJ 7

INWESTOR: PAŃSTWOWE GOSPODARSTWO LEŚNE - LASY PAŃSTWOWE NADLEŚNICTWO USTROŃ 43-450 USTROŃ, UL. 3 MAJA 108,		ADRES INWESTYCJI: UL. TURYSTYCZNA 7 43-450 USTROŃ	
REMONT ŁAZIENEK PAWILONU NR 2 REGIONALNEGO LEŚNEGO OŚRODKA EDUKACJI EKOLOGICZNEJ "LEŚNIK"			
JEDNOSTKA PROJEKTOWA:	Wykonawcy:	UPRAWNIENIA:	PODPIS:
<div><div></div><div>SILESIA Architekci</div><div>ul. Rolna 43, 40-555 Katowice, tel. 032 745 24 24, 601 639 719</div></div>	Projektował: mgr inż. Łukasz Kaczmarek	SLK/0271/PWBS/22 upr.bud. w specj. sanitarnej	KL
	Opracował:		
UWAGI: WYMIAROWANIE /cm/	INSTALACJA WENTYLACJI MECHANICZNEJ - RZUT ŁAZIENKI 7	BRANŻA: SANITARNA	SKALA 1:20
DATA: 20.03.2022	FAZA: PROJEKT WYKONAWCZY	NUMER ARKUSZA:	IS-21