


MĚŘÍTKO 1:50

MĚŘÍTKO 1:50

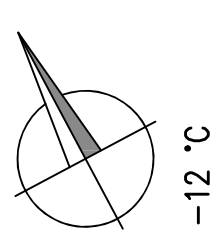


MĚŘÍTKO 1:25

MĚŘÍTKO 1:25

ŘEZ C-C
MĚRÍTKO 1:25

—	ZATŘAVĚNÍ
—	HUTNĚNÝ ŽASPVYTĚŽENOU ZEMINOU
—	VÝSTRAŽNÁ FOLIE ŽLUTÁ
—	PISKOVÝ OBSPV
—	SIGNALIZAČNÍ VODIČ
—	PLYNOVOD PE D 32x3
—	PISKOVÉ LOŽE 100 mm
—	IRONANÝ DNO VKOPIPI

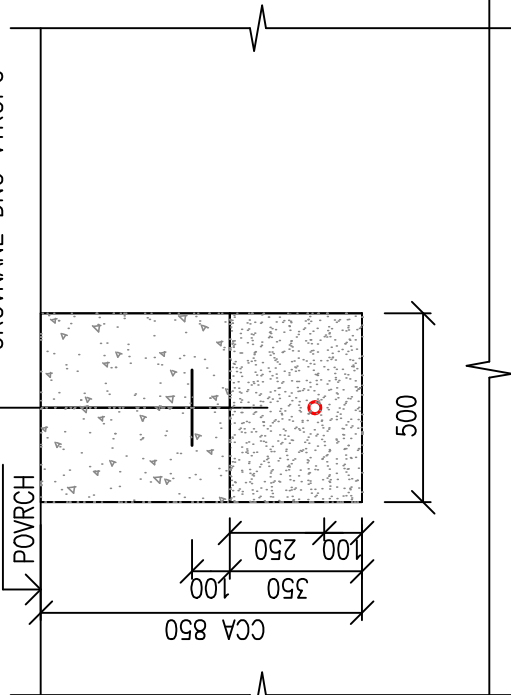

POZNÁMKY

1. PŘED ZAHÁJENÍM ZEMNÍCH PRÁČÍ JE NUTNO POŽADAT SPRÁVCE O VYTČENÍ DOTYČNÝCH POZEMKŮVNIH SÍTÍ A DOPRŽET JIMI STANOVENEH PODMINKY PRO OCHRANU POZEMKŮVNIH VEDEH.
2. PRO SOUBĚH A KŘÍŽENÍ PLYNOVODŮ S PODZEMNÍMI SÍTĚMI PLATÍ ČSN 73 6005 PROSTOROVĚ USPOŘÁDÁNÍ SÍTÍ TECHNICKÉH VÝBAVENÍ.
3. PLOVCHY DOTYČNÝCH VENKOVNÍH PLOCH BUDOU PO MONTÁŽI A ZKOUŠKÁCH PLYNOVODŮ UVEDENY DO PLYNOVODNÍH STAVU.

LEGENDA

PK	ZÁŘEŠNÝ PLYNOVÝ KONDENZAČNÍ KOTEL BAXI LUNA DUO-TEC MP+ 1,35 VÝKON (80/60 °C) 33,8 kW, ZENNÍ PLYN 2,0 kPa, 3,68 m ³ /h UZÁVŘENÝ SPOTŘEBÍČ TYPU C KOTEL JE SOULČÁSTÍ PROJEKTU VTAPEJNÍ	SK	PLYSTOVÁ SKŘÍNĚ HUTRA MAXIPOL 773, ROZMĚR 750x750x300 mm SOKL MAXIPOL 247, ROZMĚR 1000x750x300 mm
-----------	---	-----------	--

RT
REGULÁTOR TLAKU PLYNU FISCHER B10 NG, 50-400/2,0 kPa
VSTUPNÍ TLAK 0-400 kPa, VÝSTUPNÍ TLAK 2,0 kPa
MAXIMÁLNÍ PRŮTOK 10 m³/h

ŠP
PŘÍMÉ ŠROUBENÍ GIACOMINI R18

M TLAKOMĚR UKAZOVACÍ TYP 312/311, Ø 100, ROZSAH 0-4 kPa
DA VENTIL TLAKOMĚROVÝ TŘÍCESTNÝ, SMYČKA PŘÍVAŘOVACÍ

PŘÍPOJKY DN 25, ROZTEČ PŘÍPOJEK 250 mm

TFA	TRUBKA FLEXIRA CATS SK R1"-G3/4", S KOLENEM, DĚLKA 250 mm
TER	TRUBKA FLEXIRA CATS SK C5/4"-R1", DĚLKA 600 mm

PRB PŘECHODOVÝ SPOJ PE-ZÁVIT D 32/25 S OCHRANNÝM POUZDREM

POURBNI DIL ZABUDOVAT DO BEIONOVEHO ZAKLADU A I VARNIC
PŘI JEJICH PROVÁDĚNÍ

NAVŘZENÍ VNEJŠÍ A VNITŘNÍ DOMOVNÍ PLETNOVOSTÁVÁJÍCÍ PLYNOVÁ PŘÍPOJKA

ARCHITEKT	ING. AROH. JAROSLAV POLÁČEK			SÚAVA
PROJEKTOVATĚL	JOSEF NAVRKAŁ, SUCHBARDLSKA 2202/B, 669 02 ZNOJMO, Ć 45664021			
KM. ŃZEM	HODONICE	MĚŘTO SVABY	HODONICE P.Ć. 579/2	
STAVEBNÍK	OBC HODONICE, OBCNÍ Č.P. 287, 67125 HODONICE			
ŃZEM	DOKUMENTACE PRO SPOLEČNÉ POVOLENÍ			
OBEC	NOSTAABA VĚCEĽOVĚHO OBKERTU TECHNICKÝHO DVORU OBC HODONICE	FORMAT	6x A4	
OBJEKT		ZAK. ČÍSLO	02/2026	
PROFESE	SO-01 TECHNICKÝ DVŮR	DATAUM	05/2026	
	PĽNYPOVD	MĚRTKO	ČÍSLO VÝKRESU	
OBRAH	PŮDORYS INP. REZY	1:50		D.1.4.202