


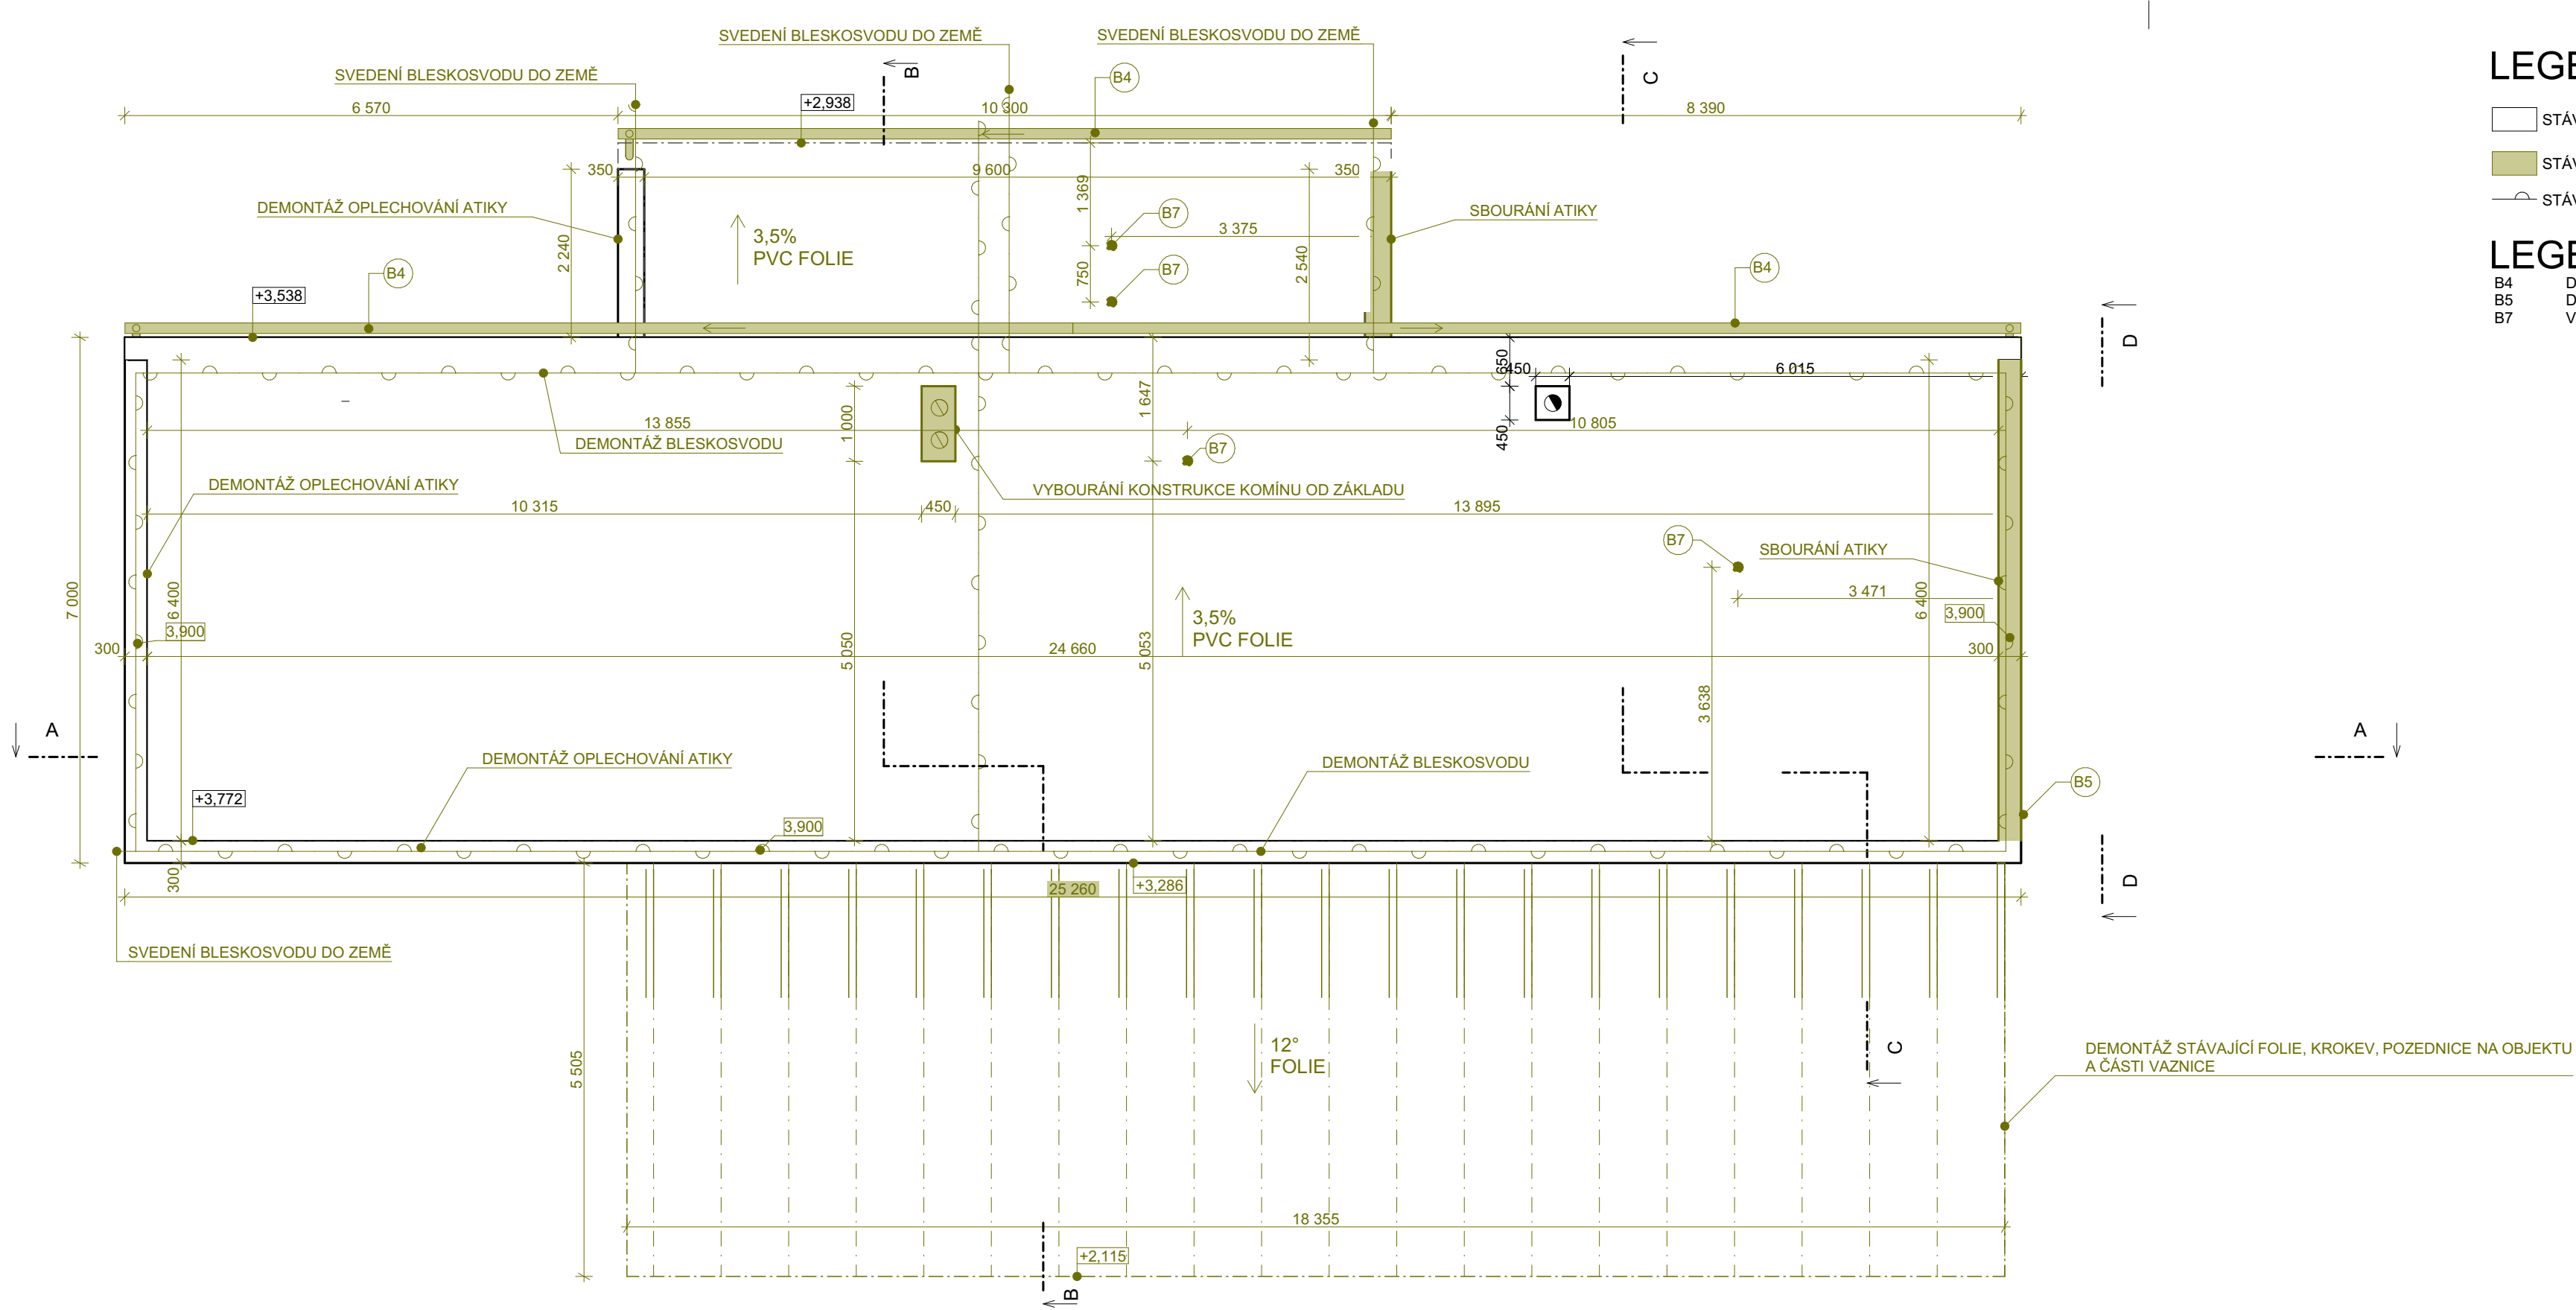

LEGENDA MATERIÁLŮ

- STÁVAJÍCÍ KONSTRUKCE
- STÁVAJÍCÍ BOURANÉ KONSTRUKCE
- STÁVAJÍCÍ BLESKOSVOD

LEGENDA BOURACÍCH PRACÍ

- B4 DEMONTÁŽ OKAPU A DEŠŤOVÉHO SVODU
- B5 DEMONTÁŽ SLOUPKU PRO ELEKTRO PŘÍPOJKU
- B7 VYBOURÁNÍ OTVORU PRO VEDENÍ VZT/KANALIZACE Ø125 mm

POZNÁMKA :
TATO DOKUMENTACE JE DOKUMENTACÍ PRO PROVEDENÍ STAVBY
VEŠKERÉ ÚPRAVY OPROTI PROJEKTU JE NUTNO KONZULTOVAT S INVESTOREM,
POPŘÍPADĚ S HLAVNÍM PROJEKTANTEM
±0,000 = 285,85 m.n.m. B.p.V. (ÚROVEŇ PODLAHY 1.NP)

ZODP. PROJEKTANT Ing. Jaroslav Vlach	ARCHITEKTONICKÝ NÁVRH : Ing. Lenka Vlachová	ATELIER 100d Jungmannova 1031/34, Kyjov tel. 775 112 908 e-mail : jar.vlach@post.cz www.atelier100d.cz	
VYPRACOVAL Ing. Stanislav Prokop	KONTROLOVAL : Ing. Jaroslav Vlach		
INVESTOR Obec Vřesovice, Vřesovice 72, 696 48 Ježov			
NÁZEV STAVBY : KOMUNITNÍ CENTRUM VŘESOVICE - STAV. ÚPRAVY A PŘÍSTAVBA			
ADRESA STAVBY : Vřesovice 19, Vřesovice 696 48			
VÝKRES : PŮDORYS STŘECHY - BOURACÍ PRÁCE			
FORMÁT 609x297	DATUM 02.04.2026	STUPEŇ DPS	Č. ZAKÁZKY 2431
MĚŘÍTKO 1:75	Č. VÝKRESU D.1.1.3.6		Č. PARÉ