

- POZNÁMKA:
- ELEKTROINSTALACE BUDE PROVEDENA KABELY A VODIČI CYKY, H07V-U, H07V-K, 4x2xAWG23 FTP cat.6 LSOHFR, ULOŽENY POD OMÍTKOU, V PODLAŽE V TRUBCE PVC 1425, PVC 1432, V KABELOVÝCH P ŘÍCHYTKÁCH 6700-00/P, dle ČSN 33 2130 ed.4 ELEKTRICKÉ INSTALACE NÍZKÉHO NAPĚTÍ - VNITŘNÍ ELEKTRICKÉ ROZVODY ČSN 34 1610 ELEKTROTECHNICKÉ PŘEDPISY ČSN. ELEKTRICKÝ SILNOPROUDÝ ROZVOD V PRŮMYSLOVÝCH PROVOZOVNÁCH ČSN 33 2312 ed.2 ELEKTRICKÉ INSTALACE NÍZKÉHO NAPĚTÍ - ELEKTRICKÁ ZAŘÍZENÍ V HOŘLAVÝCH LÁTKÁCH A NA NICH TYPY INSTALAČNÍCH PŘÍSTROJŮ (SPÍNAČE A ZÁSUVKY) BUDOU UPŘESNĚNY INVESTOREM.
 - SPÍNAČE BUDOU OSAZENY VE VÝŠCE 1,2 m OD PODLAHY - STŘED SPÍNAČE, POKUD NEBUDE URČENO JINAK. ZÁSUVKY BUDOU OSAZENY VE VÝŠCE 0,3 m OD PODLAHY, POKUD NEBUDE URČENO JINAK. ZÁSUVKY V PROSTORU MÍSTNOSTI KUCHYNĚ BUDOU OSAZENY VE VÝŠCE 1,2 m OD PODLAHY, POKUD NEBUDE URČENO JINAK. VZDÁLENOST INSTALAČNÍCH PŘÍSTROJŮ OD VNĚJŠÍ HRANY ZÁRUBNĚ 0,1m UPŘESNĚNÍ UMÍSTĚNÍ A VÝŠKY KONCOVÝCH PRVKŮ BUDOU UPŘESNĚNY V PROJEKTOVÉ DOKUMENTACI INTERIÉRU
 - SPÍNAČE, SILOVÉ ZÁSUVKY SDRUŽOVAT DO VÍCENÁSOBNÝCH RÁMEČKŮ, SLABOPROUDÉ ZÁSUVKY SDRUŽOVAT DO SAMOSTATNÝCH VÍCENÁSOBNÝCH RÁMEČKŮ
 - ROZMÍSTĚNÍ ZÁSUVK A SPÍNAČŮ V KUCHYŇSKÉM PROSTORU BUDE UPŘESNĚNO DODAVATELEM KUCHYŇSKÉHO VYBAVENÍ
 - UPŘESNĚNÍ ROZMÍSTĚNÍ OSVĚTLOVACÍCH TĚLES BUDE PROVEDENO PŘI MONTÁŽI NEBO VE VÝKRESU PODHLEDOVÝCH KONSTRUKCÍ. VEŠKERÉ SVĚTELNÉ VÝVODY BUDOU OPATŘENY SVORKOVNICÍ
 - UZEMNIT VEŠKERÉ KOVOVÉ PŘEDMĚTY POMOCÍ VODIČE DOPLŇKOVÉHO OCHRANNÉHO POSPOJOVÁNÍ dle ČSN 33 2000-4 -41 ed.2 čl.415.2.
 - PŘED PŘEDÁNÍM DO UŽÍVÁNÍ BUDE PROVEDENA VÝCHOZÍ REVIZI dle ČSN 33 2000-6 ed.2
 - VEŠKERÉ SVODY KE STROJŮM A PŘÍSTROJŮM CHRÁNIT PROTI MECHANICKÉMU POŠKOZENÍ DO VÝŠE 1,6m dle ČSN 34 1610 a dle ČSN 33 2000-5-52 ed.2

* VNĚJŠÍ VLVY VE SLEDOVANÝCH MÍSTNOSTECH (PROSTORECH) OBJEKTU PROJEKTOVÉ DOKUMENTACE BYLY URČENY DLE ČSN 33 2000-5-51 ed.3+Z1+Z2 přílohy A, ZA a tabulky ZA.1, ČSN 33 2000-1 ed.2, ČSN 33 2000-4-41 ed.3 a TNI 33 2000-5-51:

VNĚJŠÍ VLVY JSOU "NORMÁLNÍ" V SOULADU S ČSN 33 2000-5-51 ed.3+Z1+Z2 přílohy A, ZA a tabulky ZA.1, PROTO NENÍ DŮVOD URČOVÁNÍ VNĚJŠÍCH VLVIVŮ, POKUD JSOU VLVY MIMO URČENÍ "NORMÁLNÍ - ABNORMÁLNÍ" DLE ČSN 33 2000-5-51 ed.3+Z1+Z2 přílohy A, ZA a tabulky ZA.1, JE VYPRACOVÁN PROTOKOL O URČENÍ VNĚJŠÍCH VLVIVŮ, KTERÝ JE SOUČÁSTÍ TECHNICKÉ ZPRÁVY TĚTO PROJEKTOVÉ DOKUMENTACE.

V KOUPELNÁCH BUDE ELEKTROINSTALACE PROVEDENA DLE ČSN 33 2000-7-701 ed.2 U DŘEZU A UMÝVACÍM PROSTORU DLE ČSN 33 2130 ed.4

* OSVĚTLENÍ PROSTOR BYLO NAVRŽENO TAK, ABY OSVĚTLENOST (Em) VYHOVOVALA POŽADAVKŮM ČSN EN 12464-1 a ČSN EN 1838 ed.2


* VŠECHNY VIZUÁLNÍ PRVKY INTERIÉRU I EXTERIÉRU A JEJICH ROZMÍSTĚNÍ MUSÍ BÝT ODSOULASENY GENERÁLNÍM PROJEKTANTEM NEBO INVESTOREM (VZOROVÁNÍ).


ROZVODNÁ SÍŤ:
PŘÍVODNÍ NAPĚTOVÁ SOUSTAVA
3PEN 400/230V 50Hz TN-C
ROZVODY ELEKTROINSTALACE
3NPE 400/230V 50Hz TN-C-S
OCHRANA PŘED ÚRAZEM ELEKTRICKÝM PROUDEM DLE ČSN 33 2000-4-41 ed.3
ŽIVÝCH ČÁSTÍ: OCHRANA IZOLACÍ
OCHRANA KRYTÝ A P PŘEPÁŽKAMI
OCHRANA ZÁBRANOU
OCHRANA POLOHOU
OCHRANA DOPLŇKOVOU IZOLACÍ

NEŽIVÝCH ČÁSTÍ: AUTOMATICKÉ ODPOJENÍ OD ZDROJE
DOPLNĚNA - PROUDOVÝM CHRÁNIČEM
DOPLŇKOVÝM POSPOJOVÁNÍM
OCHRANA MALÝM NAPĚTÍM SELV A PELV

ELEKTROINSTALACE BUDE PROVEDENA DLE PLATNÝCH ZÁKONŮ, VYHLÁŠEK, NOREM A MONTÁŽNÍCH NÁVODŮ VÝROBCE

±0,000 = 285,85 m.n.m. B.p.V. (ÚROVEŇ PODLAHY 1.NP)

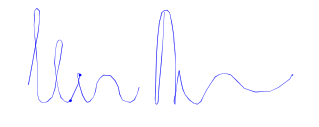Odpovědný projektant: Petr Winkler Skácelova 3063/5, 695 01 Hodonín tel:603 513 362 IČ: 88842711, ČKAIT: 1005185		Kreslil: Petr Winkler	
Investor: Obec Vřesovice, Vřesovice 72, 696 48 Ježov			
Datum: 01/2025 Měřítko: 1:50	Stupeň proj.dokumentace pro provádění stavby	Velikost papíru: 6xA4	Kopie
Akce: KOMUNITNÍ CENTRUM VŘESOVICE - STAV. ÚPRAVY A PŘÍSTAVBA			
Místo: k. ú. Vřesovice; 786748, parc. č. st. 34, číslo p. 19			Výkres č. D.1.2.5-07
Obsah: D.1.2.5 TPS-Silnoproud Půdorys 1.PP elektroinstalace rozvody pro osvětlení			

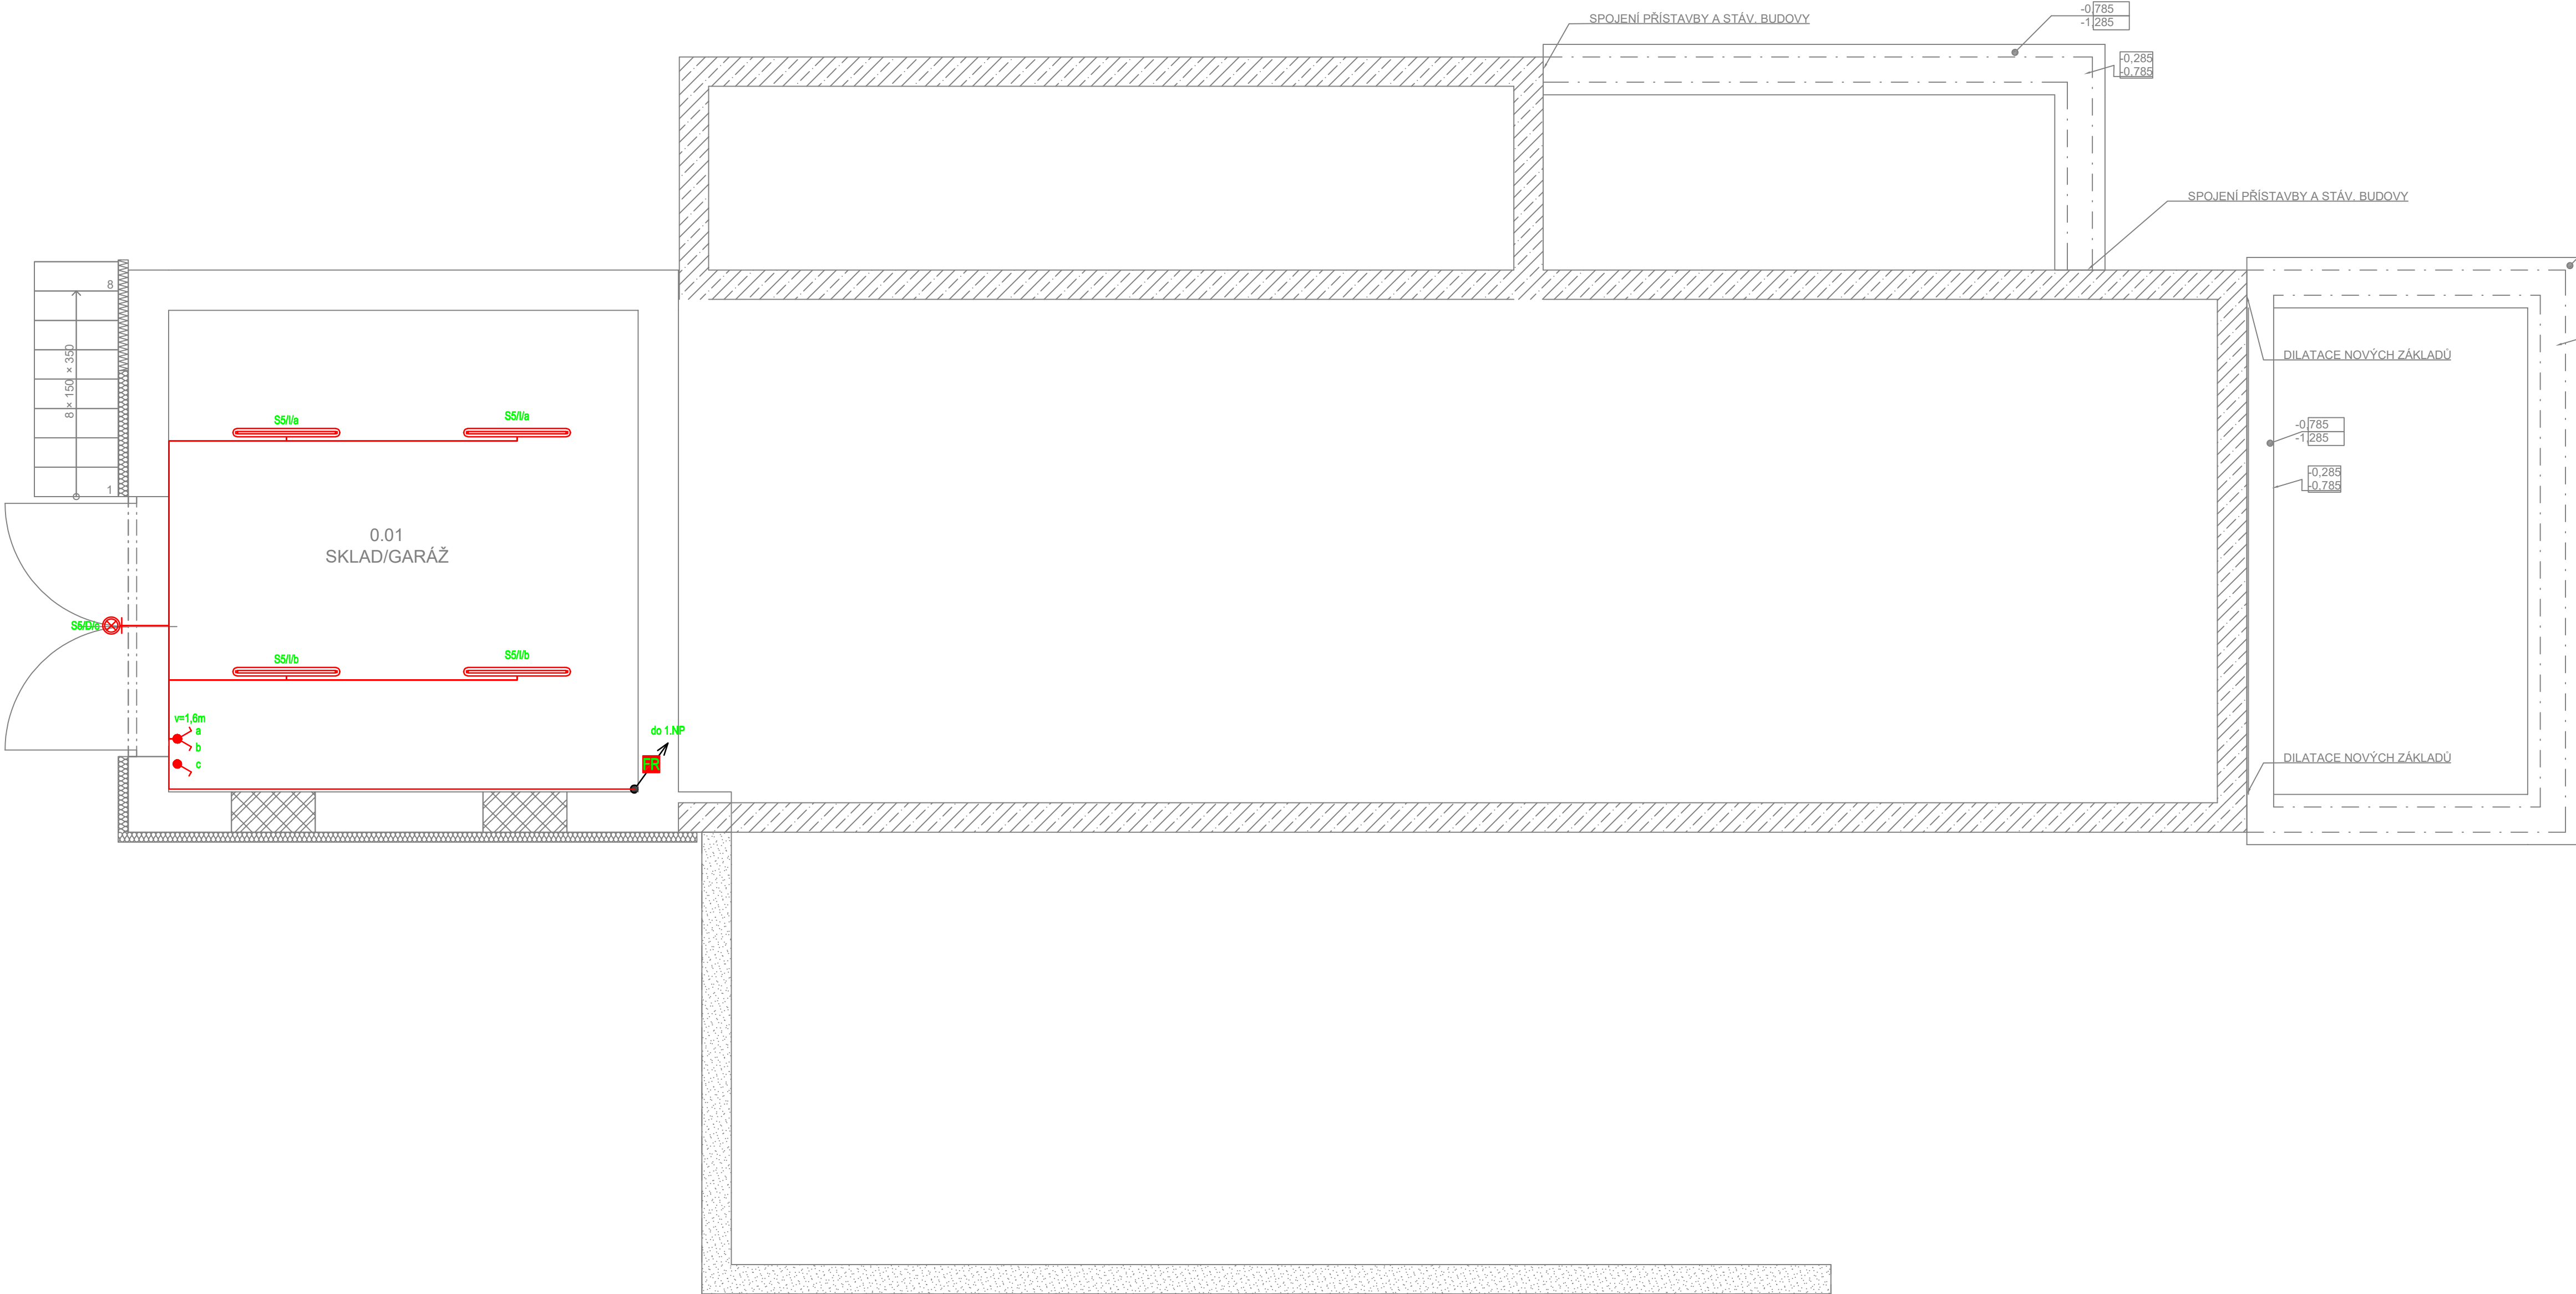

Legenda:

- Kabelová stoupačka
- Spínač č.5, IP44
- Svítlidlo nástěnné LED, min.IP44
- Kabelový rozvod pro osvětlení
- Svítlidlo přisazené LED, min.IP44
- Protipožární ucpávka
- Spínač č.1, IP44

Značení:
světelné rozvody
S1/A/a
spínání obvodů
typ svítidla
číslo obvodu
typ obvodu - S světelný

LEGENDA MATERIÁLŮ

- STÁVAJÍCÍ KONSTRUKCE
- NAVRŽENÉ ZPEVNĚNÉ PLOCHY
- NOVÉ CIHELNÉ OBVODOVÉ ZDIVO TL. 300 mm PĚNU/LEPIDLO
- NOVÉ CIHELNÉ NENOSNÉ ZDIVO TL. 140 mm PĚNU/LEPIDLO
- NOVÁ TEPELNÁ IZOLACE EPS
- STÁVAJÍCÍ DLÁŽDĚNÉ VENKOVNÍ PLOCHY

Tabulka místnosti 1.PP						
Č.	Název místnosti	Plocha (m2)	Nášlapná vrstva	Povrchová úprava zdí	Povrchová úprava stropu	Sv. výška
0.01	SKLAD/GARÁŽ	32,14	Betonová mazanina	Omítka	SDK podhled	2230
		32,14 m²				