


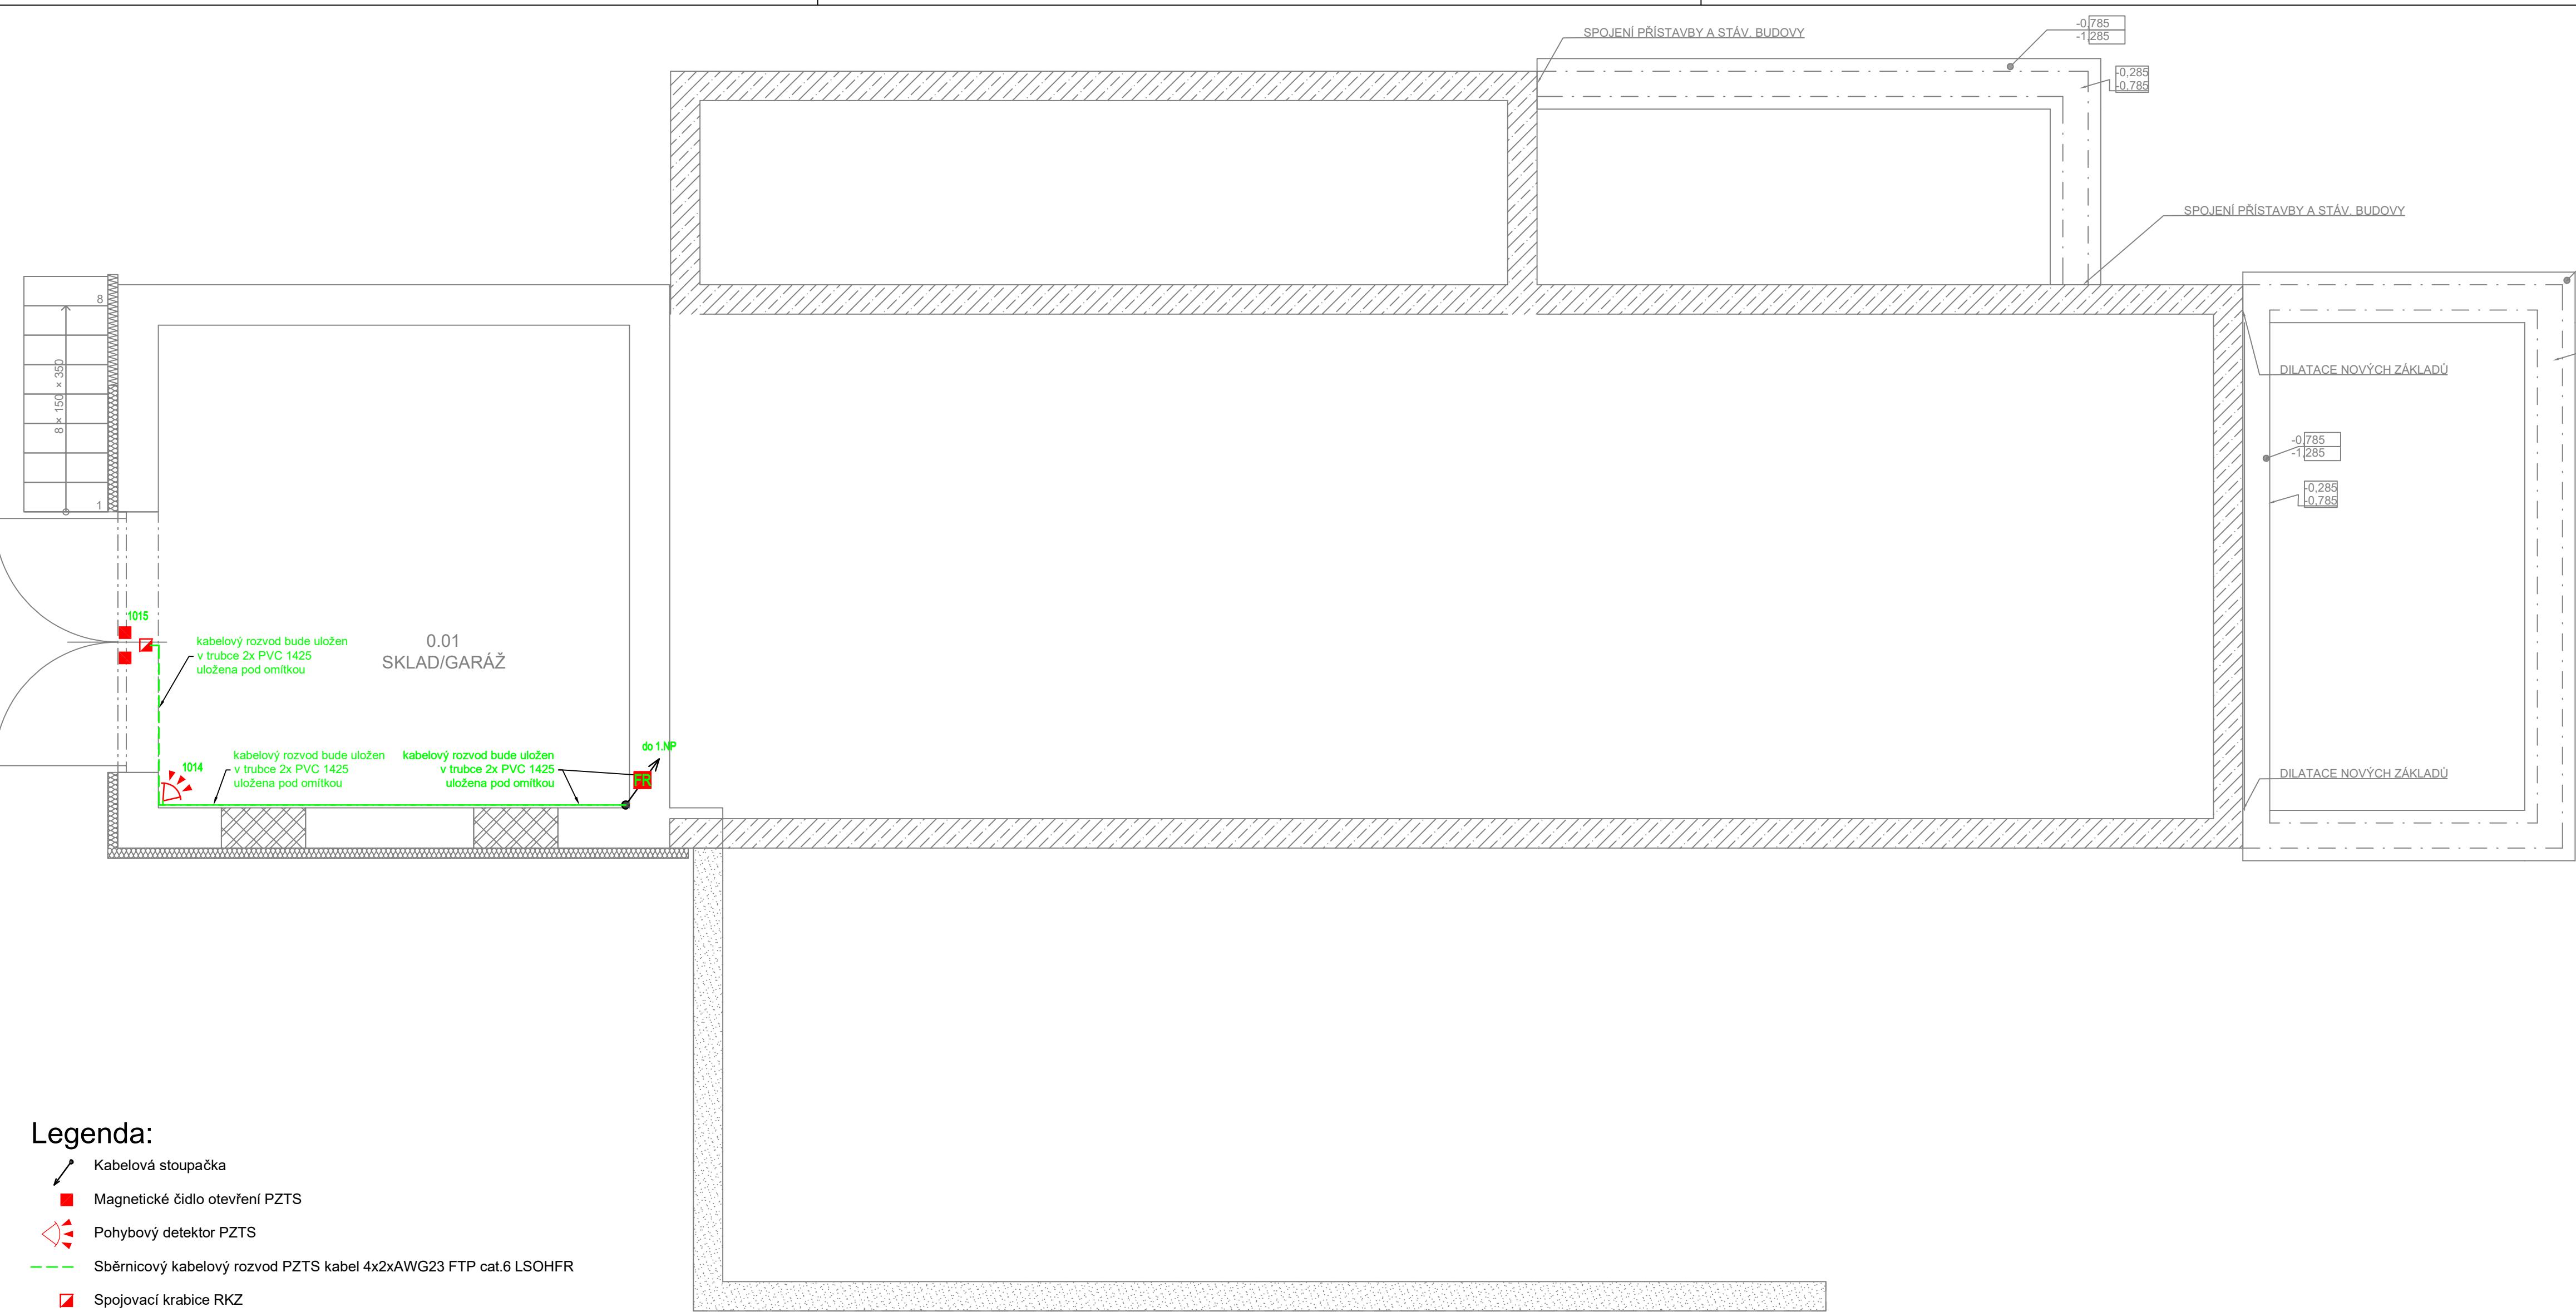

Legenda:

- Kabelová stoupačka
- Magnetické čidlo otevření PZTS
- Pohybový detektor PZTS
- Sběrníkový kabelový rozvod PZTS kabel 4x2xAWG23 FTP cat.6 LSOHFR
- Spojovací krabice RKZ
- Protipožární ucpávka

Značení:

- zařízení
- 101
- číslo pořadí
- číslo skupiny
- ústředna PZTS

Značení:

- zařízení
- DAT1,2
- číslo zásuvky
- typ obvodu - DAT datový
- HDMI multimedialní

LEGENDA MATERIÁLŮ

- STÁVAJÍCÍ KONSTRUKCE
- NAVRŽENÉ ZPEVNĚNÉ PLOCHY
- NOVÉ CIHELNÉ OBVODOVÉ ZDIVO TL. 300 mm PĚNU/LEPIDLO
- NOVÉ CIHELNÉ NENOSNÉ ZDIVO TL. 140 mm PĚNU/LEPIDLO
- NOVÁ TEPELNÁ IZOLACE EPS
- STÁVAJÍCÍ DLÁŽDĚNÉ VENKOVNÍ PLOCHY

Tabulka místnosti 1.PP					
Č.	Název místnosti	Plocha (m2)	Nášlapná vrstva	Povrchová úprava zdí	Povrchová úprava stropu
0.01	SKLAD/GARÁŽ	32,14	Betonová mazanina	Omlítka	SDK podhled
		32,14 m²			2230

- POZNÁMKA:
- SLABOPROUDÉ ROZVODY BUDOU PROVEDENY KABELY 4x2xAWG23 FTP cat.6 LSOHFR ULOŽENY V TRUBKÁCH PVC 1420, PVC 1425, PVC 1432, PVC 1440, PVC 1450 ULOŽENY POD OMÍTKOU dle ČSN 34 2300 ed.2 PŘEDPISY PRO VNITŘNÍ ROZVODY VEDENÍ ELEKTRONICKÝCH KOMUNIKACÍ ČSN 33 2130 ed.4 ELEKTRICKÉ INSTALACE NÍZKÉHO NAPĚTÍ - VNITŘNÍ ELEKTRICKÉ ROZVODY ČSN EN 50174-2 ed.2 INFORMAČNÍ TECHNOLOGIE - INSTALACE KABELOVÝCH ROZVODŮ - ČÁST 2: PROJEKTOVÁ PŘÍPRAVA A VÝSTAVBA V BUDOVÁCH ČSN EN 50310 ed.3 POUŽITÍ SPOLEČNÉ SOUSTAVY POSPOJOVÁNÍ A ZEMNĚNÍ V BUDOVÁCH VYBAVENÝCH ZAŘÍZENÍM INFORMAČNÍ TECHNOLOGIE TYPY INSTALAČNÍCH PŘÍSTROJŮ (SPÍNAČE A ZÁSUVKY) BUDOU UPŘESNĚNY INVESTOREM.
 - DATOVÉ ZÁSUVKY BUDOU OSAZENY VE VÝŠCE 0,3 m OD PODLAHY - STŘED ZÁSUVKY, POKUD NEBUDE URČENO JINAK
 - DATOVÉ ZÁSUVKY V PROSTORU MÍSTNOSTI KUCHYNĚ BUDOU OSAZENY VE VÝŠCE 1,2 m OD PODLAHY, POKUD NEBUDE URČENO JINAK
 - VZDÁLENOST INSTALAČNÍCH PŘÍSTROJŮ OD VNĚJŠÍ HRANY ZÁRUBNĚ 0,1m
 - UPŘESNĚNÍ UMÍSTĚNÍ A VÝŠKY KONCOVÝCH PRVKŮ BUDOU UPŘESNĚNY V PROJEKTOVÉ DOKUMENTACI INTERIÉRU
 - SPÍNAČE, SILOVÉ ZÁSUVKY SDRUŽOVAT DO VICENÁSOBNÝCH RÁMEČKŮ, SLABOPROUDÉ ZÁSUVKY SDRUŽOVAT DO SAMOSTATNÝCH VICENÁSOBNÝCH RÁMEČKŮ, NUTNO KOORDINOVAT SE SILNOPROUDEM
 - UZEMNIT VEŠKERÉ KOVOVÉ PŘEDMĚTY POMOCÍ VODIČE DOPLŇKOVÉHO OCHRANNÉHO POSPOJOVÁNÍ dle ČSN 33 2000-4 -41 ed.2 čl.415.2.
 - PŘED PŘEDÁNÍM DO UŽÍVÁNÍ BUDE PROVEDENA VÝCHOZÍ REVIZI dle ČSN 33 2000-6 ed.2
 - VEŠKERÉ SVODY KE STROJŮM A PŘÍSTROJŮM CHRÁNIT PROTI MECHANICKÉMU POŠKOZENÍ DO VÝŠE 1,6m dle ČSN 34 1610 a dle ČSN 33 2000-5-52 ed.2

 
- * VNĚJŠÍ VLVY VE SLEDOVANÝCH MÍSTNOSTECH (PROSTORECH) OBJEKTU PROJEKTOVÉ DOKUMENTACE BYLY URČENY DLE ČSN 33 2000-5-51 ed.3+Z1+Z2 přílohy A, ZA a tabulky ZA.1, ČSN 33 2000-1 ed.2, ČSN 33 2000-4-41 ed.3 a TNI 33 2000-5-51:
- VNĚJŠÍ VLVY JSOU "NORMÁLNÍ" V SOULADU S ČSN 33 2000-5-51 ed.3+Z1+Z2 přílohy A, ZA a tabulky ZA.1, PROTO NENÍ DŮVOD URČOVÁNÍ VNĚJŠÍCH VLVŮ, POKUD JSOU VLVY MIMO URČENÍ "NORMÁLNÍ - ABNORMÁLNÍ" DLE ČSN 33 2000-5-51 ed.3+Z1+Z2 přílohy A, ZA a tabulky ZA.1, JE VYPRACOVÁN PROTOKOL O URČENÍ VNĚJŠÍCH VLVŮ, KTERÝ JE SOUČÁSTÍ TECHNICKÉ ZPRÁVY TĚTO PROJEKTOVÉ DOKUMENTACE.
- V KOUPELNÁCH BUDE ELEKTROINSTALACE PROVEDENA DLE ČSN 33 2000-7-701 ed.2 U DŘEŽU A UMÝVACÍM PROSTORU DLE ČSN 33 2130 ed.4
- * OSVĚTLENÍ PROSTOR BYLO NAVRŽENO TAK, ABY OSVĚTLENOST (Em) VYHOVOVALA POŽADAVKŮM ČSN EN 12464-1 a ČSN EN 1838 ed.2
- * VŠECHNY VIZUÁLNÍ PRVKY INTERIÉRU I EXTERIÉRU A JEJICH ROZMÍSTĚNÍ MUSÍ BYT ODSOUHLASENY GENERÁLNÍM PROJEKTANTEM NEBO INVESTOREM (VZOROVÁNÍ).

ROZVODNÁ SÍŤ:
PŘÍVODNÍ NAPĚTOVÁ SOUSTAVA
3PEN 400/230V 50Hz TN-C
ROZVODY ELEKTROINSTALACE
3NPE 400/230V 50Hz TN-C-S
OCHRANA PŘED ÚRAZEM ELEKTRICKÝM PROUDEM DLE ČSN 33 2000-4-41 ed.3
ŽIVÝCH ČÁSTÍ: OCHRANA IZOLACÍ
OCHRANA KRYTY A PŘEPÁŽKAMI
OCHRANA ZÁBRANOU
OCHRANA POLOHOU
OCHRANA DOPLŇKOVOU IZOLACÍ

NEŽIVÝCH ČÁSTÍ: AUTOMATICKÉ ODPOJENÍ OD ZDROJE
DOPLŇENÁ - PROUDOVÝM CHRÁNIČEM
- DOPLŇKOVÝM POSPOJOVÁNÍM
OCHRANA MALÝM NAPĚTÍM SELV A PELV

SLABOPROUDÉ ROZVODY BUDOU PROVEDENY DLE PLATNÝCH ZÁKONŮ, VYHLÁŠEK, NOREM A MONTÁŽNÍCH NÁVODŮ VÝROBCE

±0,000 = 285,85 m.n.m. B.p.V. (ÚROVEŇ PODLAHY 1.NP)

Odpovědný projektant: Petr Winkler Skácelova 3063/5, 695 01 Hodonín tel:603 513 362, IČ: 88842711, ČKAIT: 1005185		Kreslil: Petr Winkler 	
Investor: Obec Vřesovice, Vřesovice 72, 696 48 Ježov			
Datum: 01/2025		Stupeň proj.dokumentace	
Měřítko: 1:50		Velikost papíru: 6xA4	
Akce:		KOMUNITNÍ CENTRUM VŘESOVICE - STAV. ÚPRAVY A PŘÍSTAVBA	
Místo:		k. ú. Vřesovice; 786748, parc. č. st. 34, číslo p. 19	
Obsah:		D.1.2.6 TPS-Elektronické komunikace Půdorys 1.PP slaboproudé rozvody	
		Výkres č. D.1.2.6-05	