


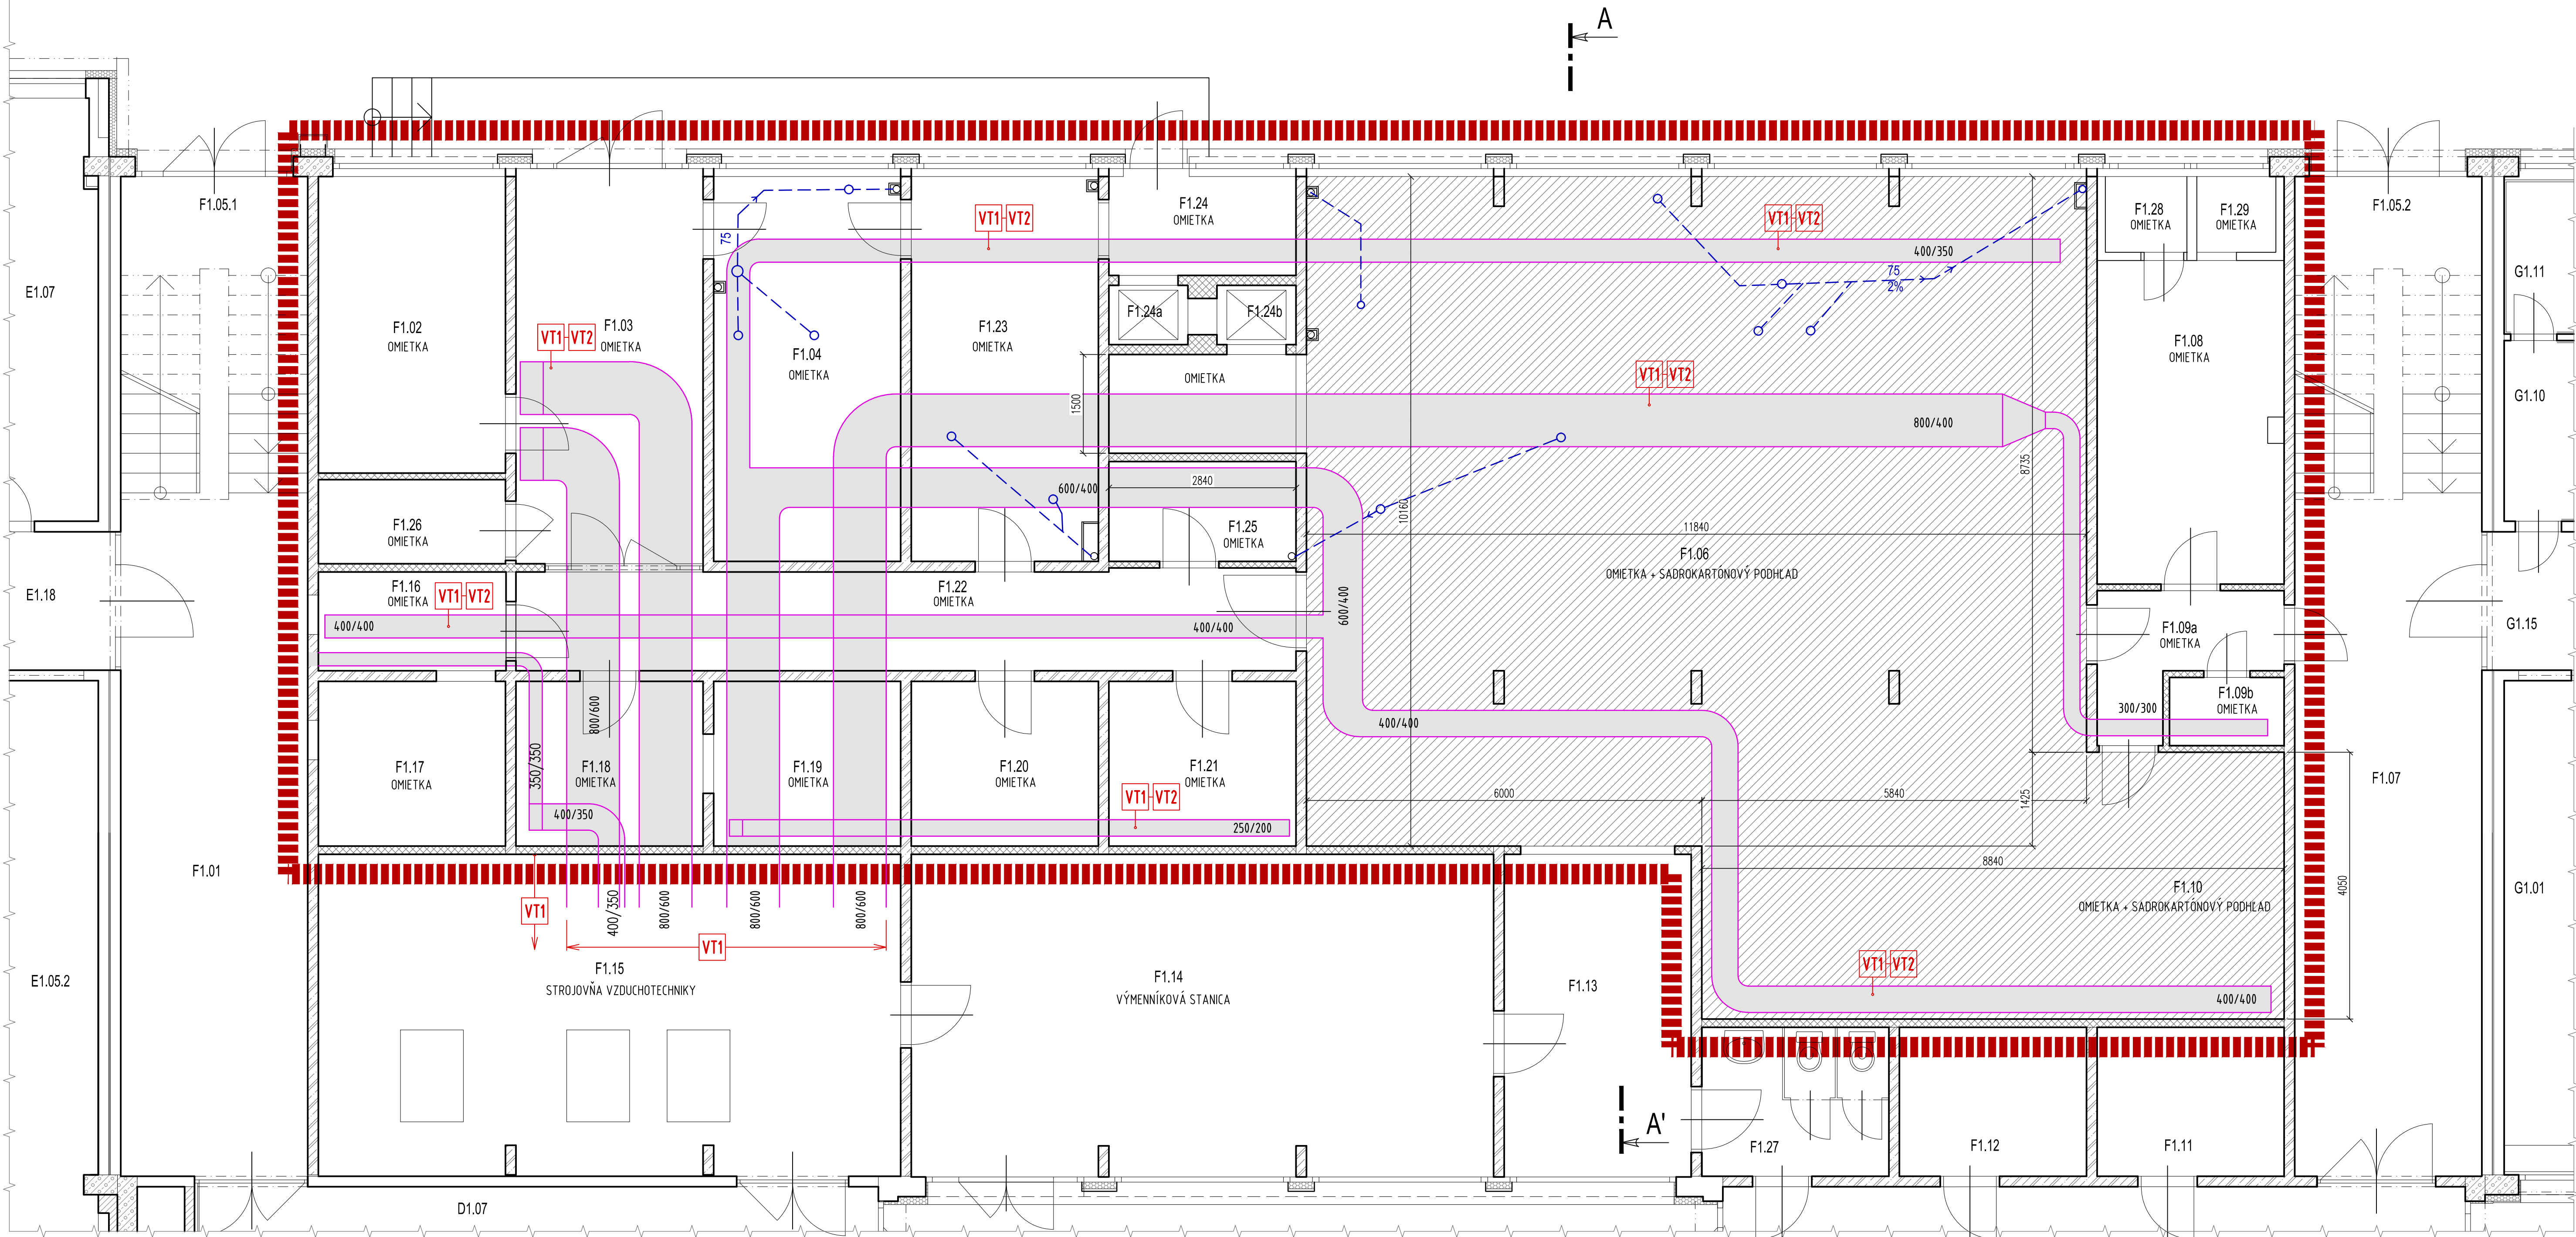

### LEGENDA :

- VYMEDZENIE RIEŠENÉHO PRIESTORU V INTERIÉRI
- EXISTUJÚCE STAVEBNÉ KONŠTRUKCIE
- ZAVESENÝ PODHLAD ZO SADRORATÓNOVÝCH DOSÁK SO ZVÝŠENOU ODOLNOSŤOU PROTI VLHKOSTI A PLESNIAM - (EKVIVALENT: GLASROC X) 147,32 m<sup>2</sup> NA OCEĽOVEJ PODKONŠTRUKCII SO ZVÝŠENOU ODOLNOSŤOU PROTI VLHKOSTI
- VZDUCHOTECHNICKÉ ROZVODY VEDENÉ POD STROPOM
- KANALIZAČNÉ POTRUBIE VEDENÉ POD STROPOM

### ÚPRAVY KONŠTRUKCIÍ

- VT1** ÚPRAVA EXISTUJÚCEHO VZDUCHOTECHNICKÉHO POTRUBIA ZVNÚTRA:
  - VYČISTENIE A DEZINFEKCIA
  - VÝMENA FILTROV
  - VÝMENA VÝUSTIEKAKO SÚBOR
- VT2** ÚPRAVA EXISTUJÚCEHO VZDUCHOTECHNICKÉHO POTRUBIA VONKAJŠÍ POKRYTIE (PLOCHA POTRUBIA : cca 293,50 m<sup>2</sup>)
  - PRÍPRAVA POVRCHU A ODMASTENIE V ZMYSLE TECHNOLOGICKÉHO PREDPISU (100 % PLOCHY)
  - 2 x NÁTER - FARBOU SYNTETICKOU ODTIEŇ: BIELY - SLONOVÁ KOSŤ

### LEGENDA MIESTNOSTÍ SO STAVEBNÝMI ÚPRAVAMI

| Č.M.   | NÁZOV MIESTNOSTI           |
|--------|----------------------------|
| F1.02  | KANCELÁRIA VEDÚCEJ KUCHYNE |
| F1.03  | VSTUPNÁ CHODBA             |
| F1.04  | SKLAD ZELENINY             |
| F1.06  | KUCHYŇA                    |
| F1.08  | ŠATŇA                      |
| F1.09a | CHODBA                     |
| F1.09b | UPRATOVAČKA                |
| F1.10  | DENNÁ MIESTNOSŤ            |

### LEGENDA MIESTNOSTÍ SO STAVEBNÝMI ÚPRAVAMI

| Č.M.  | NÁZOV MIESTNOSTI        |
|-------|-------------------------|
| F1.16 | STROJOVNÁ CHLADENIA     |
| F1.17 | CHLADENÝ SKLAD          |
| F1.18 | SKLAD                   |
| F1.19 | SKLAD                   |
| F1.20 | SUCHÝ SKLAD             |
| F1.21 | SUCHÝ SKLAD             |
| F1.22 | CHODBA                  |
| F1.23 | HRUBÁ PRÍPRAVA ZELENINY |

### LEGENDA MIESTNOSTÍ SO STAVEBNÝMI ÚPRAVAMI

| Č.M.  | NÁZOV MIESTNOSTI                              |
|-------|-----------------------------------------------|
| F1.24 | SKLAD ODPADKOV                                |
| F1.25 | SKLAD ČISTIAČICH A DEZINFEKČNÝCH PROSTRIEDKOV |
| F1.26 | PRÍRUČNÝ SKLAD                                |
| F1.28 | WC - PERSONÁL KUCHYNE                         |
| F1.29 | SPRCHA - PERSONÁL KUCHYNE                     |

### OSTATNÉ MIESTNOSTI - BEZ STAVEBNÝCH ÚPRAV :

| Č.M.    | NÁZOV MIESTNOSTI |
|---------|------------------|
| F1.01   | CHODBA           |
| F1.05.1 | SCHODISKO        |
| F1.05.2 | SCHODISKO        |
| F1.07   | CHODBA           |

| Č.M.  | NÁZOV MIESTNOSTI    |
|-------|---------------------|
| F1.11 | SKLAD               |
| F1.12 | ELEKTROVÝRODŇA      |
| F1.13 | SKLAD               |
| F1.14 | VÝMENNÍKOVÁ STANICA |

| Č.M.   | NÁZOV MIESTNOSTI          |
|--------|---------------------------|
| F1.15  | STROJOVNÁ VZDUCHOTECHNIKY |
| F1.24a | NÁKLADNÝ VÝŤAH - ODPADKY  |
| F1.24b | NÁKLADNÝ VÝŤAH - JEDLO    |
| F1.27  | WC                        |

PÔDORYS PRÍZEMIA m 1 : 50  
ÚPRAVA STROPOV - navrhovaný stav

|                                                                                                                        |  |                                                                         |  |
|------------------------------------------------------------------------------------------------------------------------|--|-------------------------------------------------------------------------|--|
| 0,000                                                                                                                  |  | JE STANOVENÁ AKO EXISTUJÚCA ÚROVEŇ PODLAHY ZVÝŠENÉHO PRÍZEMIA NA CHODBE |  |
| VLASTNÍK STAVBY : Mesto NITRA<br>Štefánikova trieda 60, 950 06 NITRA                                                   |  |                                                                         |  |
| STAVEBNÍK : Mesto NITRA, Štefánikova trieda 60, 950 06 NITRA                                                           |  |                                                                         |  |
| ZHOTOVITEL PD : IF_ROGGI s.r.o., Kyjevskej 16, 949 01 NITRA                                                            |  |                                                                         |  |
| ZODPOVEDNÝ PROJEKTANT : Ing. arch. IGOR FENÍK - autorizovaný architekt / SKA<br>Wlisonovo nábrežie 148, NITRA          |  | PROJEKTOVÁ DOKUMENTÁCIA pre REALIZÁCIU STAVBY                           |  |
| STAVBA : ZŠ ŠKULTÉTYHO - Oprava havarijného stavu kuchyne                                                              |  | DÁTUM : JÚN 2020                                                        |  |
| CHARAKTER : Rekonštrukcia a stavebné úpravy v objekte                                                                  |  |                                                                         |  |
| MIESTO STAVBY : Obec: NITRA - časť KLOKOČINA; Ulica: ŠKULTÉTYHO 1; Katastrálne územie: NITRA; Parcela číslo: 7242/1, 3 |  | FORMÁT : 8 A4                                                           |  |
| ČASŤ PD : C.1. - ARCHITEKTÚRA A STAVEBNÁ ČASŤ                                                                          |  | ČÍSLO V : C.1.10                                                        |  |
| OBSAH VÝKRESU : PÔDORYS PRÍZEMIA - ÚPRAVA STROPOV - navrhovaný stav MIERKA : m 1:50                                    |  |                                                                         |  |