 



PŮDORYS 2.NP

M 1:100

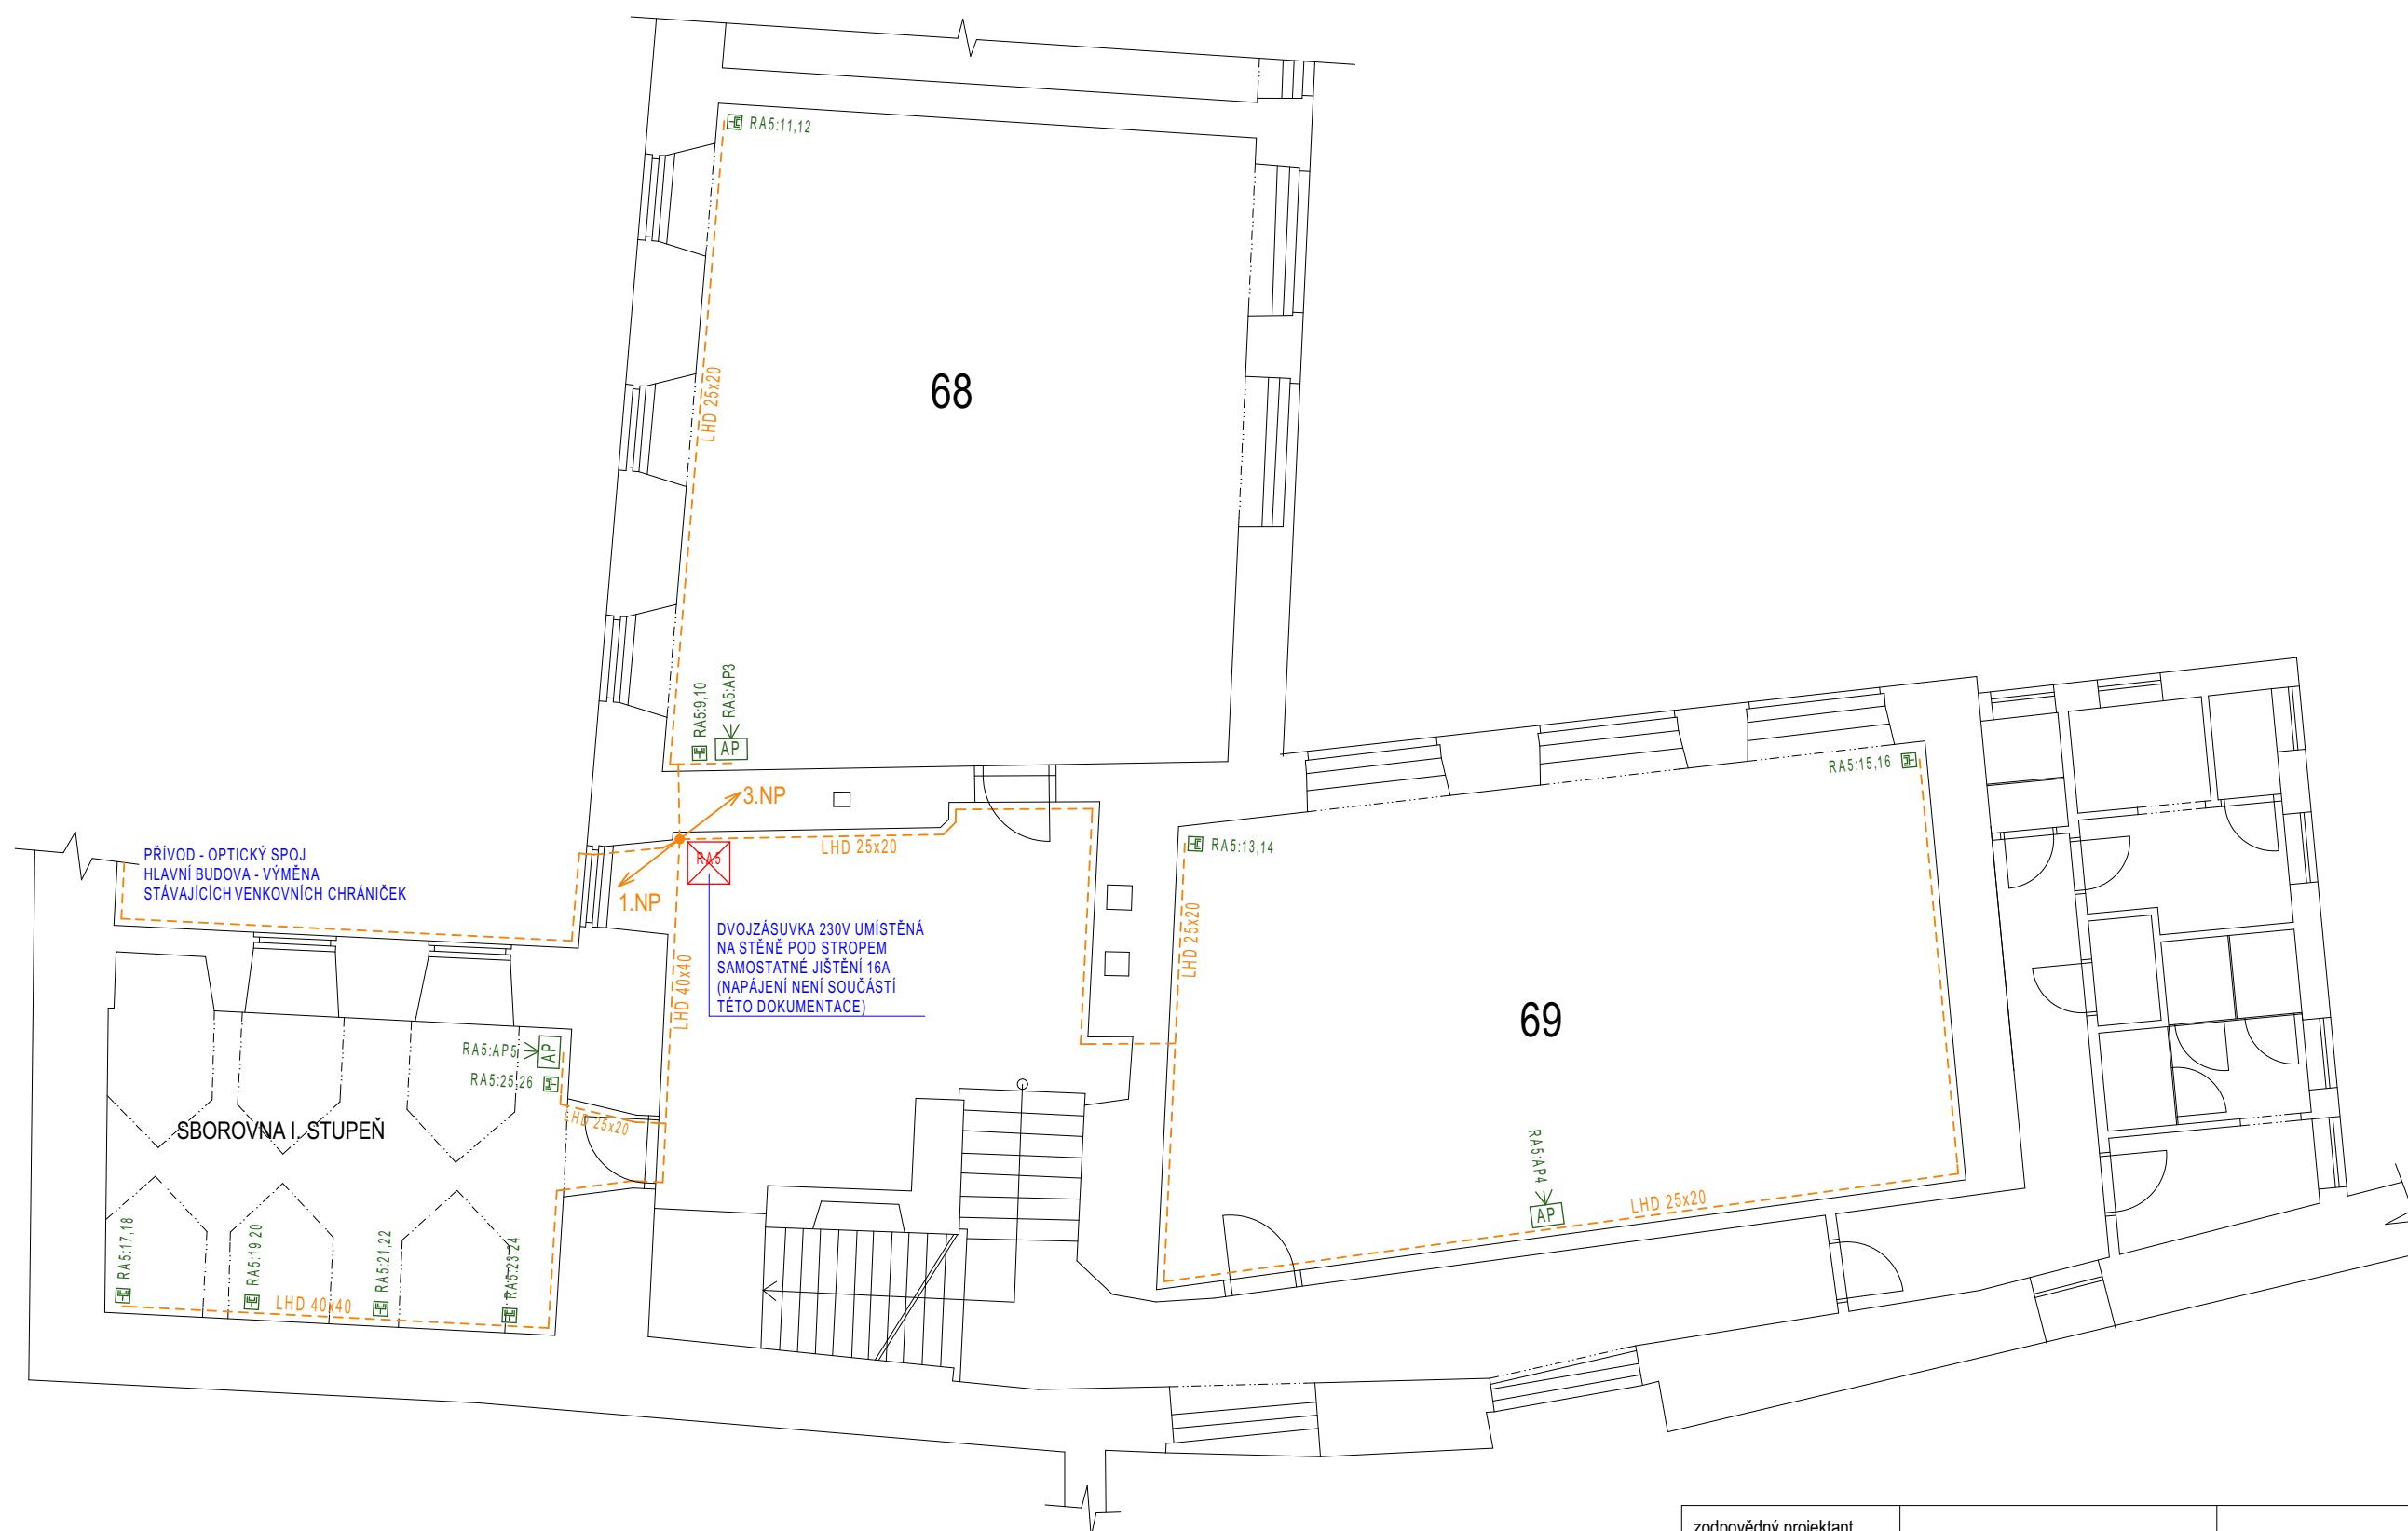

zodpovědný projektant			
vypracoval	Ing. T. Šebesta		
akce:	ZŠ Václavské náměstí 8		Datum: 2/2020
	- rozvody LAN a WIFI		Formát: A3
Výkres:	PŮDORYS 2. NP - dvorní trakt		Stupeň: DSP
		Měřítko: 1:100	Č. výkresu: