


Wykaz pomieszczeń : PARTER

Nr	Nazwa pomieszczenia	Pow. użytkowa	Posadzka
		313.63 m <sup>2</sup>	
1	Pom. gospodarcze	12.85 m <sup>2</sup>	Posadzka betonowa
2	WC	3.89 m <sup>2</sup>	Posadzka betonowa
3	Pom. garażowo-gospodarcze	53.57 m <sup>2</sup>	Kostka betonowa
4	Włata garażowo-gospodarcza	243.32 m <sup>2</sup>	Kostka betonowa
Razem		313.63 m <sup>2</sup>	

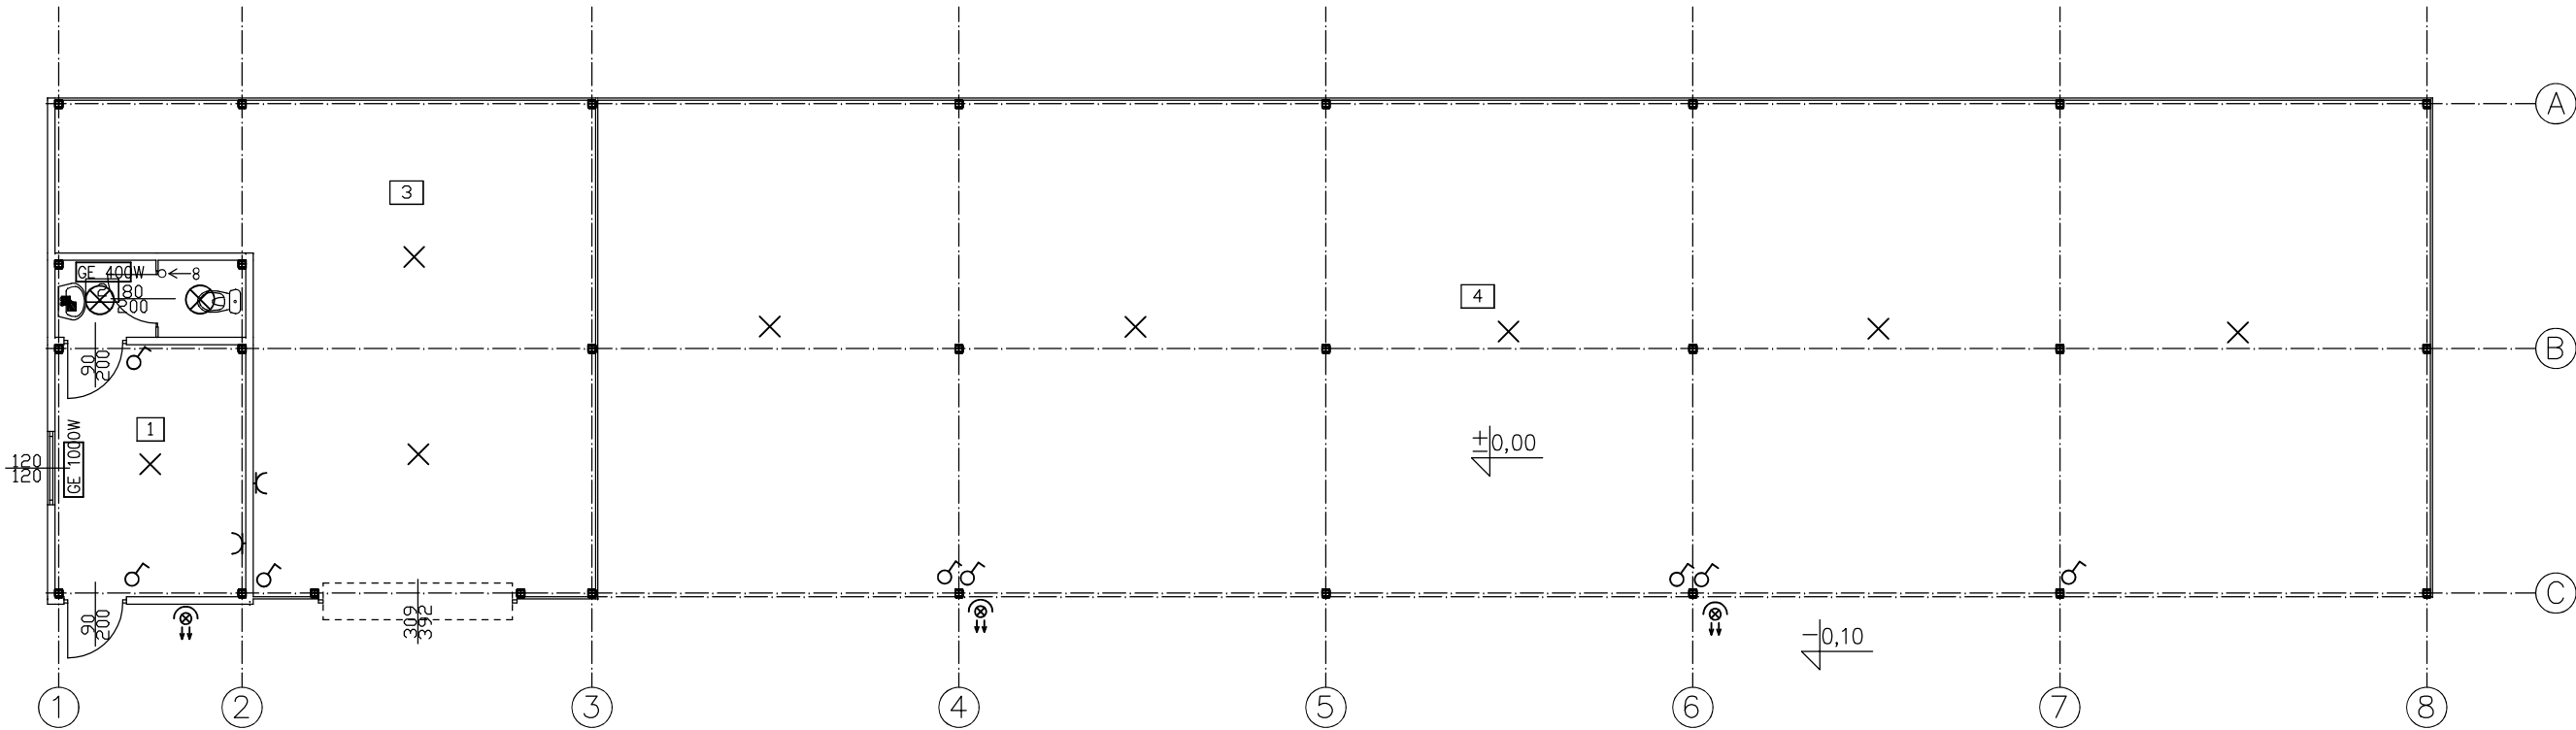

- GE

grzejnik elektryczny
- TB

tablica bezpiecznikowa
- ⊗

oprawa oświetleniowa żarowa, szczelna
- ×

oprawa żarowa
- ⊗

oprawa żarowa ścienna
- ⊗

wyłącznik świecznikowy
- ⊗

wyłącznik świecznikowy szczelny
- ⊗

wyłącznik schodowy
- ⊗

wyłącznik jednobiegunowy
- ⊗

wyłącznik jednobiegunowy szczelny
- ⊗

gniazdo wtykowe pojedyncze szczelne
- ⊗

gniazdo wtykowe
- ⊗

gniazdo wtykowe szczelne 3-fazowe
- ⊗

przeptywowo podgrzewacz wody
- ⊗

dzwonek
- ⊗

wyłącznik schodowo-świecznikowy
- ⊗

podświetlony nr posesji
- ⊗

oprawa żarowa szczelna z czujnikiem ruchowym zmierzchowym

SCHEMAT INSTALACJI ELEKTRYCZNEJ

NAZWA RYSUNKU RZUT PRZYZIEMIA		SKALA 1:120 BRANŻA ELEKTRYCZNA	AUTOR PROJEKTU	tech. Marcin Musialik upr. UAN-KZ-7210/111/89 w specjalności instalacyjno-inżynieryjnej w zakresie inst. elektrycznych	DATA I PODPIS 22 07 2020r
OBIEKT	BUDYNEK GARAŻOWO-GOSPODARCZY				
INWESTOR	NADLEŚNICTWO SZUBIN SZUBIN WIEŚ 52, 89-200 SZUBIN				
ADRES INWESTYCJI	DZIAŁKA NR 3078 obr. ew. NIEDZWIADY, gmina SZUBIN				
Biuro Projektowe "PRZEKRÓJ" Urszula Jaszczuk ul. Potockiego 2, 88-400 Żnin tel. 607 378 732			OPRACOWAŁ	mgr inż. Urszula Jaszczuk	NR RYSUNKU E 1