


LEGENDA MIESTNOSTÍ

Č.k.	NÁZOV MIESTNOSTÍ	min.OSVETLENOST NA POSADENIE STEN 12x44,-1
1.01	ZÁUVERE	100
1.02	CHODBA	100
1.03	ISCHODISKO	150
1.04	DENNÁ MIESTNOST+SPÁĽŇA	300
1.05	-	-
1.06	KLAD	100
1.07	KLAD	100
1.08	ŠATŇA DETÍ	200
1.09	SOC.ZARIADENIE DETÍ + UPRAVDVÁČKA	100
1.10	WC	100
1.11	ŠATŇA DETÍ	200
1.12	ISCHODISKO	150
1.13	POCHOTOVNÉ HYG.ZARIADENIE	100
1.14	SKLAD ZÁRADNÝCH HRAČEK	100
1.15	SKLAD ZÁRADNÝCH HRAČEK	100
1.16	KLAD	100
1.17	I. DENNÁ MIESTNOST+HERNA	300

Č.k.	NÁZOV MIESTNOSTÍ	min.OSVETLENOST NA POSADENIE STEN 12x44,-1
1.18	DENNÁ MIESTNOST+SPÁĽŇA	300
1.19	-	-
1.20	TERASA	-
1.21	ÁTRIUM	500
1.22	ZASADAČKA	100
1.23	HYGIENICKE ZARIADENIE	500
1.24	KANCELÁRIA RADITECKY	100
1.25	SKLAD LIEČBYCH POMÔČOK	100
1.26	KLAD OD	100
1.27	CHODBA	100
1.28	SKLAD ČISTIACH PROSTREDKOV	100
1.29	VZT	200
1.30	KLAD CHLADENÝCH POTRAVIN	100
1.31	ÚVY + RIZOVNÁ NN	200
1.32	-	-
1.33	KANCELÁRIA VEDÚCEHO ÚTVAR	500
1.34	PRIEHL ZÁKONOVANA	200

Č.k.	NÁZOV MIESTNOSTÍ	min.OSVETLENOST NA POSADENIE STEN 12x44,-1
1.35	KLAD POTRAVIN	100
1.36	KLAD OPRAROV	100
1.37	KLAD ZEMNÝCH A ZELENNY	100
1.38	KLAD OBNALOV	100
1.39	HLASA PŘEHRAVA	200
1.40	ŠATŇA LÚTELEK + SOC.ZARIADENIE	200
1.41	-	-
1.42	ISCHODISKO	150
1.43	MLEČNÁ KUCHYNÁ	200
1.44	SOC.ZARIADENIE DETÍ + OPERATVÁČKA	100
1.45	ŠATŇA DETÍ	200
1.46	SCHODISKO + KŮČKÁŘEN	150
1.47	KŮČKÁŘEN	100
1.48	WC ODŘOČOV	100
1.49	VÝTÁHY	-
1.50	STROJOVNÁ CHLAD AGREGÁT	200
1.51	CHODBA	100

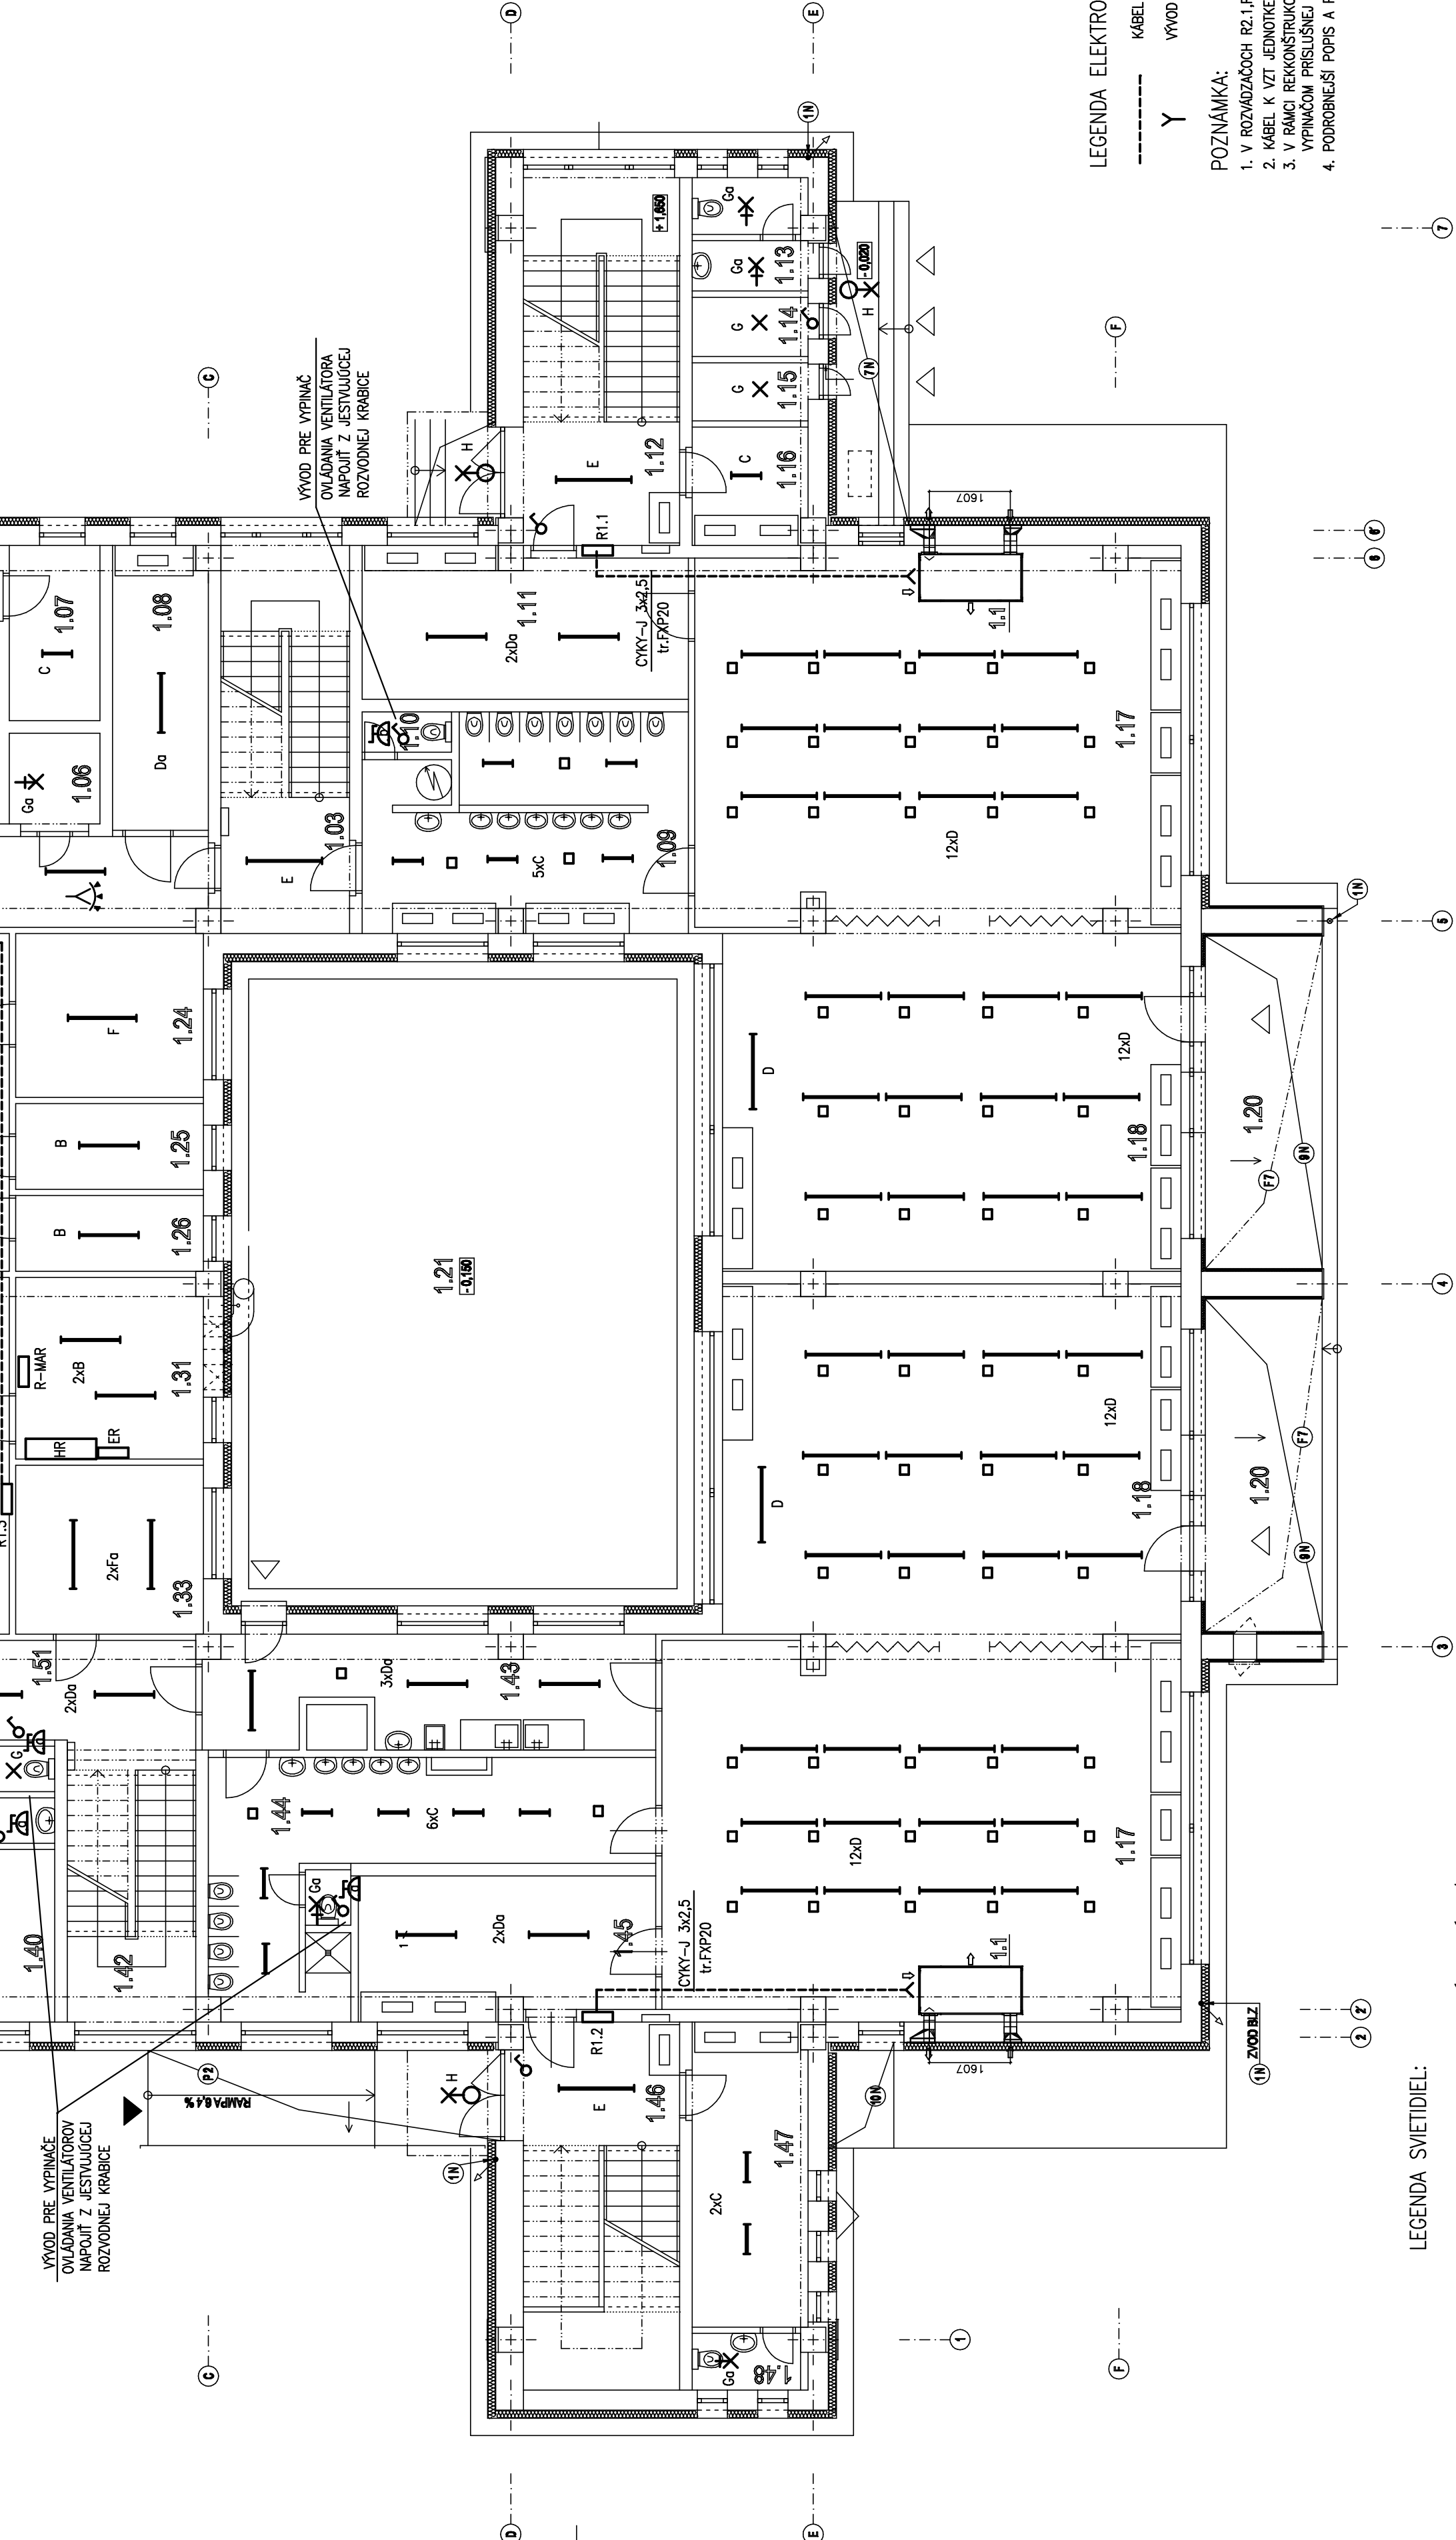

LEGENDA SVETIDIEL:

- B LED SVETIDLO TRUBICOVÉ STROPNÉ,40W/3200lm,IP65
- C LED SVETIDLO TRUBICOVÉ STROPNÉ,20W/1680lm,IP20
- Ca LED SVETIDLO TRUBICOVÉ ,20W/1680lm,IP20,OSADIT NA STENU
- D LED SVETIDLO TRUBICOVÉ STROPNÉ,40W/3200lm,IP20
- Da LED SVETIDLO TRUBICOVÉ STROPNÉ,36W/2880lm,IP20
- E LED SVETIDLO TRUBICOVÉ STROPNÉ, 60W/5400lm,IP20
- Ea LED SVETIDLO TRUBICOVÉ, 60W/5400lm,IP20,OSADIT NA STENU
- F LED SVETIDLO TRUBICOVÉ STROPNÉ S MREŽKOU,5W/6310lm,IP20
- Fa LED SVETIDLO TRUBICOVÉ STROPNÉ S MREŽKOU,5W/5400lm,IP20,
- G LED SVETIDLO PRISUVENÉ,OKRAGLÉ/Ø18, 15W/1050 lm,IP20
- Ga LED SVETIDLO PRISUVENÉ,OKRAGLÉ/Ø18, 15W/1050 lm,IP20,OSADIT NA STENU
- Gb LED SVETIDLO PRISUVENÉ,OKRAGLÉ/Ø18, 15W/1050 lm,IP20,OSADIT NA STENU
- H LED SVETIDLO VONKAJŠE,MASTENÉ S ČÍLOM PORTBU,4W/1000lm,IP54

- OSADIT OBOČNÝ KRABICU NA Miesto PŮVODNÉHO SVETIDLA
- VYPINAC JEDNOPOLÝ ,10A,230V/radenie:IP20
- PŘE VYPNUTIE PRÍVODU K SNÍMAČU POHYBU A OVLÁDANIE VENTILÁTORA
- SNÍMAČ JEDNOPOLÝ DO VLHKA,10A,230V/radenie:IP44

JESTVUJÚCE VYBAVENIE:

- JESTVUJÚCI SNÍMAČ POHYBU
- JESTVUJÚCA OBOČNÁ KRABICA

1.1 Skolská rekuperčná jednotka 650 m³/h ,82 Pa,
Sivové napajenie ~ 230 V/1/ 50Hz, 3,4 A ~78W
Isitť VZT jednotky D16A-10KA-AC3
El. ohrievač 0,6 kW ~ 230 V/ 50Hz,
Regulácia na jednotke
Káblové ovládanie


VENTILÁTOR 0,03 kW,230V/50Hz S ČASOVÝM DOBEHOM,OVLÁDANIE VYPINÁČOM
DODÁVKA DELU VZT
VENTILÁTOR 0,06 kW,230V/50Hz S ČASOVÝM DOBEHOM,OVLÁDANIE VYPINÁČOM
DODÁVKA DELU VZT

LEGENDA ELEKTROINŠTALÁCIA–NÁPOJENIE VZT JEDNOTEK:

- Y KÁBEL CRY-J 3x2,5
- Y VÝVOD PRE NÁPOJENIE REKUPERAČNEJ JEDNOTKY PONECHÁ VOLNÝ VÝVOD

POZNÁMKA:

1. V ROZVADOČOCH R2,1,R2,2,R2,3,RP BUDŮ OSADENÉ ISITČE PRE NÁPOJENIE VZT JEDNOTEK
2. KÁBEL K VZT JEDNOTKE ULOŽIT V TRUBKE POD OMIETKOU
3. V RAMCI REKONŠTRUKČIE VZT SOCIÁLNYCH ZARIADENÍ BUDŮ OSADENÉ VENTILÁTORY OVLÁDANÉ VYPINÁČOM PRISLUŠNEJ MIESTNOSTI
4. PODROBNEŠÍ POPIS A POŽADAVKY K VZT ZARIADENIAM VOĎ DEL: VZT-VZDUCHOTECHNIKA

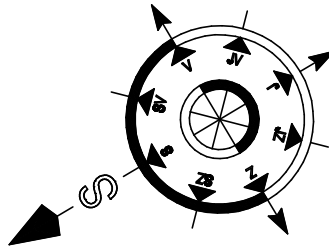

VYPRACOVÁV: IMIKUŠOVÁ	STANBA: REKONŠTRUKCIA BUDOVY MATERSKEJ SKOLY SABINOV, ul. SVERNOVA	STAVOPROJEKT s.r.o. Jorková 31, 080 01 PREŠOV www.stavoprojekt.sk
PROJEKTANT: IMIKUŠOVÁ	OBJEKT: SO 01 ZATEPLENIE	
ZODP. PROJEKTANT: ING.A.KOMANICKÝ	ČASŤ: D – STAVEBNÁ	DATEM: 02/2018 FORMÁT: 6x44
VED. PROJEKTANT: ING. M. ĐURČÁKOVÁ	DEL: EL-MODERNIZÁCIA VŤORNEHO OSVETLENIA+ELI	STUPEŇ: RP ZK. Č: 17118
	KOTY V: mm	PRIL. Č: 5
	NAVRHOVANÉ OSVETLENIE,ELI ROZVODY	MIERKA: 1:100