

MAPA ZASADNICZA

SKALA 1:500

Układ odniesienia: PL-ETRE89, układ wsp. płaskich: PL-2000 sfera 6 (18°), układ wys.: PL-KRON86-NH

Sekcije mapy: 6.150.15.08.2.2; 6.150.15.03.4.4

obr. Wądoły 0004, ark. 71: dz. 14/20, 14/21, 18, 28/2, 28/3, 29/3


Województwo: dolnośląskie

Powiat: olesnicki


Jednostka ewidencyjna: 021401_1, Oleśnica - miasto

Obřeb: 0004, Wadoiy

Arkusz: /

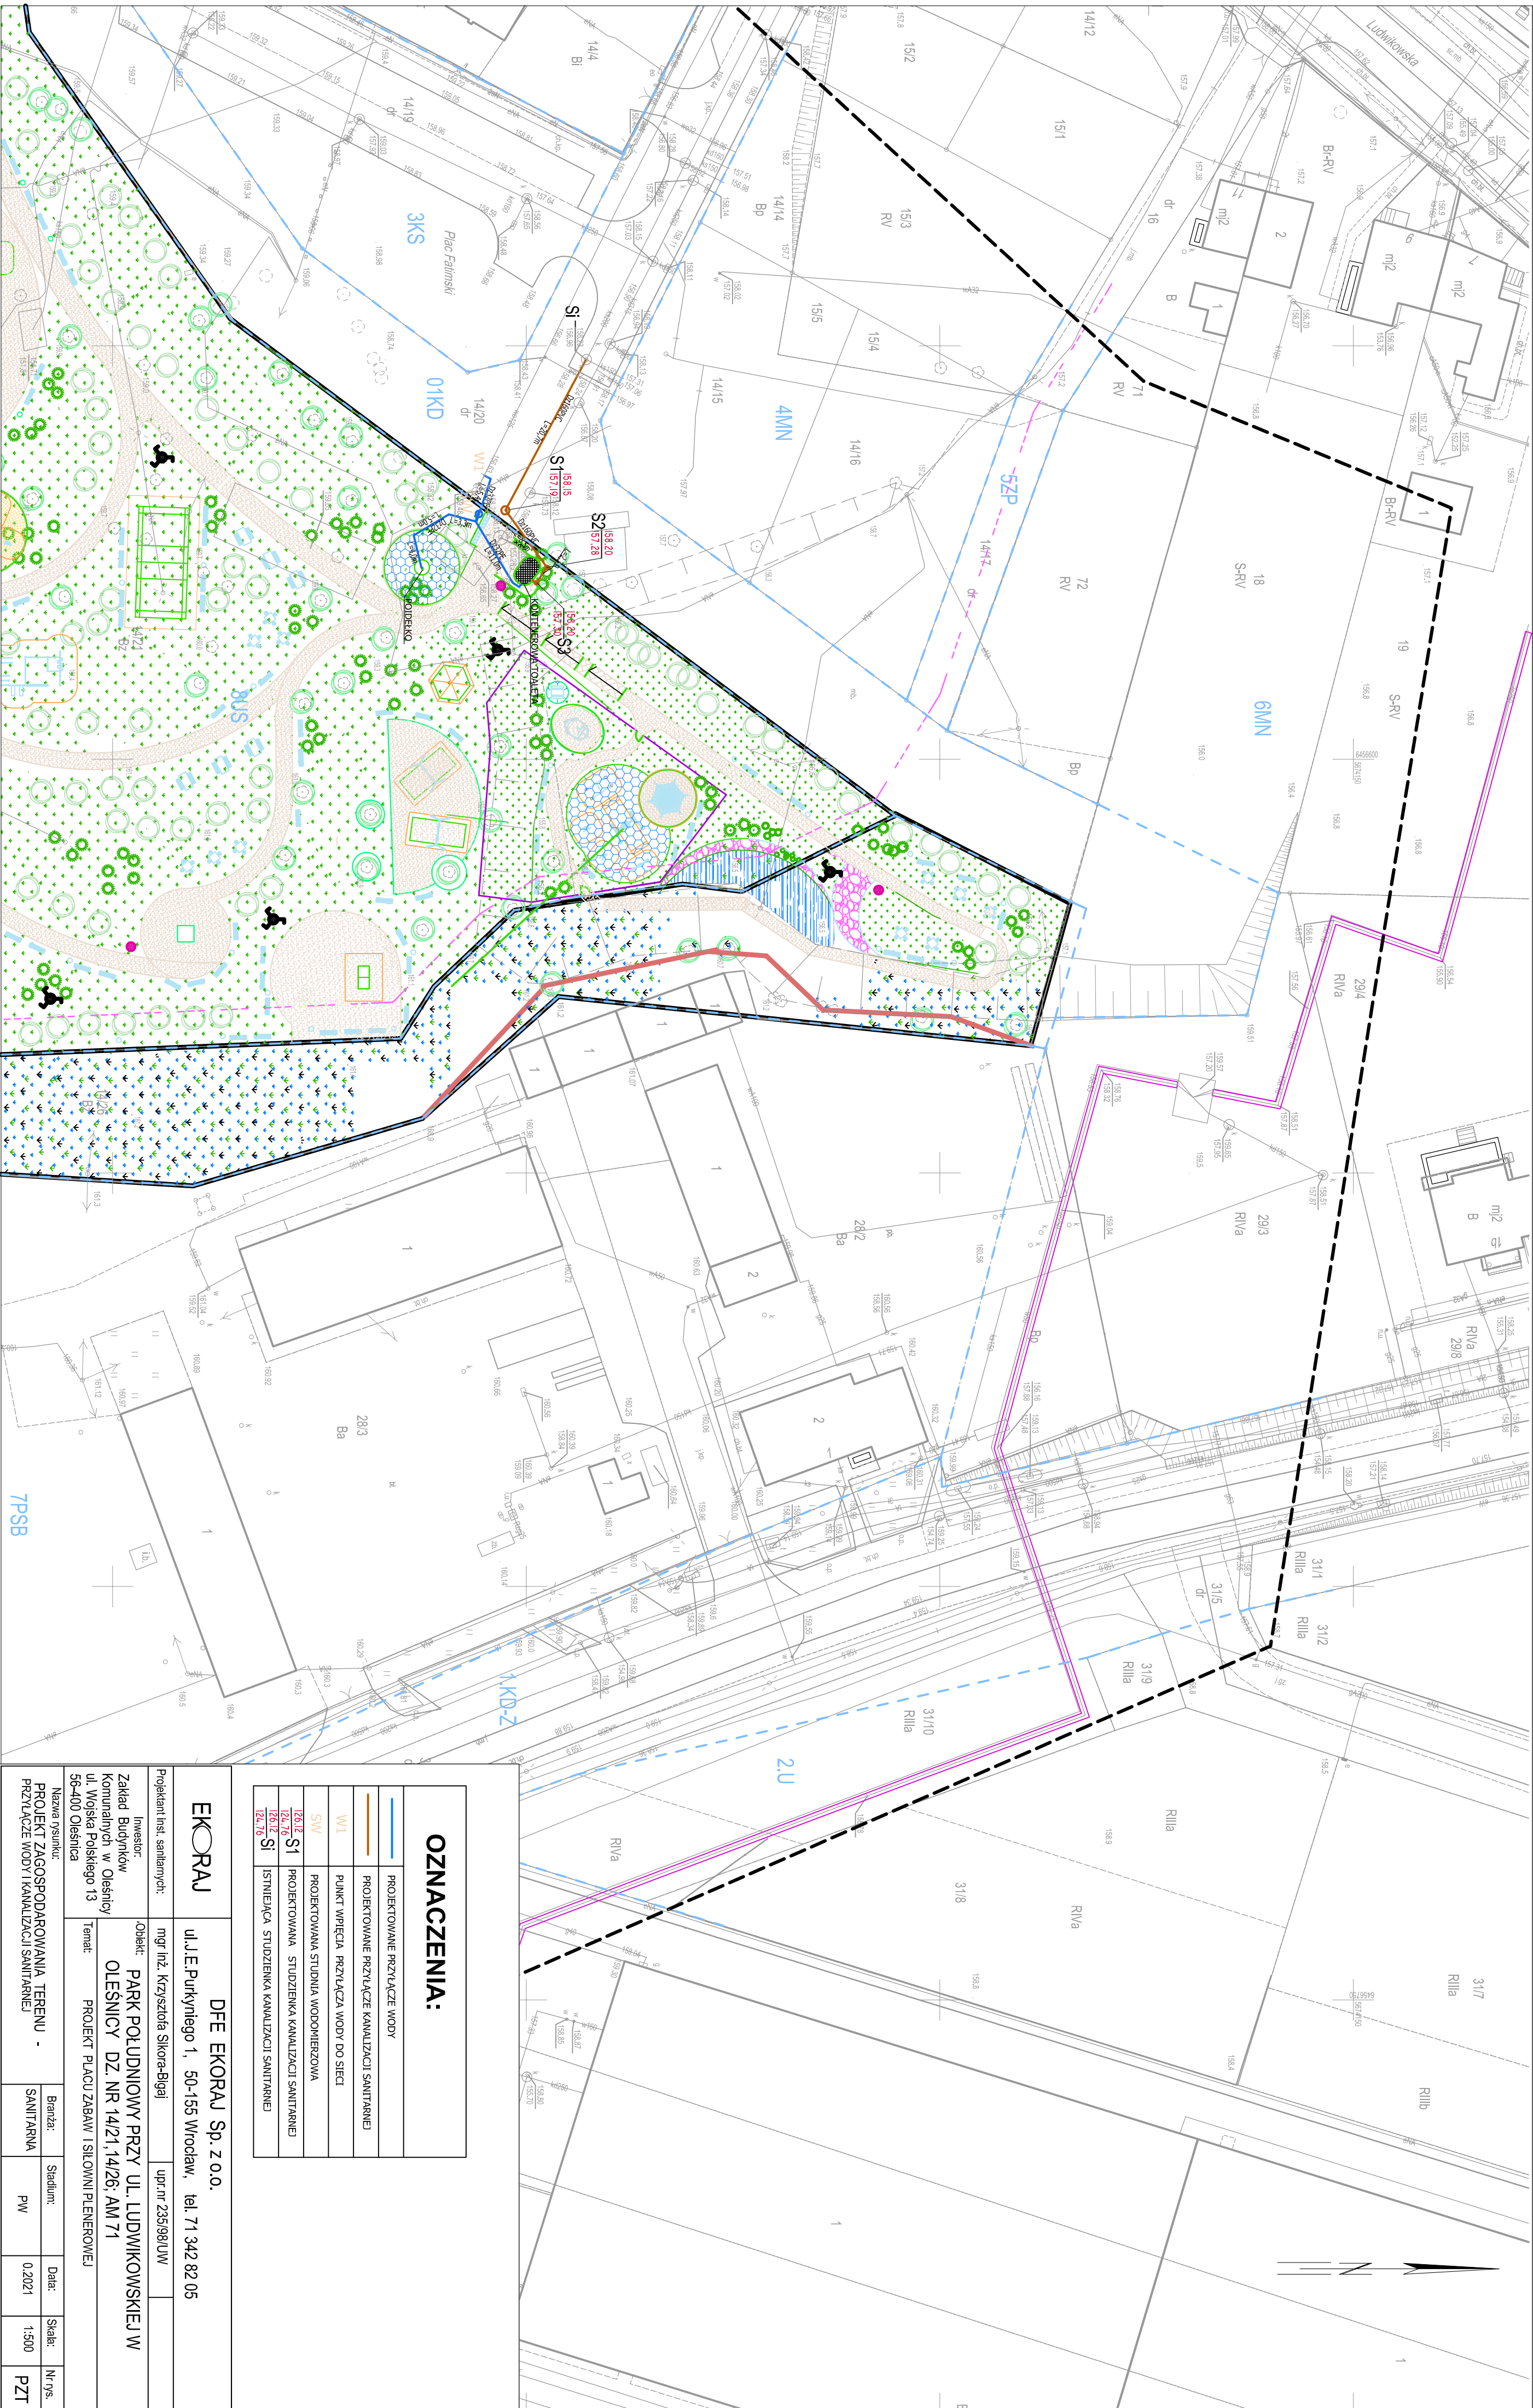

OZNACZENIA:

OZNACZENIA:	
	PROJEKTOWANE PRZYŁĄCZE WODY
	PROJEKTOWANE PRZYŁĄCZE KANALIZACJI SANITARNEJ
W1	PUNKT WPIĘCIA PRZYŁĄCZA WODY DO SIECI
SW	PROJEKTOWANA STUDNIA WODOPIMERZOWA
<u>Iz6.12</u> SI	PROJEKTOWANA STUDZIENKA KANALIZACJI SANITARNEJ
<u>Iz6.12</u> SI	ISTNIEJĄCA STUDZIENKA KANALIZACJI SANITARNEJ
<u>Iz6.16</u>	

<p>EKORAJ</p>		<p>DfE EKORAJ Sp. z o.o.</p>	
<p>ul. J.E. Purkyniego 1, 50-155 Wrocław, tel. 71 342 82 05</p>		<p>mgr inż. Krzysztof Sikora-Bigaj</p>	
<p>projektem inż. sanitarnych:</p>		<p>upr.nr 235/98/UW</p>	
<p>Investor: Zakład Budynków Komunalnych w Oleśnicy ul. Wojska Polskiego 13 56-400 Oleśnica</p>		<p>Obiekt: PARK POLUDNIOWY PRZY UL. LUDWIKOWSKIEJ W OLEŚNICY DZ. NR 14/21, 14/26; AM 71</p>	
<p>Temat: PROJEKT PLACU ZABAW I SIŁOWNI PLENEROWEJ</p>			
<p>Nazwa rysownika: PROJEKT ZAGOSPODAROWANIA TERENU - PRZELĄCZE WODI I KANALIZACJI SANITARNEJ</p>		<p>Barwa:</p>	<p>Skala:</p>
		<p>Sanitarna</p>	<p>1:500</p>
		<p>PW</p>	<p>1:500</p>
		<p>0,2x21</p>	<p>PZT</p>
			<p>Nr rys.</p>