


## Skala 1:50

ul. Wojska Polskiego 66  
FRONT BUDYNKU

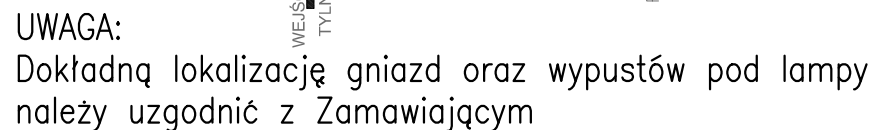

LOKAL NR 4	
M4/2/1	KUCHNIA
5,70 m2	DESKI
M4/2/2	POKÓJ 1
24,10 m2	DESKI
M4/2/3	POKÓJ 2
12,40 m2	DESKI
M4/2/4	POKÓJ 3
35,50 m2	DESKI
M4/2/5	ŁAZIENKA Z WC
3,78 m2	PŁYTKI GRESOWE

JEDNOSTKA PROJEKTOWA :



s a g . p r o j e k t  
biuro projektów  
i realizacji inwestycji

INVESTOR:

GMINA MIASTO OLEŚNICA  
 ZAKŁAD BUDYNKÓW KOMUNALNYCH  
 ul. Wojska Polskiego 13  
 56-400 Oleśnica

PROJEKT :	
-----------	--

Przebudowa czterech lokali mieszkalnych  
(lokal nr 4, 6, 7 i 10) w budynku mieszkalnym  
przy ul. Wojska Polskiego 66 w Oleśnicy

FAZA PROJEKTU :

## PROJEKT WYKONAWCZY

BRANŽA:

## INSTALACJE ELEKTRYCZNE

PROJEKTANT:

**mgr inż. Ryszard Walczak**  
uprawnienia nr WKP/0320/PWOE/08  
w specjalności instalacyjnej w zakresie sieci,  
instalacji i urządzeń elektrycznych i  
elektroenergetycznych bez ograniczeń

PODPIS:

NAZWA RYSUNKU:

### RZUT LOKALU NR 4 (PIĘTRO 1)

#### Instalacja oświetlenia i gniazd

DATA:

12.05.2021

SKALA:
--------

1:50

NUMER RYSUNKU:

S-PW-103-IE-01