

C

B

A


# RZUT - PIĘTRA 2

Skala 1:50

LOKAL MIESZKALNY NR 6 i NR 7 - STAN PROJEKTOWANY

oświetlenie i gniazda ul.Wojska Polskiego 66  
FRONT BUDYNKU

WEJŚCIE  
GŁÓWNE

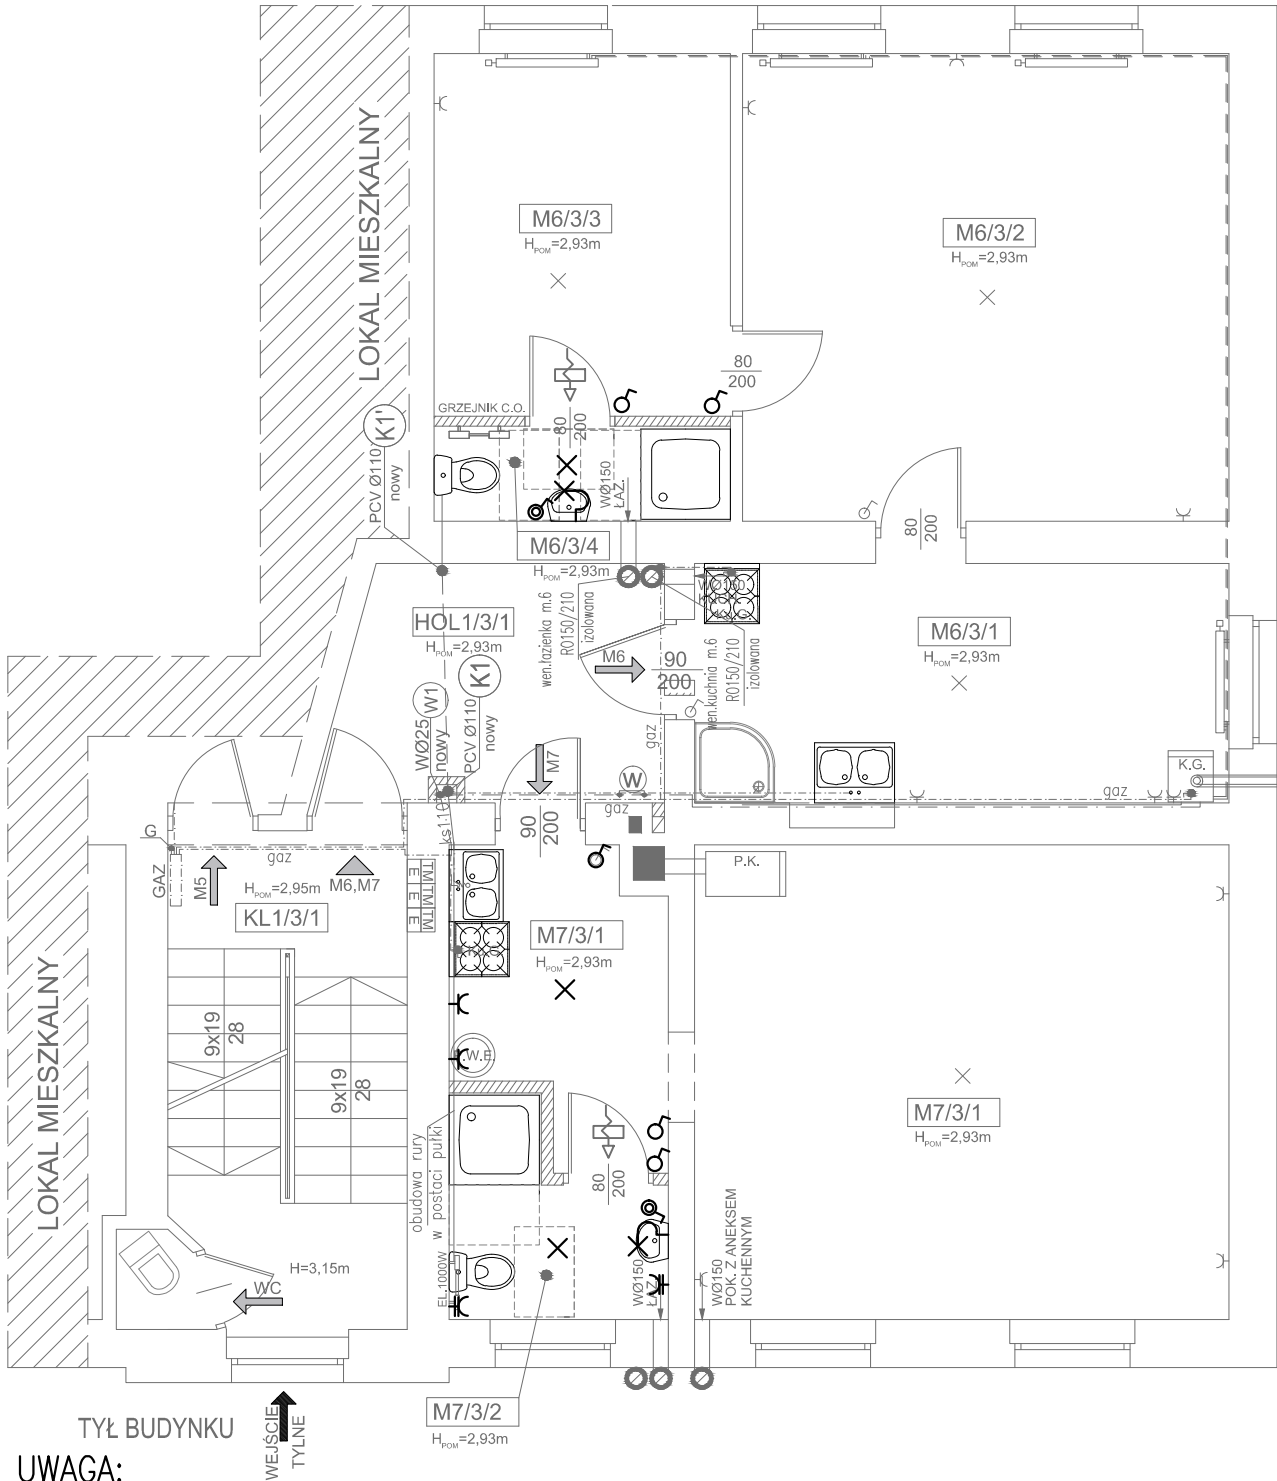

TYŁ BUDYNKU

WEJŚCIE  
TYLNE

UWAGA:  
Dokładną lokalizację gniazd oraz wypustów pod lampy należy uzgodnić z Zamawiającym

## LOKAL NR 6

M6/3/1	KUCHNIA
12,70 m2	DESKI
M6/3/2	POKÓJ 1
22,65 m2	PANELE PCV
M6/3/3	POKÓJ 2
10,71 m2	PANELE PCV
M6/3/3	ŁAZIENKA Z WC
3,80 m2	PŁYTKI GRESOWE

## LOKAL NR 7

M7/3/1	POKÓJ Z ANEKSEM KUCHENNYM
31,30 m2	WYKŁADZINA PCV
M7/3/2	ŁAZIENKA Z WC
3,78 m2	PŁYTKI GRESOWE

1. PRAWA AUTORSKIE DO TEGO RYSUNKU PRZYSŁUGUJĄ SAG.PROJEKT BIURO PROJEKTOW I REALIZACJI INWESTYCJI I BEZ JEJ ZGODY RYSUNEK NIE MOŻE BYĆ WYKORZYSTYWANY LUB REPRODUKOWANY.
2. PRZYJĘTE WYMIARY SPRAWDZIĆ NA BUDOWIE. EWENTUALNE ROZBIEŻNOŚCI I ICH KONSEKWENCJE WYKONAWCZE WYMAGAJĄ ROZWIĄZANIA W POROZUMIENIU Z PROJEKTANTEM.
3. OKNA - WYMIARY PODANE NA RZUTACH OZNACZAJĄ WYMIARY OTWORU W MURZE.
4. DRZWI - WYMIARY PODANE NA RZUTACH OZNACZAJĄ WYMIARY PRZEJŚCIA W ŚWIECIE OŚCIEŻNICY.

JEDNOSTKA PROJEKTOWA :



s a g . p r o j e k t  
b i u r o   p r o j e k t ó w  
i   r e a l i z a c j i   i n w e s t y c j i

ul. Myśliwska 35. 55-003 Nadolice Wielkie  
tel. 48 508 190 634   e-mail: sagprojekt@o2pl

INWESTOR:

GMINA MIASTO OLEŚNICA  
ZAKŁAD BUDYNKÓW KOMUNALNYCH  
ul.Wojska Polskiego 13  
56-400 Oleśnica

PROJEKT :

Przebudowa czterech lokali mieszkalnych  
(lokal nr 4, 6, 7 i 10) w budynku mieszkalnym  
przy ul. Wojska Polskiego 66 w Oleśnicy

FAZA PROJEKTU :

PROJEKT WYKONAWCZY

BRANŻA:

INSTALACJE ELEKTRYCZNE

PROJEKTANT:

mgr inż. Ryszard Walczak  
uprawnienia nr WKP/0320/PWOE/08  
w specjalności instalacyjnej w zakresie sieci,  
instalacji i urządzeń elektrycznych i  
elektroenergetycznych bez ograniczeń

PODPIS:

NAZWA RYSUNKU:

RZUT LOKALU NR 6 i 7 (PIĘTRO 2)  
Instalacja oświetlenia i gniazd

DATA:

12.05.2021

SKALA:

1:50

NUMER RYSUNKU:

S-PW-103-IE-02