


PŮDORYS 1.NP - nový stav

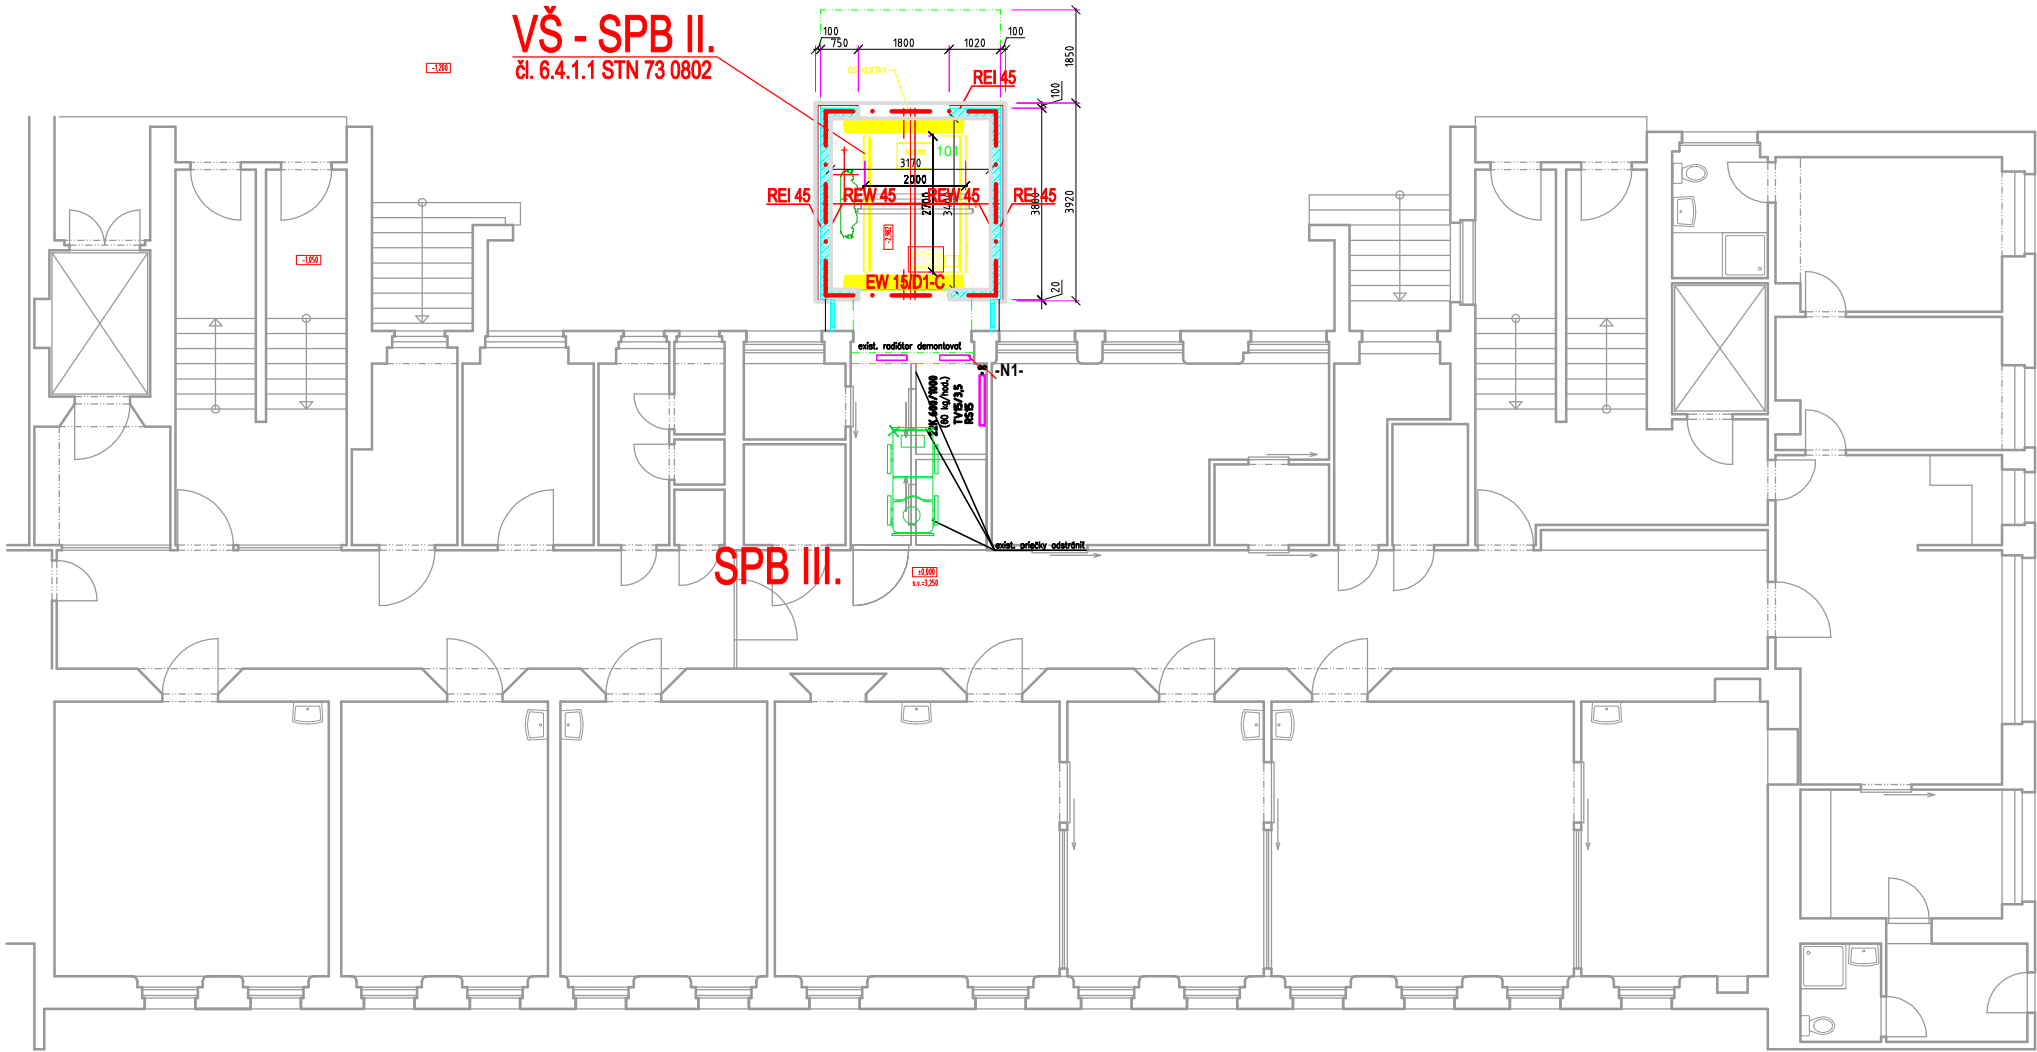

LEGENDA MIESTNOSTÍ - SO 01 - VÝŤAH:						
č. n.	NÁZOV MIESTNOSTI	plachta m ²	podlaha	steny	strop	poznámka
101	VÝŤAH	10,78	-	-	váp. - omietka	-

LEGENDA HMŔT	
	ŽELEZOBETÓNOVÉ KONŠTRUKCIE - viz. časť stĺpika
	EXTERIÉROVÁ TEPELNÁ IZOLÁCIA "HW 100mm" - výťahové dvvere prelepy 40mm po celom obvode
	ZVUKOVÁ IZOLÁCIA "ROCV00L 20mm" - (R w=53dB - slúži aj ako stenná diaľacia)

AUTOR PROJEKTU: Ing. arch. Jozef Sobčák		E:\Požiarne projekty\2018\277 RD Papradno Baso FOJTIK 1pp,2np\PO\logo2.jpg	
ZODPOVEDNÝ PROJEKTANT: Ing. Miroslav Šulík			
VYPRACOVAL: Ing. Miroslav Šulík			
		Lúky 421, 020 53, okr. Púchov, info@prolustop.sk	
INVESTOR: FAKULTNÁ NEMOCNICA Trenčín, Legionárska 28, 911 71 Trenčín		Dát-Rev: 06/2021 - 05/2022	ČÍSLO PARÉ:
		ÚČEL: DSP	
NÁZOV A MIESTO STAVBY: Prístavba výťahu k budove infekčného oddelenia FN Trenčín Katastrálne územie Trenčín, parc. č. 746/1, 1744/14		PROFESIA: PBS	
		Č. ZAKÁZKY: 2116606	ČÍSLO VÝKRESU: 3
OBJEKT: SO 01 – Výťah		FORMÁT: 2xA4	
NÁZOV VÝKRESU: Pôdorys 1. NP		MIERKA: 1:150	