
 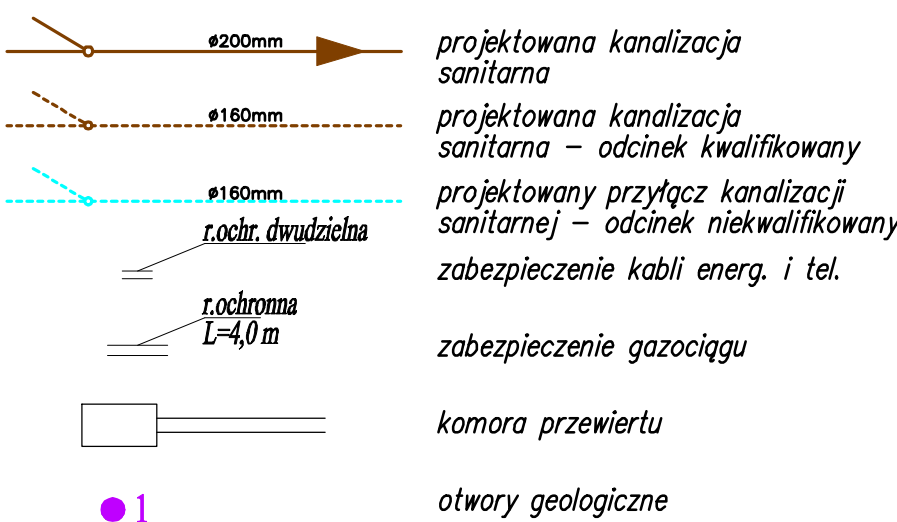


# A6(6)

**UWAGA:**  
należność "odcinek kwalifikowany i odcinek niekwalifikowany"  
dotyczy jedynie sposobu finansowania inwestycji

The diagram illustrates the construction of a 2D lattice from 1D chains. The top part shows a 1D chain with a central site (blue circle) and its neighbors (red and yellow circles). The bottom part shows a 2D lattice with horizontal and vertical chains, where the central site is highlighted in blue.



Procedura DPP	TEMAT: Budowa kanalizacji sanitarnej w Makowie Podhalańskim - ul. Szkolna, ul. Polna, osiedle Działy Makowskie				
Brzozda TS	OBIEKT: Sieć kanalizacji sanitarnej				Nr rys. 6
Data 21.04.2017	TREŚĆ: PROJEKT ZAGOSPODAROWANIA TERENU - ARKUSZ 666)				Isk. nr 22
Projektował	Imię i nazwisko mgr inż. E. Muszyński-Plachoda	Nr upr. 195/98	Specjalność Instalacyjna		Podpis PB
Opracował	mgr inż. Michał Górn				
Sprawił	mgr inż. Katarzyna Rolska	298/2002	Instalacyjna		Skala 1:500 K/In arch. 6051

