


**Rozdzielacz: R1**  
Typ: rozd. z przepływomierzem FM  
Temperatury -str. wtórna (Ogrzewanie): 39,0 / 30,6 °C  
Szafka rozdzielacza: szafka IW IW 850x730x110mm  
Przepływ masowy: 755,5 kg/h  
Min. dyspozycyjna różnica ciśnień: 17,52 kPa

Nr	Typ	Do odb.	Opis pom.	L	Średnica rury	Pow. efekt.	Odst. ukt.	m	Nastawa zaw. (P)
				m		m²	mm	kg/h	l/min
1	PG/Ch	9-1-2	Pokój mieszkalny	90,4	16 x 2,0	8,7	100	67,5	0,99
2	PG/Ch	9-1-3	Pokój mieszkalny	91,3	16 x 2,0	9,2	100	67,8	0,99
3	PG/Ch	9-1-1	Pokój mieszkalny	88,0	16 x 2,0	8,5	100	65,8	0,99
4	PG/Ch	4-1-1	Pokój mieszkalny	95,5	16 x 2,0	8,3	100	70,6	1,08
5	PG/Ch	4-1-2	Pokój mieszkalny	96,4	16 x 2,0	8,0	100	71,1	1,08
6	PG/Ch	4-1-3	Pokój mieszkalny	95,3	16 x 2,0	7,3	100	70,8	1,08
7	PG/Ch	5-1-2	Pokój mieszkalny	90,3	16 x 2,0	6,5	100	67,3	0,99
8	PG/Ch	5-1-1	Pokój mieszkalny	82,6	16 x 2,0	6,1	100	64,7	0,99
9	PG/Ch	6-1-1	Pokój mieszkalny	88,7	16 x 2,0	8,1	100	135,8	2,07
10	PG/Ch	7-1-1	Pokój mieszkalny	88,4	16 x 2,0	13,0	150	74,1	1,08

**Rozdzielacz: R2**  
Typ: rozd. z przepływomierzem FM  
Temperatury -str. wtórna (Ogrzewanie): 38,9 / 29,9 °C  
Szafka rozdzielacza: szafka IW IW 1000x730x110mm  
Przepływ masowy: 830,1 kg/h  
Min. dyspozycyjna różnica ciśnień: 6,58 kPa

Nr	Typ	Do odb.	Opis pom.	L	Średnica rury	Pow. efekt.	Odst. ukt.	m	Nastawa zaw. (P)
				m		m²	mm	kg/h	l/min
1	PG/Ch	11-1-1	Pokój mieszkalny	88,2	16 x 2,0	8,3	100	71,3	1,08
2	PG/Ch	11-1-2	Pokój mieszkalny	92,5	16 x 2,0	9,2	100	69,9	1,08
3	PG/Ch	11-1-3	Pokój mieszkalny	90,9	16 x 2,0	11,7	100	71,1	1,08
4	PG/Ch	-1-2	Pokój mieszkalny	70,6	16 x 2,0	14,7	300	62,3	0,90
5	PG/Ch	-1-1	Pokój mieszkalny	69,5	16 x 2,0	10,3	300	61,2	0,90
6	PG/Ch	10-1-4	Pokój mieszkalny	92,1	16 x 2,0	7,8	100	69,3	1,08
7	PG/Ch	10-1-3	Pokój mieszkalny	90,8	16 x 2,0	7,7	100	71,1	1,08
8	PG/Ch	10-1-2	Pokój mieszkalny	90,8	16 x 2,0	7,2	100	71,1	1,08
9	PG/Ch	10-1-1	Pokój mieszkalny	88,3	16 x 2,0	6,5	100	71,7	1,08
10	PG/Ch	2-1-1	Pokój mieszkalny	86,7	16 x 2,0	12,5	100	68,6	0,99
11	PG/Ch	2-1-2	Pokój mieszkalny	86,3	16 x 2,0	7,7	100	67,4	0,99
12	PG/Ch	1-1-1	Pokój mieszkalny	95,9	16 x 2,0	5,6	100	75,1	1,17

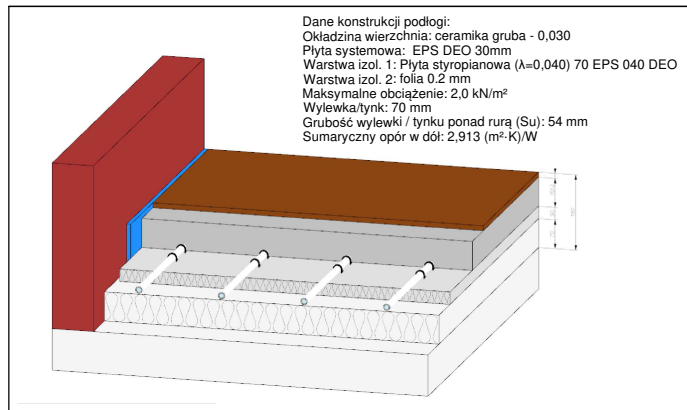

<b>archez</b> ZBIGNIEW STANISZEWSKI			UL. KRASICKIEGO 60, 42-600 TARNOWSKIE GÓRY, TEL. 0660-686-295		
Inwestor:	PGL LASY PAŃSTWOWE NADLEŚNICTWO ŚWIERKLANIEC 42-622 ŚWIERKLANIEC, UL. OŚWIECIMSKA 19				Data: 05.2022
Adres obiektu:	42-622 ŚWIERKLANIEC, UL. OŚWIECIMSKA 19 DZ.NR 189/4				Faza: Projekt Techniczny
Projekt:	PROJEKT PRZEBUDOWY I ADAPTACJI ISTNIEJĄCEGO BUDYNKU MAGAZYNOWO-GARAŻOWEGO NA BUDYNEK BIUROWO-GARAŻOWY				Branża: SANITARNA
Tytuł rysunku:	Instalacja CO – rzut parteru				Skala: 1:80
Zespół projektowy:	MGR INŻ. KRZYSZTOF NOWAK UPR.NR SLK/8577/PWBS/19				Nr rys. IS-3