


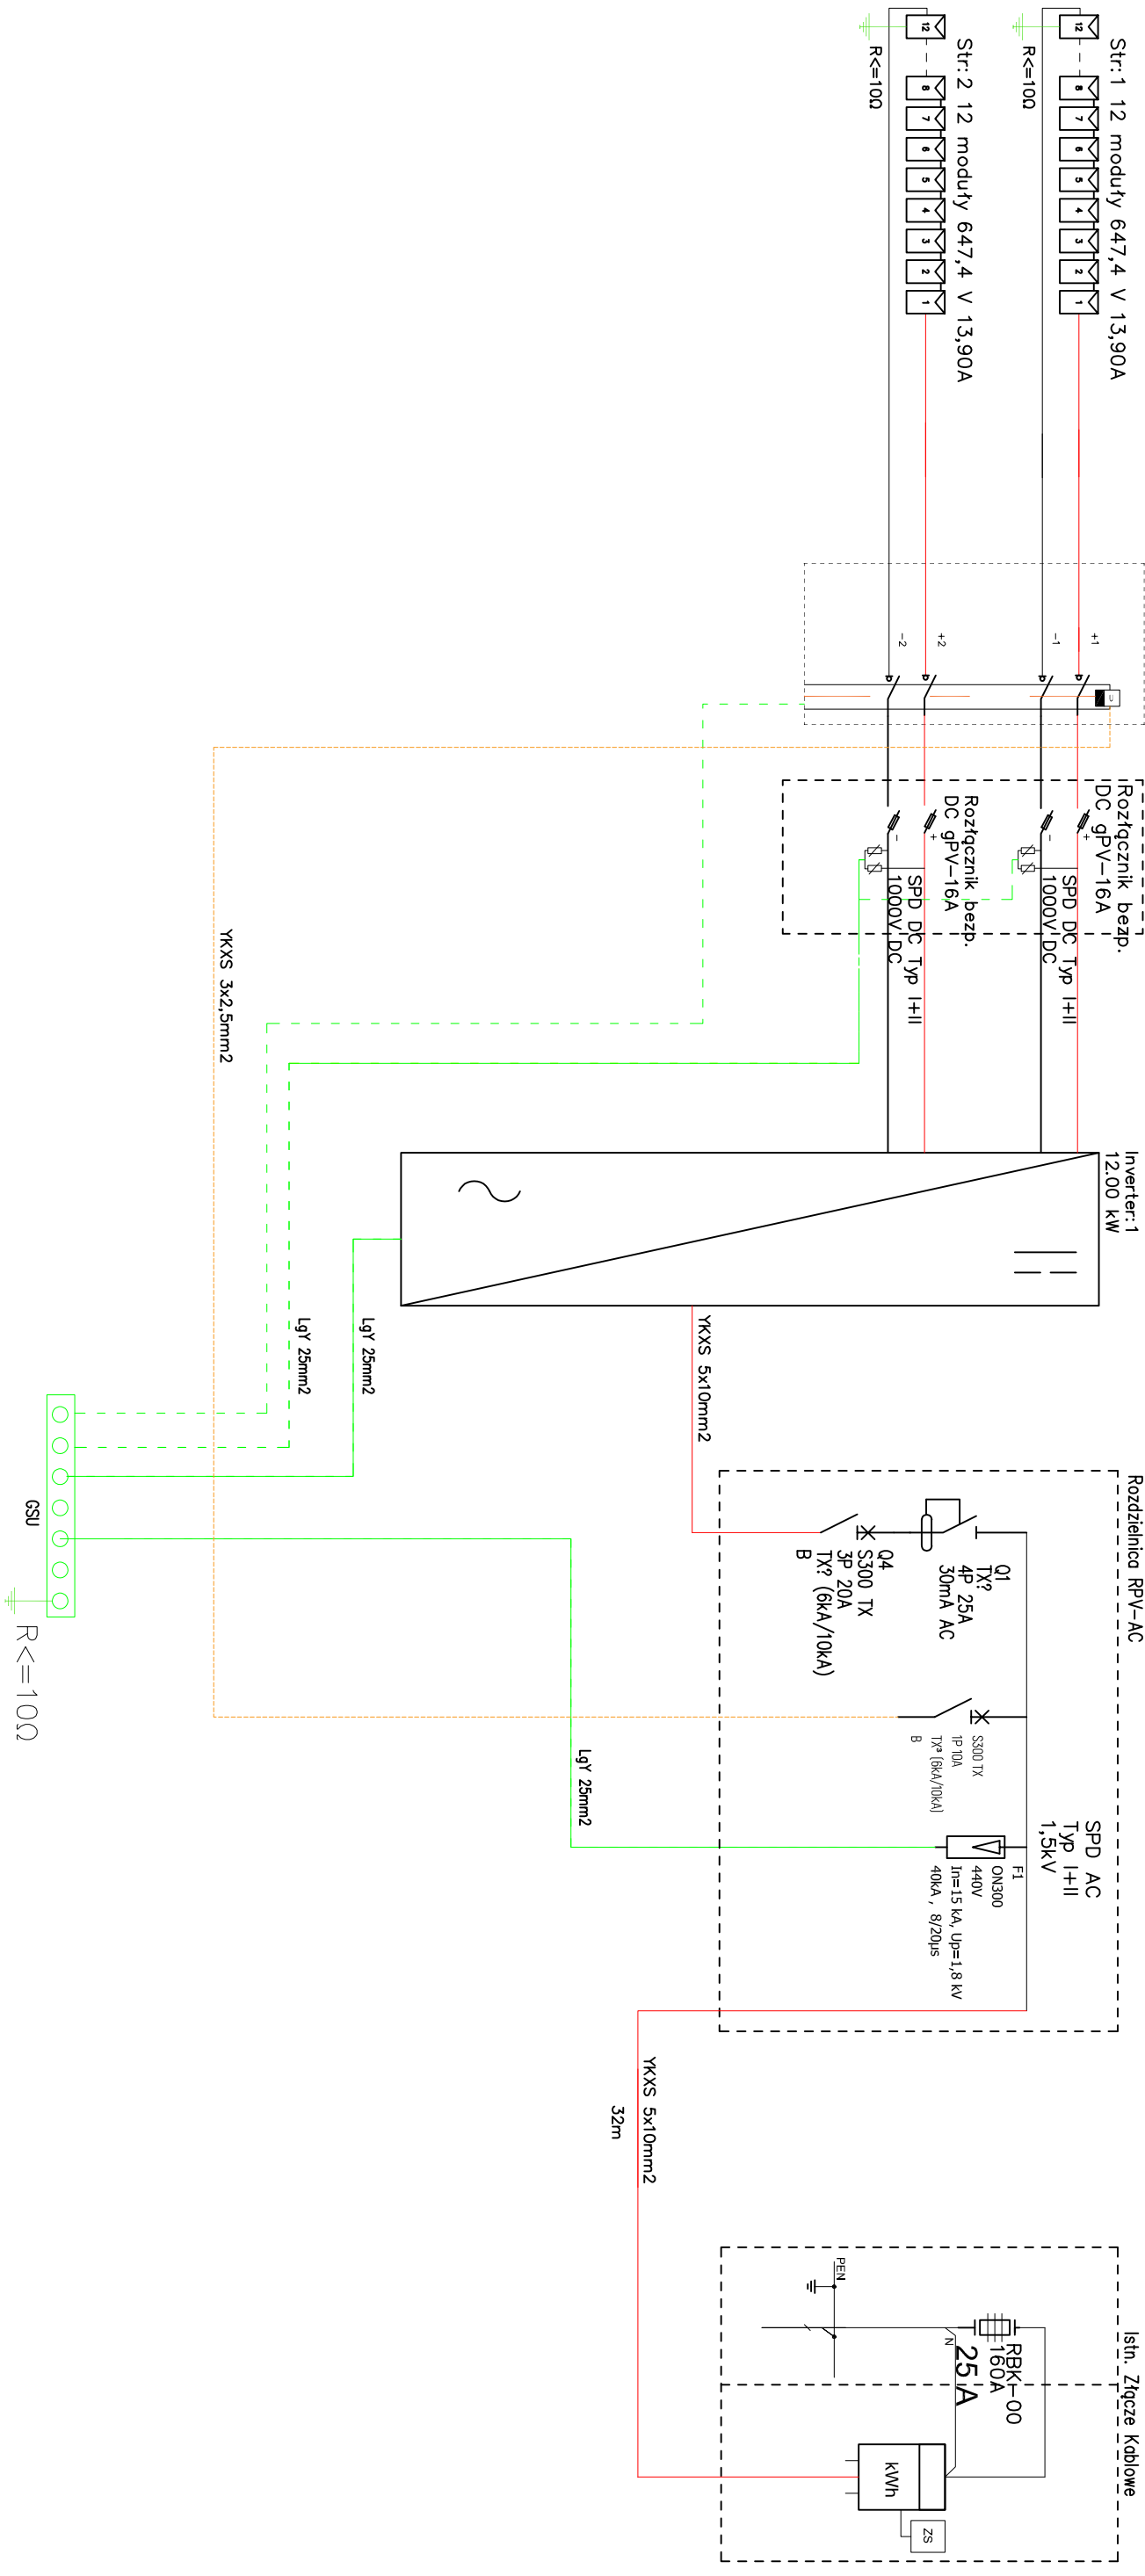

SCHEMAT IDEOWY INSTALACJI FOTOWOLTAIKZNEJ

Przeciwpowozarowy wylgcznik bezpieczeatwa 2 stringi Rozdzielnica RPV-DC



	
PROJEKTOWANIE I WYKONANSTWO ROBÓT ELEKTRYCZNYCH I TELETECHNICZNYCH mgr inż Rafał Koblerowski ul. Dworcowa 25/6 89-600 CHOJNICE tel. 791-501-035 e-mail: rafalkoblerowski@o2.pl	
Tytuł opracowania: Budowa instalacji fotowoltaicznej na dachu budynku Nadleśnictwa o mocy 12 kWp.	Inwestor: Nadleśnictwo Wozniowa Wozniowa 3 89-504 Legbód
Tytuł rysunku:  SCHEMAT INST. FOTOWOLTAICZNEJ	Adres: Powiat: Tucholski Gmina: Tuchola obręb: Kłoczek, Wozniowa dz. nr.: 93/1-LP
Projektant: mgr inż. Rafał Koblerowski upr. bud. do proj. i wyk. robót instal. elektrycznych bud. ogólnych w spec. instalacji w zakresie skł. i instalacji urządzeń elektrycznych i elektroenergetycznych m.ewk. upr.: 0010167P-195E19	Podpis: Data: 02.11.2022 r.
	Skala: 1:500