


LEGENDA - VZDUCHOTECHNIKA:

- odvod vzduchu
- kruhov  potrubie VZT- SPIRO – pr vod/odvod

| Legenda miestností | |
|----------------------|--------------------------------------|
| Ozna enie na v krese |   el miestnosti |
| 1.01 | z vetrie |
| 1.02 | chodba |
| 1.03 | kancel ria riaditelky |
| 1.04 | predsie  wc verejn st |
| 1.05 | wc verejn st |
| 1.06 | predsie  wc zamestnanci |
| 1.07 | wc zamestnanci |
| 1.08 |  at a |
| 1.09 | um yvar a, sprcha |
| 1.10 | chodba |
| 1.11 | chladn  sklad zemiakov |
| 1.12 | hrub  pr prava |
| 1.13 | sklad odpadkov |
| 1.14 | z vetrie – pr jem z sob |
| 1.15 | sklad |
| 1.16 | rozvod a elektriky |
| 1.17 | sklad  istiacich pr pravkov |
| 1.18 | sklad such , denn  a chladen  z soby |
| 1.20 | jed le  pre zamestnancov |
| 1.22 | sklad z hradnej techniky |
| 1.25 | su iare  a  ehliare  |
| 1.26 | denn  miestnos  zamestnancov |
| 1.28 | pr  ov a |
| 1.29 | kancel ria hospod rky |

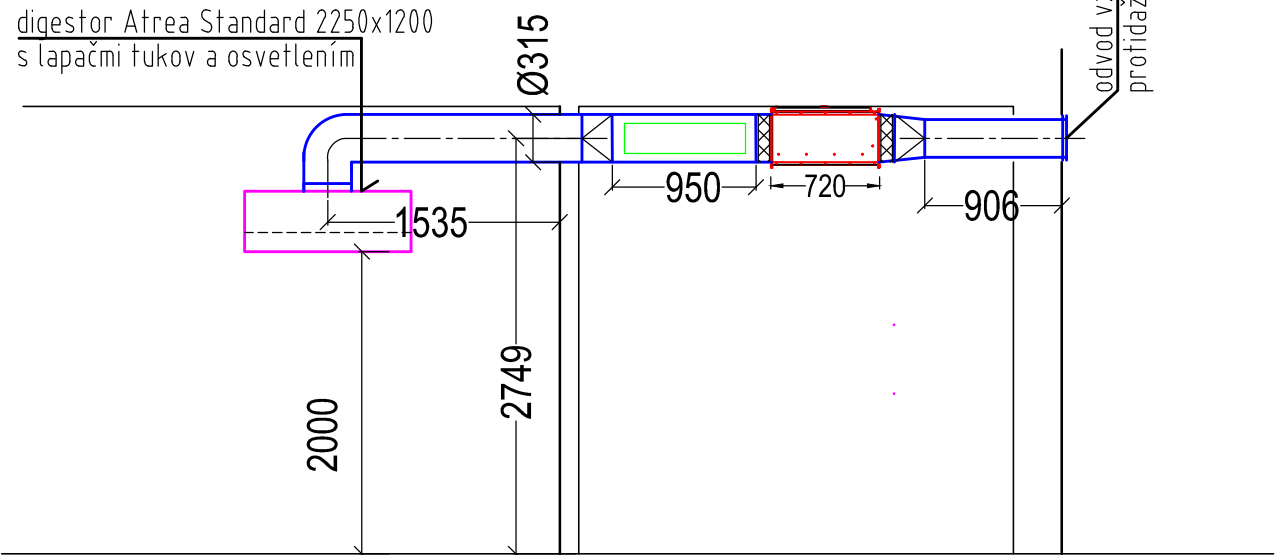

STAVEBN   PRAVY DETSK YCH JASL  V LIPTOVSKOM MIKUL  I

06 – P DORYS 1NP. – N VRH

 as  A – Hospod rsky pavil n

MIESTO STAVBY:

AUTOR PROJEKTU:

VYPRACOVAL:

SPRACOVATEL:

INVESTOR:

D TUM:

LIPTOVSK  MIKUL  

ING. ARCH. J N  URICA – autorizovan  architekt SKA 1983AA

ing. Anton Holl 

ing. Anton Holl 

MESTSK   RAD, LIPTOVSK  MIKUL  

DECEMBER, 2019

571,800 mm =  0,000

UT = 571,500 = -0,300

MIERKA: 1:50

ROZMERY NEODMERIAVA  Z V KRESOV A AK KO VEK NEJASNOSTI VO V KRESOCH JE NUTN  R     SO SPRACOVATE OM PROJEKTU.

