


DETAL OPARCIA DACHU NA PŁYTCIE STROPOWEJ
SKALA 1:25

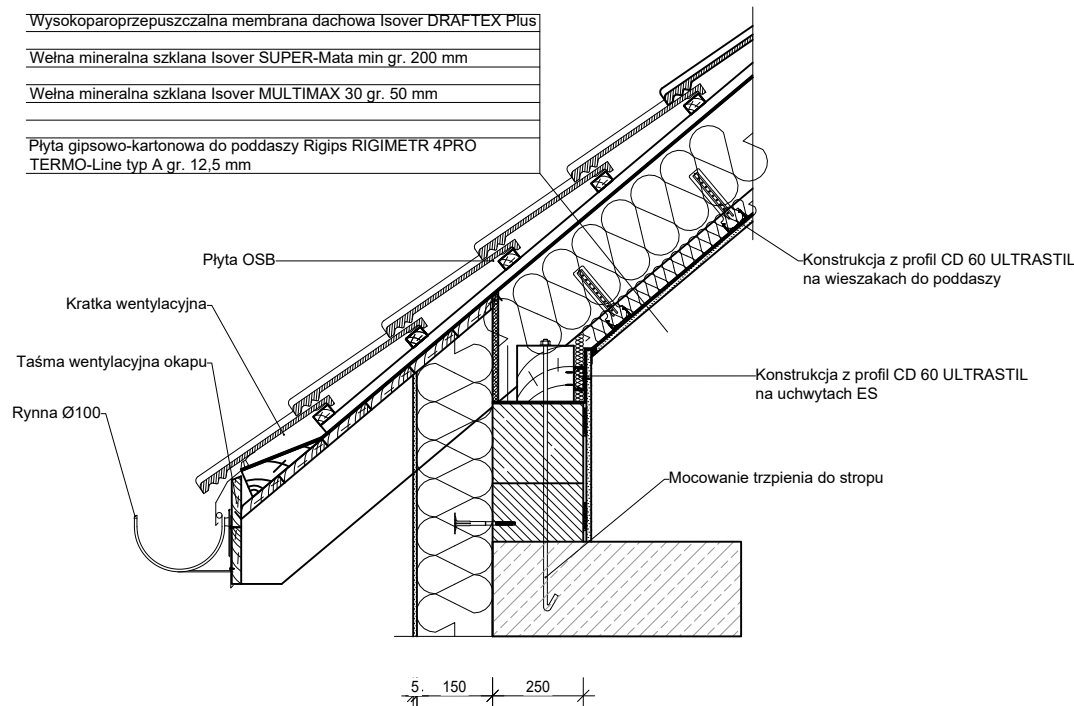

Legenda:

F1 - ławy fundamentowe 80x40 zbrojone dołem 5xØ12 A-III, górą 3xØ12 A-III, strzemiona Ø 6 A-0 co 25 cm
B1 - belka żelbetowa 25x35cm zbrojona prętami ze stali A-III
S1 - Słup żelbetowy 25x25cm zbrojony prętami ze stali A-III
N1 - nadproże prefabrykowane 2xL19
N2 - nadproże prefabrykowane 1xL19
S2 - słup drewniany 14x14cm z drewna C24

SYMBOLE

- 60
60 Otwór okienny w świetle otworu
- 90
200 Otwór drzwiowy w świetle futryn
- ± 0,00 Kóta wysokościowa do poziomu warstwy wykończeniowej
- 01 Numeracja pomieszczeń
- Widok przekroju
- 1.5% Kierunek splywu wody
- Projwktowana ściana
- Projwktowana izolacja termiczna

Funkcja i specjalność	Imię i nazwisko	Numer uprawnień	Podpis
Projektant architektury	mgr inż. arch. Marcin Ciszewski	20/99	
Sprawdzający architektury	mgr inż. arch. Rafał Ciszewski	276/94	
Projektant konstrukcji	mgr inż. Paweł Chorabik	SLK/0336/PWbKb/22	
Sprawdzający konstrukcji	inż. Grzegorz Sikora	SLK/4234/POOK/12	
Opracowanie	mgr inż. Paweł Chorabik		
Kategoria obiektu budowlanego:		Faza projektu:	Wersja:
Kat. bud. obiektu IX		Projekt budowlany	2.00
Przedmiot opracowania:		Autor:	
Projekt budynku remizo-świetlicy na potrzeby sołectwa Łutowiec - wraz z bezodpływowym zbiornikiem nasećki o poj. 10 m3 oraz pozostałą niezbędną infrastrukturą techniczną obiekt kat. IX		BIURO PROJEKTOWE PROFI ul. Pułaskiego 7/408 42-300 Myszków tel: +48 606-651-507 tel: +48 664-476-586 tel. +48 34-315-75-71 www.profinmyszkow.com	
Adres inwestycji:		Skala:	
Obręb: 0009 Łutowiec jednd. ewid.: 240903_2 Niegowa działki nr ewid.: 1015		Data:	
Inwestor:		1:100	
Gmina Niegowa ul. Sobieskiego 1 42-320 Niegowa		09.2022	
Nazwa rysunku:		Numer rysunku:	
Rzut dachu		B_08	