


UWAGI:

1. Wszystkie wymiary sprawdzić na budowie.
2. Na etapie przetargu wykonawca powinien uwzględnić wuzję lokalną w pomieszczeniach do których doprowadzone zostaną przewody wentylacyjne.
3. Przejścia przez ściany p.poż. wykonać w tulejach ochronnych i zabezpieczyć pianą ogniochronną o odporności ogniowej przegrody.
4. W miejscach przejść przez pregrady p.poż. należy zamontować topikowe kłapy p.poż. EI 60 przeznaczone do wentylacji mechanicznej
5. Dopuszcza się stosowanie urządzeń zamiennych do wskazanych w projekcie, pod warunkiem, że zastosowane urządzenia będą miały parametry nie gorsze od zaprojektowanych.
6. Przewody instalacji wentylacji mechanicznej należy izolować izolacją o gr. 20mm
7. Przewody instalacji wentylacji mechanicznej należy obudować płytami GK.
8. Na etapie wykonania instalacji należy przewidzieć zasłepienie wszystkich kanałów wentylacji grawitacyjnej
9. kanały należy podwiesić do stropu lub belek. Nie należy wykonywać dodatkowych załamań mogących generować dodatkowe straty hydrauliczne

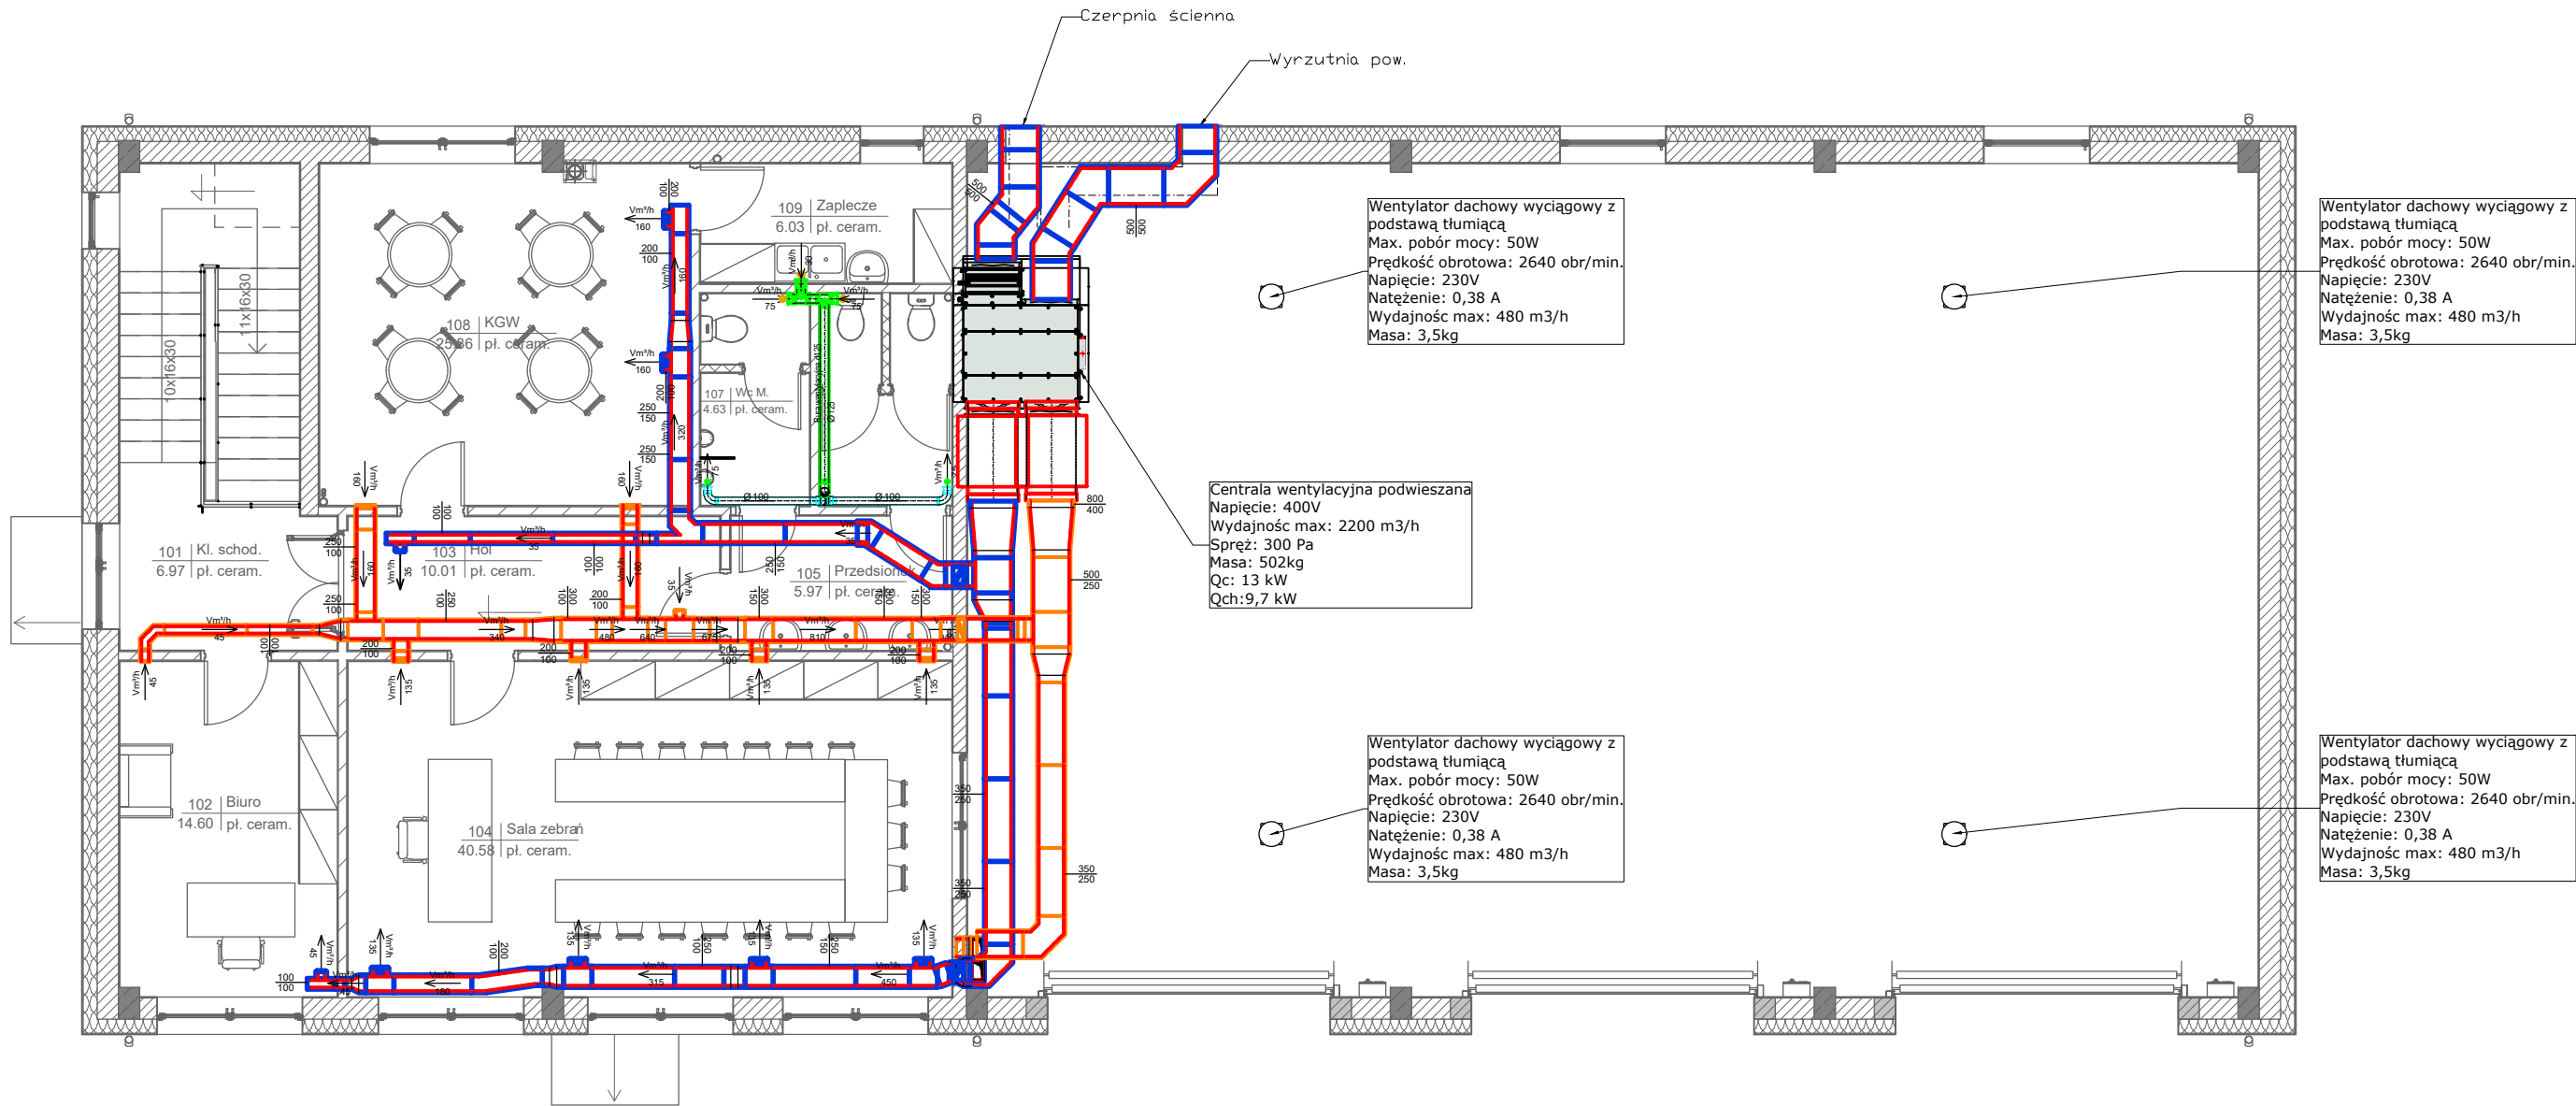

- Kłapa p.poż
- Przepustnica
- Kanał wenty. bytowej. - ruru z blachy stalowej ocynk. - nawiew
- Kanał wenty. bytowej. - ruru z blachy stalowej ocynk. - wywiew
- Kanał wenty. sanit. - ruru z blachy stalowej ocynk. - wywiew
- Kanał wenty. sanit. - ruru z blachy stalowej ocynk.-nawiew
- Tłumnik akustyczny

Funkcja i specjalność	Imię i nazwisko	Numer uprawnień	Podpis
Projektant konstrukcji	mgr inż. Paweł Chorabik	SLK/8432/PWBS/19	
Sprawdzający konstrukcji	mgr inż. Sławomir Łapeta	SLK/2642/POOS/09	
Opracowanie	inż. Edyta Czyż		
Kategoria obiektu budowlanego: Kat. bud. obiektu XVI, VIII		Faza projektu: Projekt techniczny	Numer projektu: 58/2022
Wersja: 2.10		Autor: BIURO PROJEKTOWE PROFI ul. Pułaskiego 7/408 42-300 Mysłków tel: +48 606-851-507 tel: +48 664-476-586 tel. +48 34-315-75-71 www.profi-myszkow.com	
Przedmiot opracowania: Zmiana sposobu użytkowania budynku usługowego wraz z termomodernizacją i przebudową oraz niezbędną infrastrukturą techniczną w ramach zadania pn. "Adaptacja poprzez przebudowę i termomodernizację budynku na remizę strażacką dla potrzeb OSP Niegowa"		Adres inwestycji: obręb: 0013 Niegowa jedn. ewid.: 2400903_2 Niegowa działki nr ewid.: 1884/4, 1885/4	
Inwestor:	Gmina Niegowa ul. Sobieskiego 1 42-320 Niegowa	Skala: 1:100	Data: 11.05.22
Nazwa rysunku:	Rzut piętra - projekt instalacji wentylacji mechanicznej	Numer rysunku: PT_IS_15	