



PŮDORYS 1.NP - STAVEBNÍ PŘIPRAVENOST


M 1:50

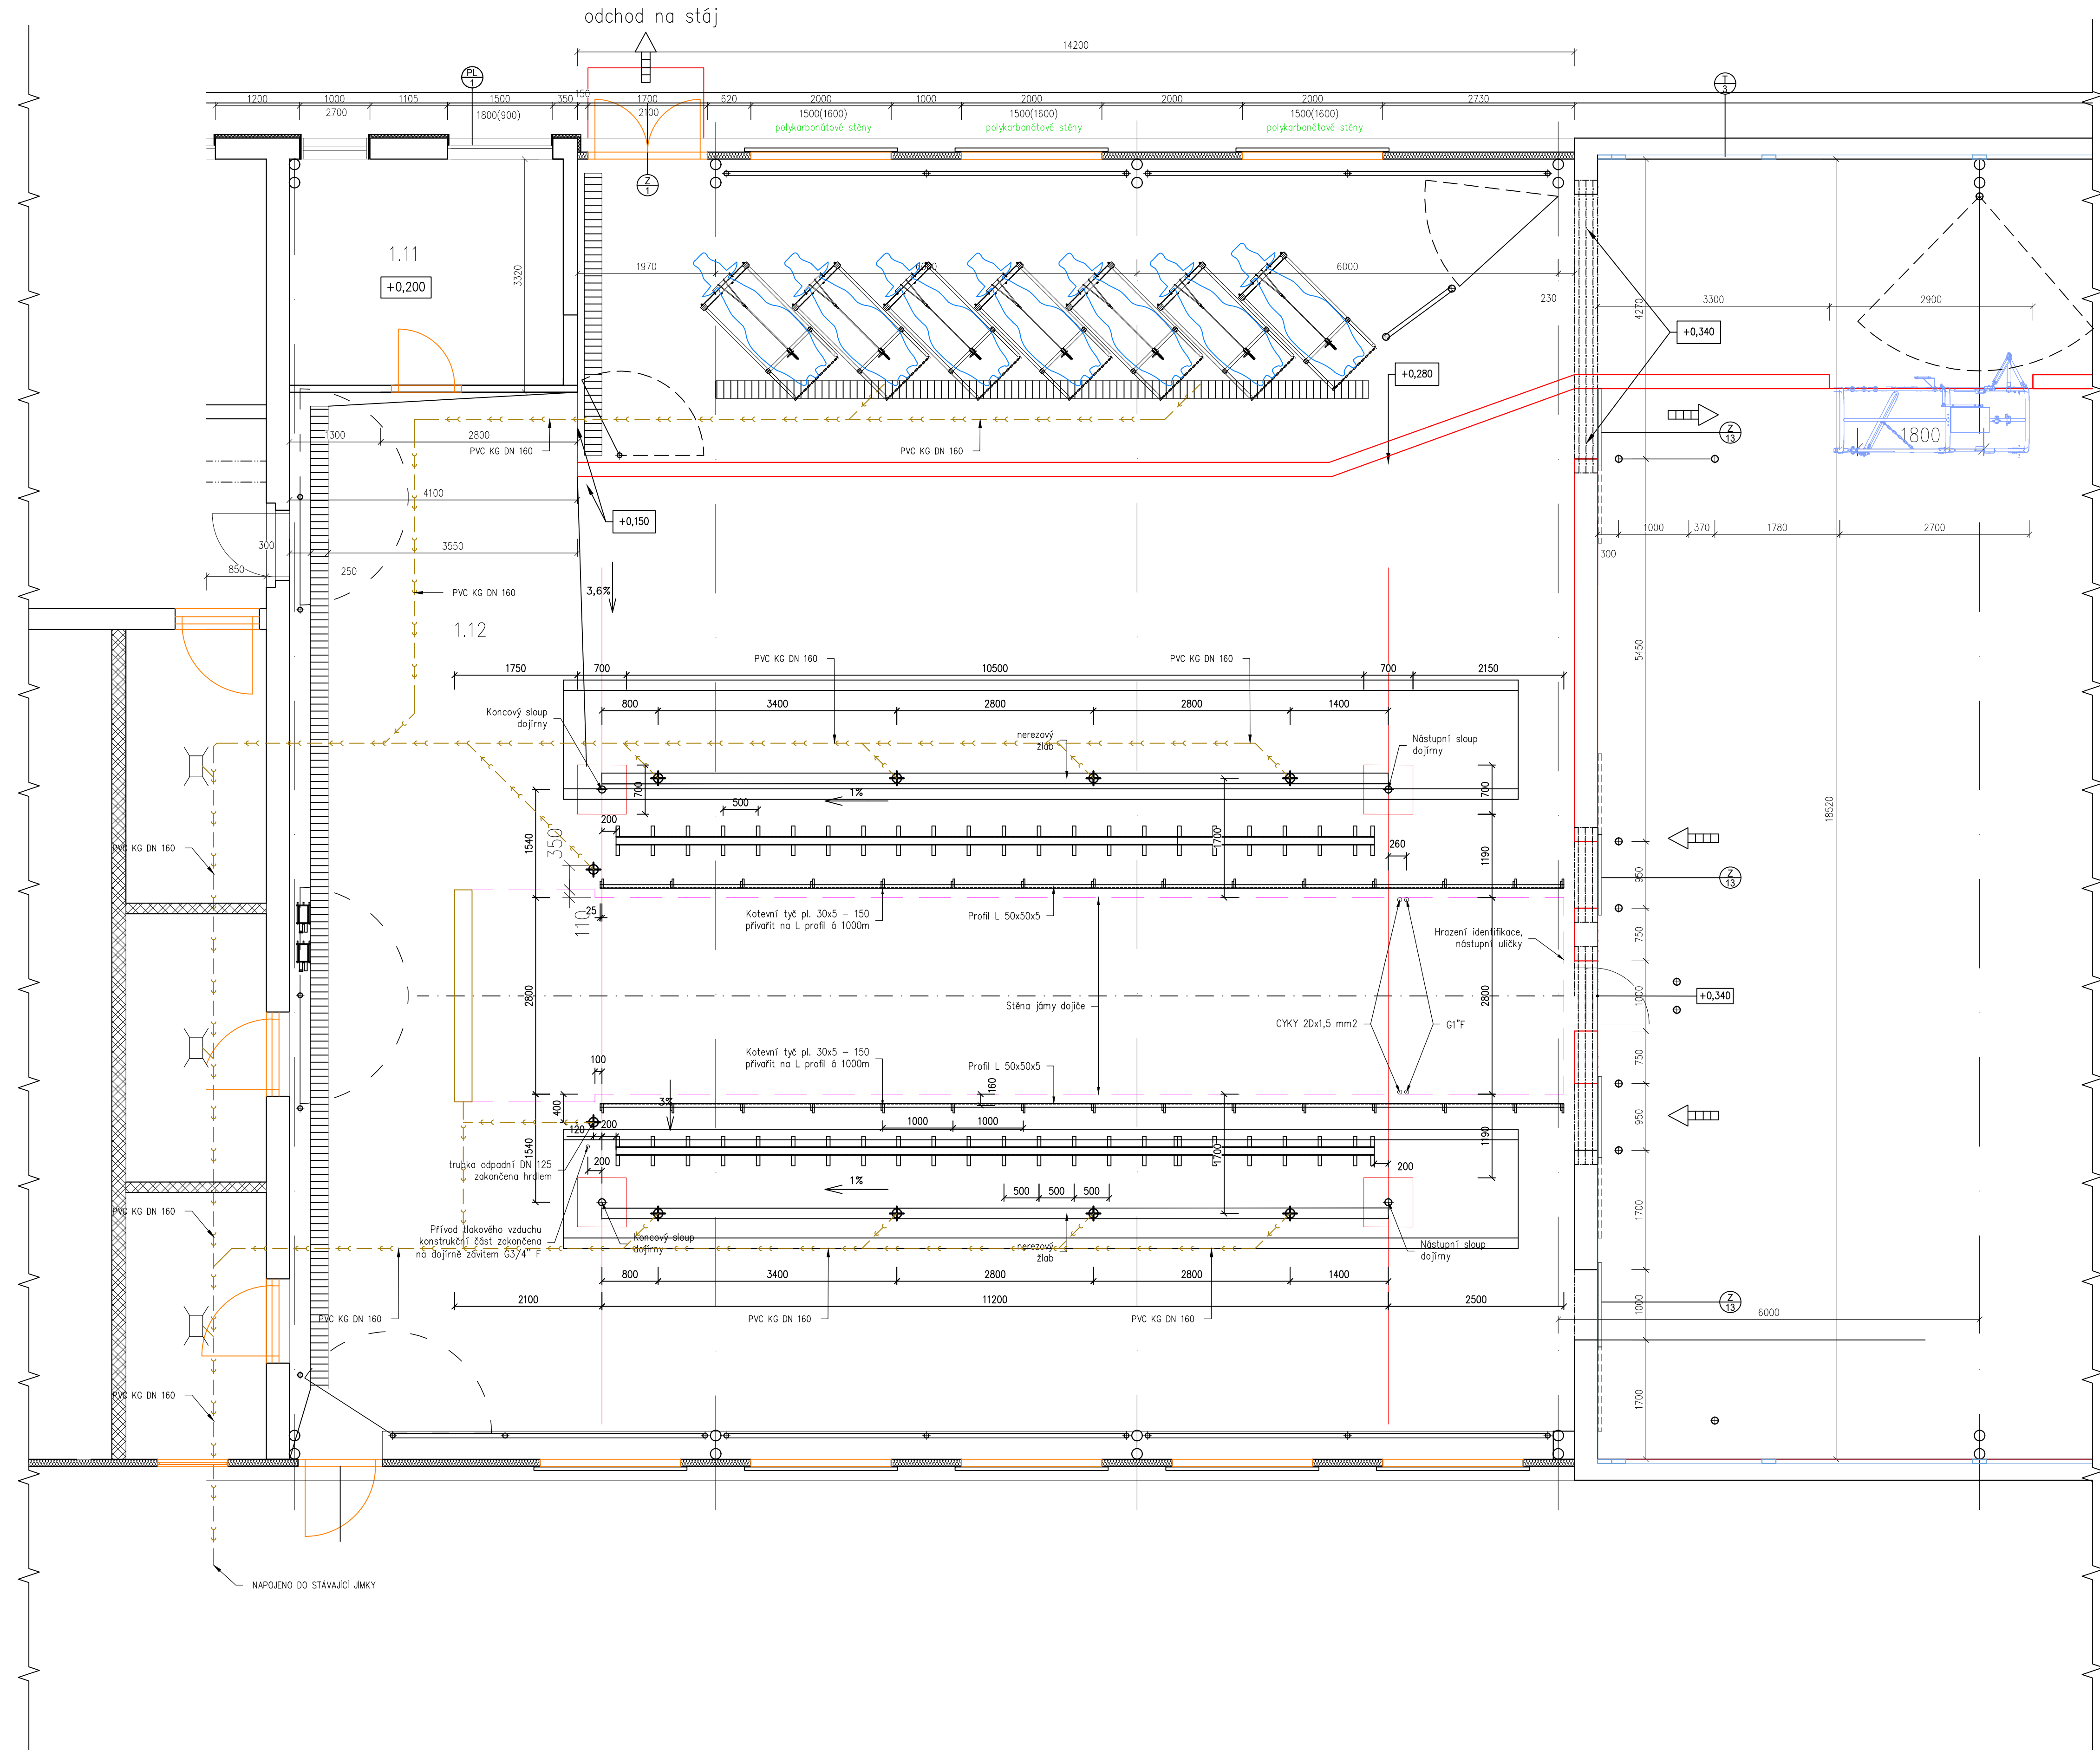


DETAIL 1 – Řez hranou dojírny

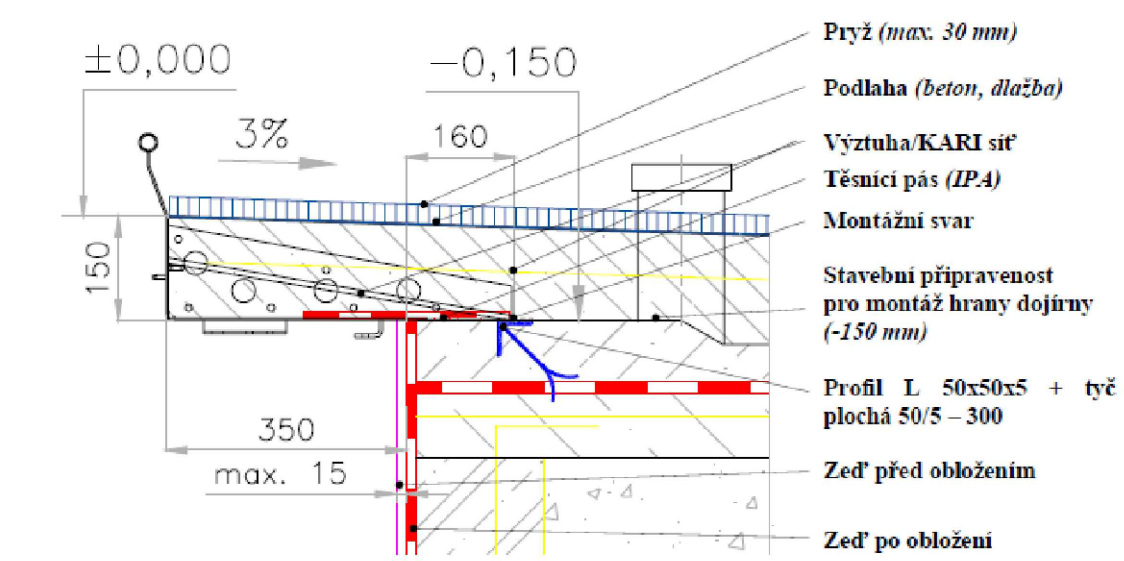


DETAIL 2 – Umístění odpadního kanálu

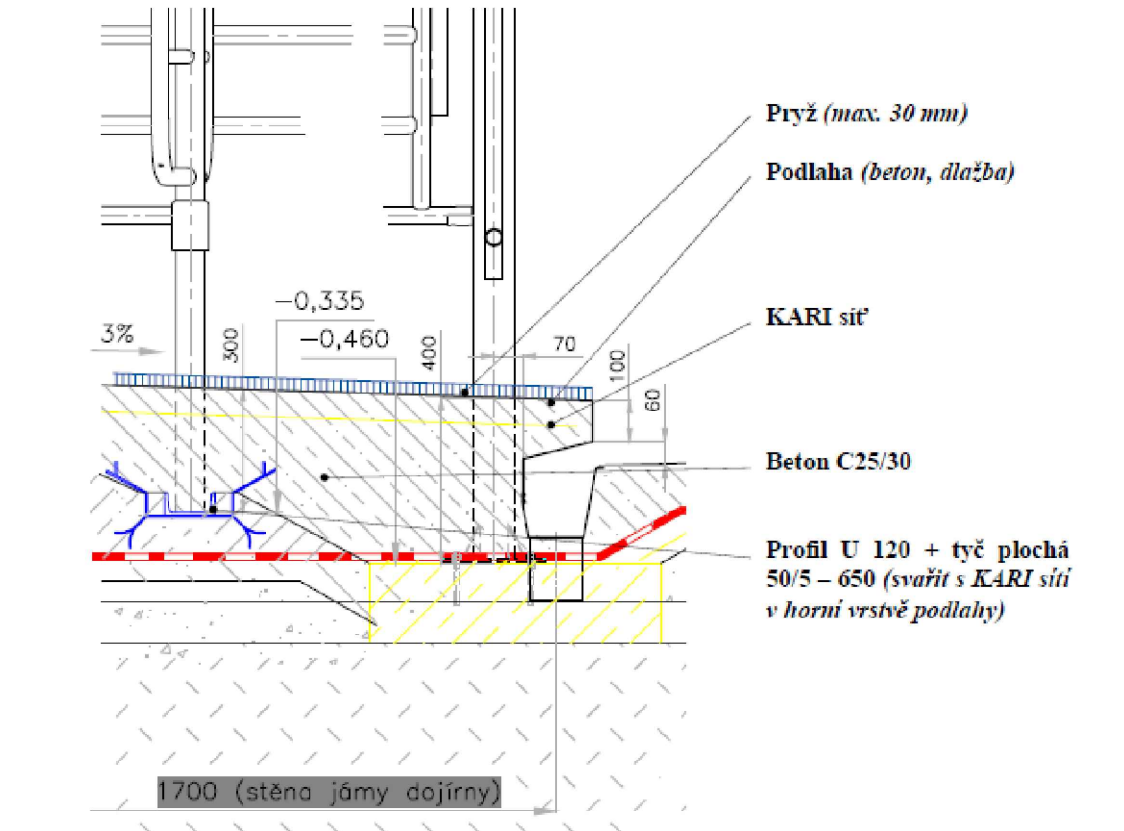

DETAIL 3 – APD

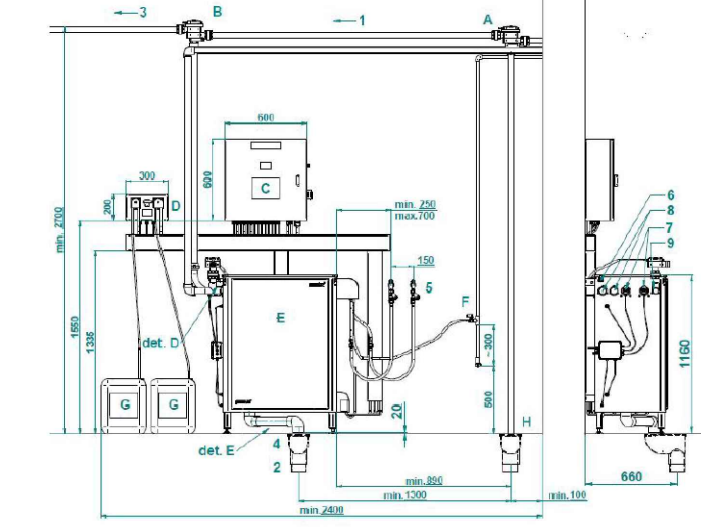

 <i>www.farmtec.cz</i>				číslo paré	
vypracoval		ved. zakázky	zodp. projektant	<b>FARMTEC a.s.</b> oblastní ředitelství Uherské Hradiště Na Splávku 1182 686 01 Uherské Hradiště tel.: +420 602 541 893 e-mail: mvarecha@farmtec.cz	
Ing. M. Vařecha		Ing. M. Vařecha	Ing. F. Síváček		
			I. Vařecha		
kraj Trnavský		okres Dunajská Streda			
obec Okoč					
stavebník Poľnohospodárske družstvo Okoč - Sokolec					
akce MODERNIZACE DOJÍRNY OKOČ					
SO, PS		STUPEŇ DVD			
SO-01 DOJÍRNA		datum 05/2022			
obsah STAVEBNÍ PŘIPRAVENOST DOJÍRNY		formát 8 x A4			
		zak. číslo -			
		měřítko 1:50			
				číslo výkresu	
				D.1.1.b-01.11	
Tento výkres je duševním vlastnictvím Farmtec a.s. a bez jeho souhlasu nesmí být kopírován, nebo zpřístupněn třetí osobě!					