


GRZECZNA PANNA

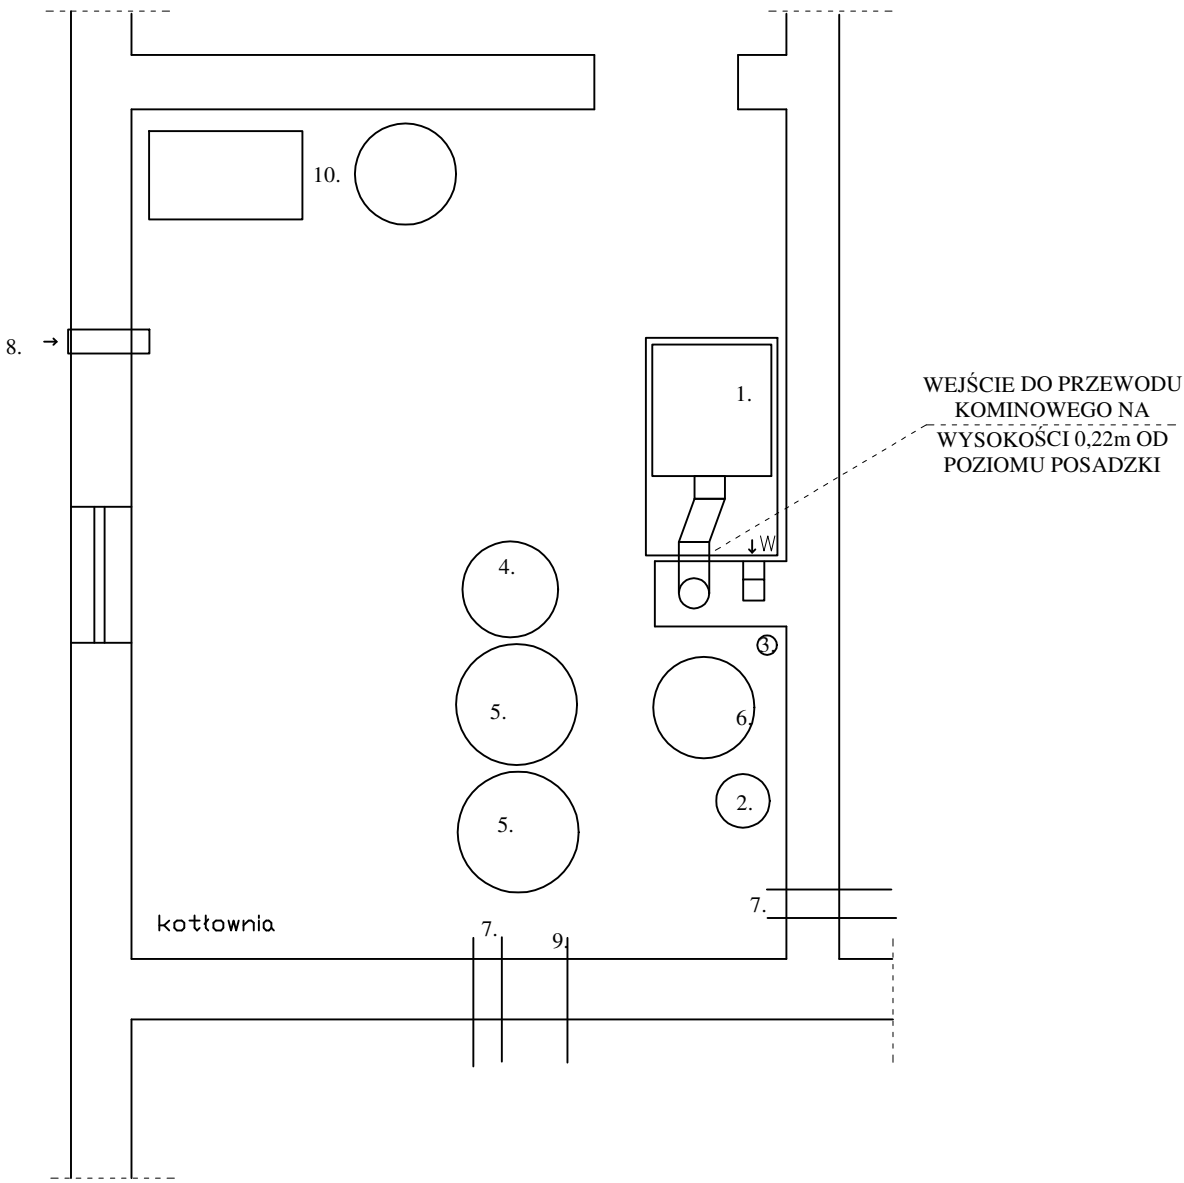

1. PROJEKTOWANY KOCIOŁ V KLASY (PALIWO DREWNO) O MOCY 25kW Z WBUDOWANĄ WĘŻOWNICĄ SCHŁADZAJĄCĄ
2. NACZYNIE PRZEPONOWE C.O. 35dm³
3. IST NACZYNIE PRZEPONOWE C.W.U. 25dm³
4. NACZYNIE PRZEPONOWE C.O. 200dm³
5. BUFOR C.O. 800dm³ szt. 2 (pojemność buforu należy dostosować do wymagań producenta kotła)
6. ISTNIEJĄCA POMPA C.W.U. CIEPŁA Z ZASOBNIKIEM
7. ISTNIEJĄCA INSTALACJA C.O. (DN25), C.W.U (DN20).
8. PROJEKTOWANY NAWIEW Z/K DN150
9. ISTNIEJĄCE PRZYŁĄCZE WODY
10. ISTNIEJĄCY ZESTAW HYDROFOROWY DO DEMONTAŻU

Uwaga:
Przewężenie na klatce schodowej do 80cm

OBIEKT	LEŚNICTWO GRZECZNA PANNA		
LOKALIZACJA	GRZECZNA PANNA DZ. 3209/1 GM. SZUBIN		
INWESTOR	NADLEŚNICTWO SZUBIN		
NAZWA RYS.	RZUT PIWNIC - INSTALACJA C.O., C.W.U.		
PROJEKTANT	PIOTR MŁYNAREK UPR. 59/2014 W ZAKRESIE INŻYNIERII SANITARNEJ	PODPIS	
DATA	14.4.2023r.	RYS. 5	SKALA 1:50