


RZUT PIWNICY
SKALA 1:50

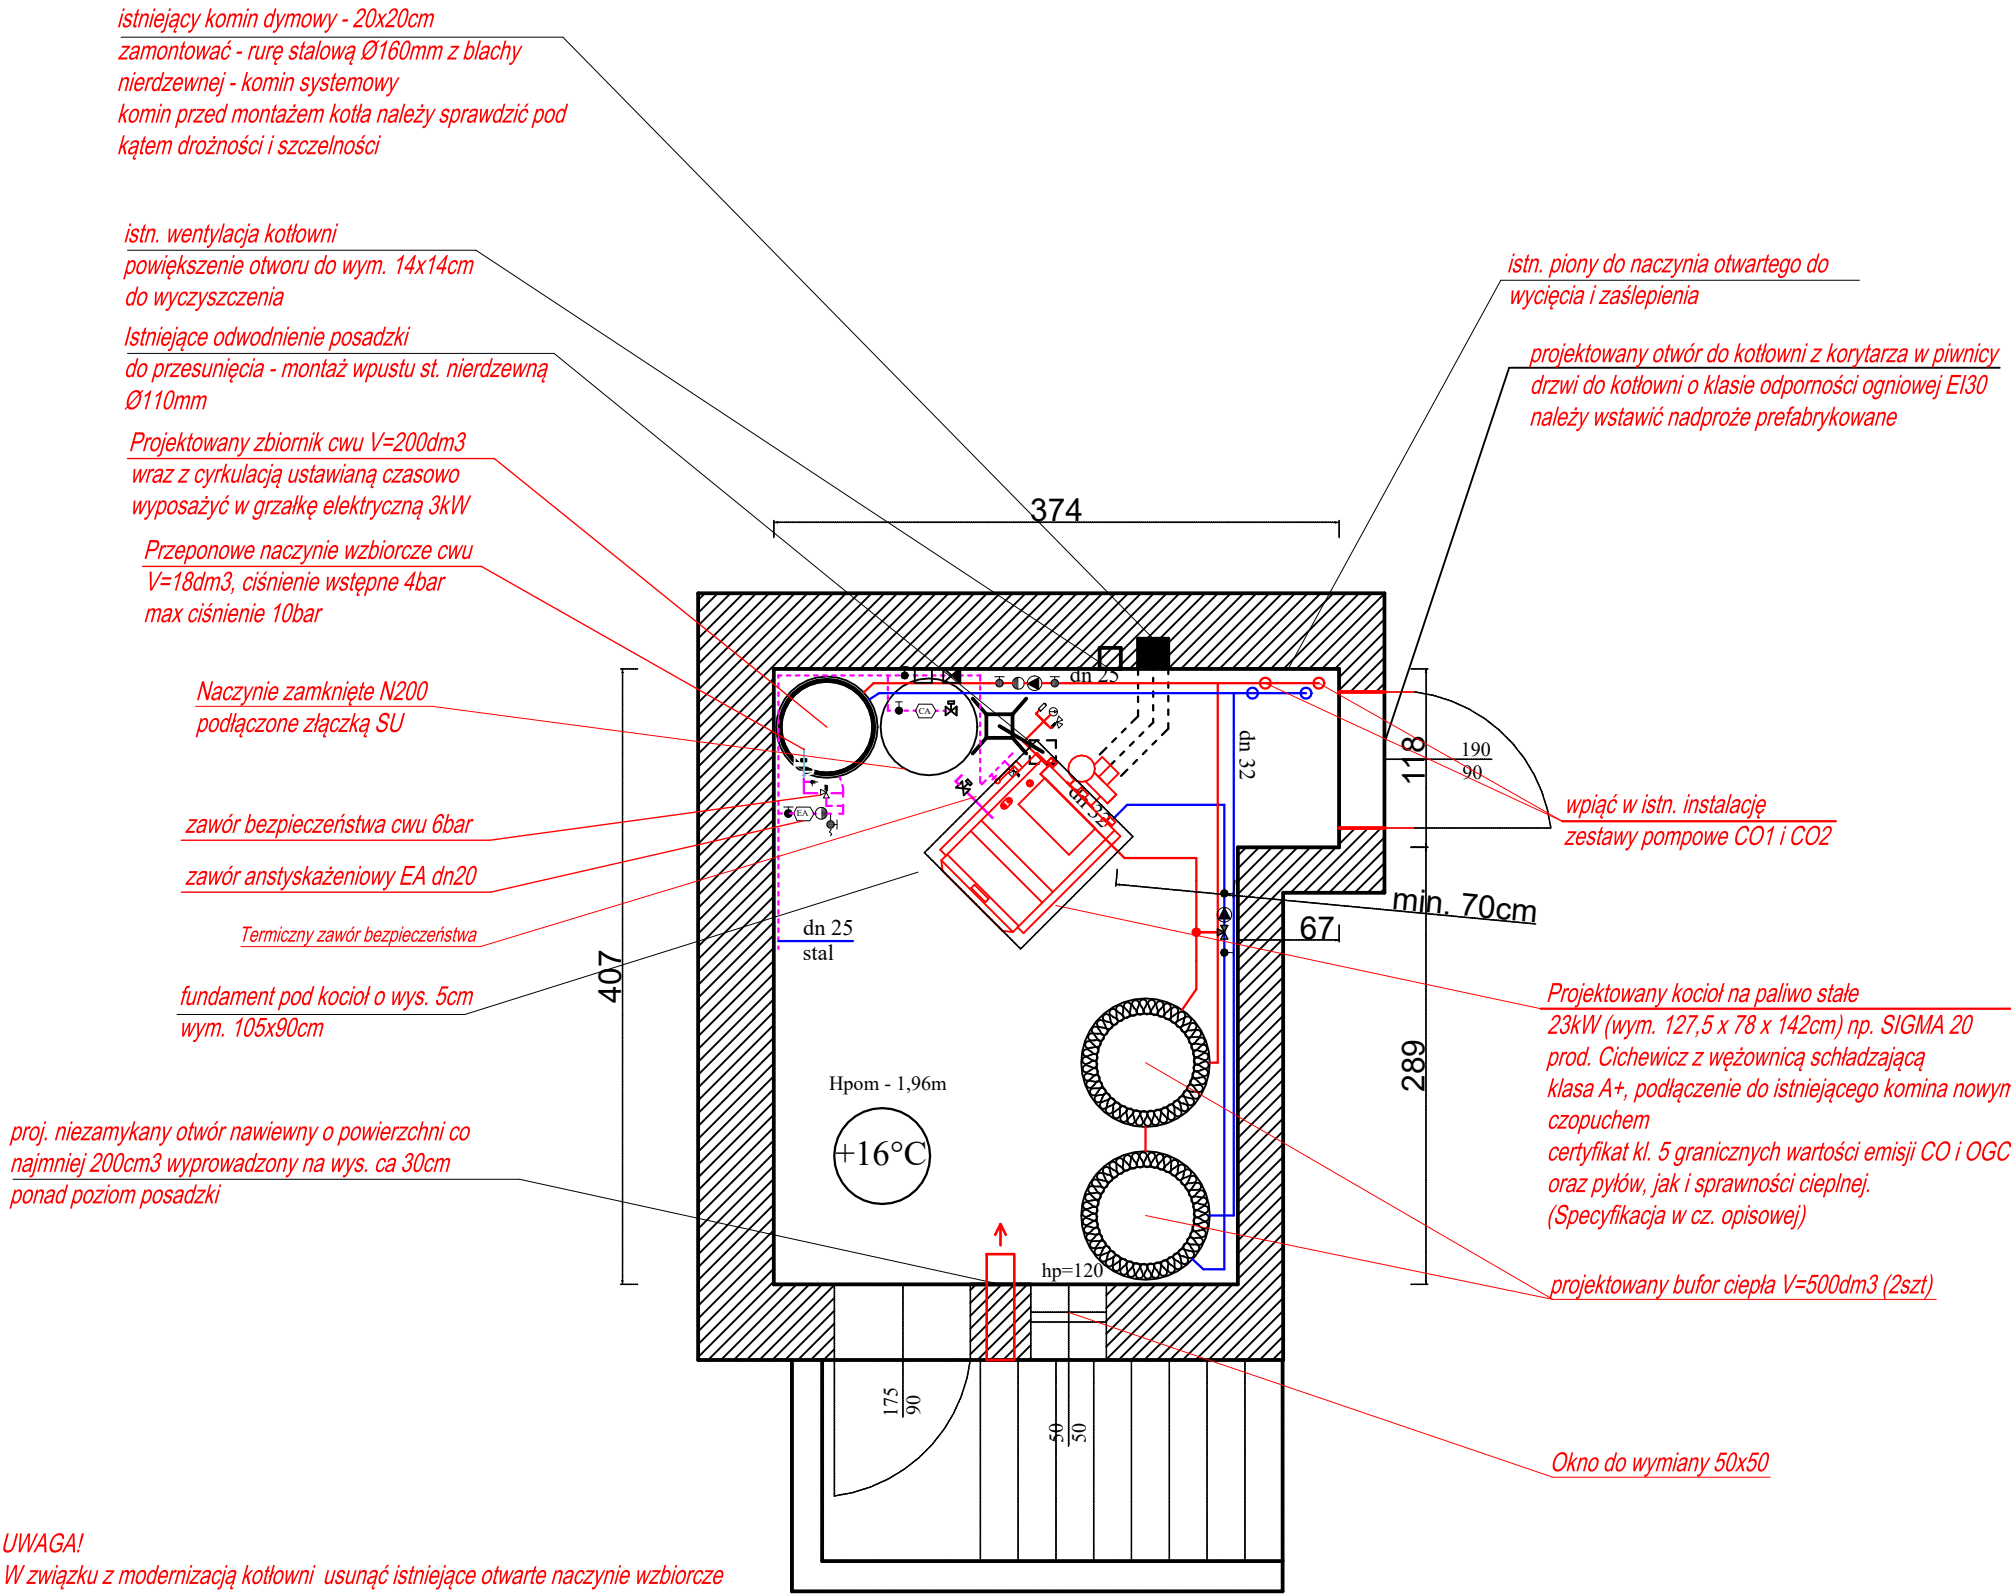

UWAGA!
W związku z modernizacją kotłowni usunąć istniejące otwarte naczynie wzbiorcze
zamontowanego na poddaszu nieużytkowym.
Wszystkie elementy typu pompy obiegowe, zawory mieszające, czujniki
temperatury należy stosować jako dedykowane dla danego typu kotła wg
wymagań producenta.
do pomieszczenia kotłowni prowadzi otwór o szer. ca 90cm i wys. 175cm -
zejście zewnętrzne o szer. 133cm

LEGENDA :

- c.o zasilanie (rury stal/ miedź)
- c.o powrót (rury stal/ miedź)
- ciepła woda (rury miedź / pp)
- zimna woda (rury stalowe)

Obiekt	Modernizacja Leśniczówki Płonne Wymiana źródła ciepła			Nr rys. S2
Adres	Płonne dz. nr 5269/1, obręb Płonne, gmina Radomin, jedn. ewid. 040505_2 obręb 0009			
Inwestor	Skarb Państwa - Nadleśnictwo Golub-Dobrzyń Konstancjewo 3A, 87-400 Golub-Dobrzyń			Skala 1:50
Rysunek	Rzut kotłowni stan projektowany	Upr. bud.	Data	Podpis
Projektował:	mgr inż. Mateusz Maciejewski uprawniony do projektowania w specjności inst. w zakresie inst. sanitarnych bez ograniczeń	WAM/0137/PWOS/18	05.04 2023r.	