


PŮDORYS - KANALIZACE

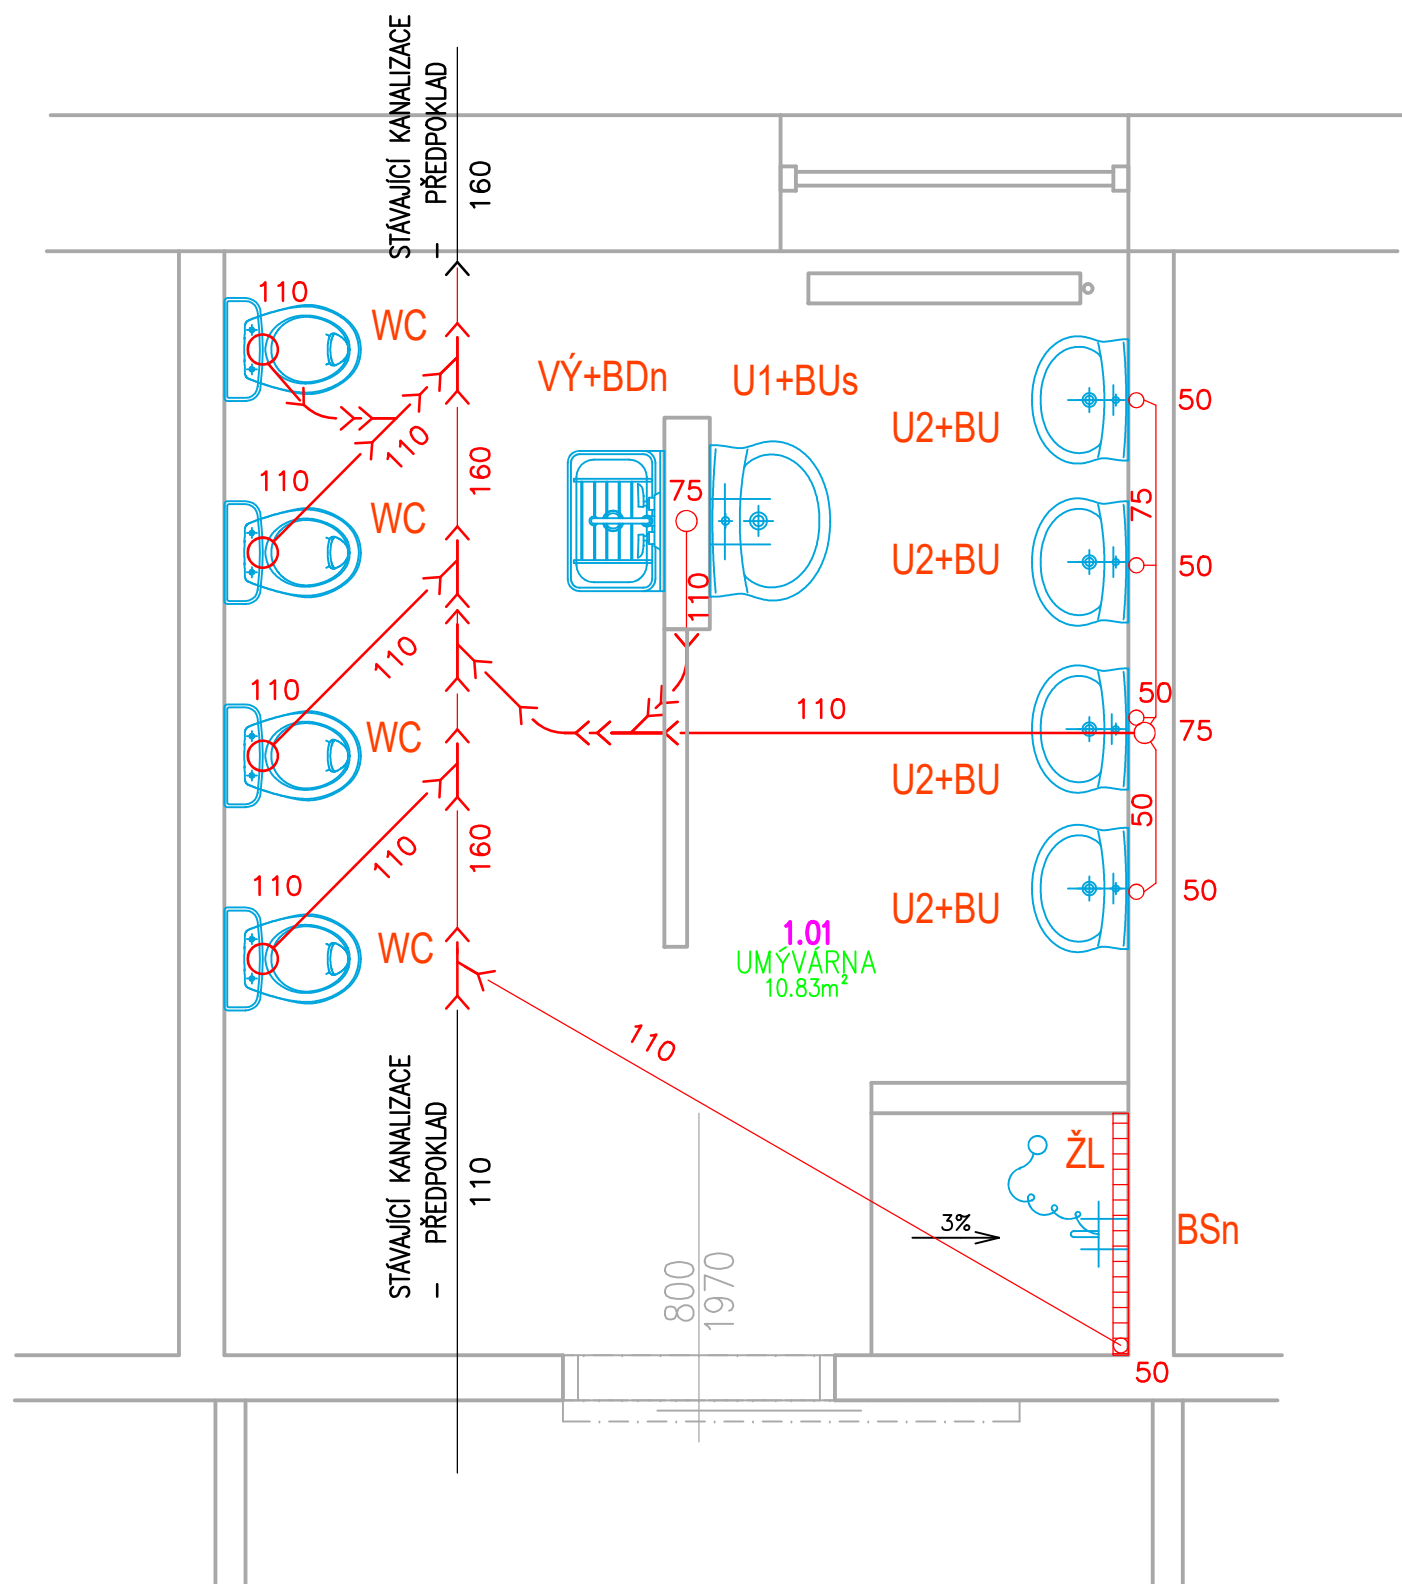

POZNÁMKA:

- PŘESNÝ PRŮBĚH KANALIZAČNÍCH TRAS V ŘEŠENÉM PROSTORU NENÍ ZNÁM, V RÁMCI PROJEKTOVÉ DEKUMENTACE SE TEDY PRACUJE S PŘEDPOKLÁDÁNÝM PRŮBĚHEM
- V ŘEŠENÉM PROSTORU BUDOU PROVEDENY NOVÉ KANALIZAČNÍ ROZVODY, NA KTERÉ SE NAPOJÍ PŘÍPADNÉ NAVAZUJÍCÍ VEDENÍ Z DALŠÍCH ČÁSTÍ OBJEKTU

SOUPIS ZAŘIZOVACÍCH PŘEDMĚTŮ

WC	- KERAMICKÉ DĚTSKÉ WC + NÁDRŽKA SPLACHOVACÍ (typ. vzor Jika BABY), VČETNĚ SEDÁTKA	4ks
U1	- UMYVADLO KERAMICKÉ 500x400mm S OTVOREM PRO BATERII, NEREZ SIFON	1ks
BUs	- UMYVADLOVÁ BATERIE PÁKOVÁ STOJÁNKOVÁ, PROVEDENÍ CHROM	1ks
U2	- UMYVADLO KERAMICKÉ DĚTSKÉ 450x350mm, S OTVOREM PRO BATERII, NEREZ SIFON	4ks
BU	- UMYVADLOVÁ BATERIE NESMĚŠOVACÍ PÁKOVÁ STOJÁNKOVÁ, PROVEDENÍ CHROM	4ks
Vý	- VÝLEVKA PLASTOVÁ NÁSTĚNNÁ 485x340 MŘÍŽKOU	1ks
BDn	- DŘEZOVÁ BATERIE PÁKOVÁ NÁSTĚNNÁ, PROVEDENÍ CHROM	1ks
ŽL	- PODLAHOVÝ ŽLAB SPRCHOVÝ NEREZ 800x70x67mm VČ. SIFONU	1ks
BSn	- SPRCHOVÁ BATERIE PÁKOVÁ NÁSTĚNNÁ, PROVEDENÍ CHROM, VČETNĚ SETU HADICE, RŮŽICE DRŽÁK SPRCHY	1ks

LEGENDA

— KANALIZAČNÍ POTRUBÍ PVC KG (VEDENÍ V ZEMI) A PVC HT

ING. DANIEL MALINA – PROJEKČNÍ A INŽENÝRSKÁ ČINNOST Loucká 643/19, Znojmo Tel. 732 467 970			
Projektant	Vypracoval	Č. osvědčení	Stupeň PD:
Ing. D. Malina	Ing. D. Malina	1005888	Projekt
Investor: MĚSTO ZNOJMO Obroková 1/12, 669 02 Znojmo		Místo:	Znojmo
		Datum:	IV/2024
STAVEBNÍ ÚPRAVY HYGIENICKÉHO ZÁZEMÍ MŠ SVATOPLUKA ČECHA, SVATOPLUKA ČECHA 15, ZNOJMO p.č. 2407/3, k.ú. Znojmo - město			Č. paré:
Obsah: PŮDORYS - KANALIZACE			Měřítko: 1:25
			Č. výkresu: 04