

PRZEDSIĘBIORSTWO USŁUG
GEODEZYJNO-KARTOGRAFICZNYCH
MAWO

Wojciech Jastrzębski
Ul. Kilińskiego 6a tel. (033 875-36-91
34-120 Andrychów tel.kom. 0502367416
REGON 070399708 NIP 551-104-01-38

MAPA DO CELÓW PROJEKTOWYCH

woj. małopolskie
gm.: Andrychów
miejscowość: Andrychów
obręb: 121801_4.0001
SEKCJA MAPY ukt.2000: 7.121.06.21.1.4, 7.121.06.21.2.3
7.121.06.21.3.2, 7.121.06.21.4.1

Układ współrzędnych 2000
Układ wysokości Kronsztadt 86
SKALA: 1:500

Mapa numeryczna uzupełniona pomiarem sytuacji, rzeźby terenu i uzbrojenia podziemnego.
Granice własności zostały przeniesione z numerycznej mapy ewidencyjnej.
Linie rozgraniczające tereny o różnym przeznaczeniu zostały przeniesione z MPZP.
W zakresie aktualizacji działki nie są obciążone służebnościami gruntowymi.
ID: NGK.6640.1763.2021

Legenda:

- zakres opracowania
- granice działek
- tereny o różnym przeznaczeniu w mpzp

Nie wyklucza się istnienia w terenie
innego uzbrojenia podziemnego nie
zgłoszonego do inwentaryzacji przez
instytucje branżowe.

Poświadczam, że niniejszy dokument został opracowany w wyniku prac geodezyjnych i kartograficznych, których rezultaty zawiera pozytywnie zweryfikowany raport techniczny. Jednocześnie informuję, że jestem świadomy odpowiedzialności karnej za złożenie fałszywego oświadczenia.	
Identyfikator zgłoszenia prac geodezyjnych	NGK.6640.1763.2021
Organ służby geodezyjnej, który otrzymał zgłoszenie	Starosta Wodawicki
Wykonawca prac geodezyjnych	Przedsiębiorstwo Usług Geodezyjno-Kartograficznych MAWO Wojciech Jastrzębski 34-120 Andrychów Ul. Kilińskiego 6a
Numer oraz data sporządzenia protokołu zawierającego wynik pozytywnej weryfikacji	NGK.6640.1763.2021_19766 09.06.2021
Imię i nazwisko oraz numer uprawnień zawodowych kierownika prac	Wojciech Jastrzębski 9750

GEODEZJA UPRAWNIENY
inż. Wojciech Jastrzębski
uprawnienia nr 9750

PRZEDSIĘBIORSTWO
Usług Geodezyjno-Kartograficznych
"MAWO"
34-120 Andrychów, ul. Kilińskiego 6a
tel./fax 33/875 36 91
NIP 551-104-01-38

LEGENDA:

--- granica terenu objętego wnioskiem (zakres robót) --- 75 metrów --- odległość m. gromadzenia odpadów od najdalszych wejść

- granica MPZP
- jednostki MPZP objęte opracowaniem
- granice działek

budynek objęty opracowaniem

projektowane utwardzenia pod miejsca gromadzenia odpadów - pow. 54m² - zakończone obrzeżem

WEJŚCIA DO BUDYNKU

istn. drzewa/krzewy do wycinki


6162/1 nr. działek objęte opracowaniem

- projektowana rampa dla osób poruszających się na wózku inwalidzkim
- projektowany murk oporowy
- projektowane miejsce gromadzenia odpadów stałych utwardzone kostką oraz ogrodzone
- remont tarasu zewnętrznego wraz z murkami i schodami

+328.50 - projektowane rzędne

Legenda:

- przyłącze wodne z rur dwuwarstwowych PE-HD, PE100 lite, SDR11 PN10 Ø63mm.
- projektowane przyłącze ogólnospławne PVC-U SDR34 SN8 Ø200x5,9 mm
- projektowane przyłącze kanalizacji sanitarnej z rur litych PVC-U SDR34 lite o średnicy Ø200x5,9mm, klasy SN8
- projektowana zewnętrzna instalacja kanalizacji sanitarnej z rur litych PVC-U SDR34 lite o średnicy Ø200x5,9mm, klasy SN8
- projektowane przyłącze kanalizacji deszczowej PVC-U SDR34 SN8 Ø315
- projektowana zewnętrzna instalacja kanalizacji deszczowej PVC-U SDR34 SN8 Ø315; Ø3200; Ø160
- projektowany drenaż rura karbowana z PVC-U min. SN4 113/126mm
- linia kablowa zasilająca budynek YAKY2o 4x240mm², fi 55mm, w rurze osłonowej 110mm
- projektowana studnia kanalizacji sanitarnej
- projektowana studnia kanalizacji deszczowej
- projektowane przyłącze ciepłownicze rury preizolowane 2xDN88,9/180mm
- projektowane przyłącze do sieci światłowodowej kabel RHDPE fi 40mm w rurze osłonowej 110mm
- linia kablowa zasilania fontanny YK2o 5 x 4 w rurze osłonowej 110mm
- zabezpieczenie istniejącej linii kablowej

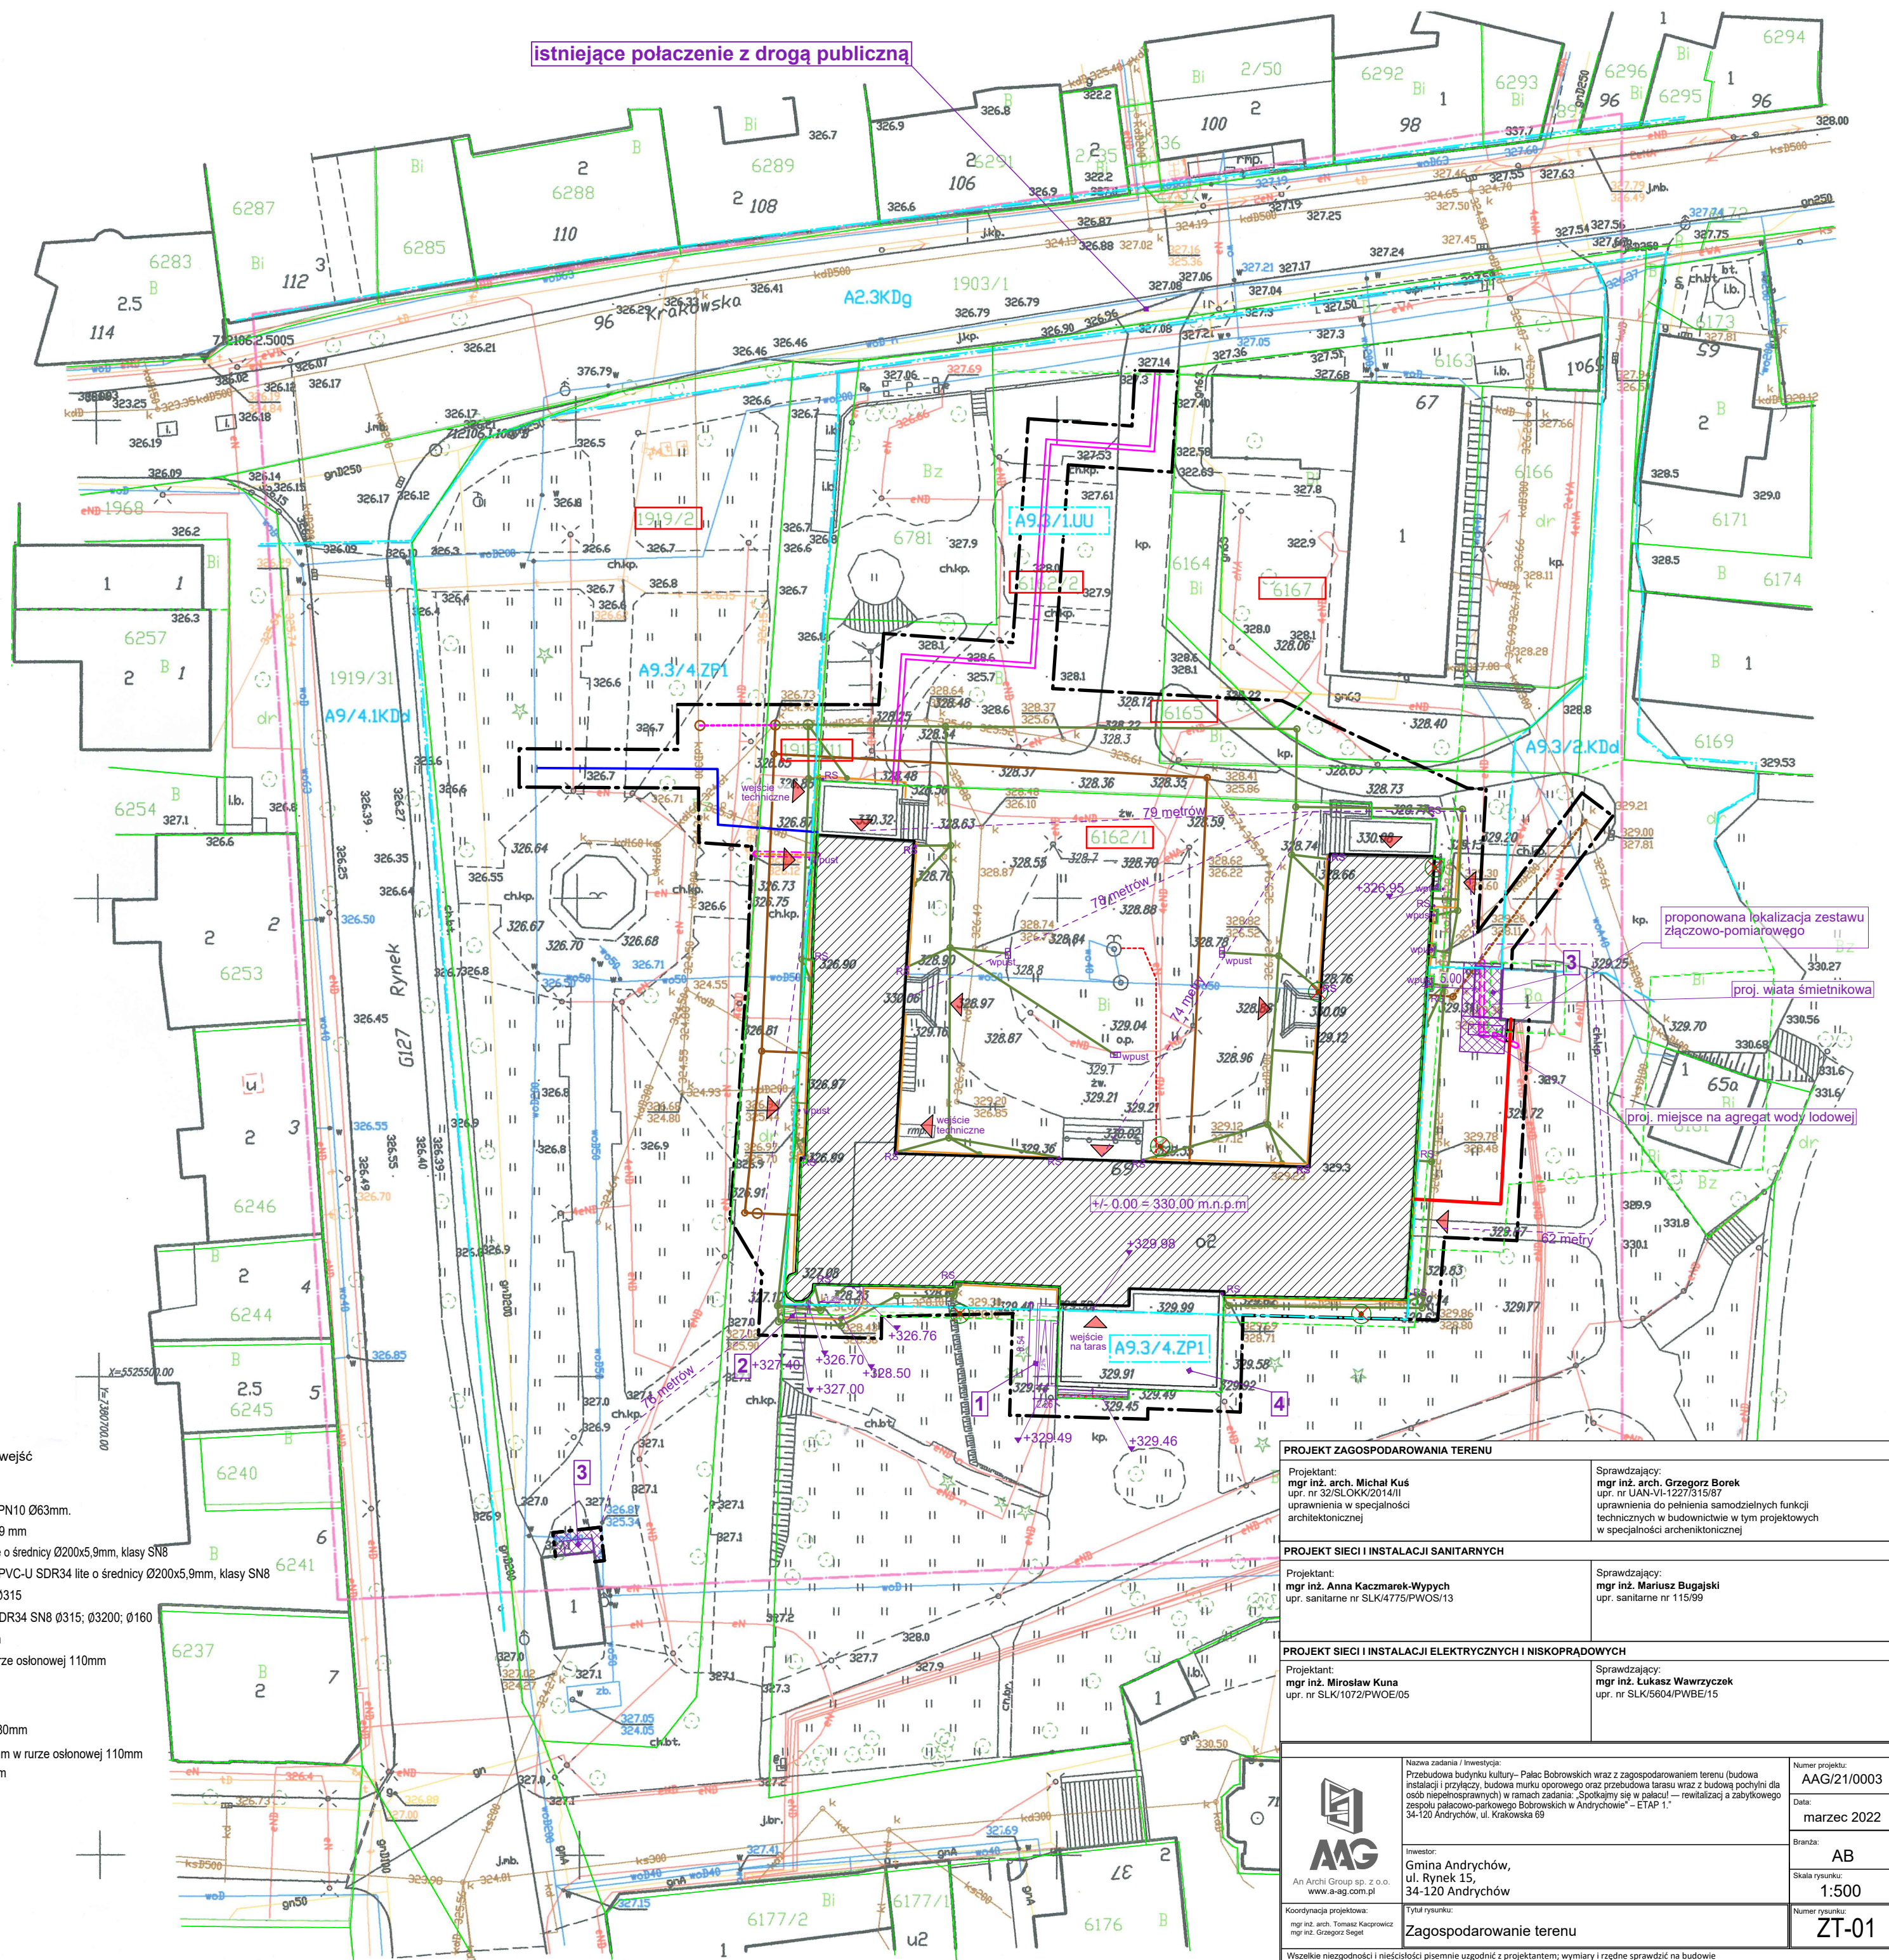

PROJEKT ZAGOSPODAROWANIA TERENU	
Projektant: mgr inż. arch. Michał Kuś upr. nr 32/SLOKK/2014/II uprawnienia w specjalności architektonicznej	Sprawdzający: mgr inż. arch. Grzegorz Borek upr. nr UAN-VI-1227/3/15/87 uprawnienia do pełnienia samodzielnych funkcji technicznych w budownictwie w tym projektowych w specjalności architektonicznej
PROJEKT SIECI I INSTALACJI SANITARNYCH	
Projektant: mgr inż. Anna Kaczmarek-Wypych upr. sanitarne nr SLK/4775/PWOS/13	Sprawdzający: mgr inż. Mariusz Bugajski upr. sanitarne nr 115/99
PROJEKT SIECI I INSTALACJI ELEKTRYCZNYCH I NISKOPRĄDOWYCH	
Projektant: mgr inż. Mirosław Kuna upr. nr SLK/1072/PWOE/05	Sprawdzający: mgr inż. Łukasz Wawrzczek upr. nr SLK/5604/PWBE/15
Nazwa zadania / inwestycji: Przebudowa budynku kultury – Pałac Bobrowskich wraz z zagospodarowaniem terenu (budowa instalacji i przyłączy, budowa murku oporowego oraz przebudowa tarasu wraz z budową pochylni dla osób niepełnosprawnych) w ramach zadania: „Spółkamy się w pałacu – rewitalizacja a zabijokny 34-120 Andrychów, ul. Krakowska 60	
Inwestor: Gmina Andrychów, ul. Rynek 15, 34-120 Andrychów	
Tytuł rysunku: Zagospodarowanie terenu	
Wszystkie niezgodności i niedociągłości pisemnie uzgodnić z projektantem; wymiary i rzędne sprawdzić na budowie	
Numer projektu: AAG/21/0003 Data: marzec 2022	Numer rysunku: ZT-01