


 


LEGENDA:

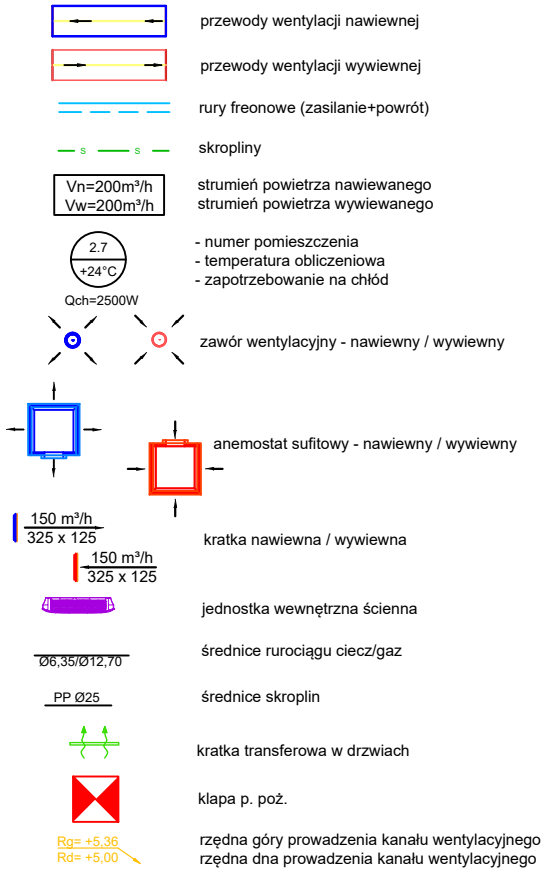

UWAGI:

- Należy zapewnić dostęp serwisowy do urządzeń wentylacyjnych i klimatyzacyjnych.
- Rysunki wentylacji i klimatyzacji należy rozpatrywać razem z rysunkami branż architektoniczno-budowlanej, konstrukcyjnej, elektrycznej, sanitarnej.
- Wszystkie wymiary sprawdzić na budowie.
- Przed rozpoczęciem robót należy sprawdzić trasy, rzędne i wymiary pozostałych instalacji.
- Uwagi i opisy zamieszczone w części rys. projektu stanowią integralną część niniejszego opracowania.
- Wszystkie roboty należy wykonać zgodnie z Polskimi Normami, Warunkami Technicznymi Wykonania i Odbioru Robót oraz zgodnie ze sztuką budowlaną.
- Wszystkie przejścia przez przegrody wydzielenia pożarowego wykonać w klasie odpowiadającej odporności ogniowej danej przegrody (również w ewentualnych przegrodach p.poż. nie oznaczonych na podkładach architektonicznych).
- Wykonać konstrukcję wsporczą pod kanały.
- Wszelkie wątpliwości i niejasności należy wyjaśnić z Projektantem.

 PRIMECH Szymon Kita tel: 506-340-000 www.primech.pl	Funkcja	Imię i nazwisko	Nr uprawnień	Podpis
	Projektował br.sanit.	mgr inż. Łukasz Stachon	SLK/4318/POWS/12	
	Sprawdził br.sanit.	mgr inż. Dawid Krybus	SLK/6310/PWBS/16	
	Lokalizacja:	Gmina Pawonków obręb Kośmidry, działki ewidencyjne nr: 489/30, 490/30		
Inwestor: Gmina Pawonków ul. Lubliniecka 16 42-772 Pawonków	Nazwa projektu/Obiekt: Budowa boiska wielofunkcyjnego wraz z zadaszeniem o stałej konstrukcji przy Zespole Szkolno-Przedszkolnym w Kośmidrach			
	Nazwa rysunku: RZUT STROPU – INSTALACJA WENTYLACJI			
	Faza proj.: PROJEKT TECHNICZNY		Nr rysunku:	Nr egz.:
	Skala: 1:100		IS-06	
Data: MAJ 2024 r.				
Korzystanie z rozwiązań technicznych zawartych w niniejszym projekcie, w zakresie przekraczającym ustalenia umowy na opracowanie dokumentacji, wymaga pisemnego zezwolenia: PRIMECH Szymon Kita				