

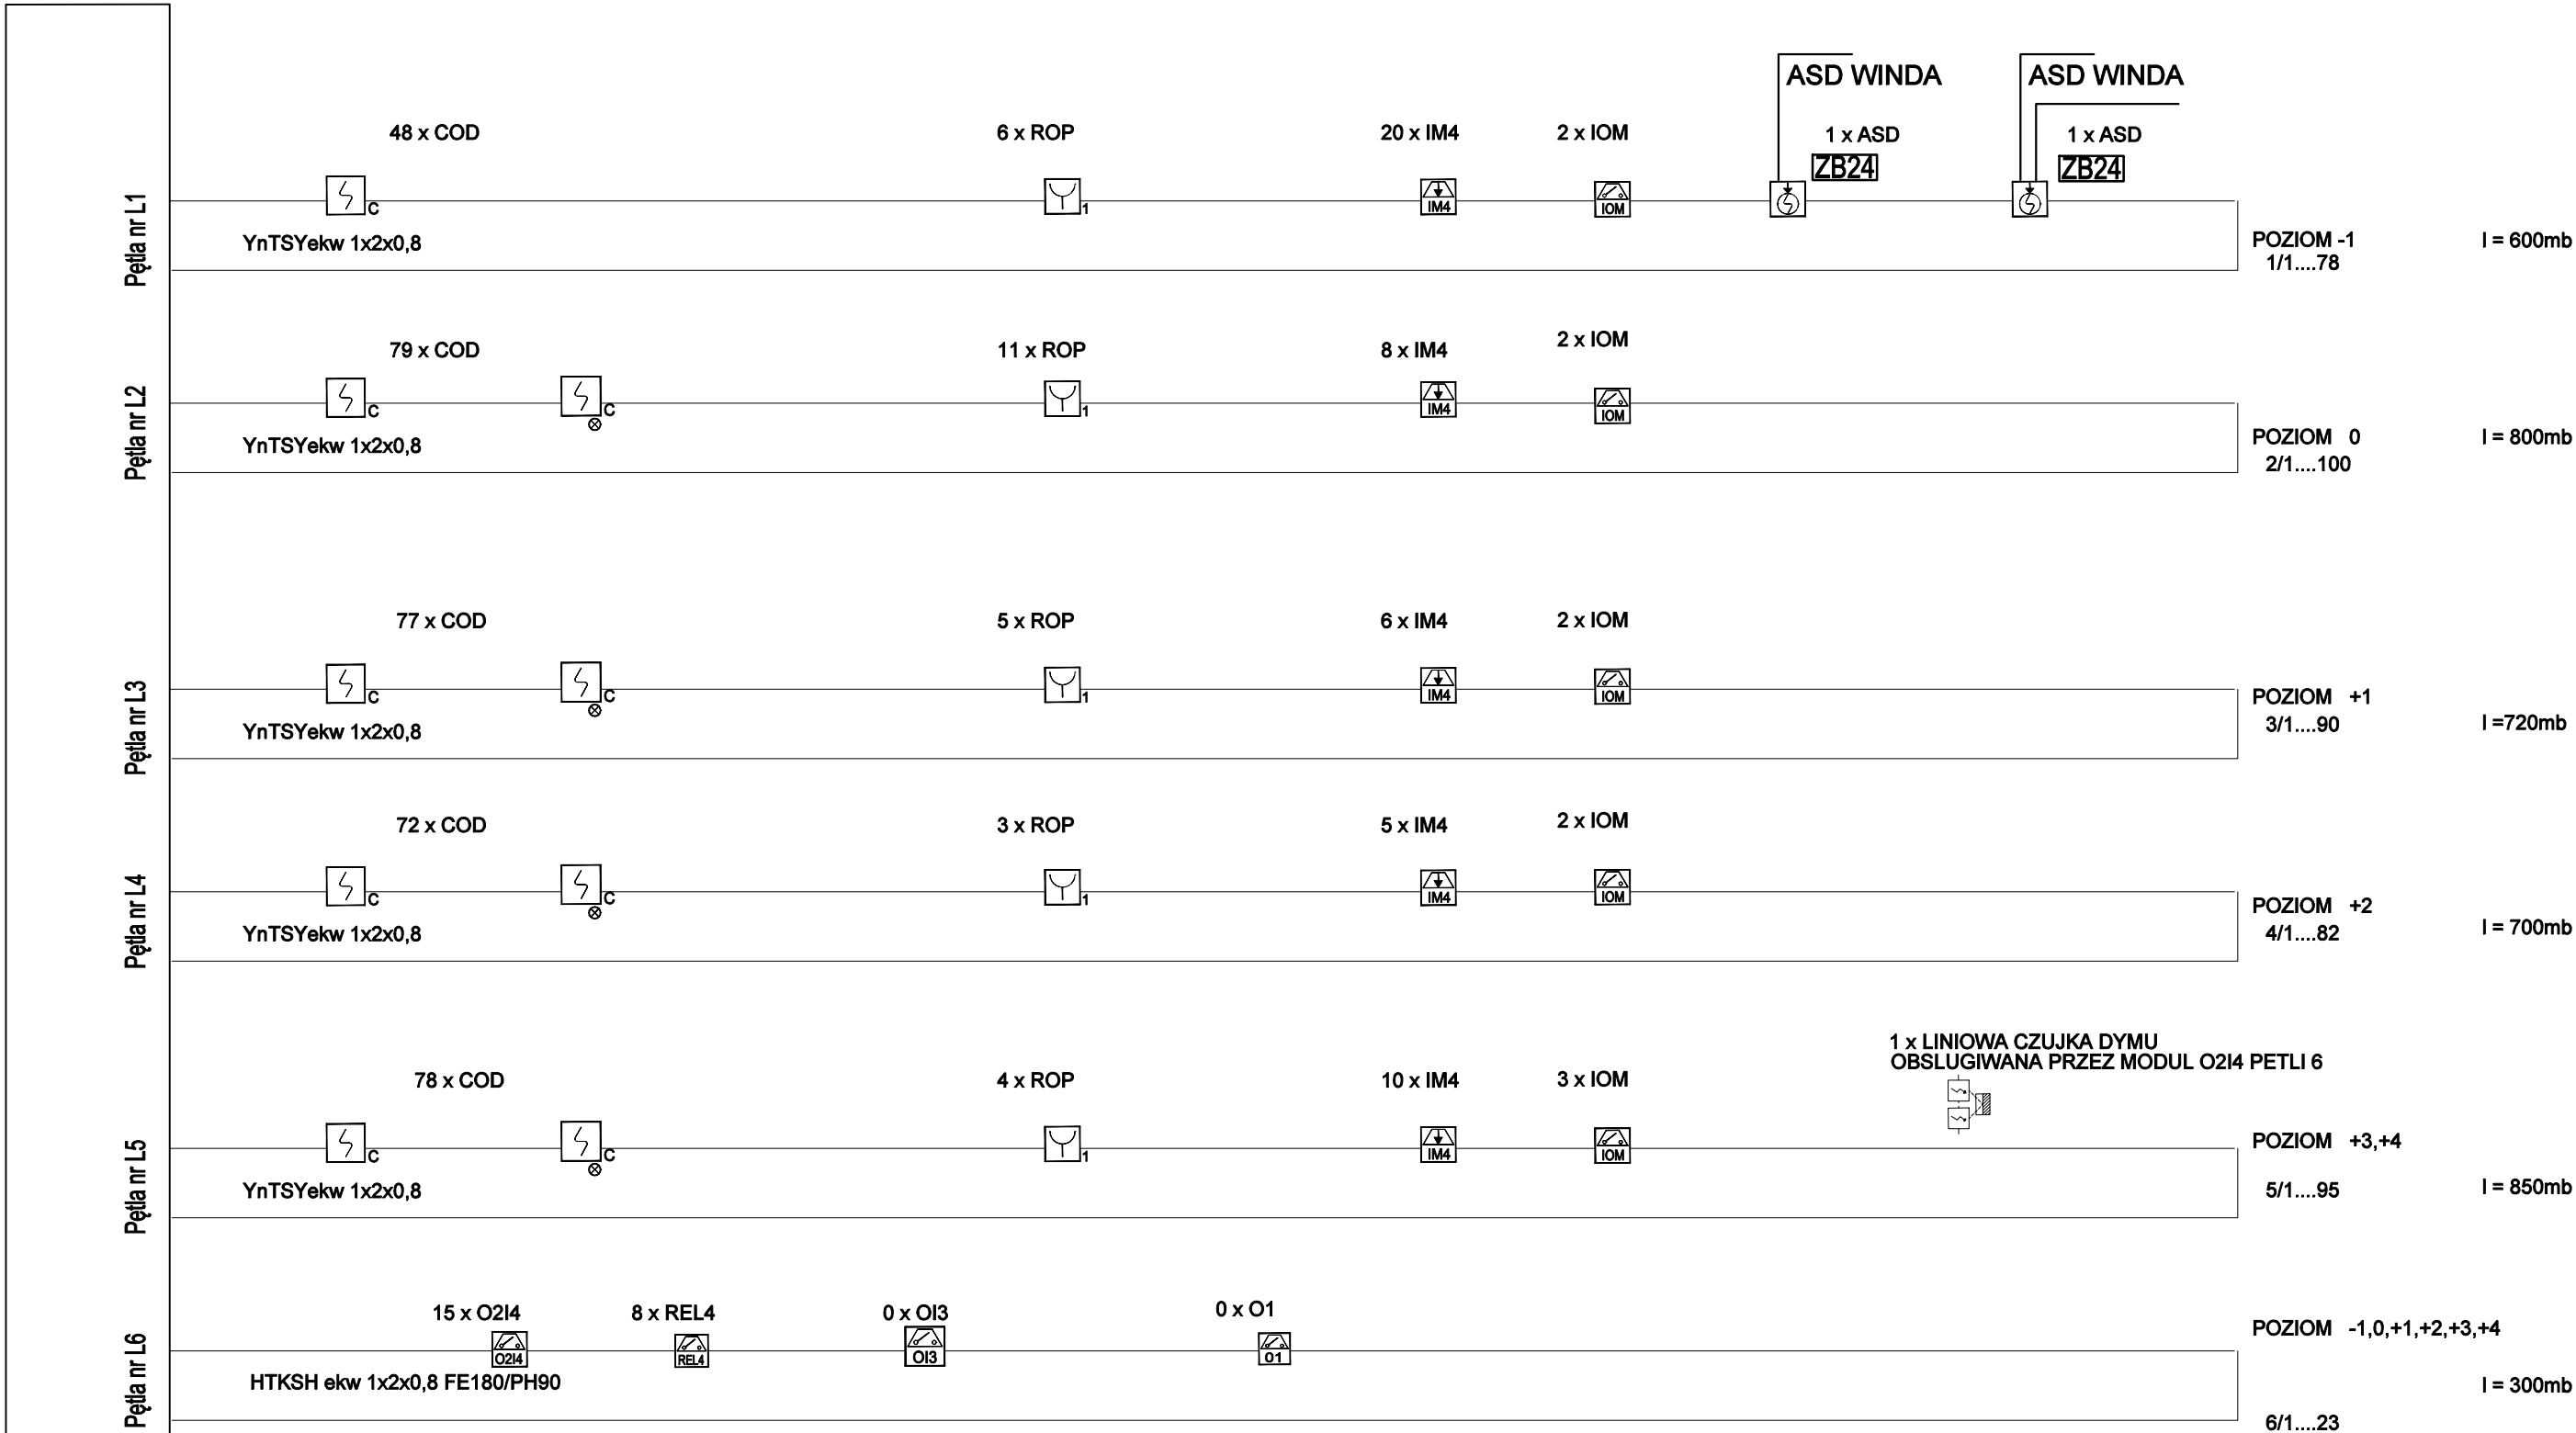
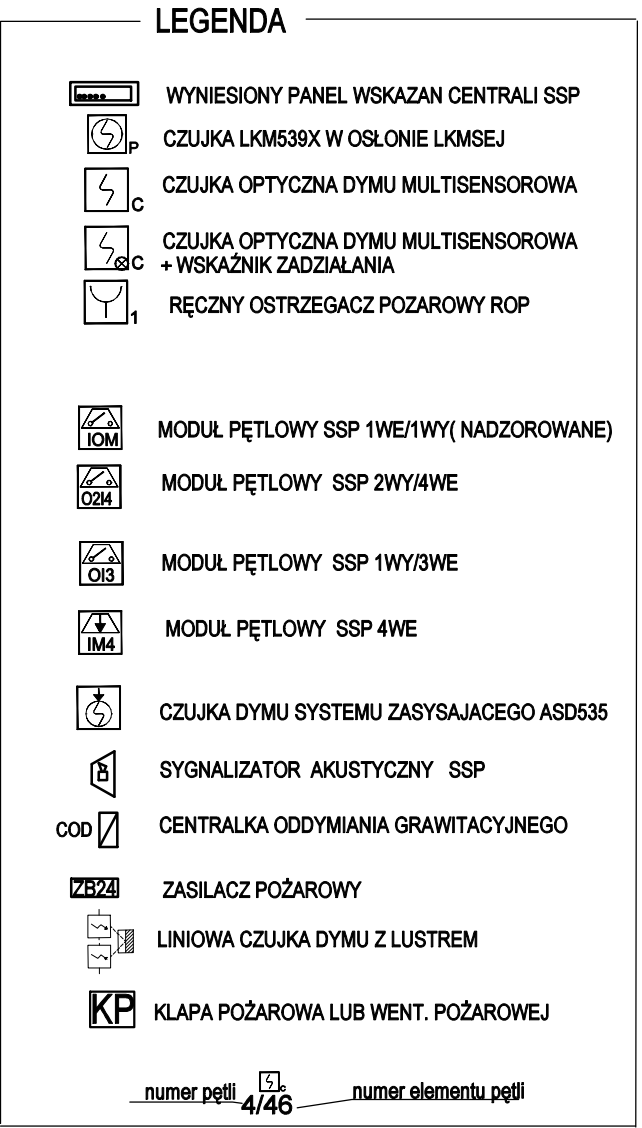
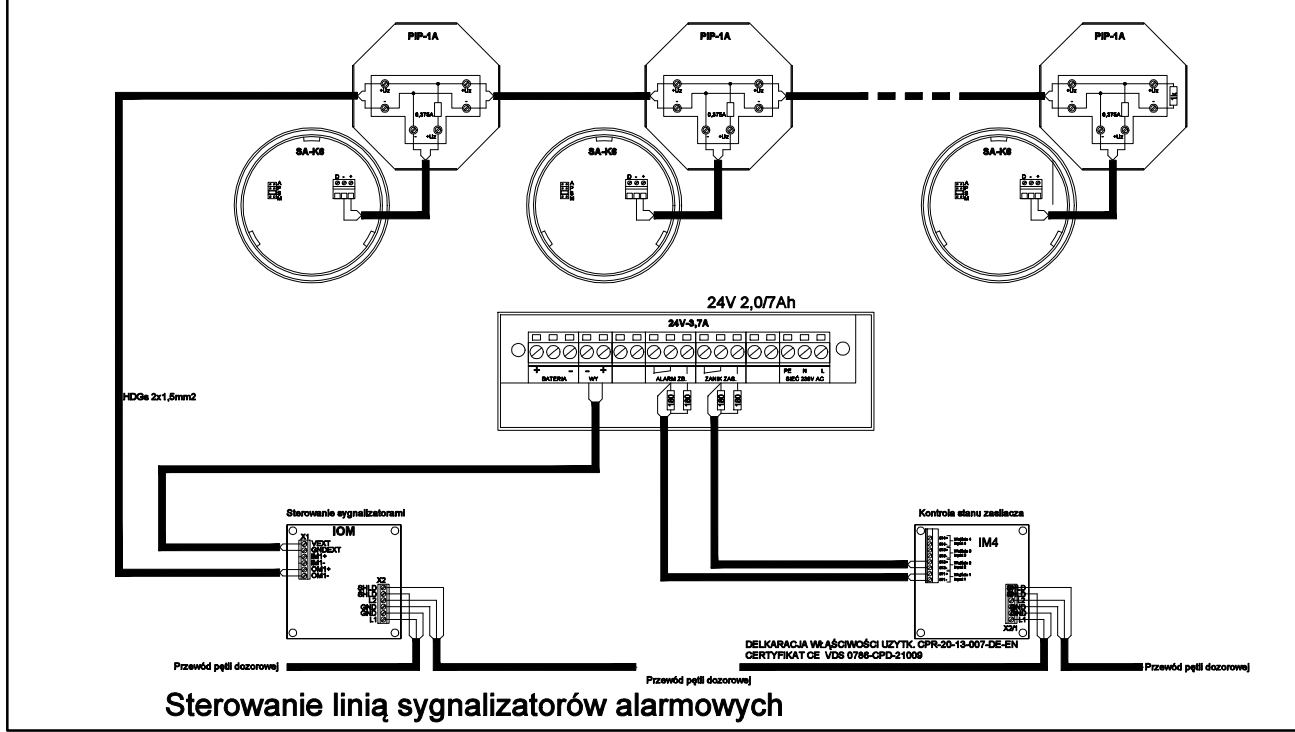


CSP/DS

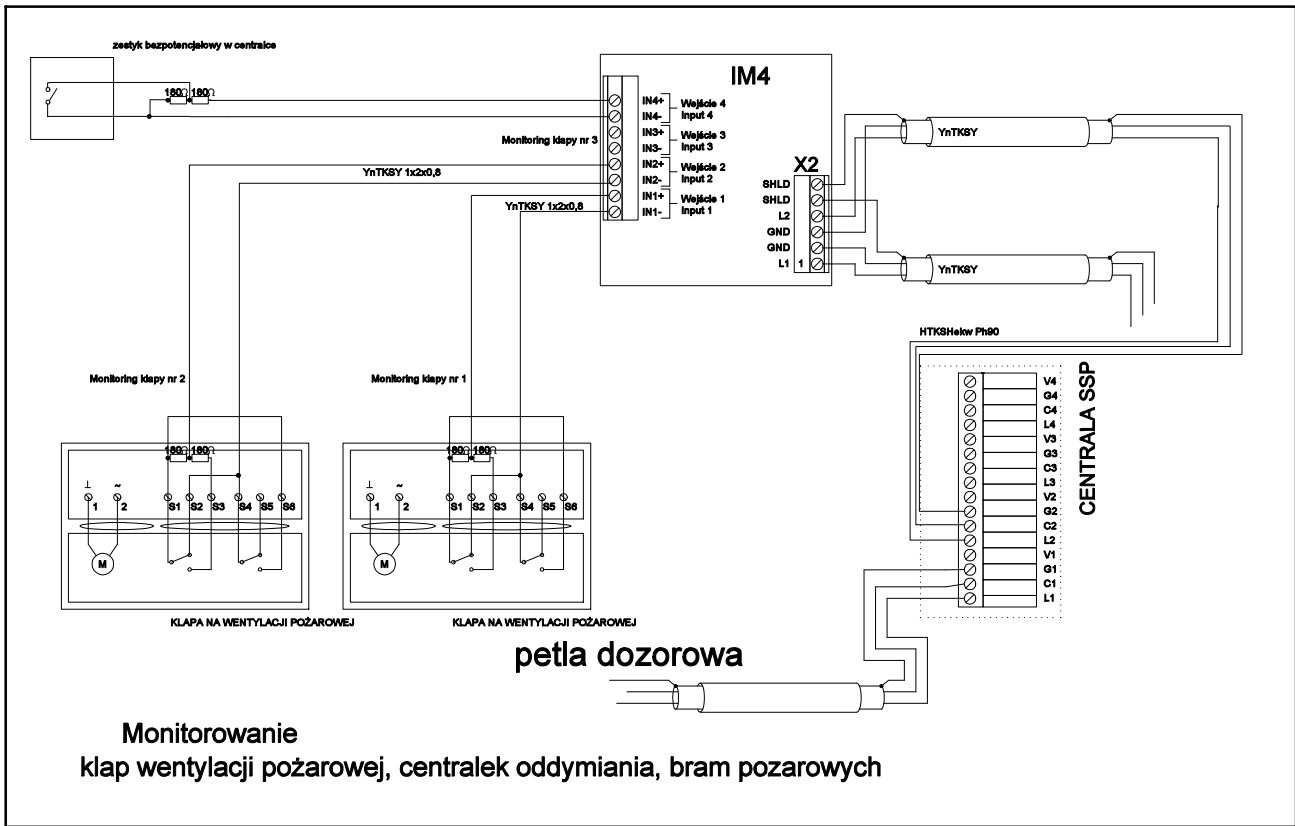

ZB/-1/1,ZB/-1/2, ZB/4/1 2,7A/26Ah

ZB/0/1, ZB/1/1,ZB/2/1, ZB/3/1 2,0A/7Ah

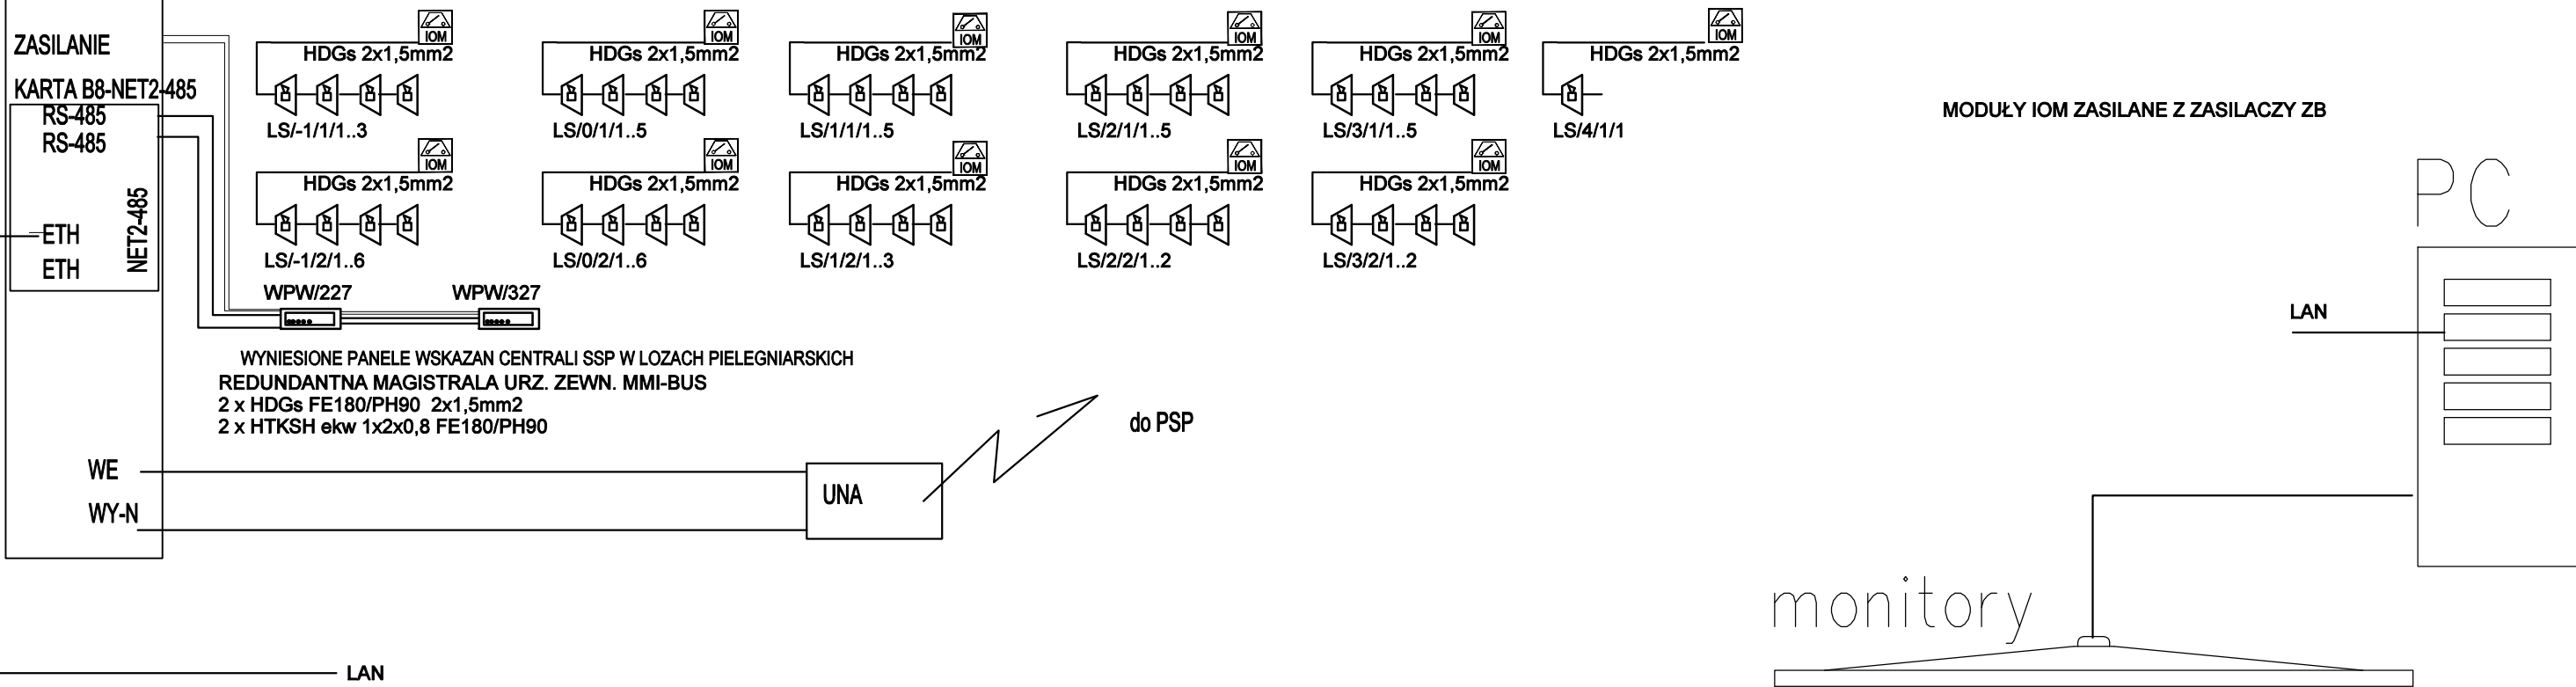

CENTRALA SYGNALIZACJI POŻARU CYFROWA, ADRESOWALNA
Z PANELEM OBSŁUGI I Drukarka
6 PĘTLI DOZOROWYCH (DO 127 ADRESOW)
KARTA 2xRS485, 2 x ETHERNET

CZUJKI MULTISENSOROWE TF1-TF9
CZUJKI MULTISENSOROWE TF1-TF9 ZE WSK. ZADZ.
CENTRALKA ASD Z WBUDOWANYM MODULEM PETLOWYM
LINIOWA CZUJKA DYMU Z LUSTREM, ZASIEG 5-50m

**BUDOWA ZAKŁADU REHABILITACJI "KLINIKI
BUDZIK DLA DOROSŁYCH"
PRZY UL.KONDRATOWICZA 8 NA TERENIE
MAZOWIECKIEGO SZPITALA BRÓDNOŃSKIEGO
W WARSZAWIE**

**PROJEKT WYKONAWCZY
INSTALACJI TELETECHNICZNYCH**

BRANŻA ELEKTRYCZNA

Investor:
FUNDACJA EWY BŁASZCZYK "AKOGO?"
- ORGANIZACJA POŻYTKU PUBLICZNEGO
ul. Podleśna 4, 01-673 Warszawa
tel. 22 8321913
e-mail: fundacja@ekogo.pl; www.akogo.pl

Jednostka projektowa:
AUTORSKA PRACOWNIA ARCHITEKTURY CAD SP. Z O.O.
ul. Zamieniecka 46, 04-158 Warszawa
tel. 740 11 45, 740 11 50, fax. 879 84 20,
e-mail: apacad@pro.onet.pl; www.apacad.pl

Projektant:
mgr inż. Jerzy Bednarek U1-Z-10/94
w gromadzie telekomunikacyjnej

Rysunek:
Numer rysunku: Nazwa rysunku:
TT-16 Schemat systemu SSP

Skala: 1:100 13.12.2019