


LEGENDA	
	KONTROLER KD
	CZYTNIK ZBIENIOWY KD
	EXPANDER SYSTEMU KD
	PRZYCISK EWAKUACYJNY KD
	PRZYCISK WYJŚCIA KD
	ELEKTROZACZEP REWERSYJNY KD
	ELEKTROZACZEP REWERSYJNY
	+ ZAMEK ZAPADKOWY
	BRAMOFON
	BRAMOFON
	ZASILACZ
	UNIFON
	MATRYCA PIELEGNIARSKA / LEKARSKA
	PODCENTRAŁKA SYST. PRZYZYWOWEGO
	LAMPKA SYGNALIZACYJNA
	WŁACZNIK POCIĄGOWY
	WŁACZNIK PRZYCISKOWY
	MODUŁ GŁOSOWY
	APARAT PRZYŁOŻKOWY
	ZASILACZ SYST. PRZYZYWOWEGO
	STACJA INTERKOMOWA
	GNIAZDKO RTV/SAT
	SZAFKA RTV ( ODB. SWIATL. )
	KONWERTER SWIATLOWODOWY RTV/ZASILACZ
	SZAFKA BMS
	LICZNIK CIEPŁA
	STEROWNIK PLC WĘZŁA CIEPŁA
	ANALIZATOR SIECIOWY EL
	POMPOWNIA/PRZEPOMPOWNIA
	CZUJNIK POMIAROWY CO2 KANAŁOWY

UWAGA : okablowanie prowadzić w korytkach kablowych pokazanych na rysunkach TT-07 do TT-11 , a poza nimi w rurkach peszla śr. 20 do 32mm


RZUT II PIĘTRA

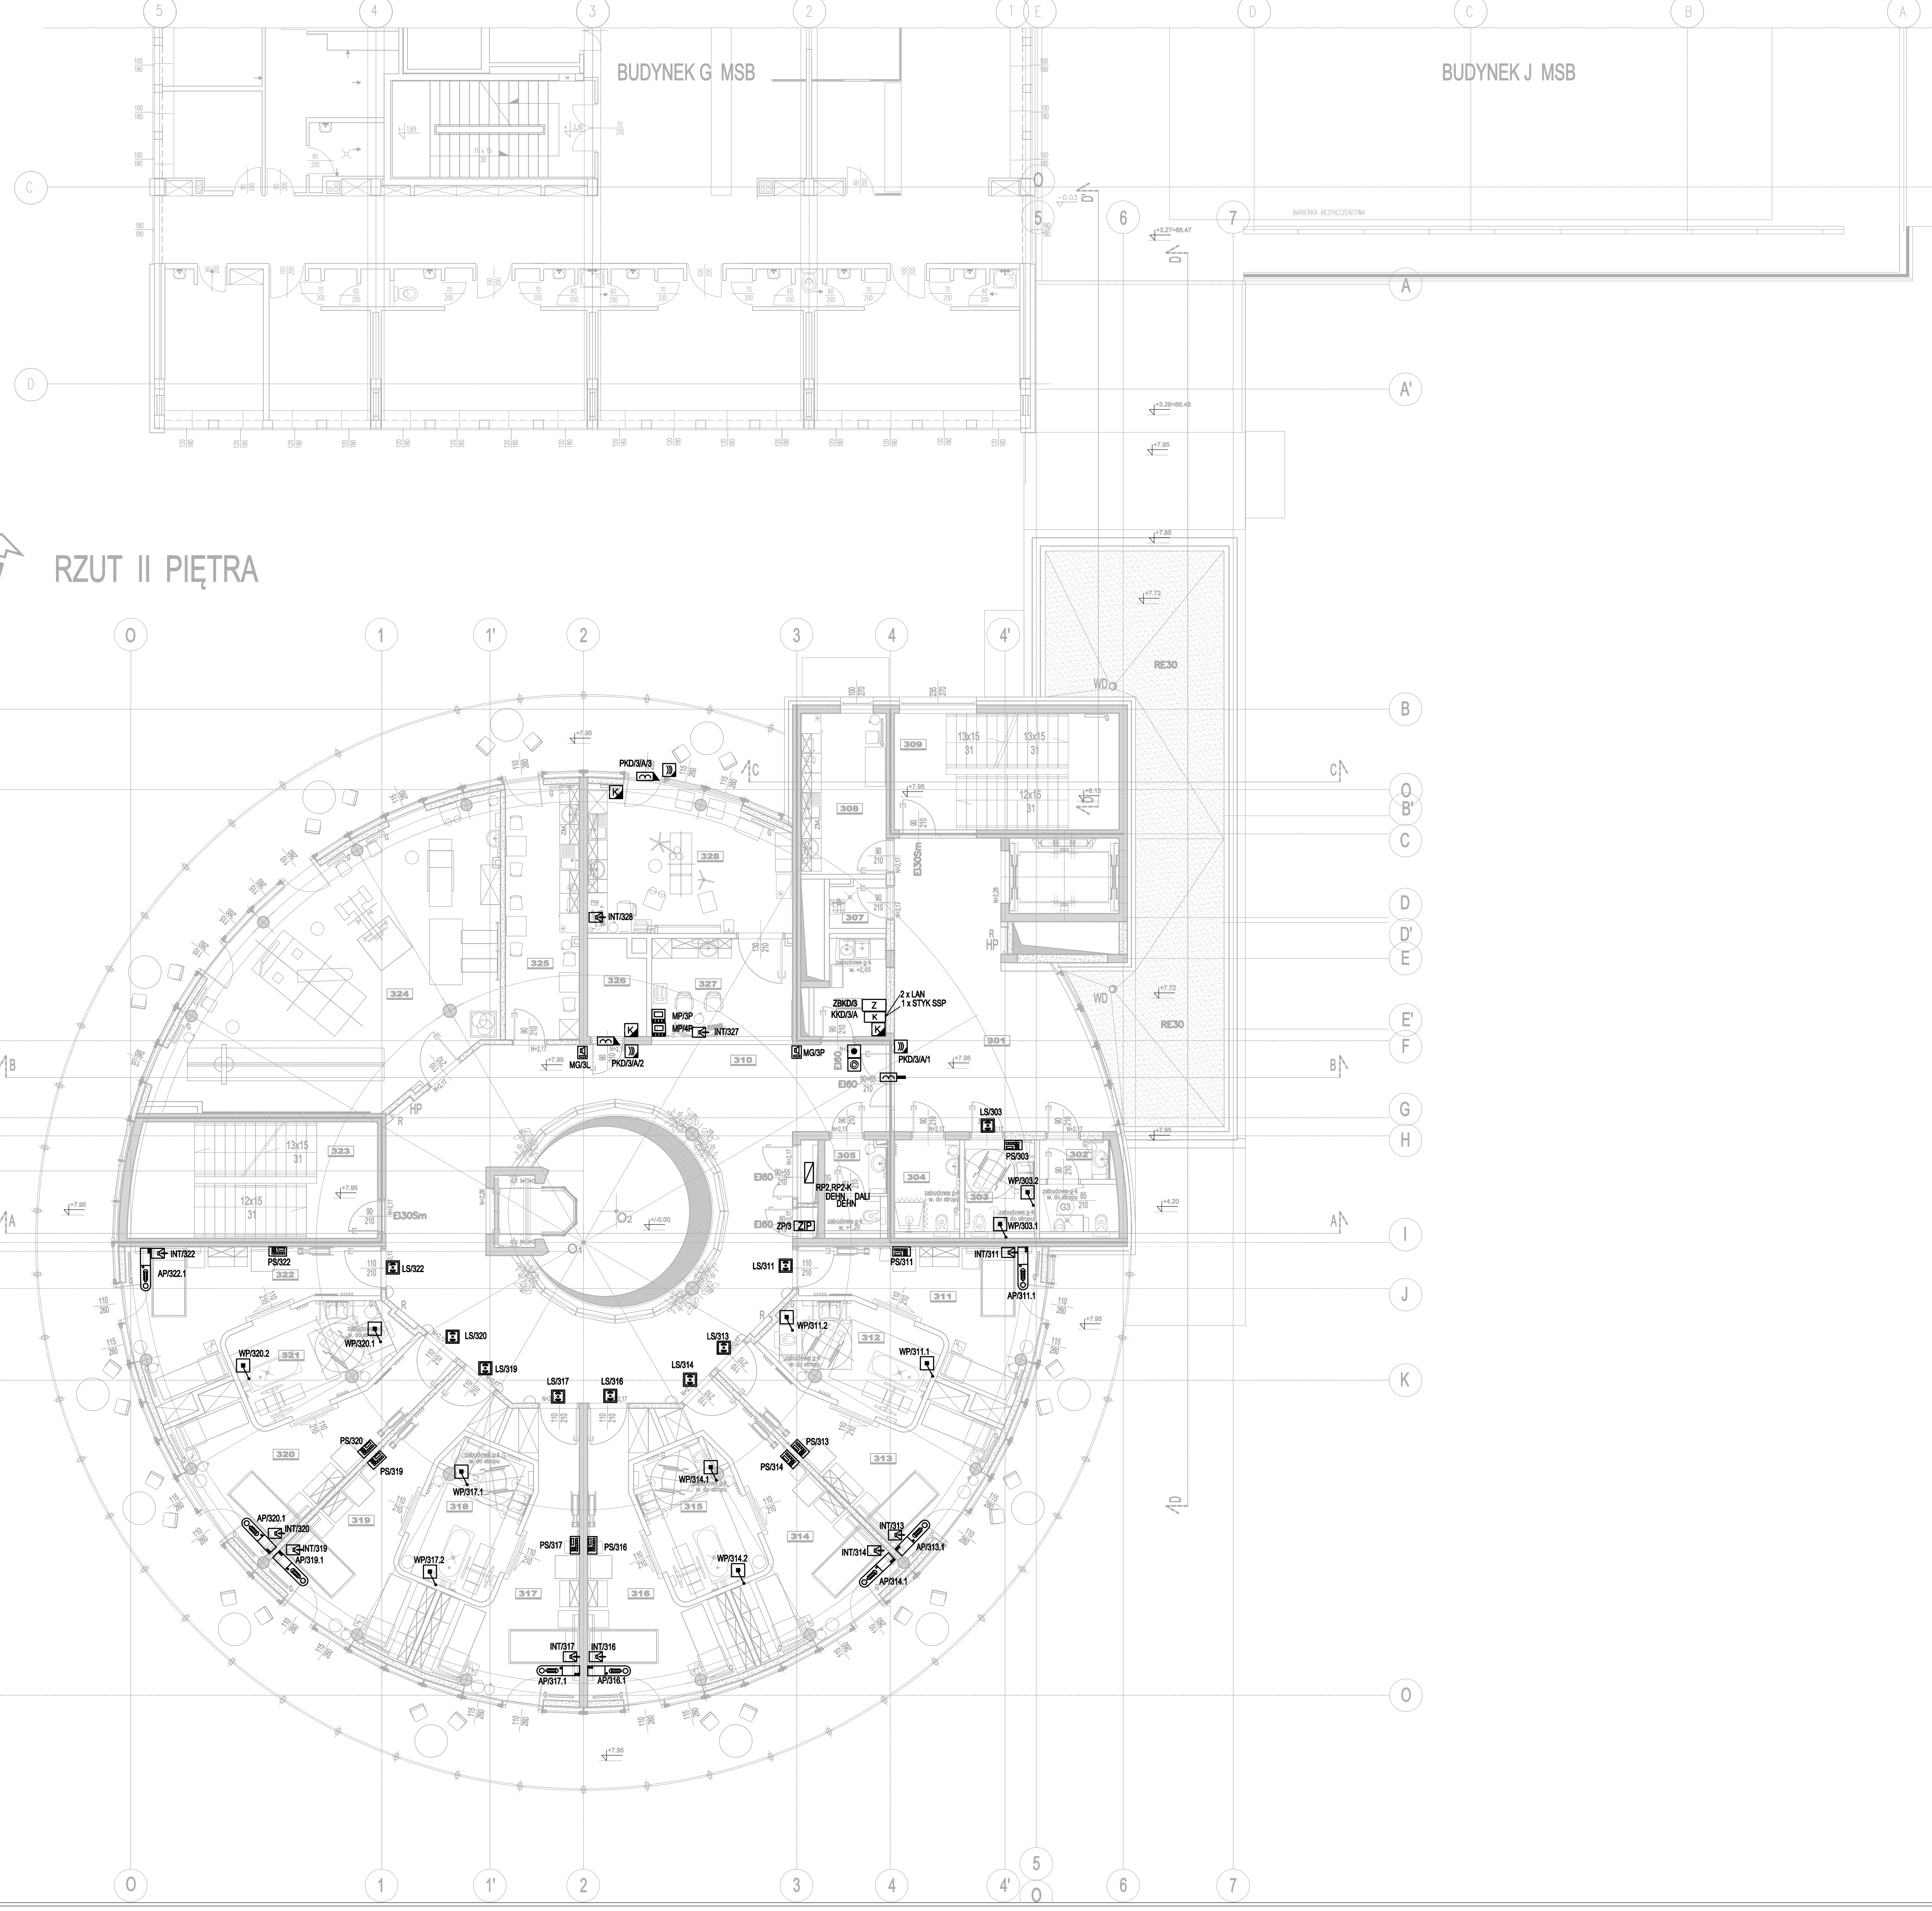


BUDOWA ZAKŁADU REHABILITACJI "KLINIKA  
BUDZIK DLA DOROSŁYCH"  
PRZY UL.KONDRATOWICZA 8 NA TERENIE  
MAZOWIECKIEGO SZPITALA BRÓDNOWSKIEGO  
W WARSZAWIE

PROJEKT WYKONAWCZY  
INSTALACJI TELETECHNICZNYCH

BRANŻA ELEKTRYCZNA

Investor:  
 FUNDACJA EWY BŁASZCZYK "ANIOŁKI"  
- ORGANIZACJA POŻYTKU PUBLICZNEGO  
ul. Podleśna 4, 01-673 Warszawa  
tel. 22 8321913  
e-mail: fundacja@akogo.pl; www.akogo.pl

Jednostka projektowa:  
 AUTORSKA PRACOWNIA ARCHITEKTURY CAD SP. Z O.O.  
ul. Zamieniecka 48, 04-158 Warszawa  
tel. 740 11 45, 740 11 50, fax: 879 84 20,  
e-mail: apac@apac.onet.pl; www.apacad.pl

Projektant:  
mgr inż. Jerzy Bednarek U1-Z-10/94  
w sprawie: Instalacji telekomunikacyjnych

Rysunek:  
Numer rysunku: Nazwa rysunku:  
TT-23 Plan instalacji teletechnicznych - poziom +2

Skala: 1:100 13.12.2019